


RZUT PARTERU INSTALACJA ELEKTRYCZNA SKALA 1 :100

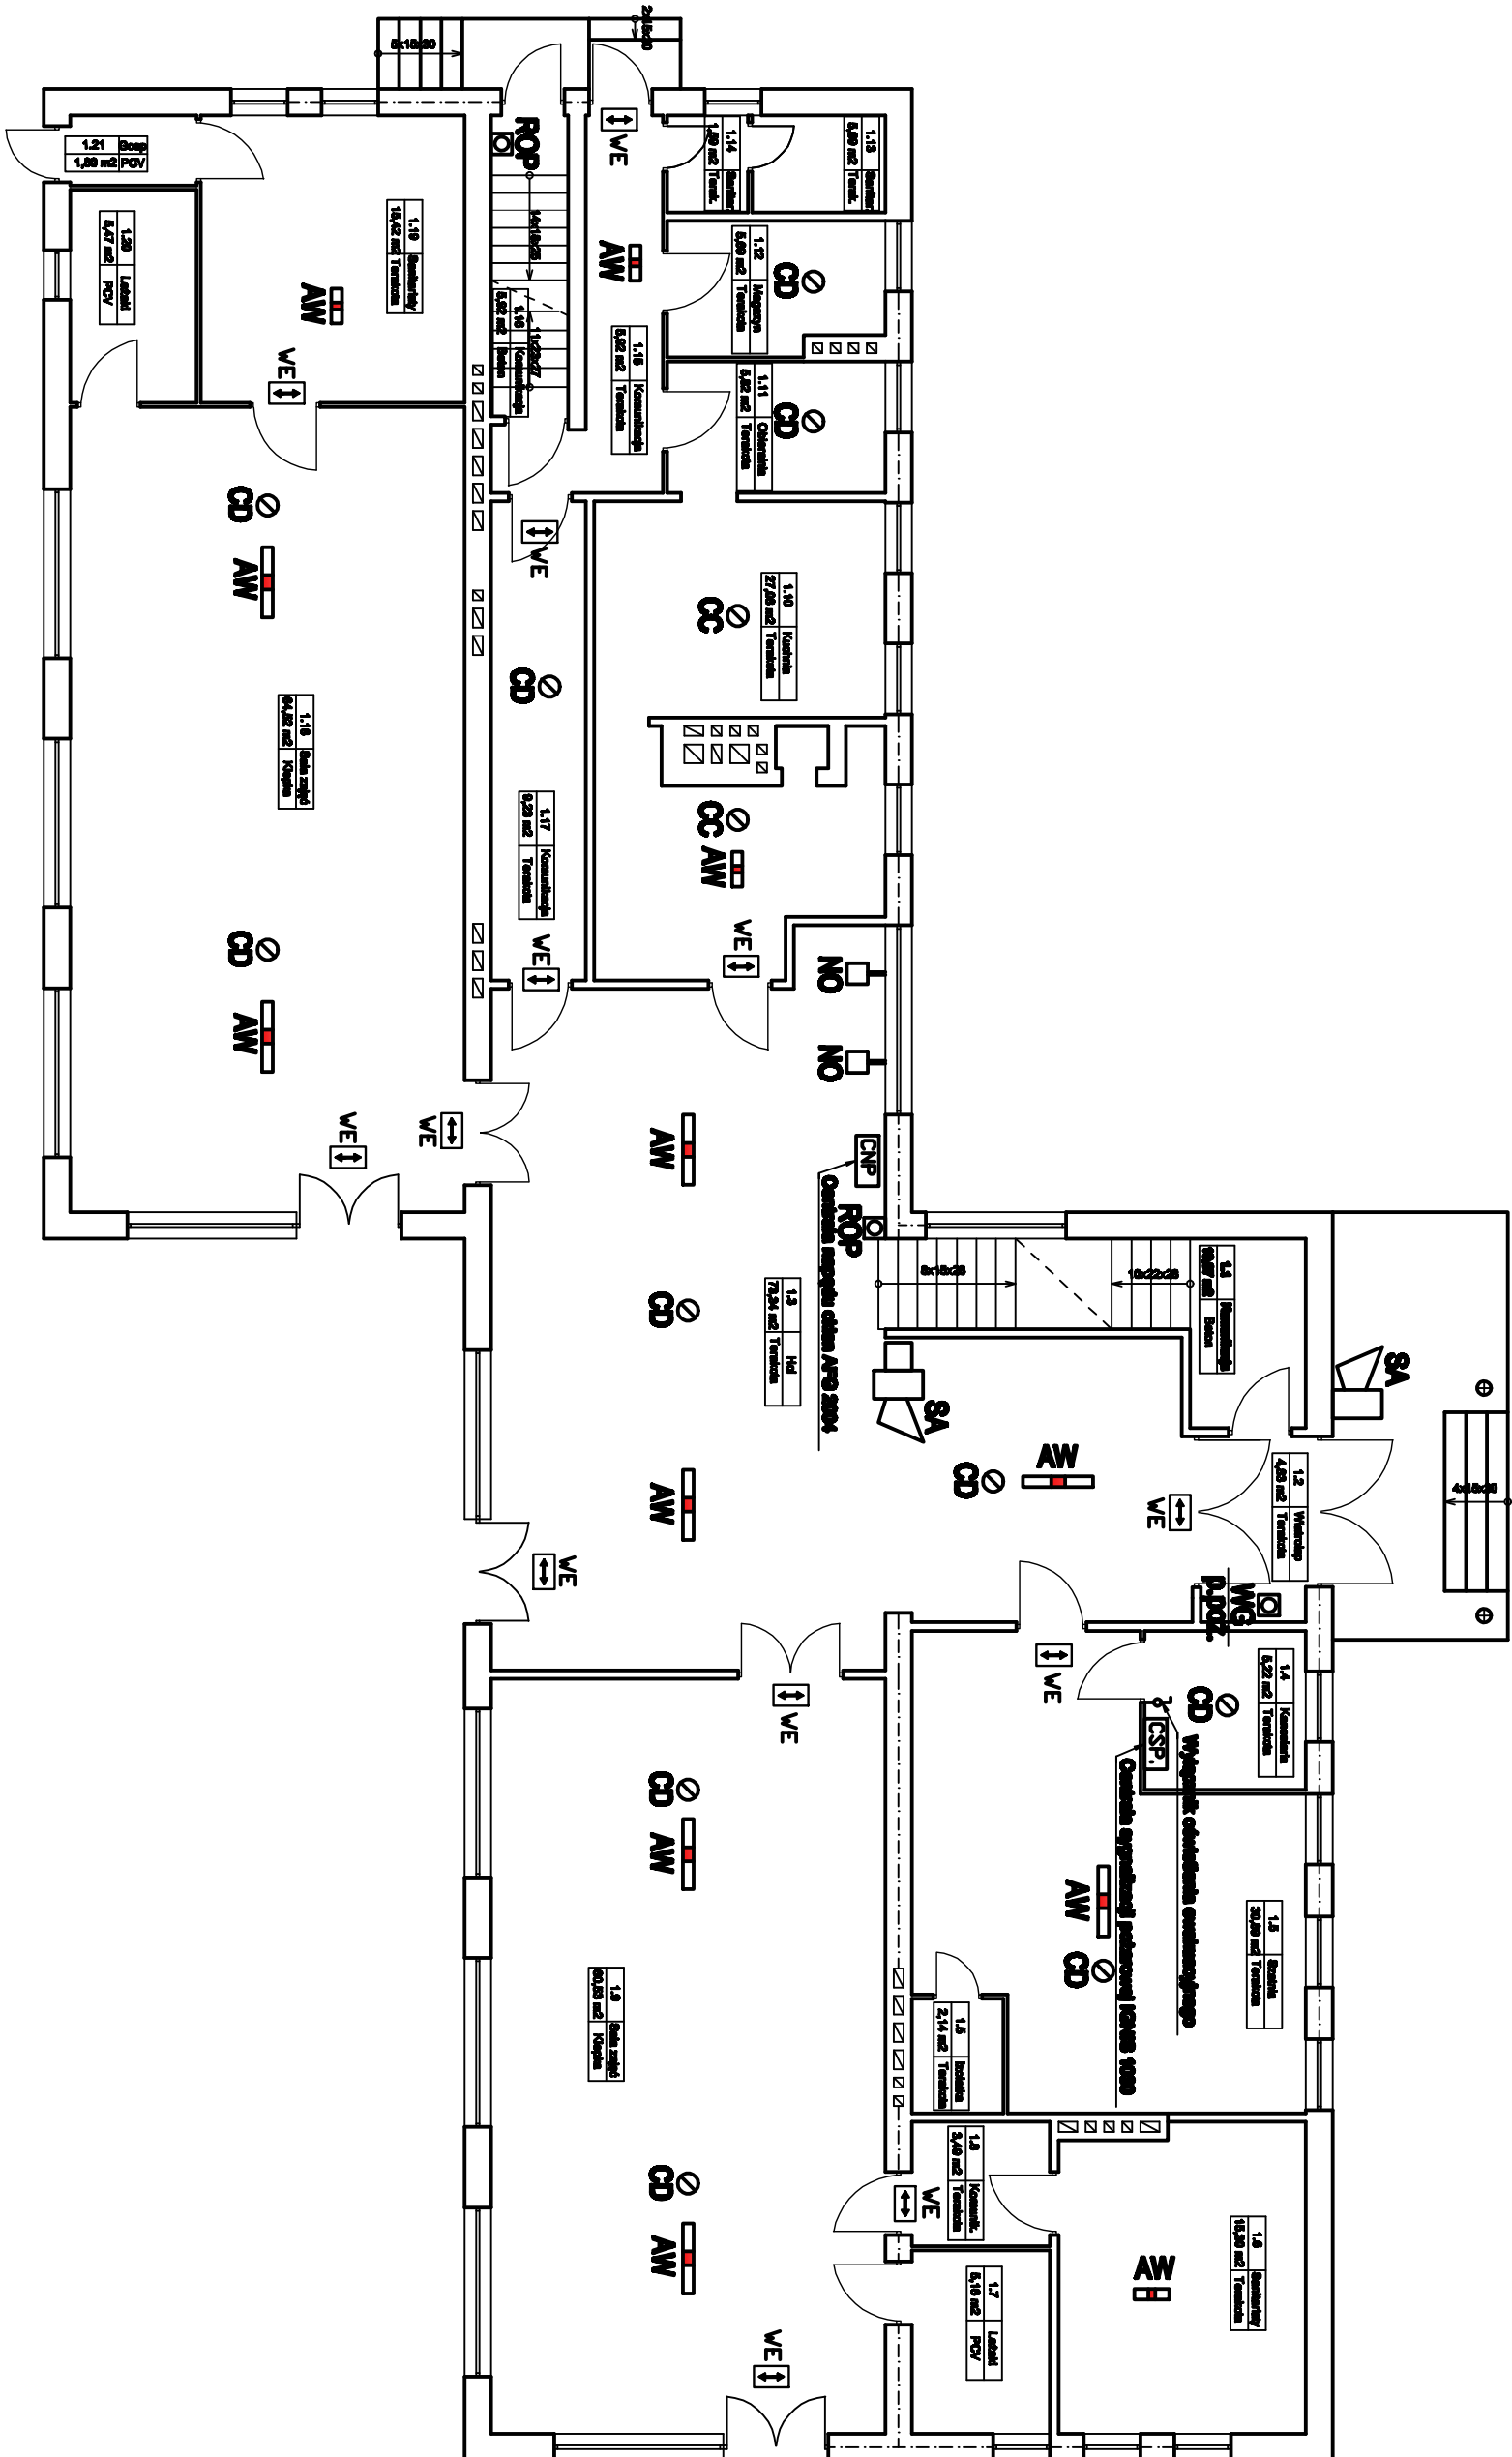

- ☉ Optyczna czujka dymu DOR-40
- ☉ Czujka ciepła TUP-40
- ☐ Ręczne ostrzegacze pożarowe ROP 63
- ☐ Sygnalizacja akustyczna
- ☐ Napęd okien
- ☐ Lampy z zasilaniem awaryjnym
- ☐ Oświetlenie wyjść awaryjnych

UWAGA:

W zaznaczonych miejscach na drogach ewakuacyjnych należy wykonać lampy zwykłe na lampy z zasilaniem awaryjnym lub zamontować nowe i podłączyć do istniejącej instalacji.

bip BIURO INWESTYCYJNO-PROJEKTOWE "PIECKI"			
Złotej 11-710 Piecki, pl. 1-go Maja 3C			
Nazwa rysunku: Rzut parteru instalacja elektryczna		Inwestor: PRZEDSZKOLE MIEJSKIE w Korzrach	
Obiekt: PRZEDSZKOLE MIEJSKIE	Branża: INSTALACYJNA	Adres inwestycji: 11-430 Korze ul. Wolności 12	
Projektant: mgr inż. Artur Jacek Kępczak	WAM/0028	Skala: 1 : 100	
Sprawdzający:		Data: 11/2013	
Opracował:	tech. bud. Witold Makiewicz	153/83/OL	numer rysunku: 2
Kreślił:			