


RZUT PIĘTRA INSTALACJA ELEKTRYCZNA SKALA 1 : 100

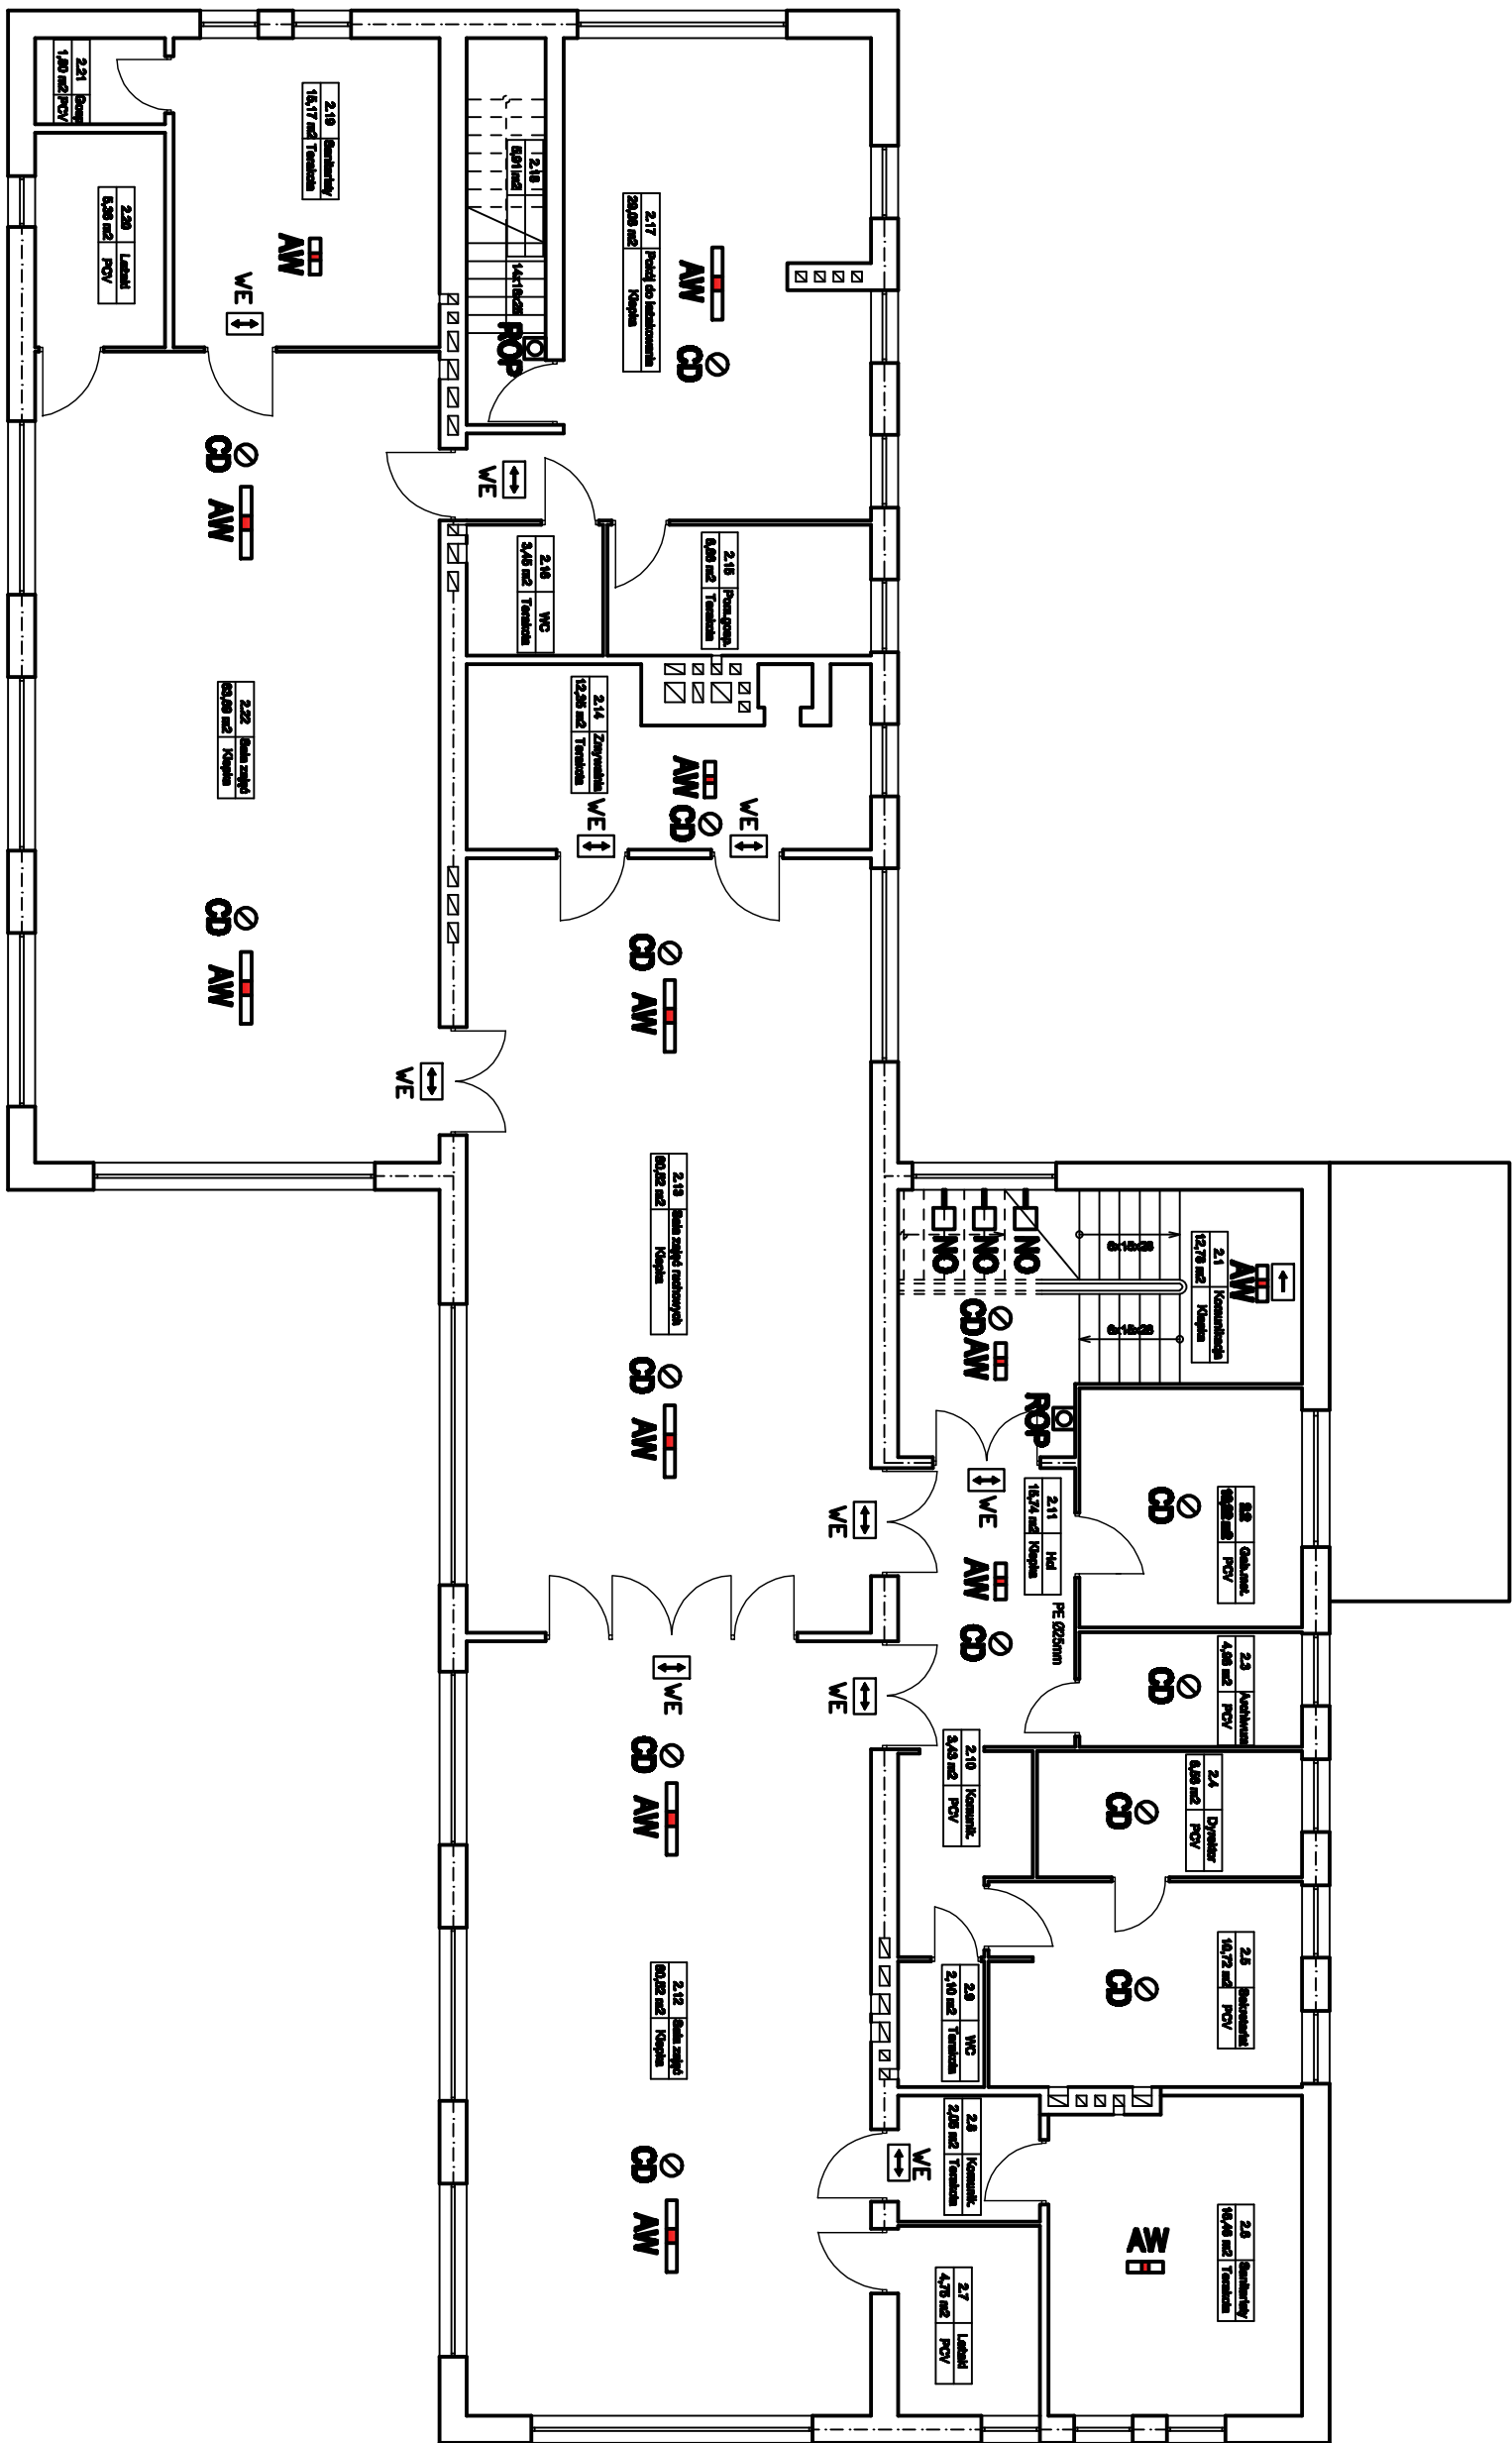

- ⊙ Optyczna czujka dymu DOR-40
- ⊙ Ręczna odczynnica pożarowa ROP 63
- ⊙ Niepęd okien
- Lampa z zasłaniem awaryjnym
- AW Oświetlenie wyjść awaryjnych

UWAGA:

W zaznaczonych miejscach na drogach ewakuacyjnych należy wykonać lampy z zasłaniem awaryjnym lub zamontować nowe i podłączyć do bieżącej instalacji.

bip BIURO INWESTYCYJNO-PROJEKTOWE "PIECKI"			
11-710 Piecki, pl. 1-go Maja 3C			
Nazwa rysunku: Rzut piętra instalacja elektryczna		Inwestor: PRZESZKOLE MIEJSKIE w Korczach	
Obiekt: PRZESZKOLE MIEJSKIE	Branża: INSTALACYJNA	Adres inwestycji: 11-430 Korzeze ul. Wolności 12	
Projektant: mgr inż. Arkadiusz Kasprzak /POOE/07	WAM/0028		Skala: 1 : 100
Sprawdzający:			Data: 11/2013
Opracował: tech. bud. Witold Makiewicz	153/63/OL		numer rysunku: 3
Kreślił:			