


Rzut piętra-instalacja C.O.
1:100

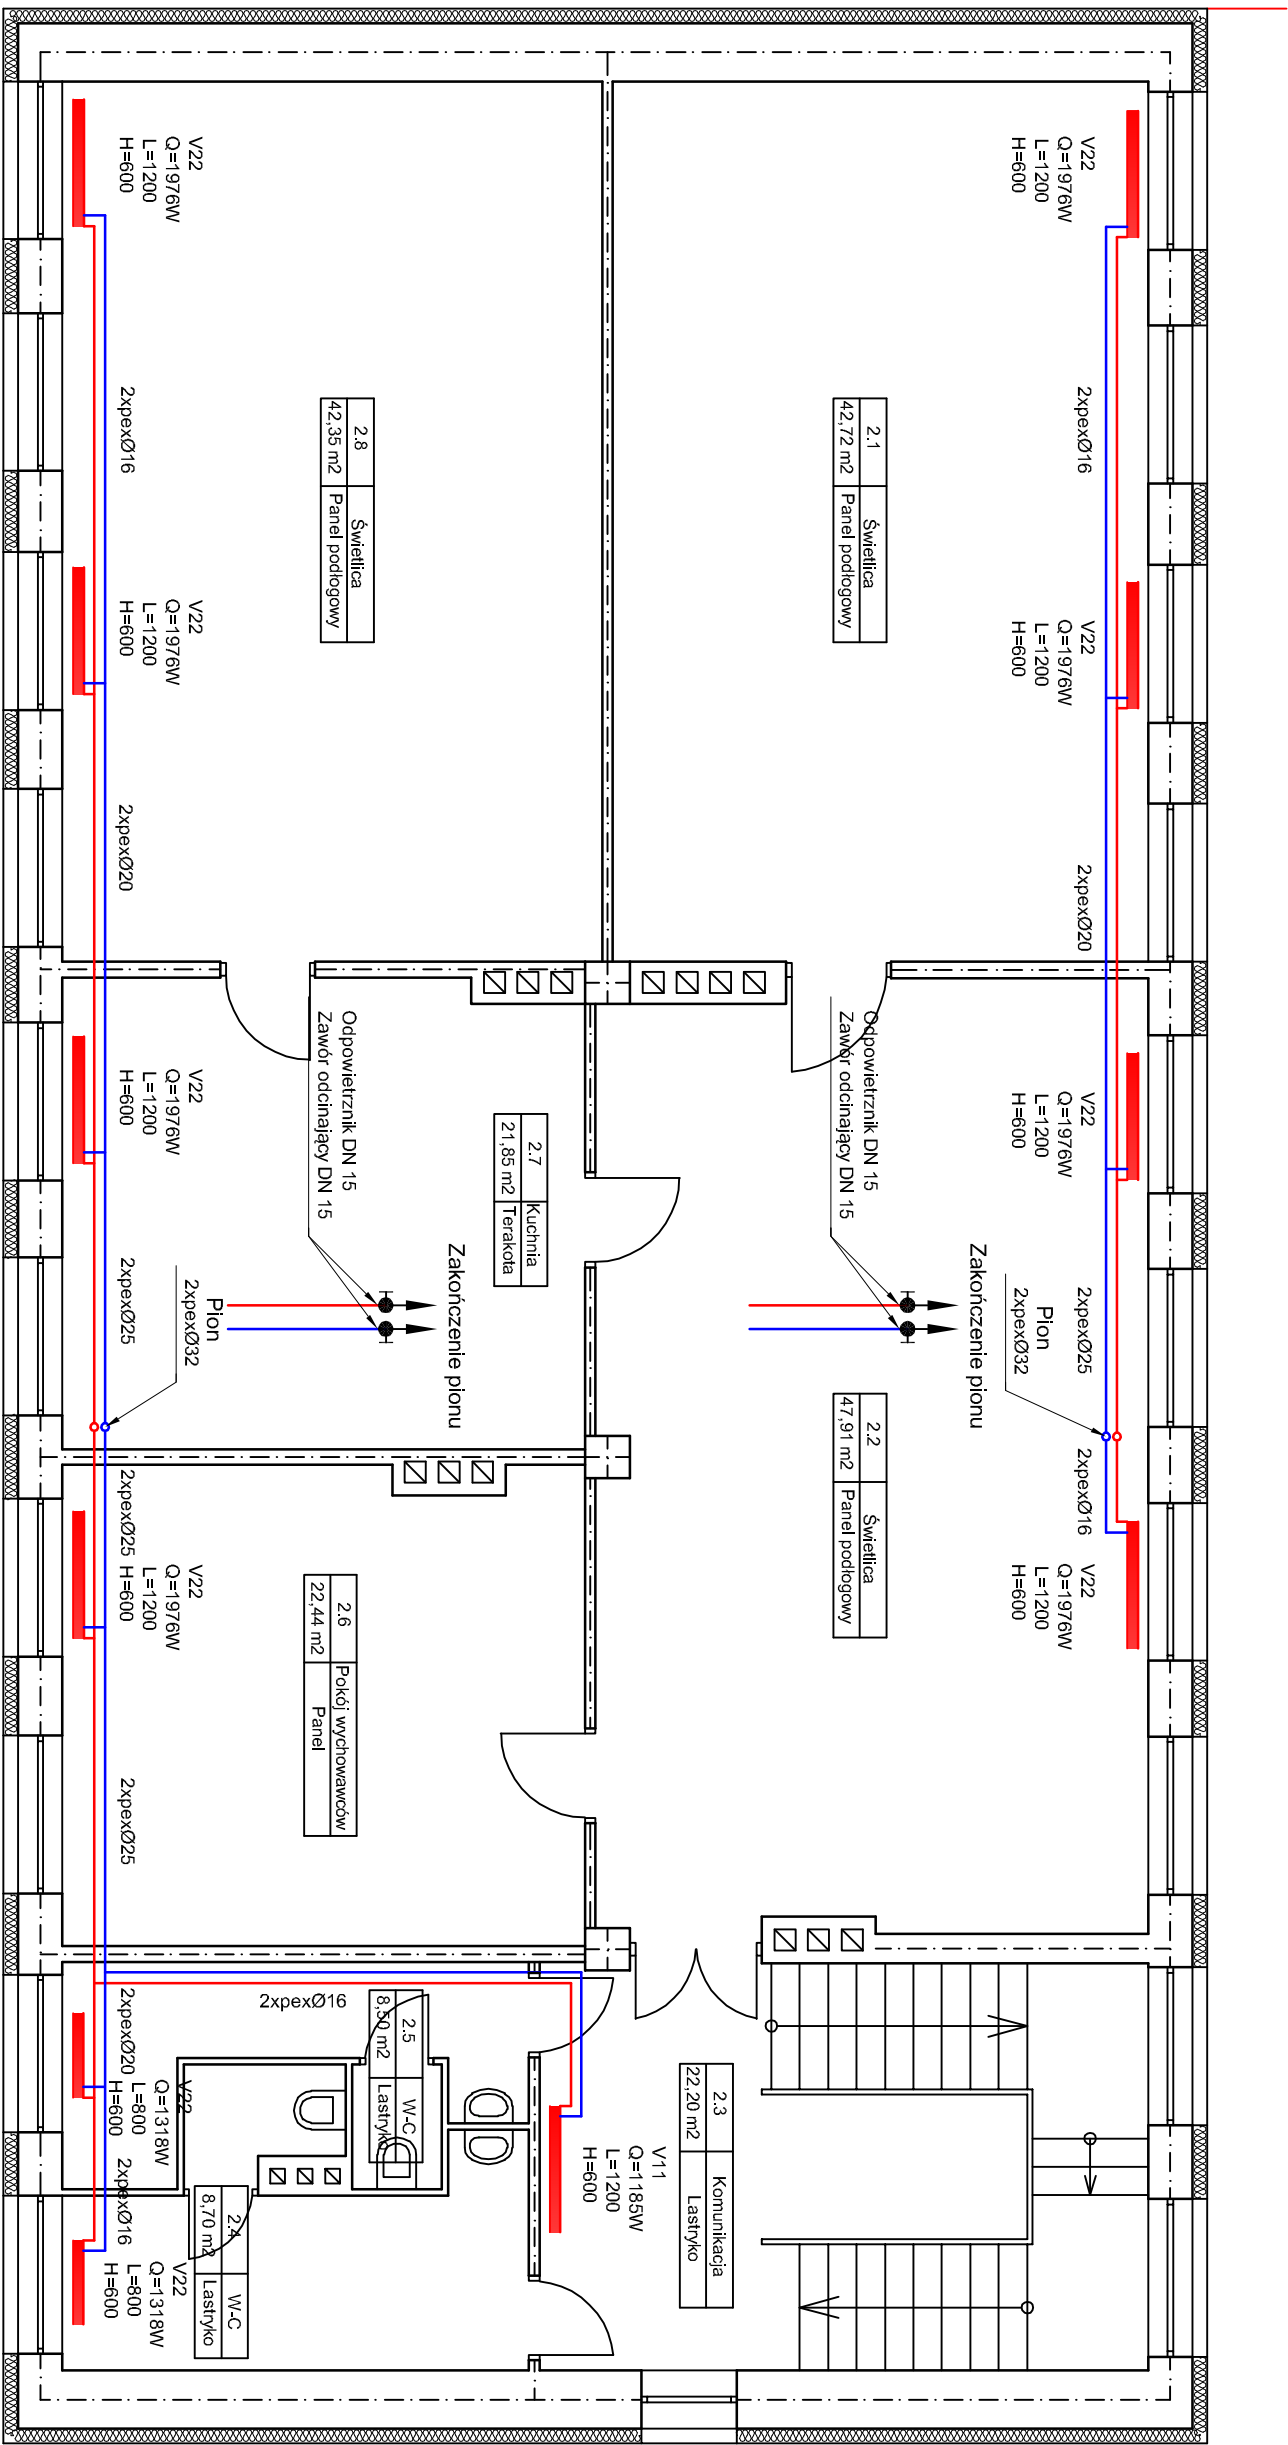

- OZNACZENIA:
- Instalacja C.O. - zasilenie
 - Instalacja C.O. - powrót
 - Grzejniki C.O.
 - Kolektory zasilające
 - Piony C.O.

Nazwa rysunku: BIURO INWESTYCYJNO-PROJEKTOWE "PIECKI"		Inwestor: GMINA KORSZE	
Rzut piętra-instalacja C.O.		ul. Mickiewicza 13 11-430 Korsze	
Obiekt: Remiza OSP	Branża: Sanitarna	Adres inwestycji: Korsze ul. Kościuszkowski 20	
Projektant: mgr inż. Paweł Stefanowicz	WAM/0155	Skala: 1 : 100	
Sprawdzający: /POOS/14		Data: 03/2020	
Opracował: tech. bud. Witold Makiewicz	153/83/OL	numer rysunku: S2	
Kreślił:			