


RZUT PARTERU SKALA 1 : 50

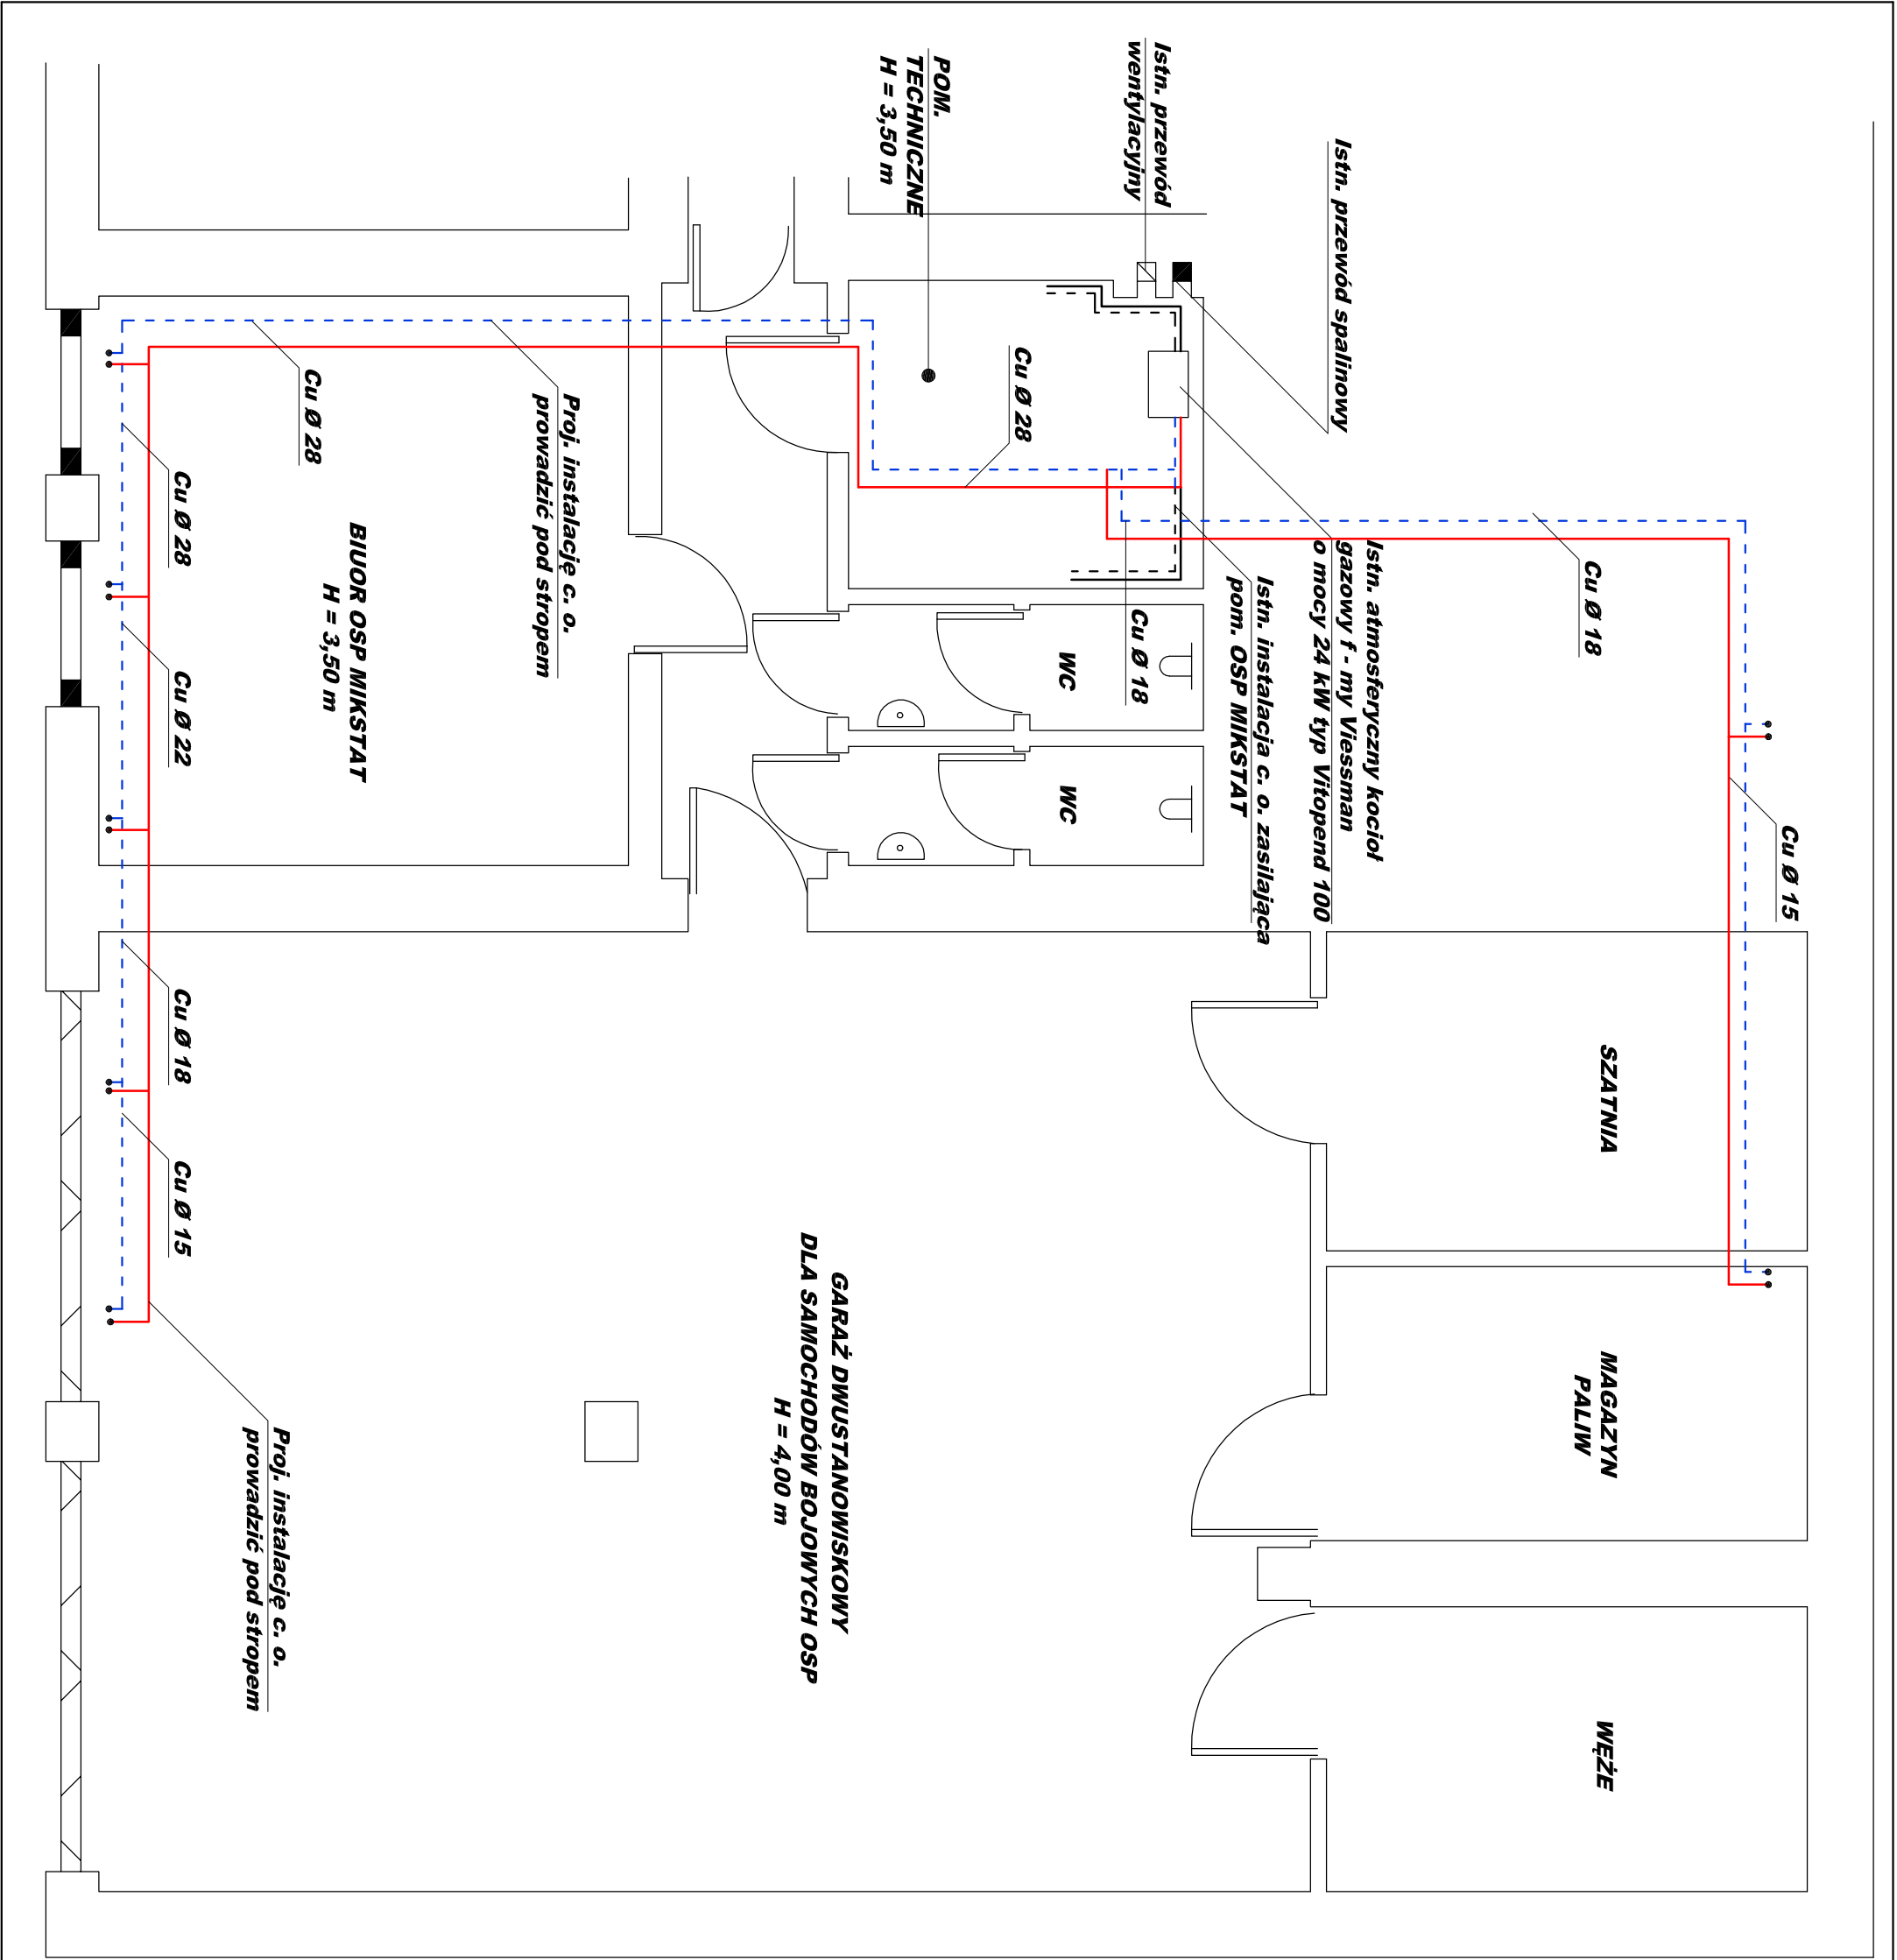

PRACOWNIA PROJEKTOWA SIECI I INSTALACJI SANITARNYCH				
62 - 800 KALISZ ul. Częstochowska 21/27 tel. 502 52 52				
PROJEKTANT	mgr inż. M. Pincientczak	WSP. (0.13/POOS.09)	Podpis :	DATA : 05. 2013
OPRACOWAŁ	mgr inż. A. Bartosiak		Podpis :	BRANŻA SANITARNA
TEMAT	Rozbudowa wewnętrznej instalacji c. o. w budynku MGOK w Mikstatie - rzut parteru			
	SKALA: 1 : 50			
ADRES	63-510 Mikstat, ul. Chopina 1			
INWESTOR	UMiG Mikstat, 63-510 Mikstat, ul. Krakowska 17			Rys. 1