


RZUT PIĘTRA SKALA 1 : 50

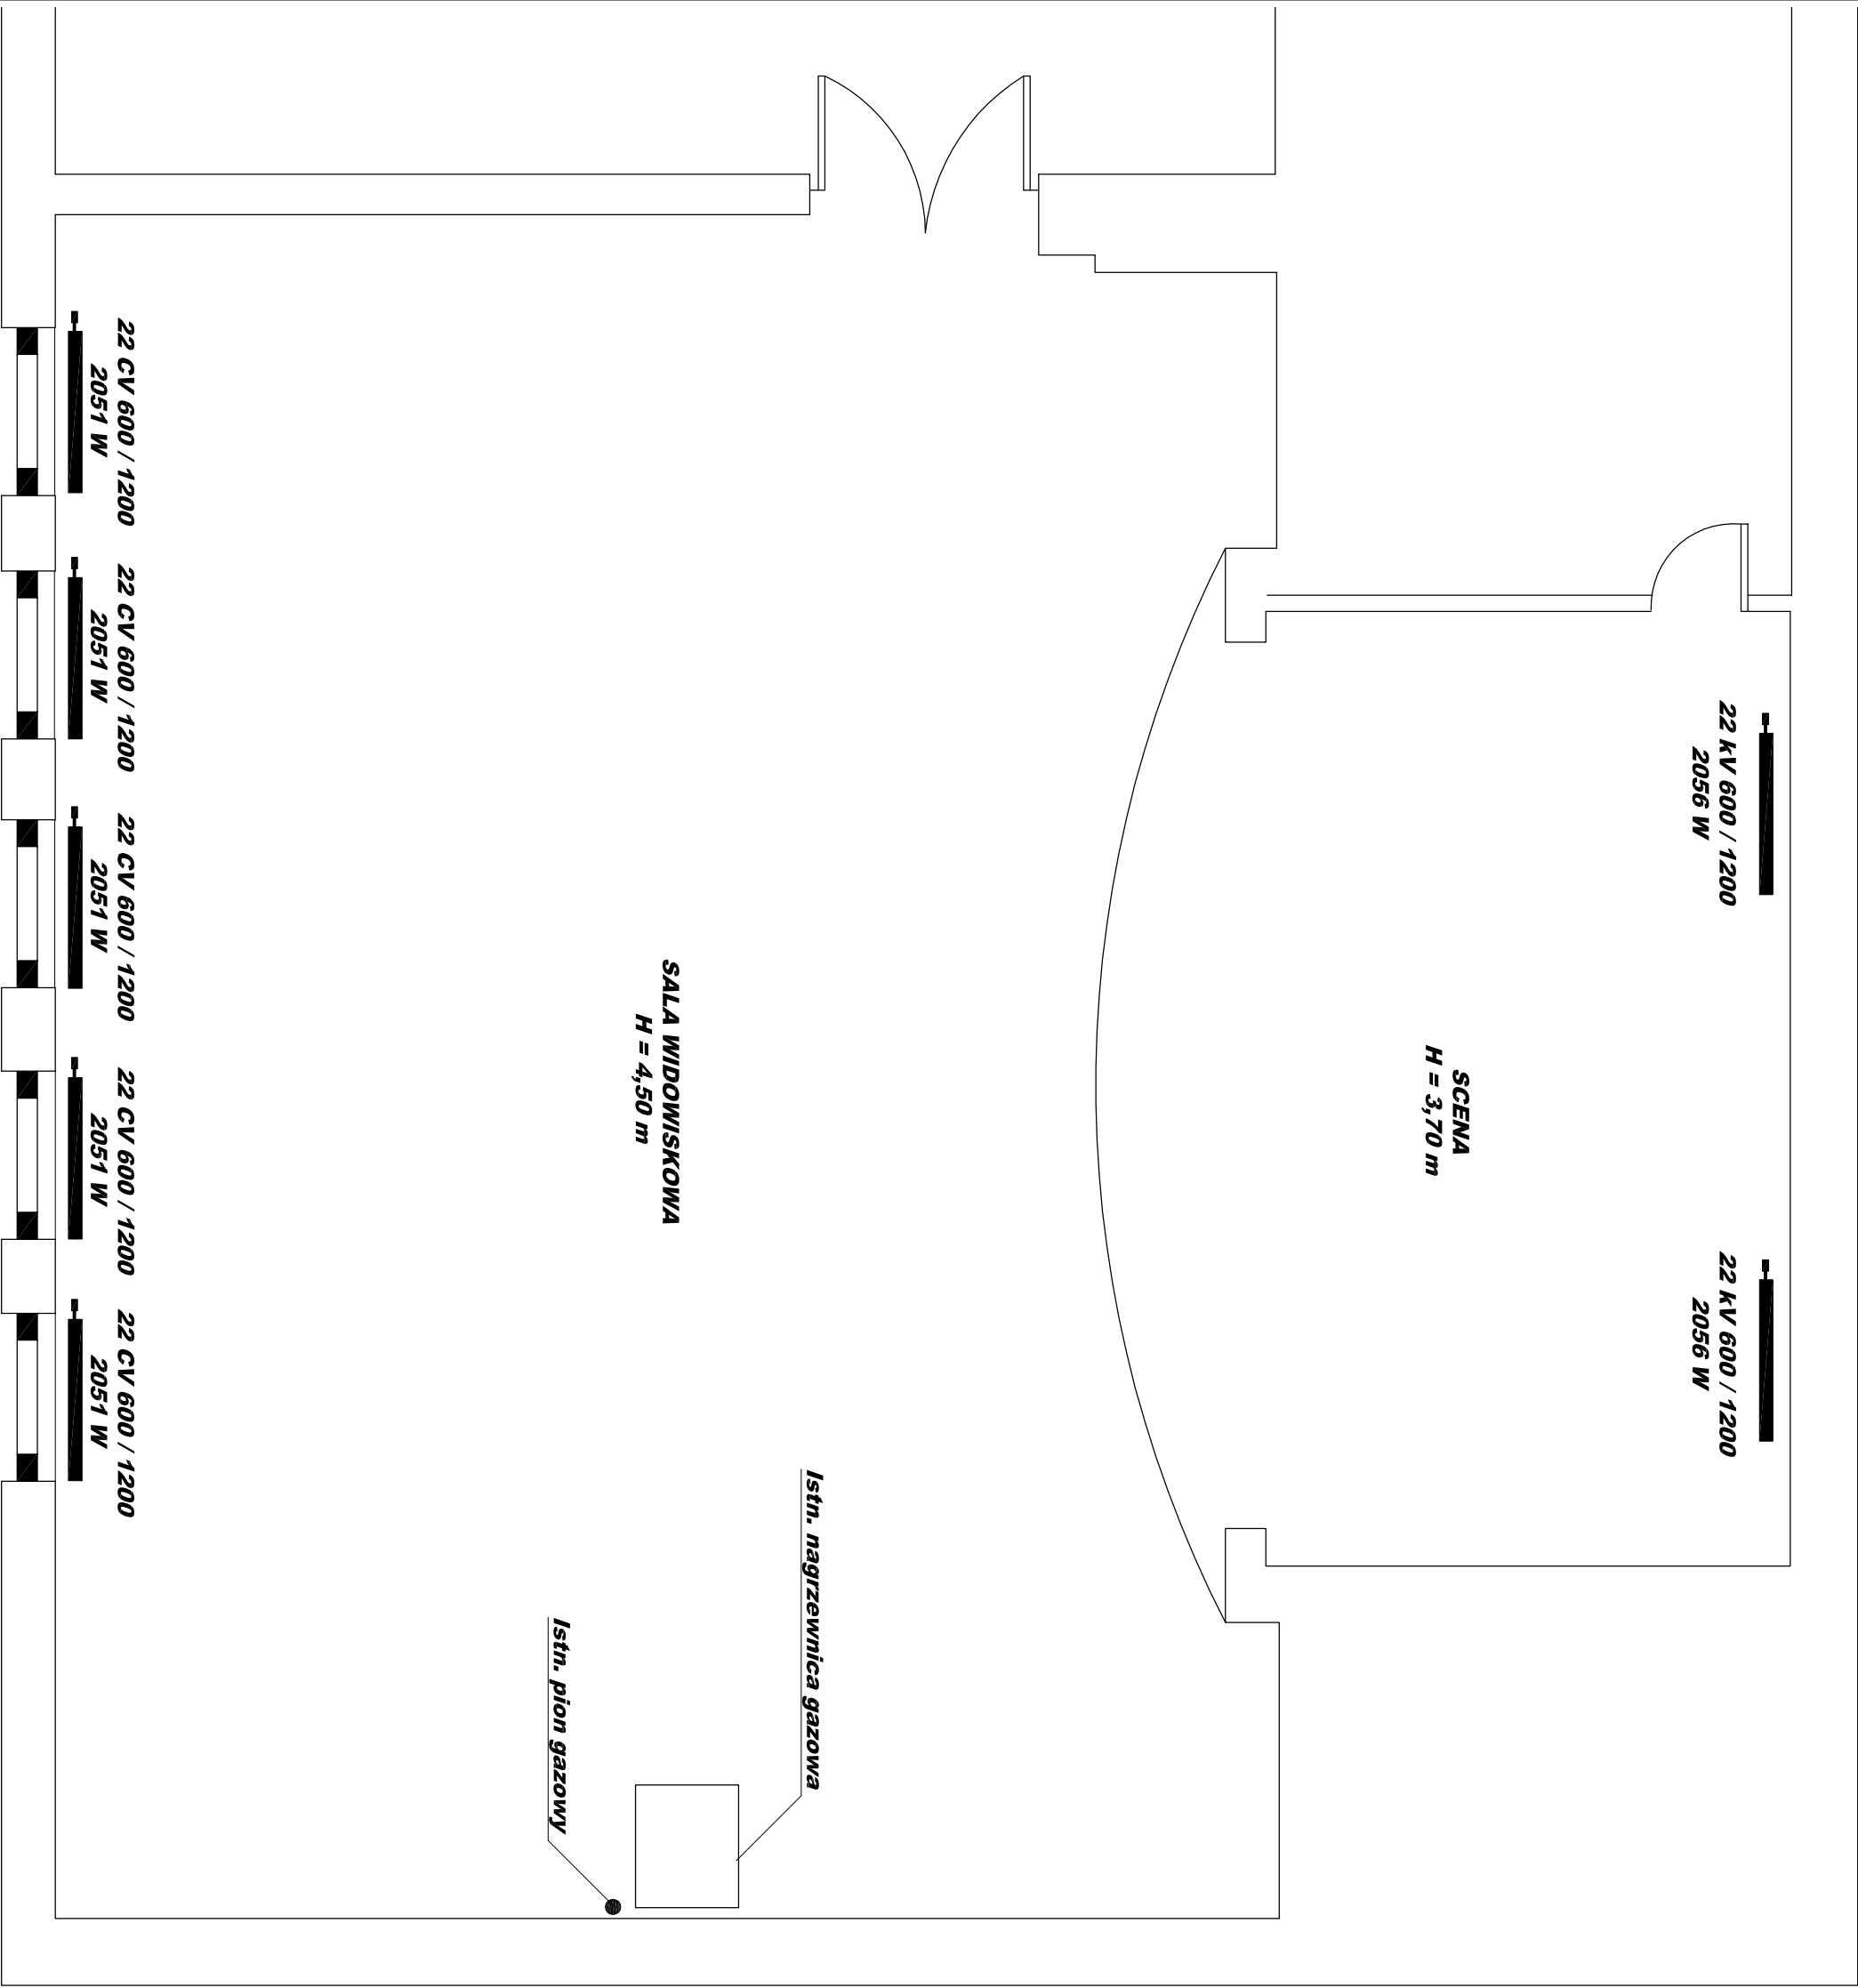

PRACOWNIA PROJEKTOWA SIECI I INSTALACJI SANITARNYCH				
62 - 800 KALISZ, ul. Częstochowska 21/27 tel. 502 52 52				
PROJEKTANT	mgr inż. M.Pruchceniński	Współrealizator: mgr inż. W.KRÓCZKO	Podpis : _____	DATA : 05. 2013
OPRACOWAŁ	mgr inż. A. Bartosiak		Podpis : _____	BRANŻA SANITARNA
TEMAT	Rozbudowa wewnętrznej instalacji c. o. w budynku MGOK w Miłstacie - rzut piętra			
				SKALA: 1 : 50
ADRES	63-510 Miłstat, ul. Chopina 1			
INWESTOR	UMiG Miłstat, 63-510 Miłstat, ul. Krakowska 17			Rys. 2