


LEGENDA

P1-9 Pion instalacji c.o.

zasilanie instalacji c.o.

powrót instalacji c.o.

H - wysokość pom. 3,20 m

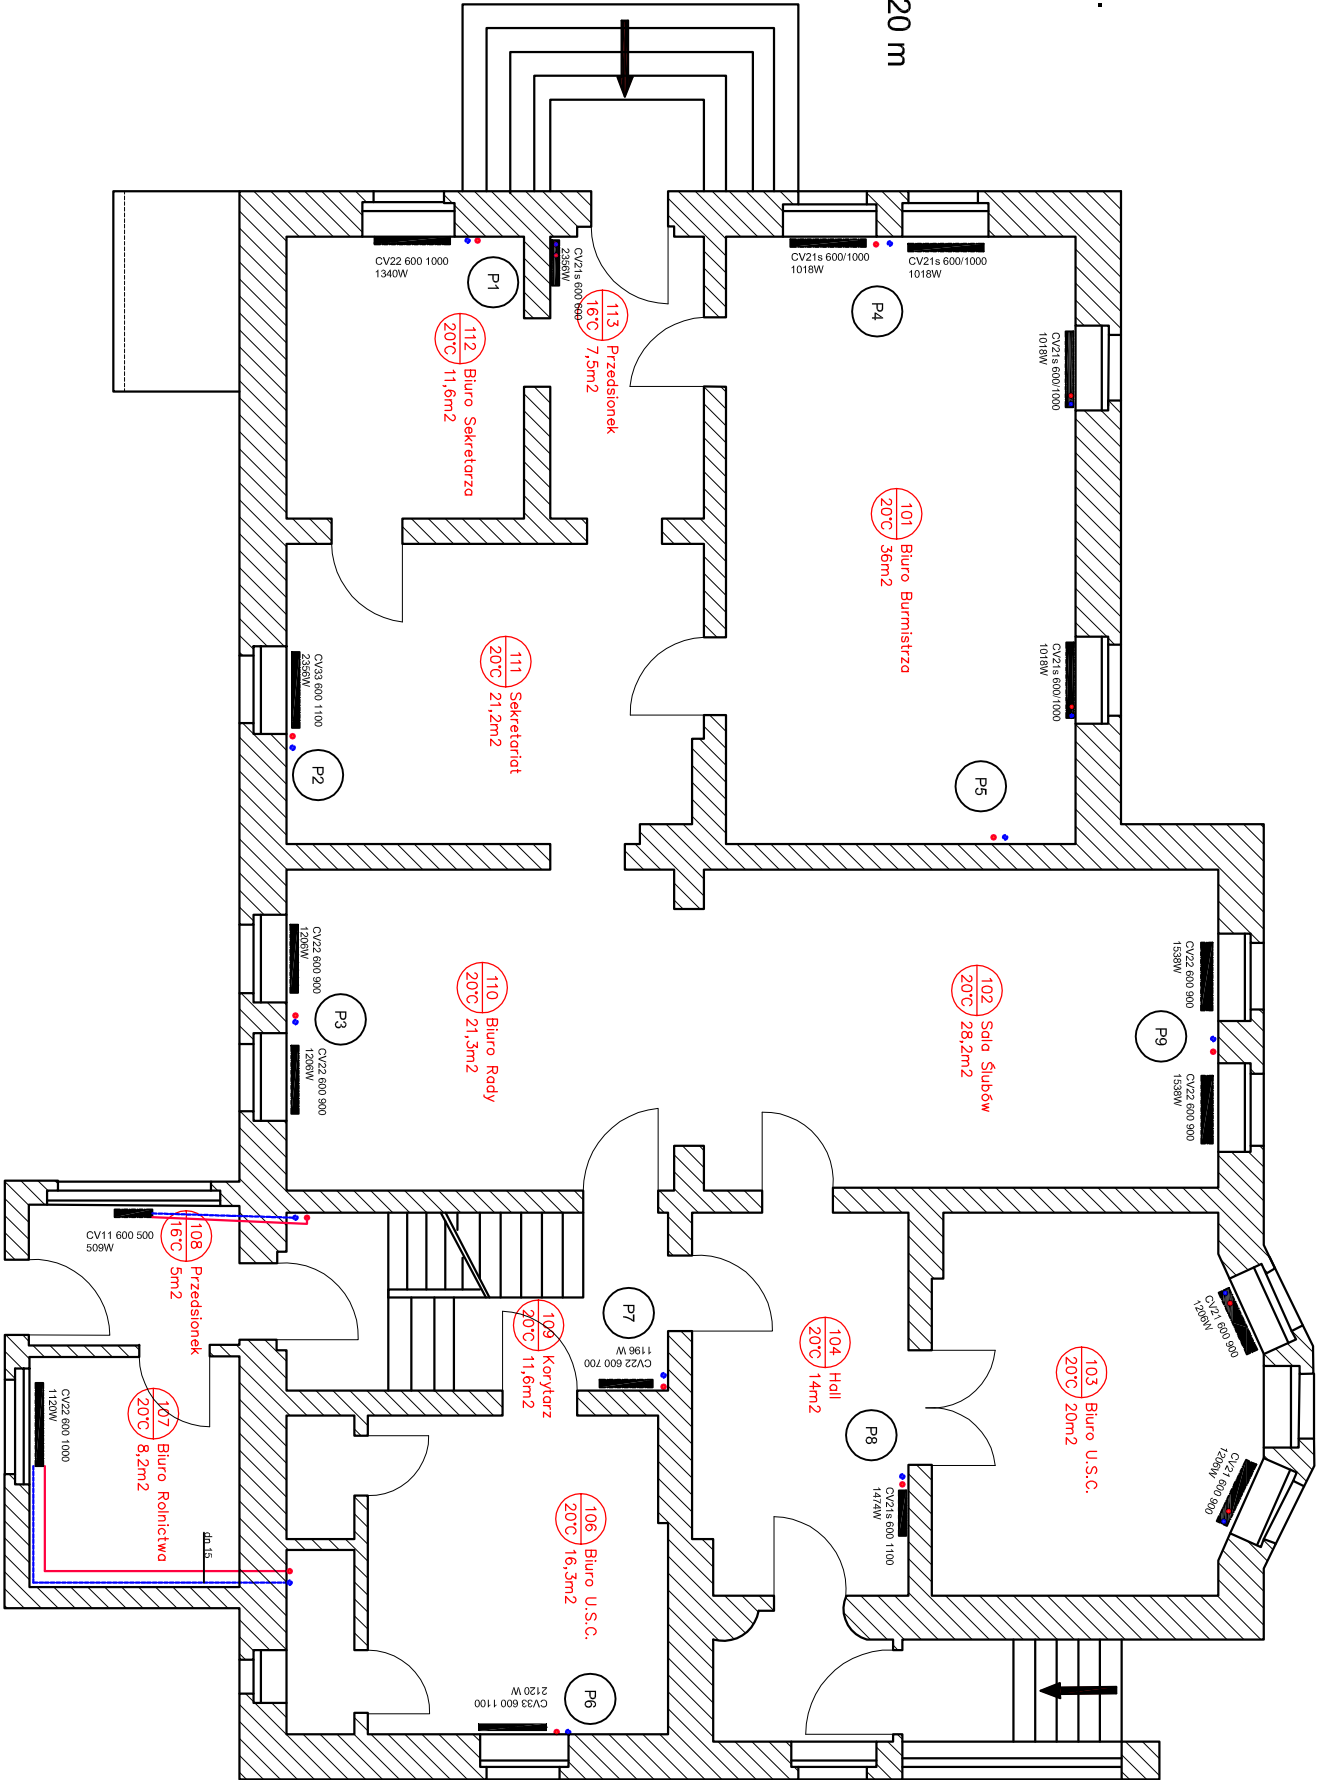

Obiekt:	Budynek Urzędu Miasta i Gminy Młkstat		
Inwestor:	Urząd Miasta i Gminy Młkstat ul. Krakowska 17, 63-510 Młkstat		
Temat:	PROJEKT INSTALACJI CENTRALNEGO OGRZEWANIA RZUT PIĘTRA		
Lokalizacja:	ul. Krakowska 17, 63-510 Młkstat, działka nr 1190		
Projektant Instalacje sanitarne	mgr inż. Arkadiusz Piekarski WKP/0159/PWOS/10		
Skala: 1 : 100	Data: 05/2012	Nr rys. 02	