




Profil podłużny S22 - wp.25
Skala 1:500/100

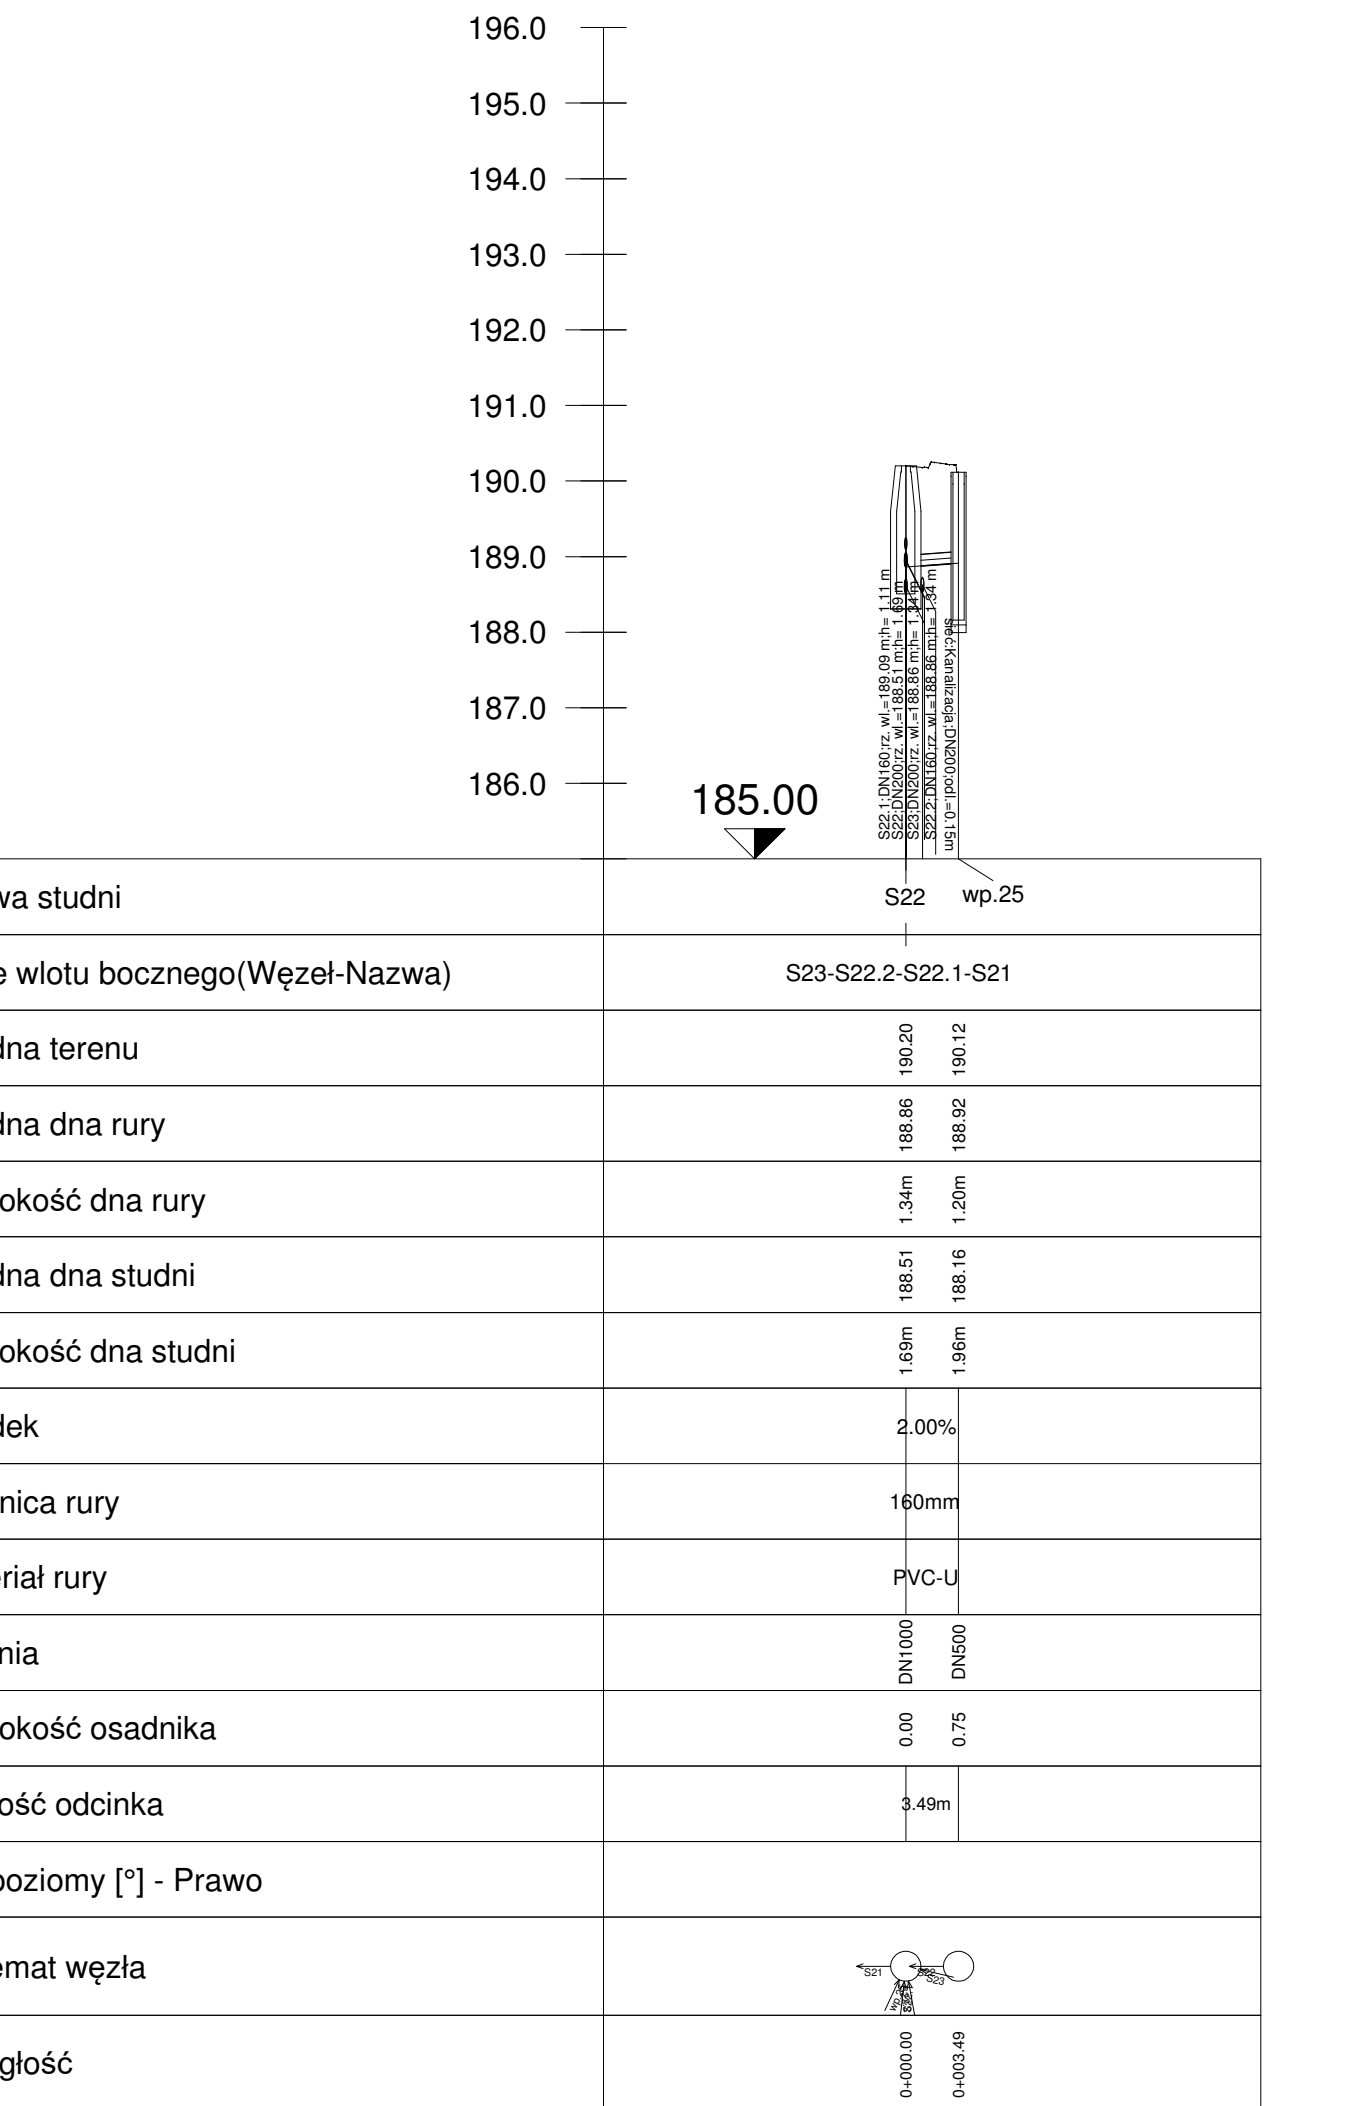


Profil podłużny S24 - wp.26
Skala 1:500/100

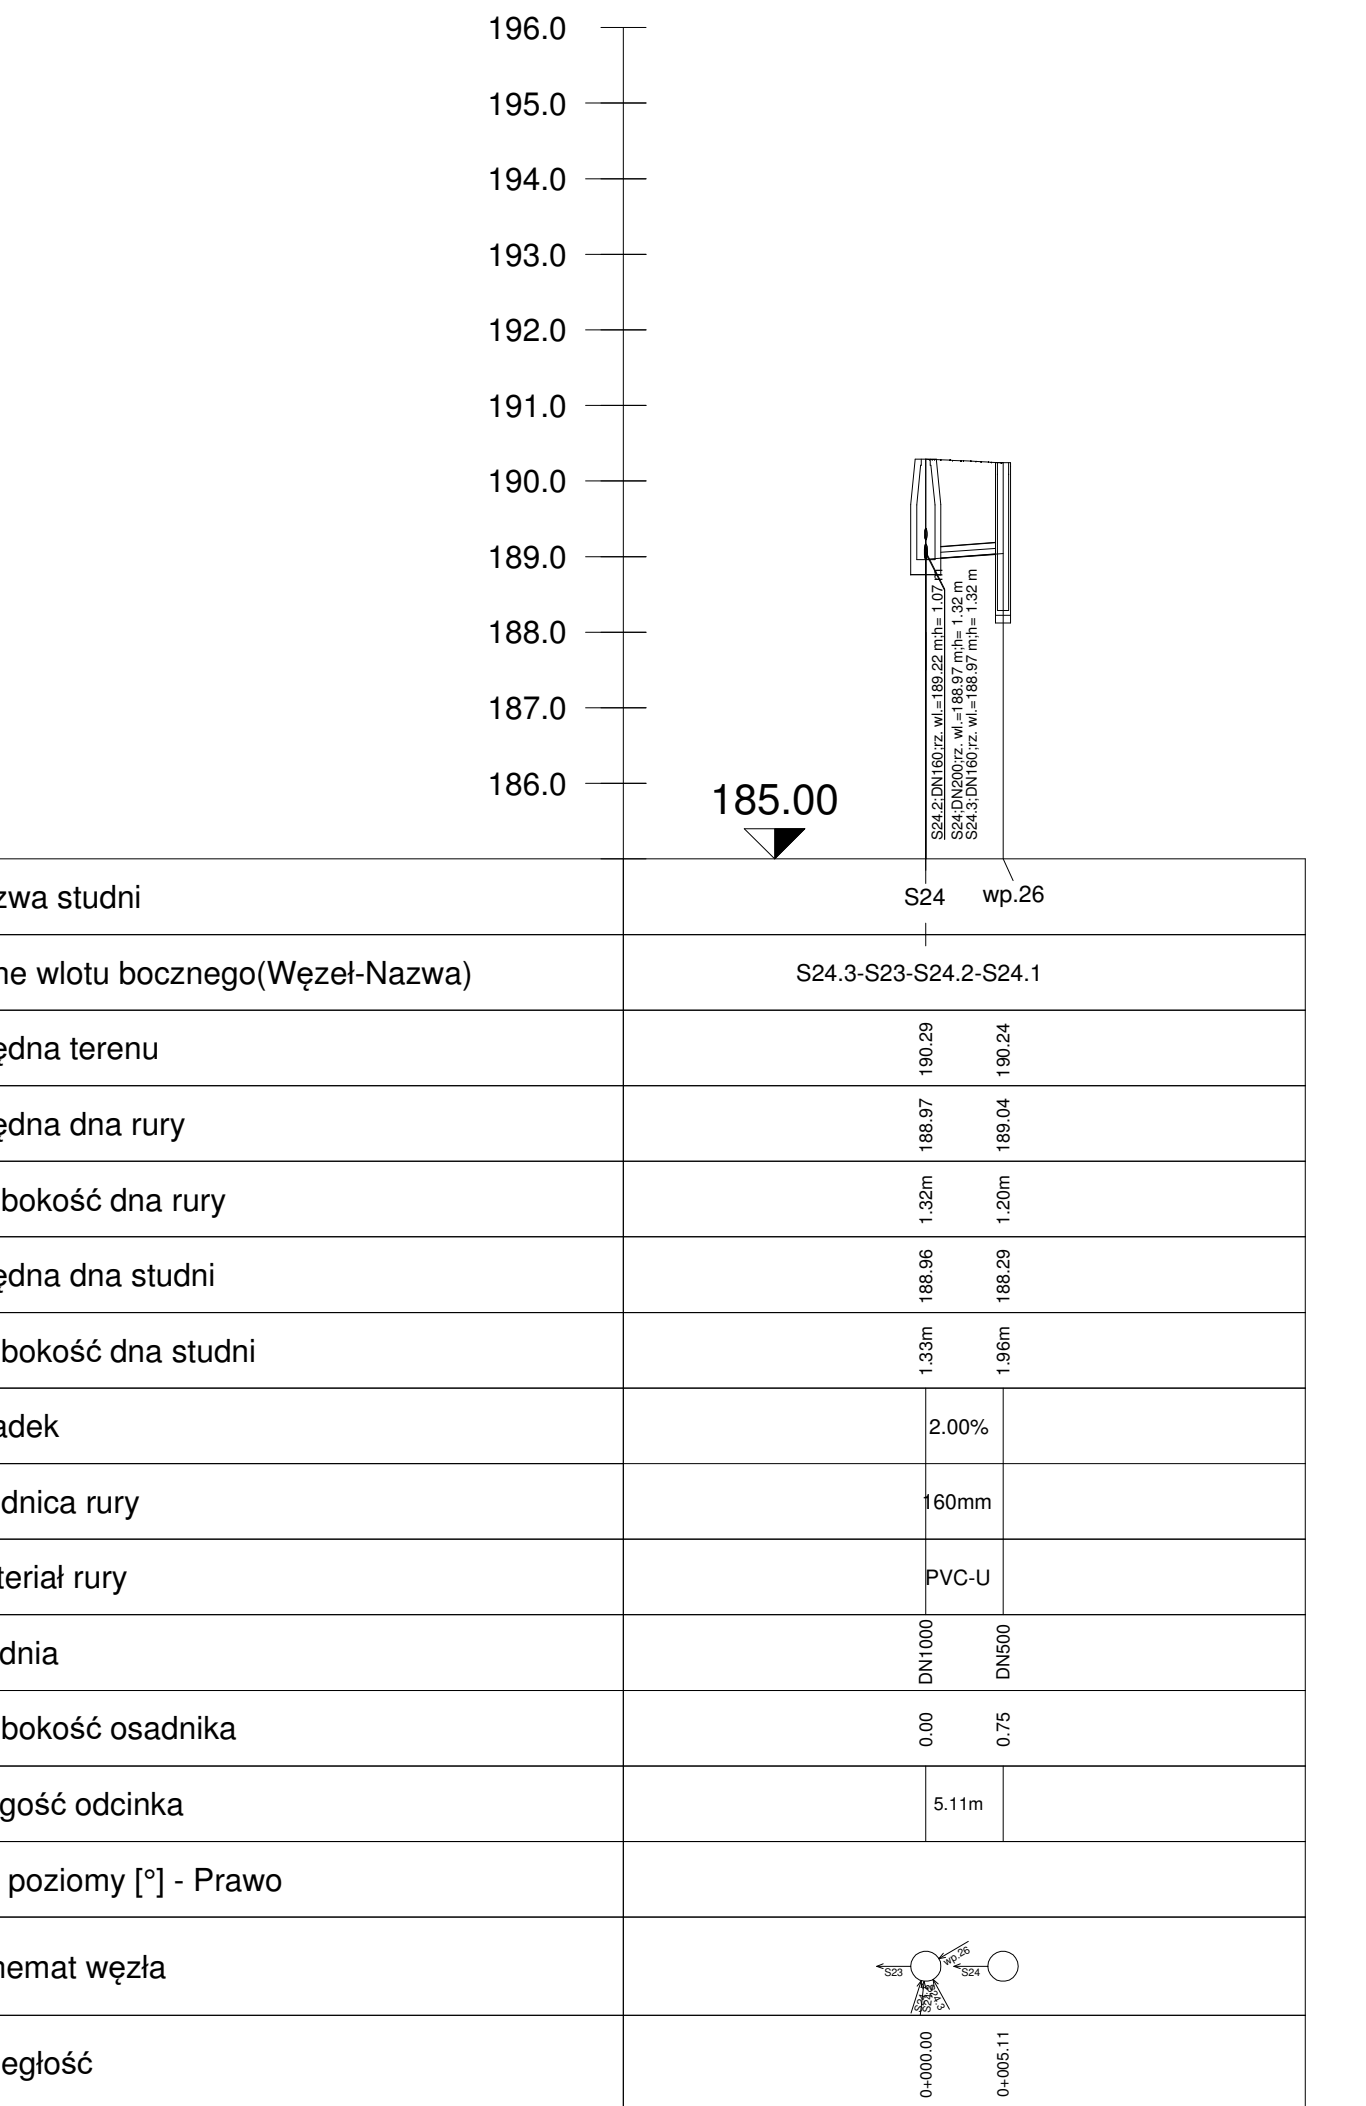


Profil podłużny wp.17 - wp.18
Skala 1:500/100

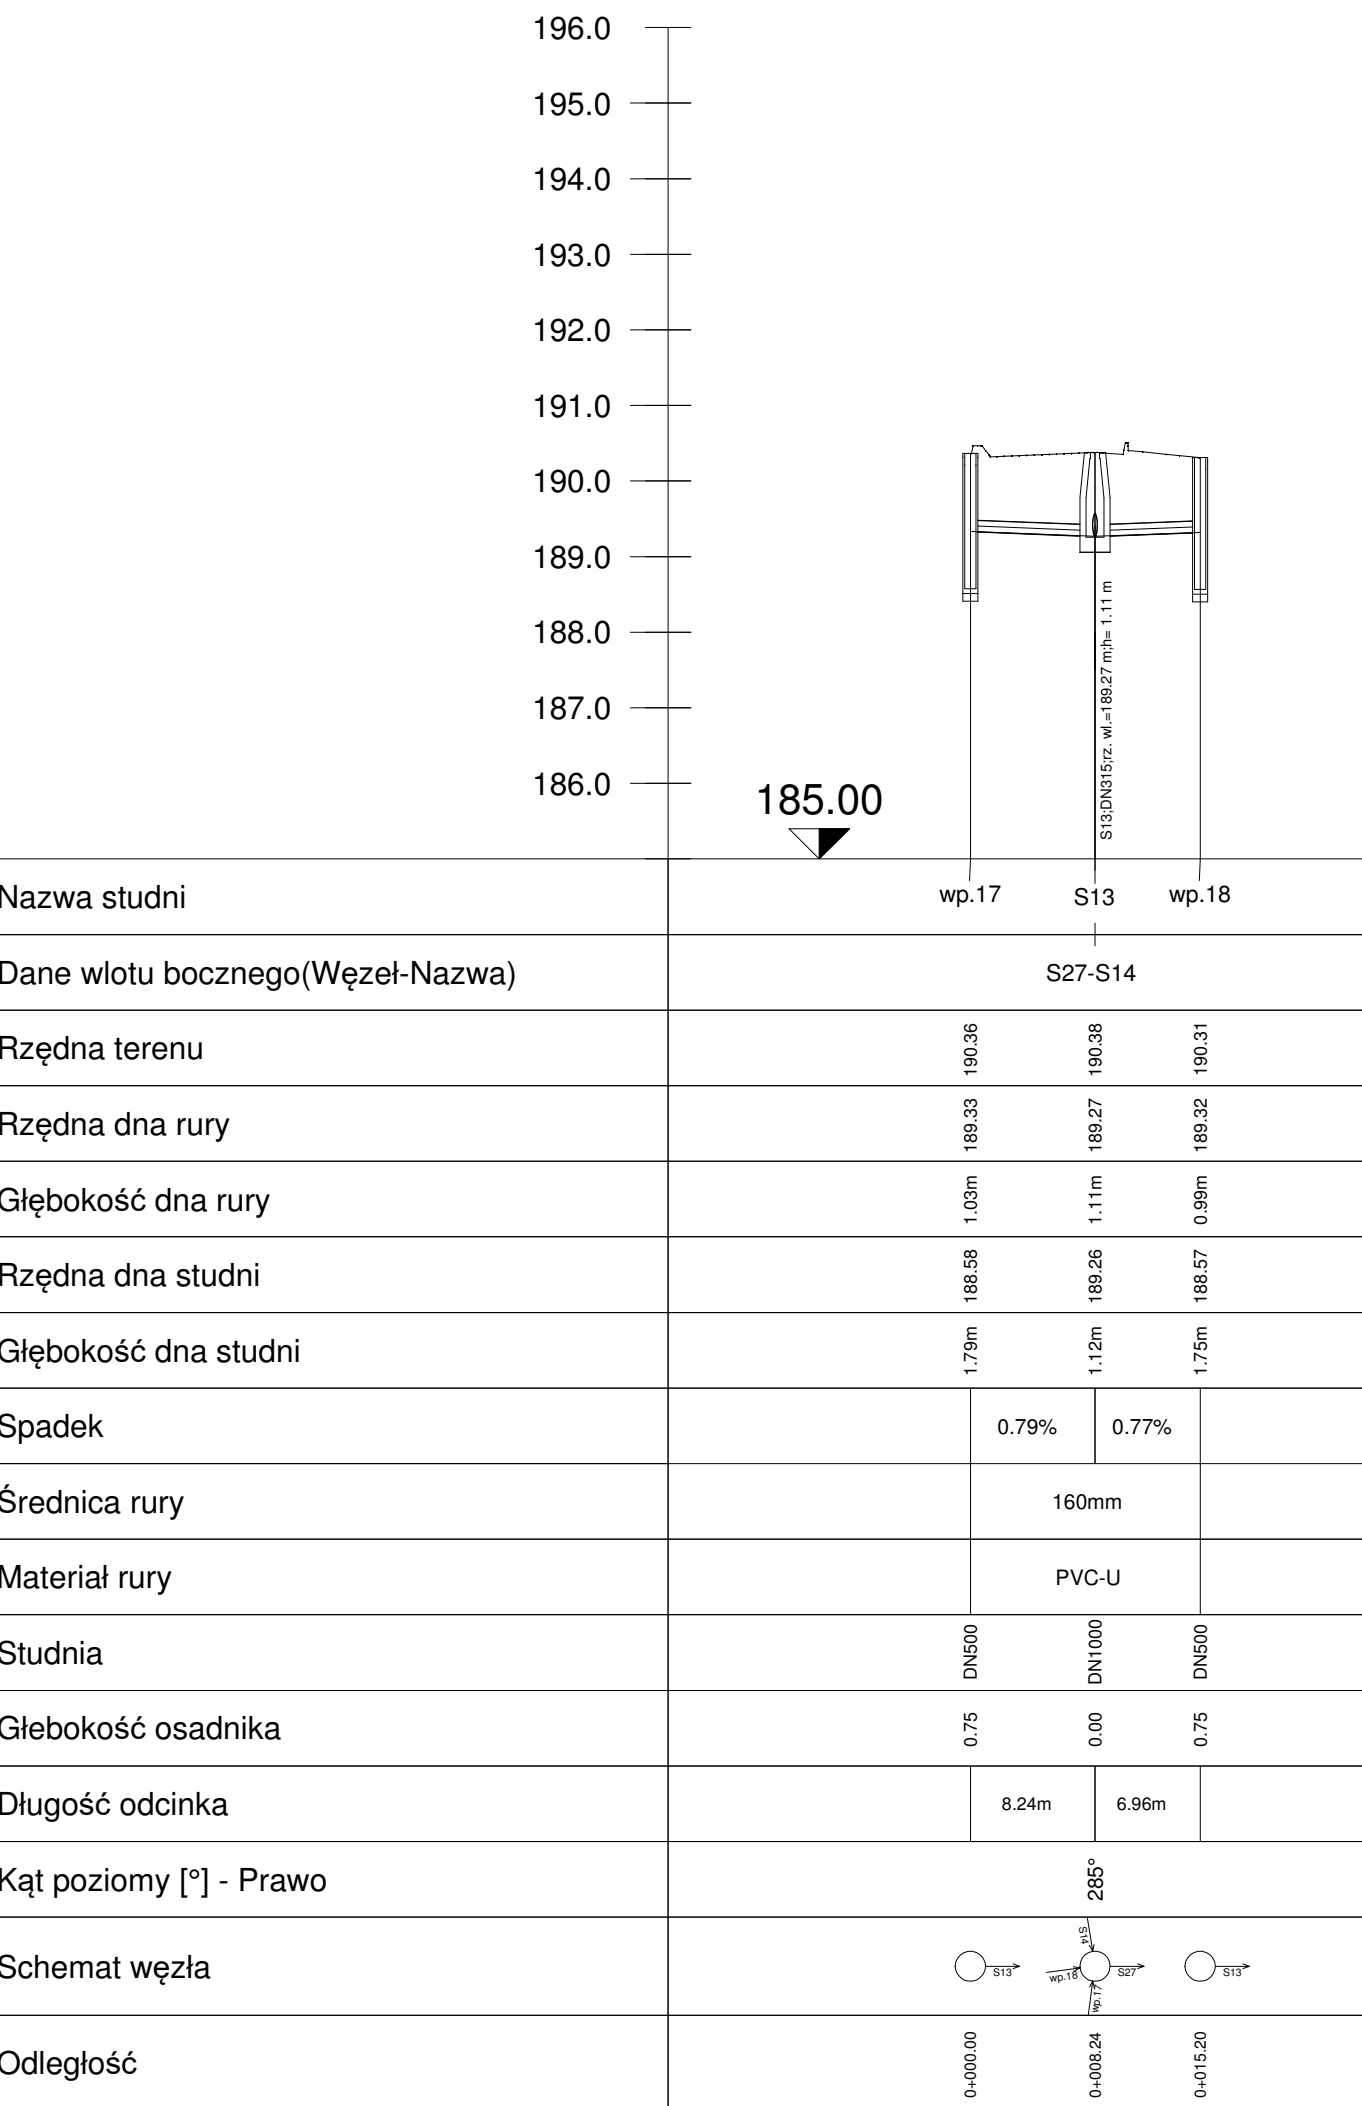


Profil podłużny wp.19 - wp.20
Skala 1:500/100

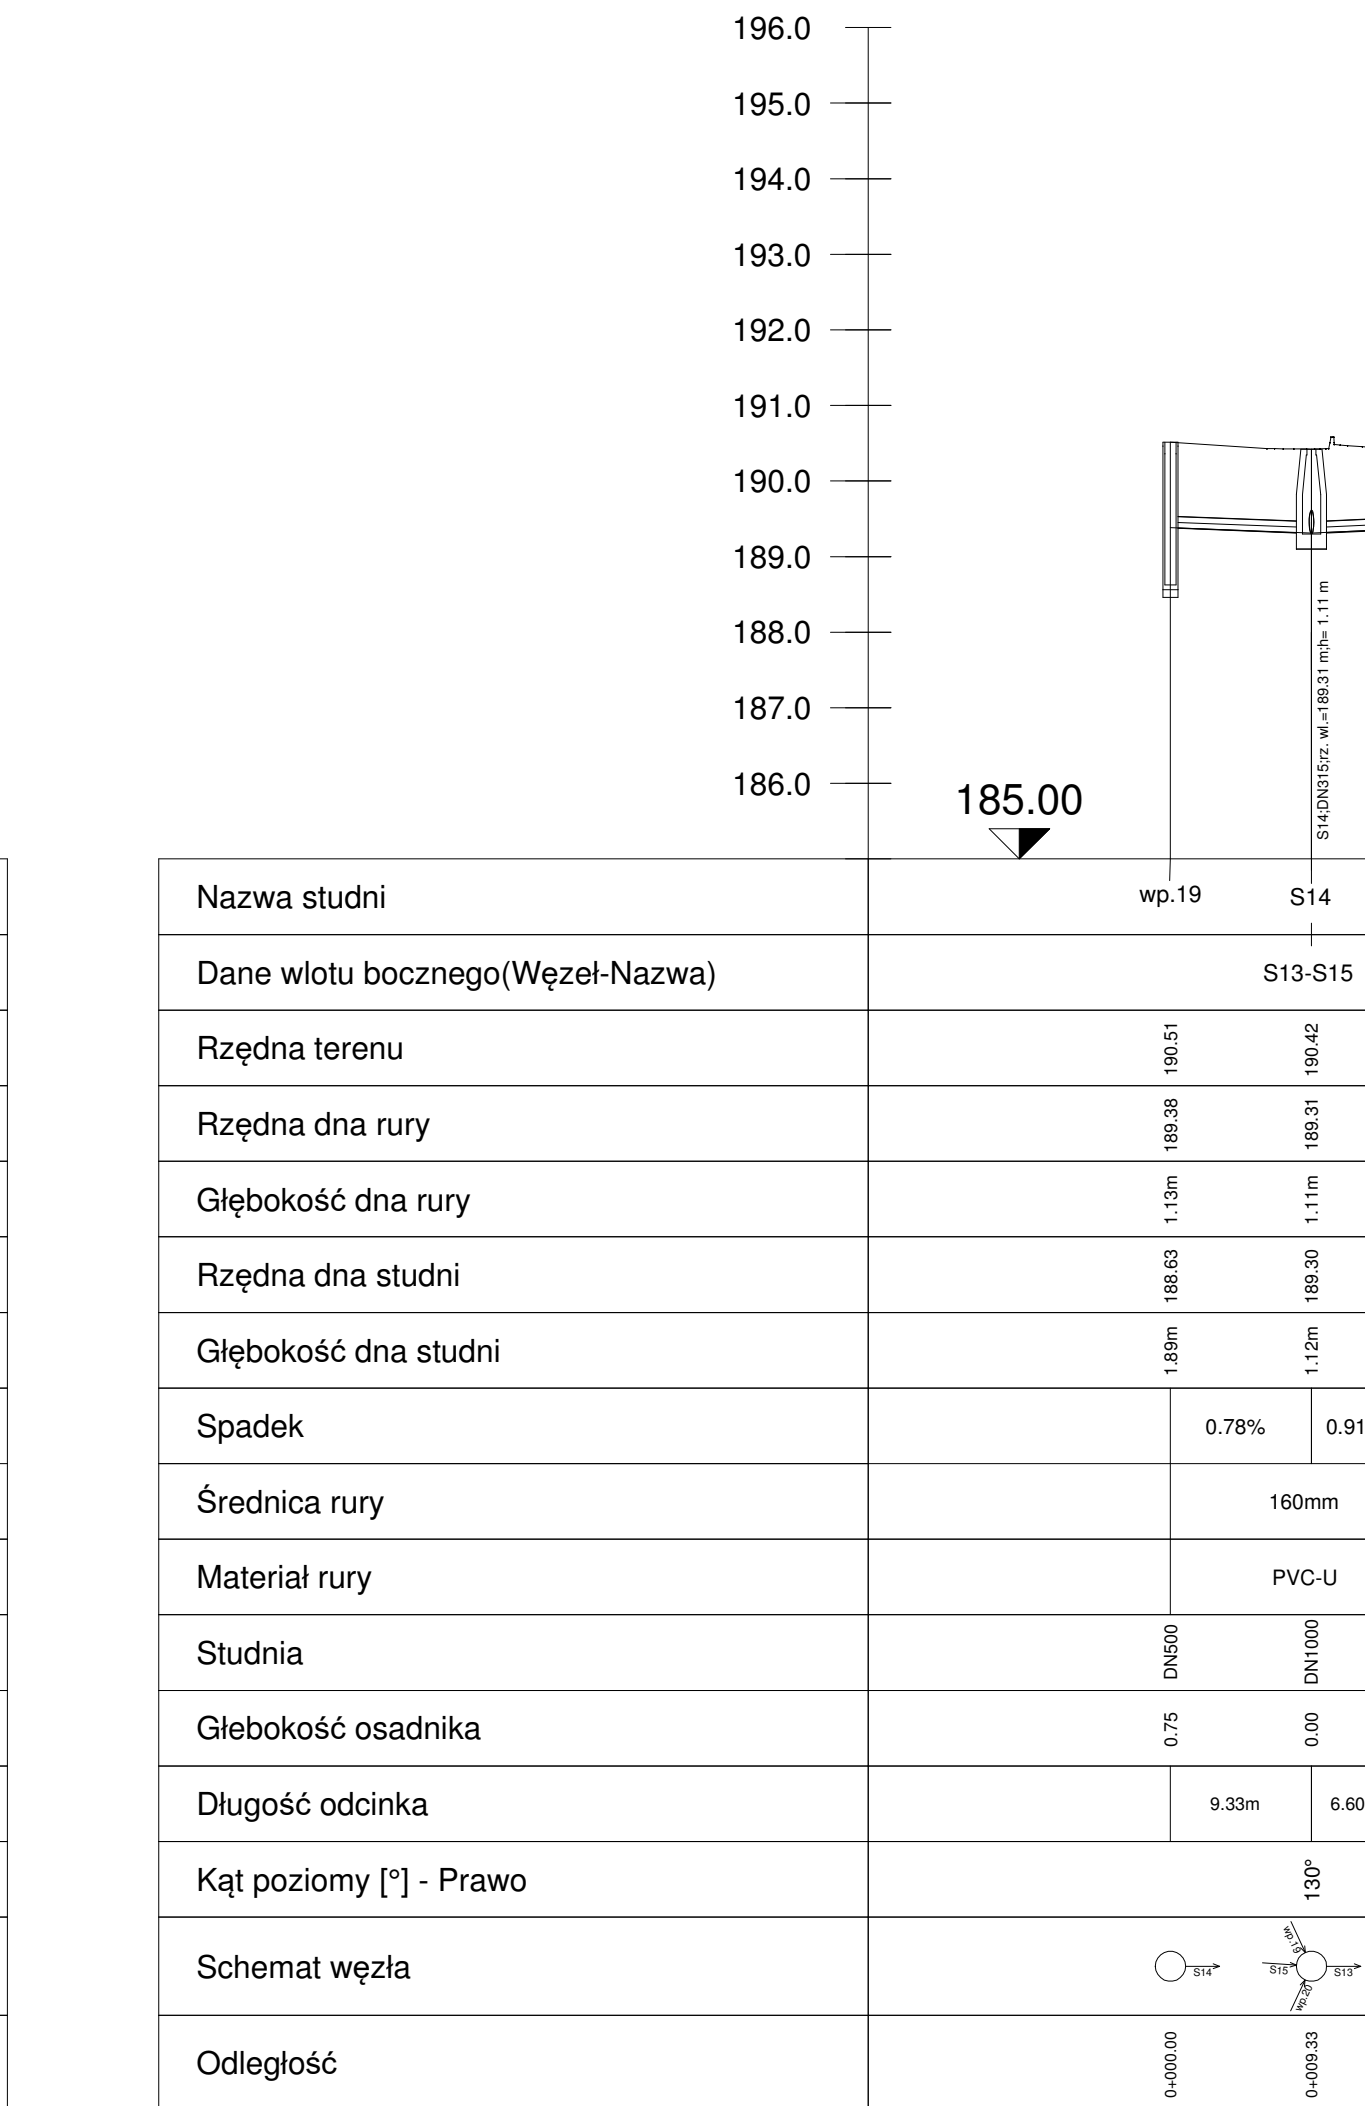

Profil podłużny wp.21 - wp.22
Skala 1:500/100

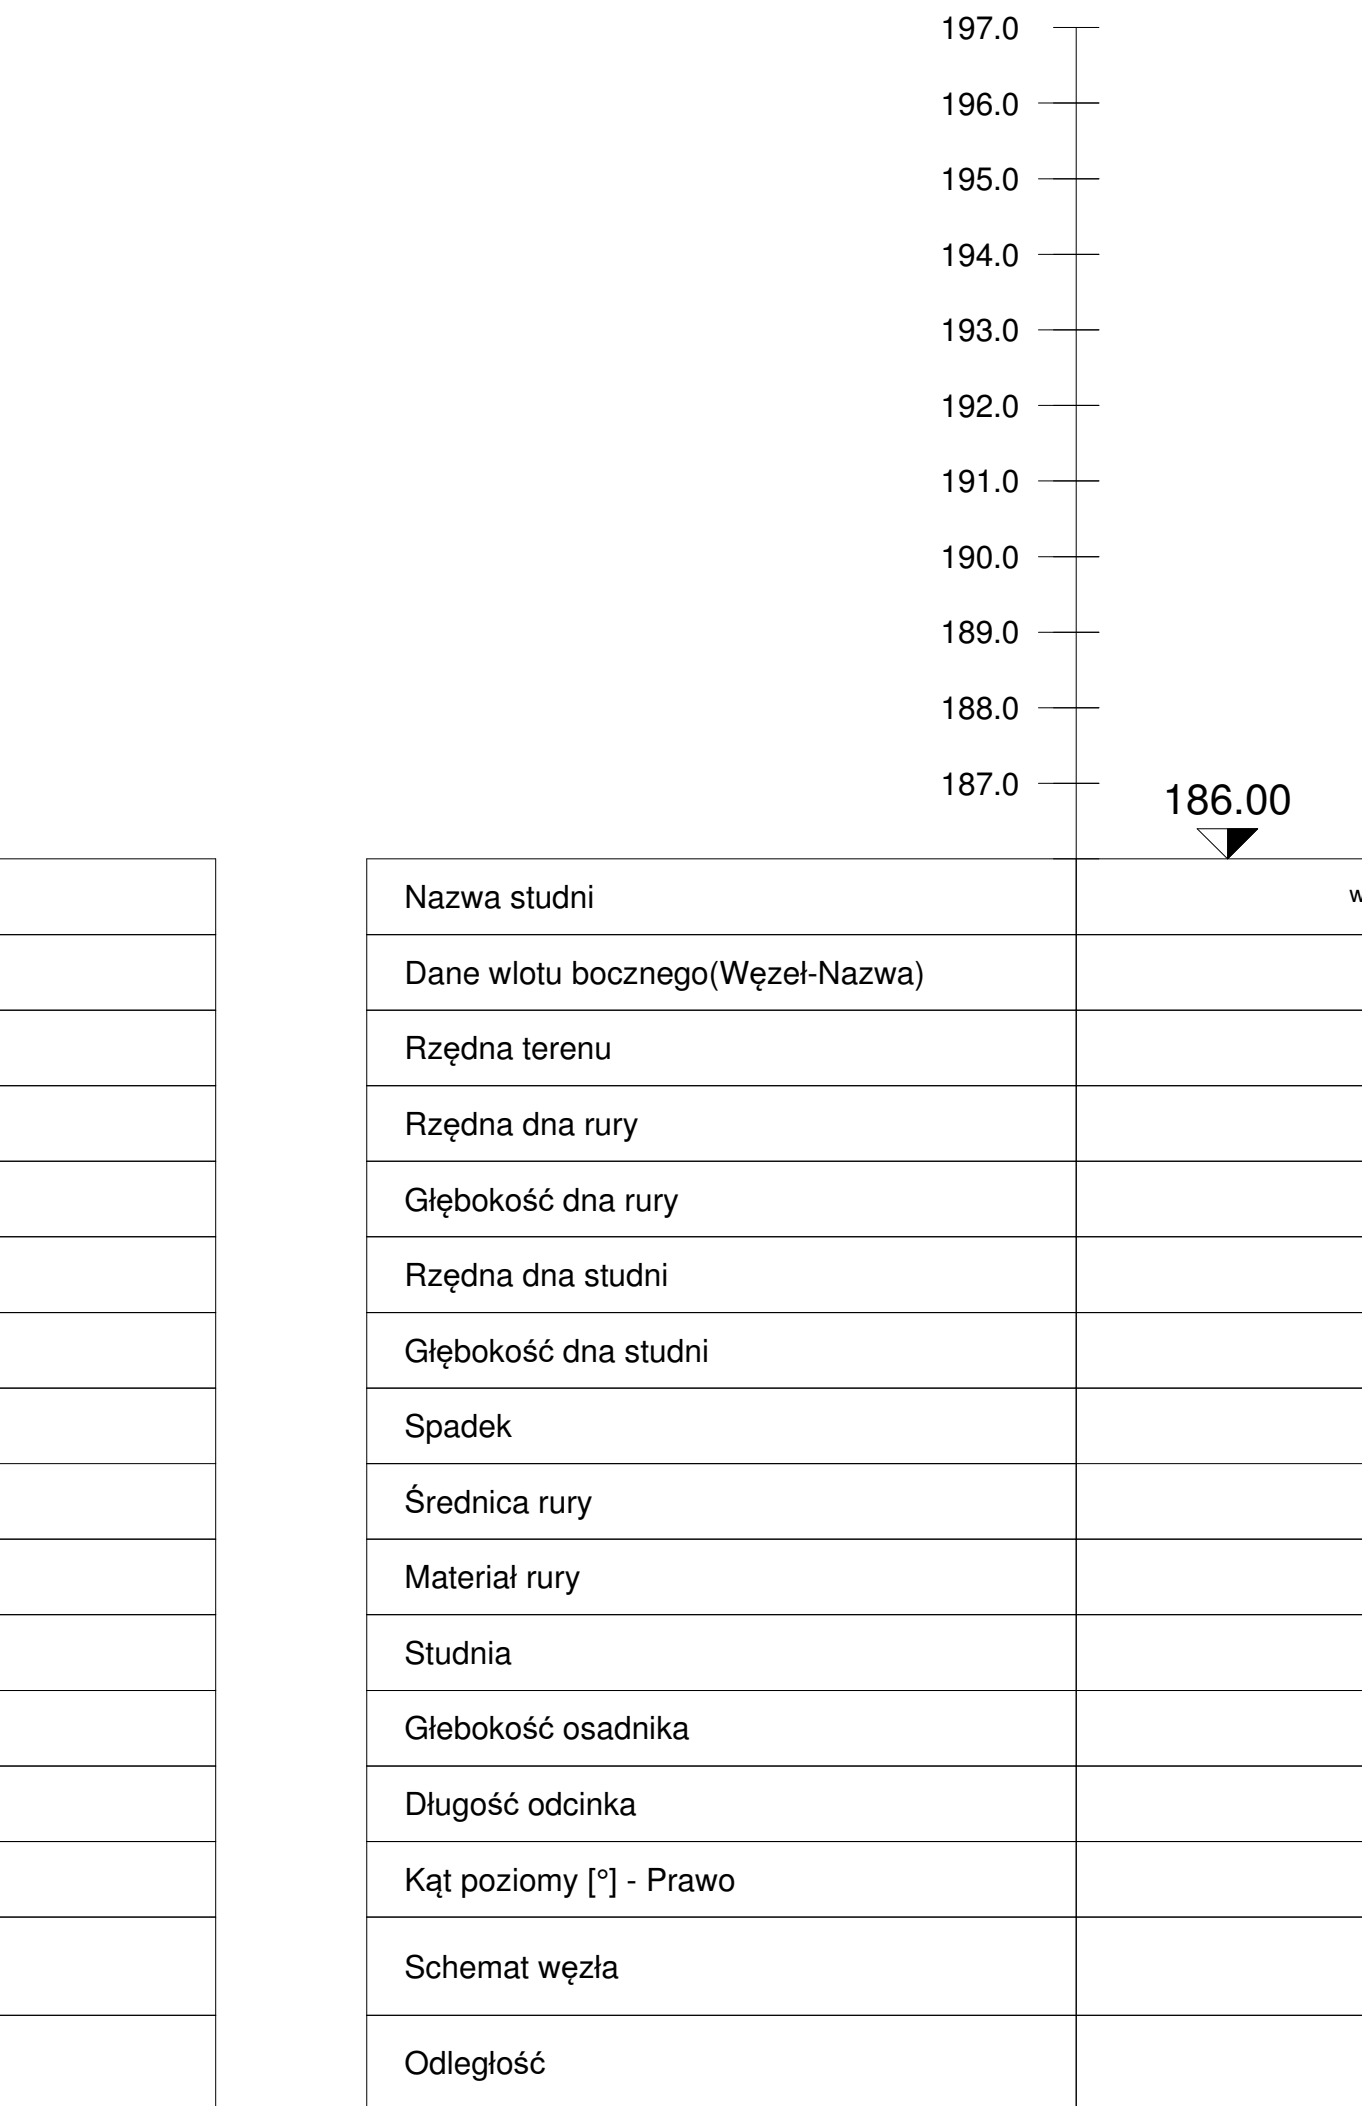

Profil podłużny wp.23 - wp.24
Skala 1:500/100

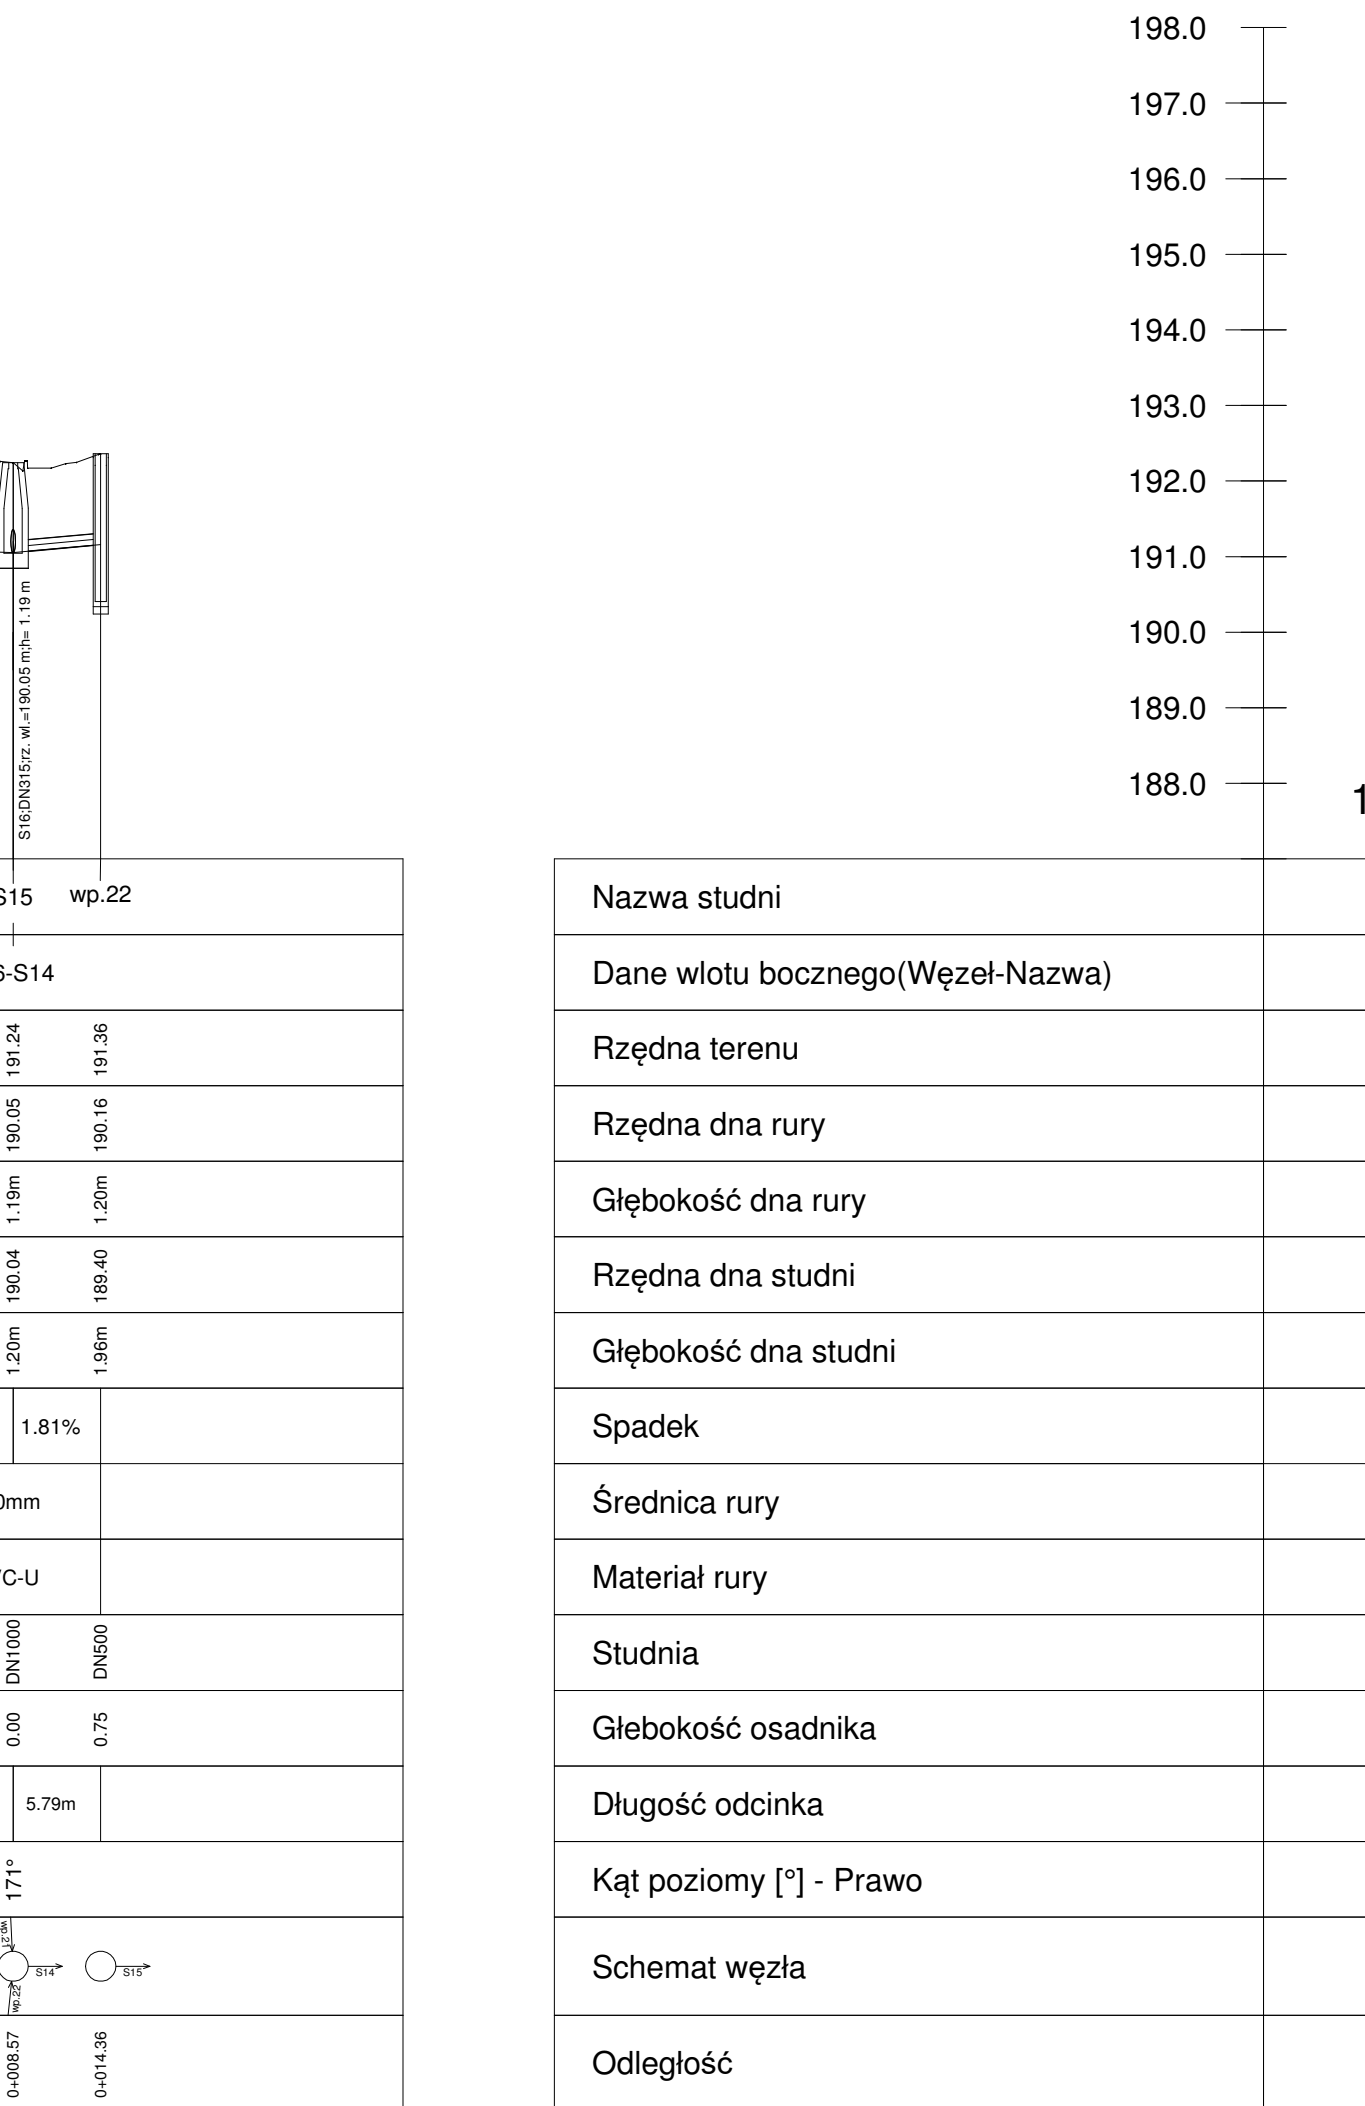

Uwagi:

- Spójnie z istniejącą siecią i przyłączami oraz spadki projektowanych sieci dostosować w trakcie realizacji.
- RZĘDNE WIAZÓW I WYŚTAW DESZCZOWYCH DOPASOWAC DO RZĘDNYCH NAWIERZCHNI.

Uwaga:

- Profil, w zakresie kolizji z istniejącą infrastrukturą podziemną należy odczytywać w ściśleym powiązaniu z planem sytuacyjno-wysokościowym (PZT). Nie wykazuje się istniejącej infrastruktury niezawieranej w projekcie.
- Przed rozpoczęciem robót ziemnych należy za pomocą przekładek kontrolnych potwierdzić założone w projekcie rzędne oraz miejsca wlewu do istniejących sieci i przyłączy sanitarnych.
- W miejscach lokalizacji istniejącego uzbrojenia podziemnego należy wykonać próbne przekłazy poprzeczne w celu dokładnego ustalenia przebiegu i ewentualnej korekty tras projektowanych sieci lub dokonania specjalnych zabezpieczeń przewodów. w przypadku zbyt bliskich odległości między nimi niezgodnych z przepisami.

Zamówił: ATW PROJEKT mgr inż. Waldemar Krząstek ul. Sportowa 6, 63-510 Mikstat		Zamówił: Miasto i Gmina Mikstat ul. Krakowska 17, 63-510 Mikstat	
Nazwa opracowania: PROJEKT WYKONAWCZY			
Tytuł projektu: PROFIL PODŁUŻNY SIECI KANALIZACYJNEJ		Data: 12.2015 r.	
Zawartość: Zestawienie rysunków i specyfikacji		Lp. rysunku: PD_3_K	
Projektant: Waldemar KRZĄSTEK		Skala: 1:500/100	