

Polska Spółka Gazownictwa sp. z o.o.
Oddział Zakład Gazowniczy w Poznaniu

Sekcja Zarządzania Majątkiem Sieciowym w Kaliszu


Na podstawie posiadanych planów sieci gazowych
stwierdza się brak uzbrojenia sieci gazowej
niskiego, średniego i wysokiego ciśnienia w obrębie
projektowanego zadania.

KIEROWNIK

Data 15.05.18 podpis
Sektora Zarządzania Majątkiem Sieciowym

Przemysław Hozakowski

Sytuacja Rp 2

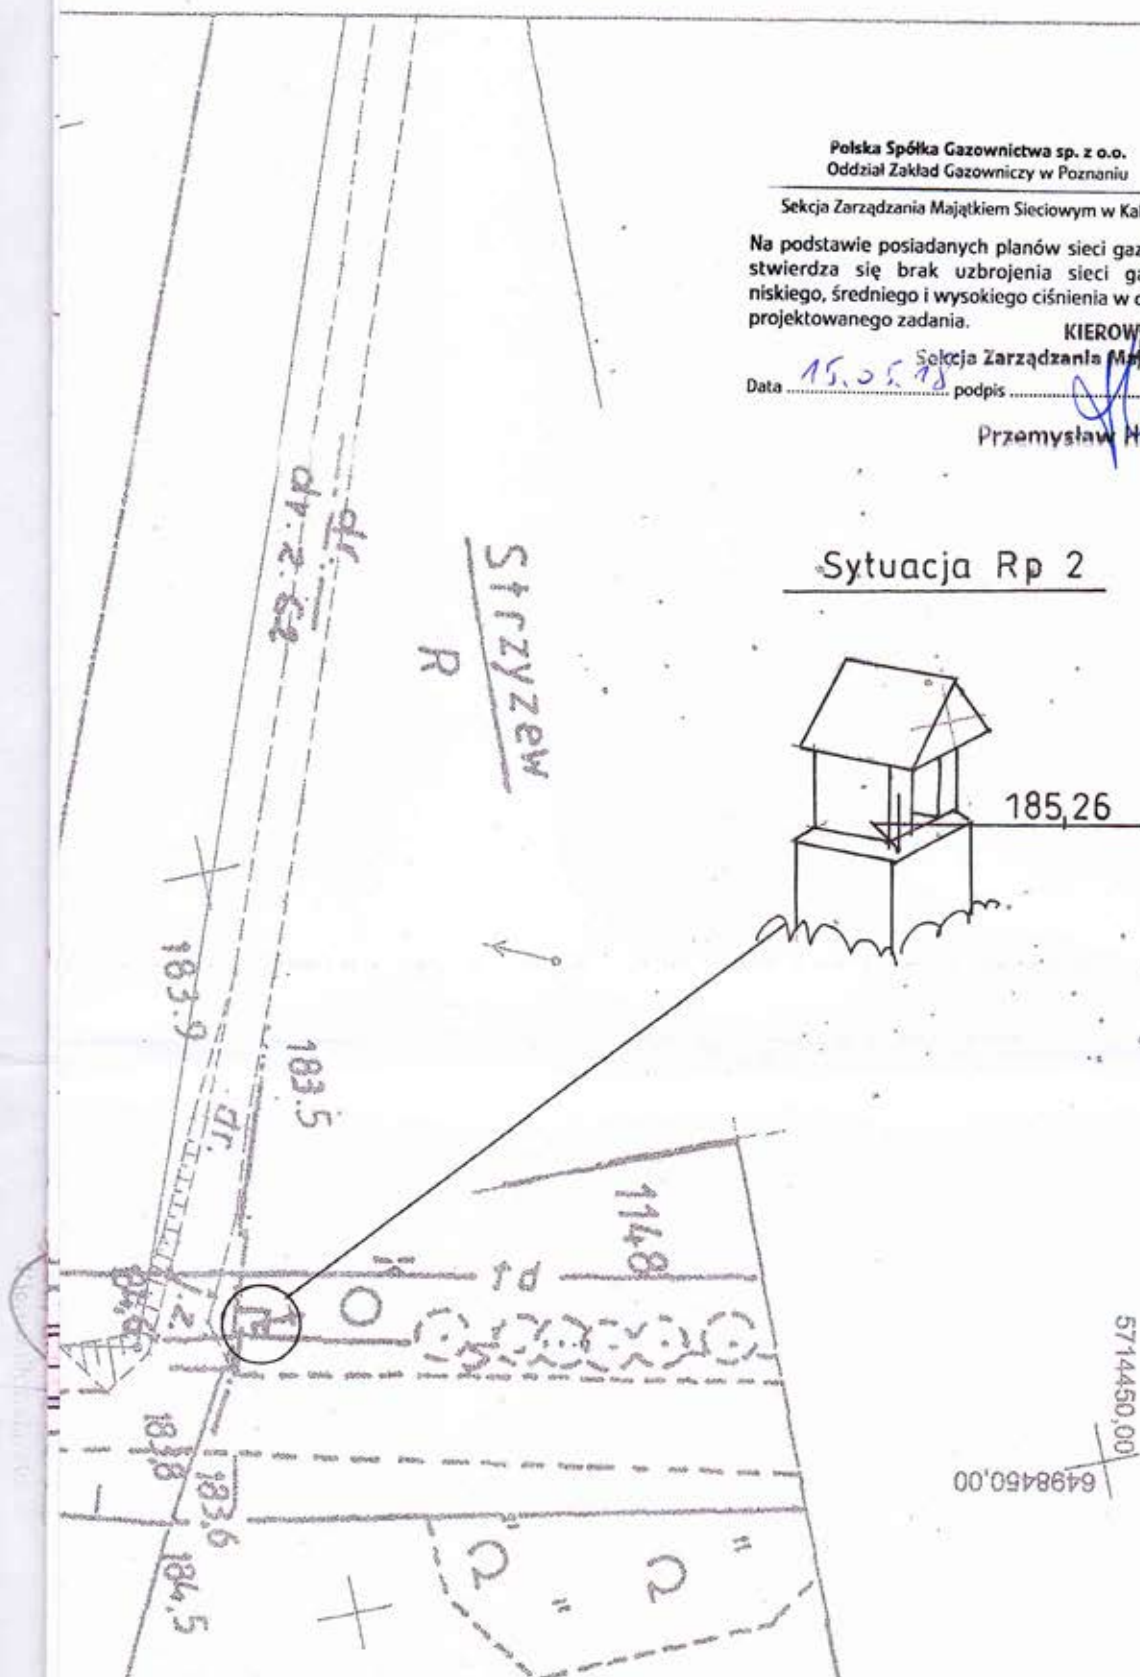

PROJEKT NA BUDOWĘ DROGI GMINNEJ NR G832531 W MIEJSCOWOŚCI KOTŁÓW
W KIERUNKU STRZYŻEWA (STARA WIEŚ)

PROJEKT ZAGOSPODAROWANIA TERENU

Projektant	Ryszard Guder upr. Nr UAN 7342-106/9		Umowa, zlecenie nr	
Zlecający	Miasto i gmina Mikstat ul. Krakowska 17, 63-510 Mikstat		Skala 1: 500	Rys. nr 2
Data	Maj 2018 r. r.			