


INSTALACJA ELEKTRYCZNA

RZUT I PIĘTRA-SANTARIAT

SKALA 1:50

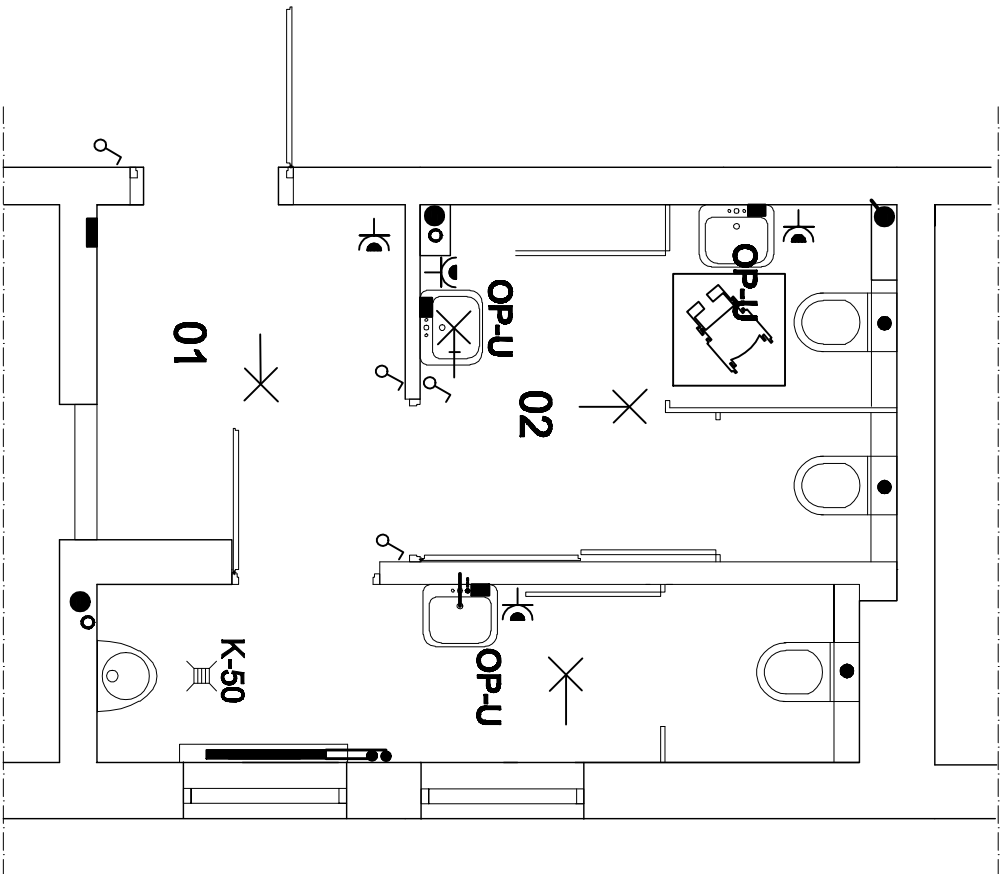

OZNACZENIA NA RYSUNKU

- OP-U,-elektryczny ogrzewacz wody ciśnieniowy podumywalkowy 3.5;5.5 kW z baterią i zaworem odcinającym dn-15
- ⌚ łącznik świecznikowy, 10A, 230V ,płt IP20
- ⌚ łącznik jednobiegunowy, 10A, 230V ,płt IP20
- ⌚ gniazdo wtykowe, 10/16A, 230V ,płt IP20 (pojedyncze lub podwójne)
- ⌚ gniazdo wtykowe hermetyczne , 10/16A, 230V ,płt IP20 (pojedyncze lub podwójne)
- ✕+ wypust oświetleniowy, ścienny
- ✕- wypust oświetleniowy, sufitowy
- instalacja światła i gniazd wtykowych -YDY 3(4)x1,5mm2 lub YDY 3x2,5mm2
- instalację światła i gniazd wtykowych podłączyć do istniejącego pionu zasilającego

Lp.	NAMWA POMIESZCZENIA	POSADZKA	POW. UŻYTKOWA m²
01	PRZEDSIÓNEK	TERAKOTA	5.13
02	WC. KOBIEI	TERAKOTA	7.22
03	WC. MEŻCZYZN	TERAKOTA	5.87
RAZEM			18.22

Adaptacja pomieszczeń sanitarnych w budynku Starostwa Powiatowego w Krasnymstawie (I piętro)			
Adres:	22-300 Krasnystaw ,ul.Sobieskiego 3		
Temat:	I piętro	INSTALACJA ELEKTRYCZNA	
Inwestor:	Powiat Krasnostawski 22-300 Krasnystaw ul. Sobieskiego 3		
Branża:	Projektant:	Nr uprawnień:	Skala: 1:50
Projektował:	Stanisław Legiewski	2529/61	
Opracował:	Waldemar Nowak	1032/CH/92 1162/CH/94	
		Data: 10 2012	Rys. nr 4