


INSTALACJA WOD-KAN i C.O

RZUT I PIĘTRA-SANITARIAT
SKALA 1:50

Lp.	NAZWA POMIESZCZENIA	POSADZKA	POW. UŻYTKOWA m ²
01	PRZEDSIONEK	TERAKOTA	5.13
02	WC. KOBIET	TERAKOTA	7.22
03	WC. MĘŻCZYZN	TERAKOTA	5.87
RAZEM			18.22

OZNACZENIA NA RYSUNKU

- I, II, II,- insniejące piony wodno kanalizacyjne
- OP-U,-elektryczny ogrzewacz wody ciśnieniowy podumywałkowy 3.5;5.5 kW z baterią i zaworem odcinającym dn-15
- GP, -grzejnik płytowy C21s 600/700 750W wyposażony w zawór powrotny, zasilający termostatyczny z głowicą
- U-uchwyt ramienny do W.C.

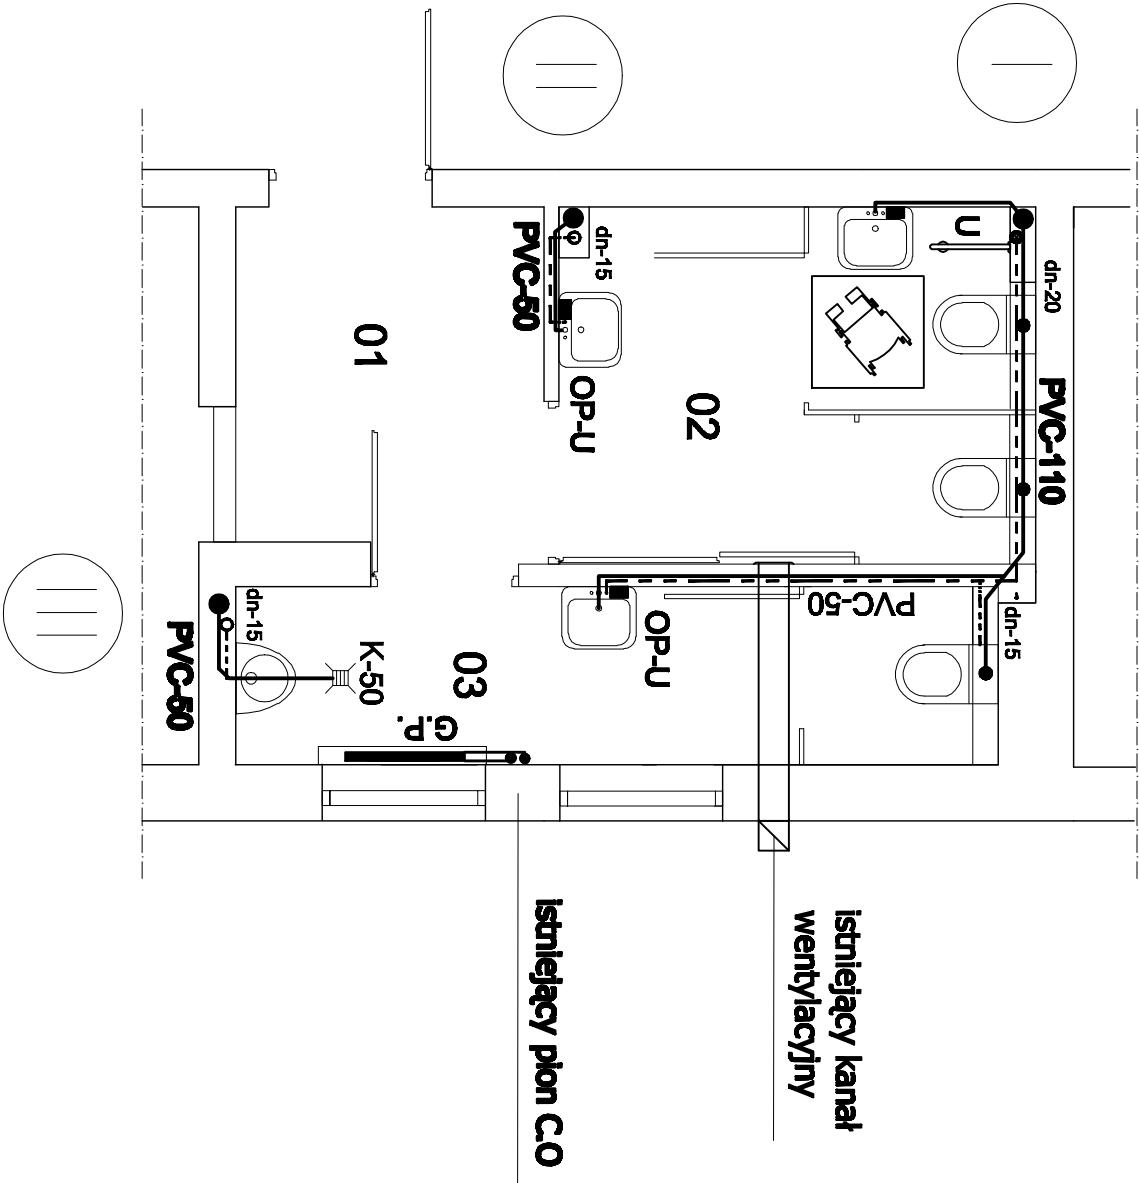

Adaptacja pomieszczeń sanitarnych w budynku Starostwa Powiatowego w Krasnymstawie (I piętro)			
Adres: 22-300 KrasnyŹstaw ,ul.Sobieskiego 3			
Temat:		I piętro	INSTALACJA WOD-KAN i C.O.
Inwestor:		Powiat Krasnosławski	22-300 KrasnyŹstaw ul. Sobieskiego 3
Branża:		Projektant:	Nr uprawnień:
Projektował:		Stanisław Legieński	2529/61
Opracował:		Waldemar Nowak	1032/CH/92 1162/CH/94
Data: 10 2012			Rys. nr 3