


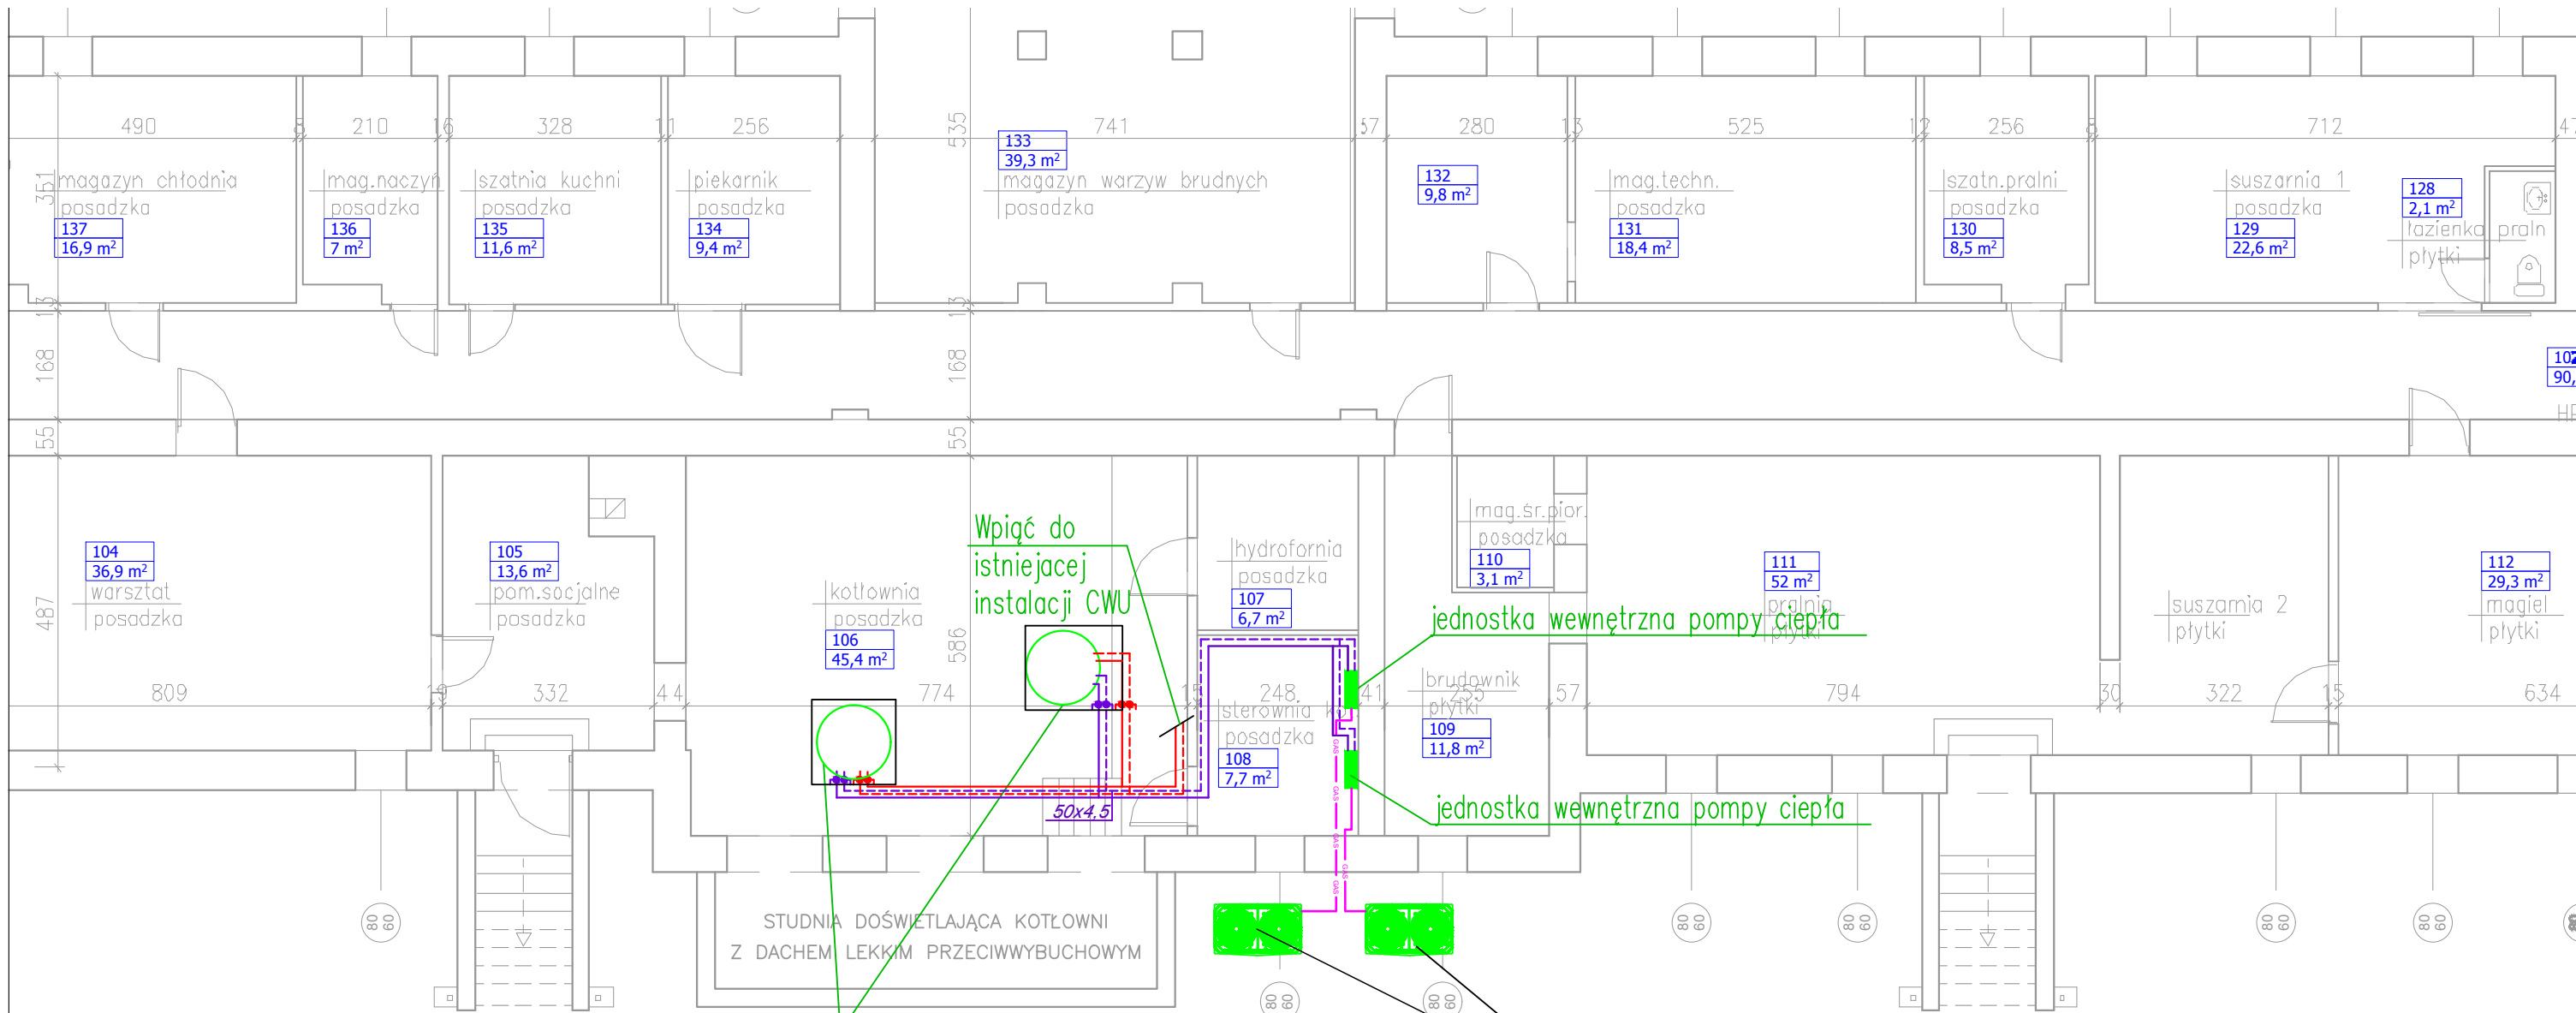

Pojemnościowy podgrzewacz CWU o poj. 1000L

Wpiąć do istniejącej instalacji CWU

jednostka wewnętrzna pompy ciepła

jednostka wewnętrzna pompy ciepła

rzut piwnic
skala 1:100

Typ: Jednostka zewnętrzna pompy ciepła
Nominalna wydajność grzewcza: nie mniej niż 44,9 kW
Sprężarka: scroll inverter
Nominalny pobór mocy grz.: nie więcej niż 10,5 kW
Zasilanie: 400V/3N/50Hz
Poziom natężenia dźwięku: nie więcej niż 43 dB(A)
Masa: nie więcej niż 300 kg
Wymiary (szer./wys./gł.): nie więcej niż 1340/1635/790mm
Zakres temp. dla grz.: -20~+24°C

**PRO-SANIT**
SZYMON PRZEKORA USŁUGI PROJEKTOWE
UL. JASPIOWA 12/1 20-583 LUBLIN
biuro: UL. WOJCIECHOWSKA 5A POK. 26
e-mail: PROSANIT@VP.PL, tel.: 505 143 320

Investor:
**Powiat Krasnostawski
ul. Sobieskiego 3
22-300 Krasnystaw**

Obiekt:
Kompleksowa termomodernizacja budynku
Domu Pomocy Społecznej w Krasnymstawie gm. Krasnystaw

Tytuł rysunku:
RZUT PIWNIC - INSTALACJA POWIETRZNYCH POMP CIEPŁA DO CWU

Data: **10.2017** Nr kolejny: **S7-a** Podziałka: **1:100**

Brzoza	SANITARNA	Imię i Nazwisko	Numer uprawnień	Podpis
Projektant	mgr inż. Andrzej Przekora	2186/Lb/84		
Zespół projektowy	mgr inż. Szymon Przekora			