
 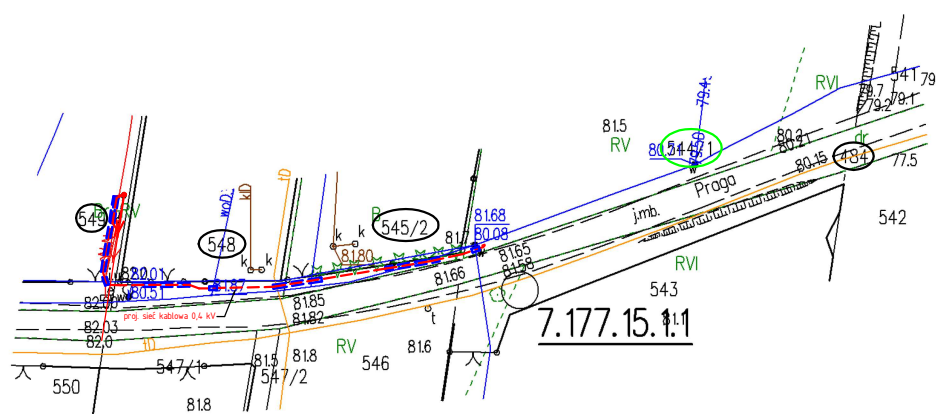


Powiat: płoński
Jednostka ewidencyjna: CZERWIŃSK NAD WISŁĄ MIAST
Obręb: CZERWIŃSK NAD WISŁĄ

Mapa zasadnicza
Skala 1:1000



LEGENDA:	 proj. elektroenergetyczna sieć napowietrzna 0,4 kV  proj. elektroenergetyczna sieć kablowa 0,4 kV  proj. szafka pomiarowa  proj. ostona rurowa					
Inwestor: ENERGA-OPERATOR S.A. 80-557 Gdańsk, ul. Marynarki Polskiej 130 Pracownia projektowa: BAKO Sp. z o.o. 09-410 Płock, al. Jana Pawła II 30						
Nazwa inwestycji: Przebudowa elektroenergetycznej sieci napowietrznej 0,4 kV, budowa elektroenergetycznej sieci kablowej 0,4 kV do zasilenia dz. 544/1 m. Czerwińsk nad Wisłą gm. Czerwińsk nad Wisłą						
Stanowisko	Imię i nazwisko	Nr uprawnień	Data	Podpis		
Projektant	Radosław Habaj	MAZ/0584/P00E/12	06.03.2025			
Asystent projektanta	Dariusz Chrzanowski	_____				
Skala 1:1000	KONCEPCJA ZAGOSPODAROWANIA TERENU		Nr umowy: PJ04825/24 Nr OBt: 71/2403360	Nr proj. 2218	Rev. 0	Rys. DL-01