


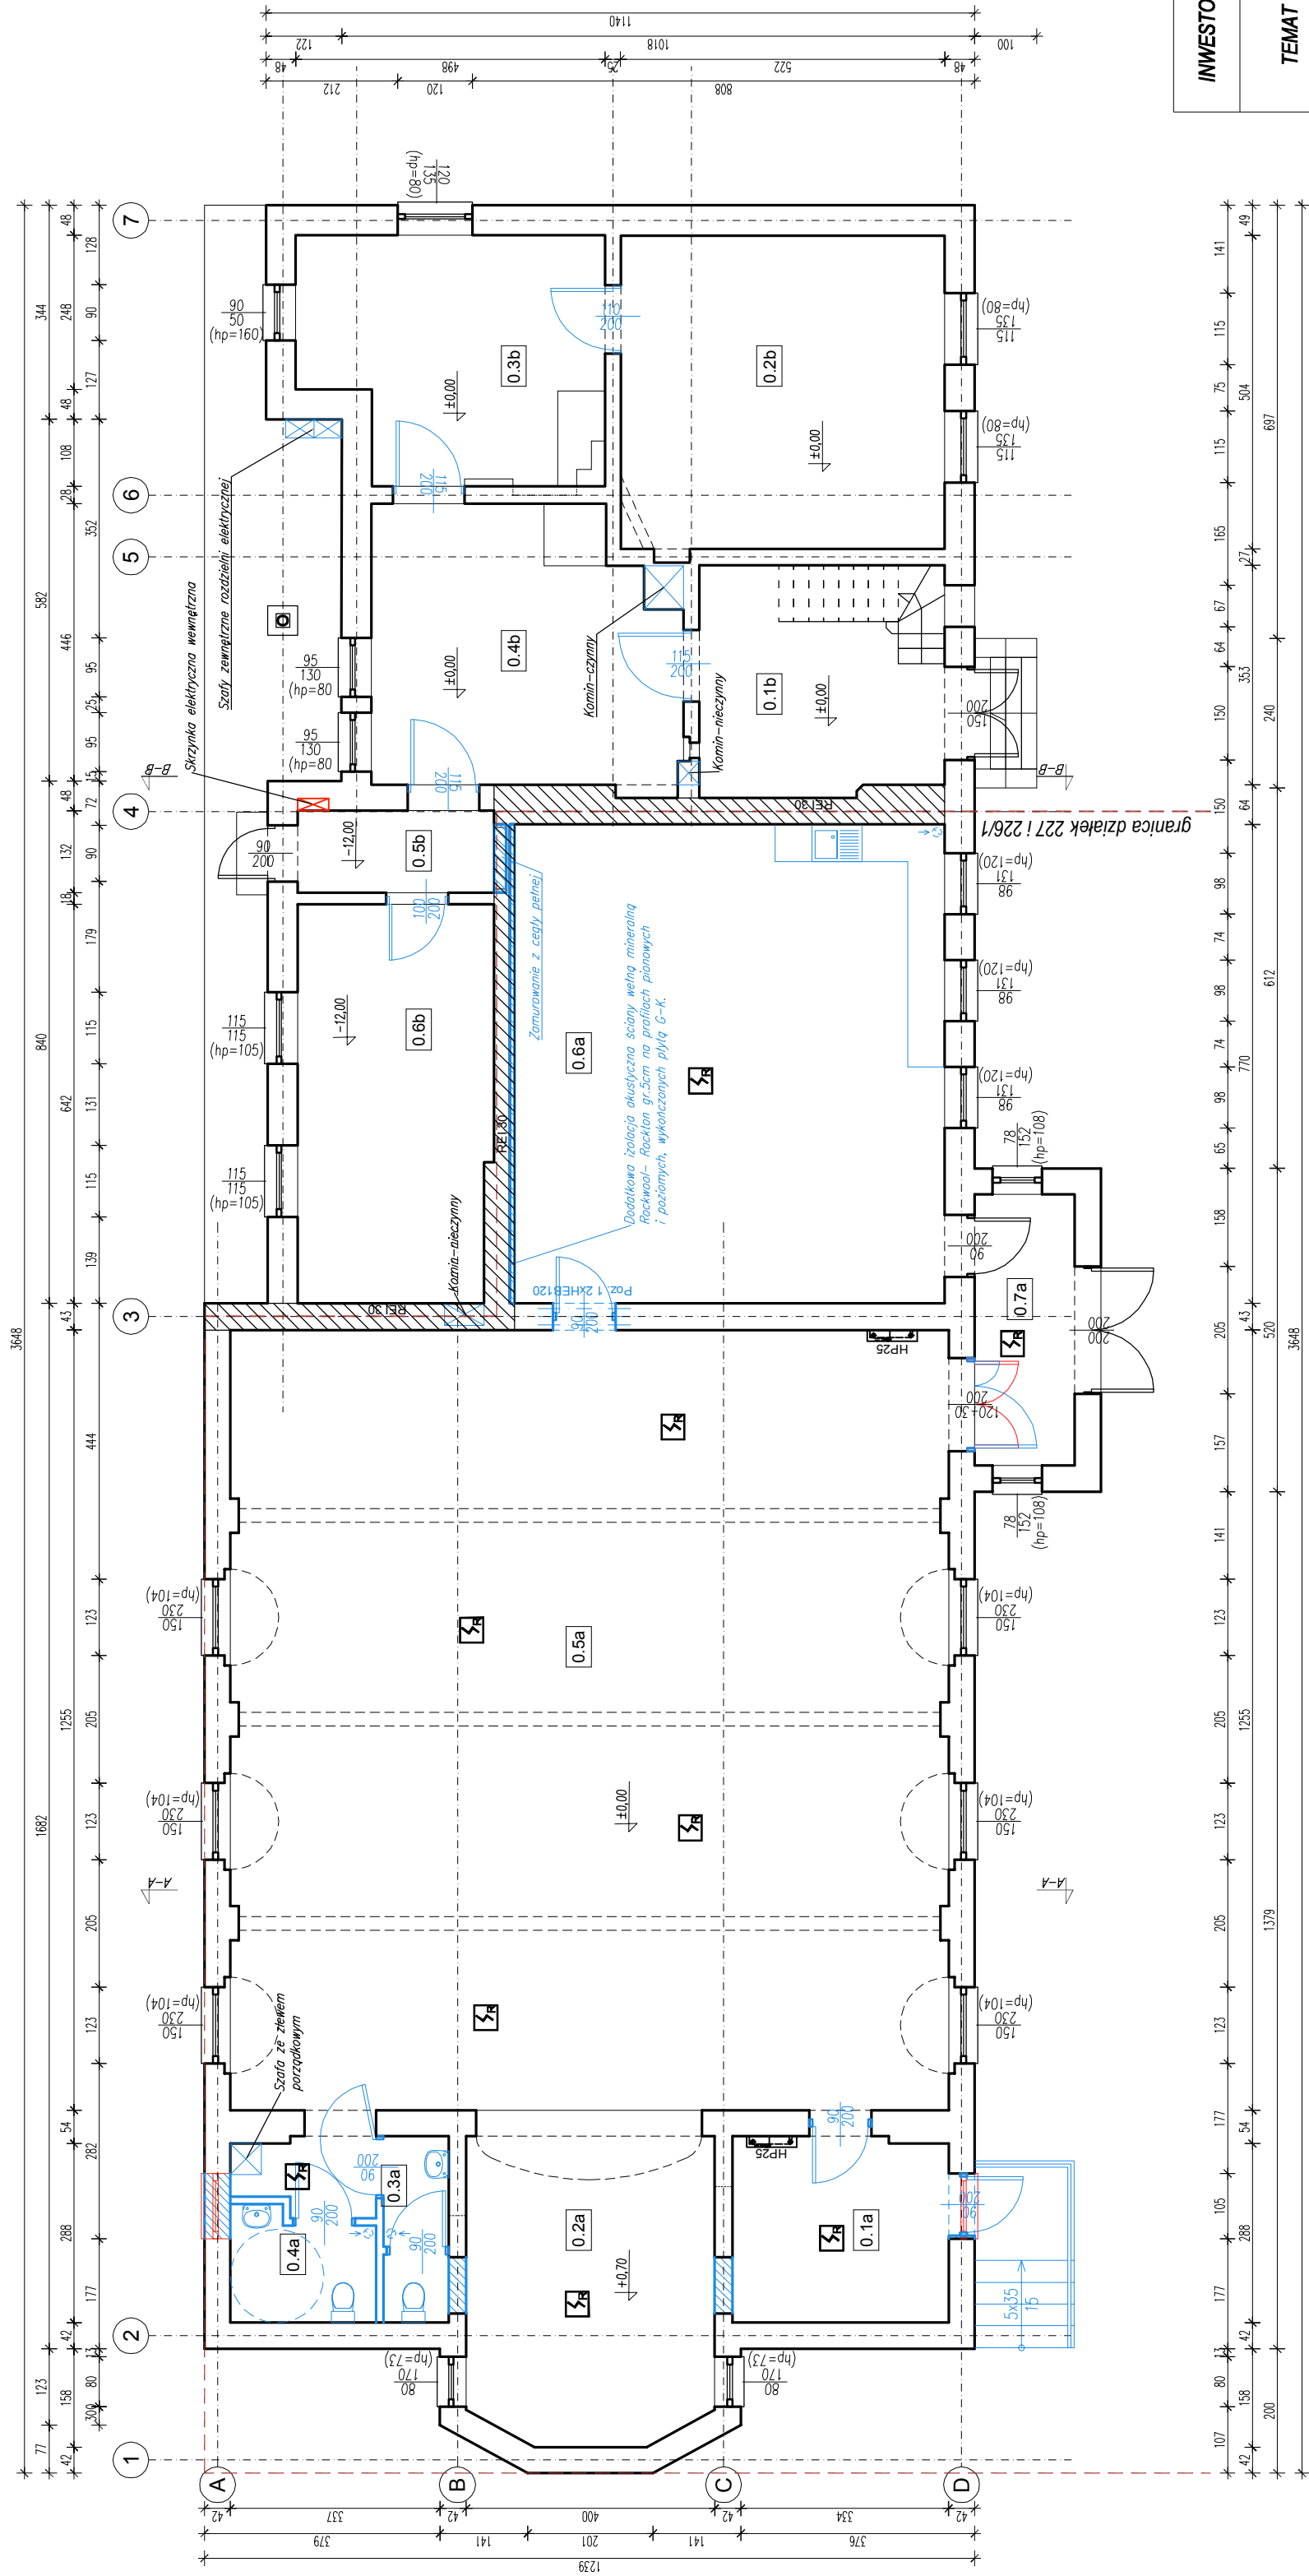

LOKAL A			
<u>NR POM.</u>	<u>NAZWA POMIESZCZENIA</u>	<u>RODZAJ POSADZKI</u>	<u>POW. [m²]</u>
0.1a	POMIESZCZENIE GOSPODARCZE	TERAKOTA	10.32
0.2a	SCENA	TERAKOTA	19.34
0.3a	WC MĘSKI	TERAKOTA	3.39
0.4a	WC DAMSKI I NIEPEŁNOSPRAWNYCH	TERAKOTA	6.66
0.5a	SALA ŚWIETLICY	TERAKOTA	144.52
0.6a	WYDANALNIA POSILKÓW	TERAKOTA	53.90
0.7a	WIATROZAP	TERAKOTA	7.02
	RAZEM		245.16
LOKAL B			
<u>NR POM.</u>	<u>NAZWA POMIESZCZENIA</u>	<u>RODZAJ POSADZKI</u>	<u>POW. [m²]</u>
0.1b	WIATROZAP	TERAKOTA	14.5
0.2b	POKÓJ	PANELE	26.3
0.3b	POKÓJ	PANELE	18.2
0.4b	KUCHNIA	TERAKOTA	21.0
0.5b	WIATROZAP	TERAKOTA	4.1
0.6b	POKÓJ	PANELE	19.7
	RAZEM		103.72

INWESTOR	GMINA WIŃSKO pl. WOLNOŚCI 2, 56-160 WIŃSKO
TEMAT	MODERNIZACJA ŚWIETLICY WIEJSKIEJ W BUDKOWIE dz. nr 227, 228/1, 80/2, AM-3, obręb: 0031, BUDKÓW
STADIUM	PROJEKT BUDOWLANY
RYSUNEK	RZUT PARTERU
PROJ. PROWADZĄCY	mgr inż. arch. Andrzej Barńnik NR EN. UPRL: 282/85/UW PODPIS:
WSPÓŁPRACA	mgr inż. arch. Marcin Rysstwey NR EN. UPRL: PODPIS:
WSPÓŁPRACA	mgr inż. arch. Joanna Osójca NR EN. UPRL: PODPIS:
KONSTRUKCJA	mgr inż. Sławomir Pruchnik NR EN. UPRL: PODPIS:
BRANŻA	ARCHITEKTURA, KONSTRUKCJA SKALA 1:100 A - 4

OZNACZENIA

 Czujka autonomiczna optyczna dymu z sygnalizacją np ADR-20N