
 


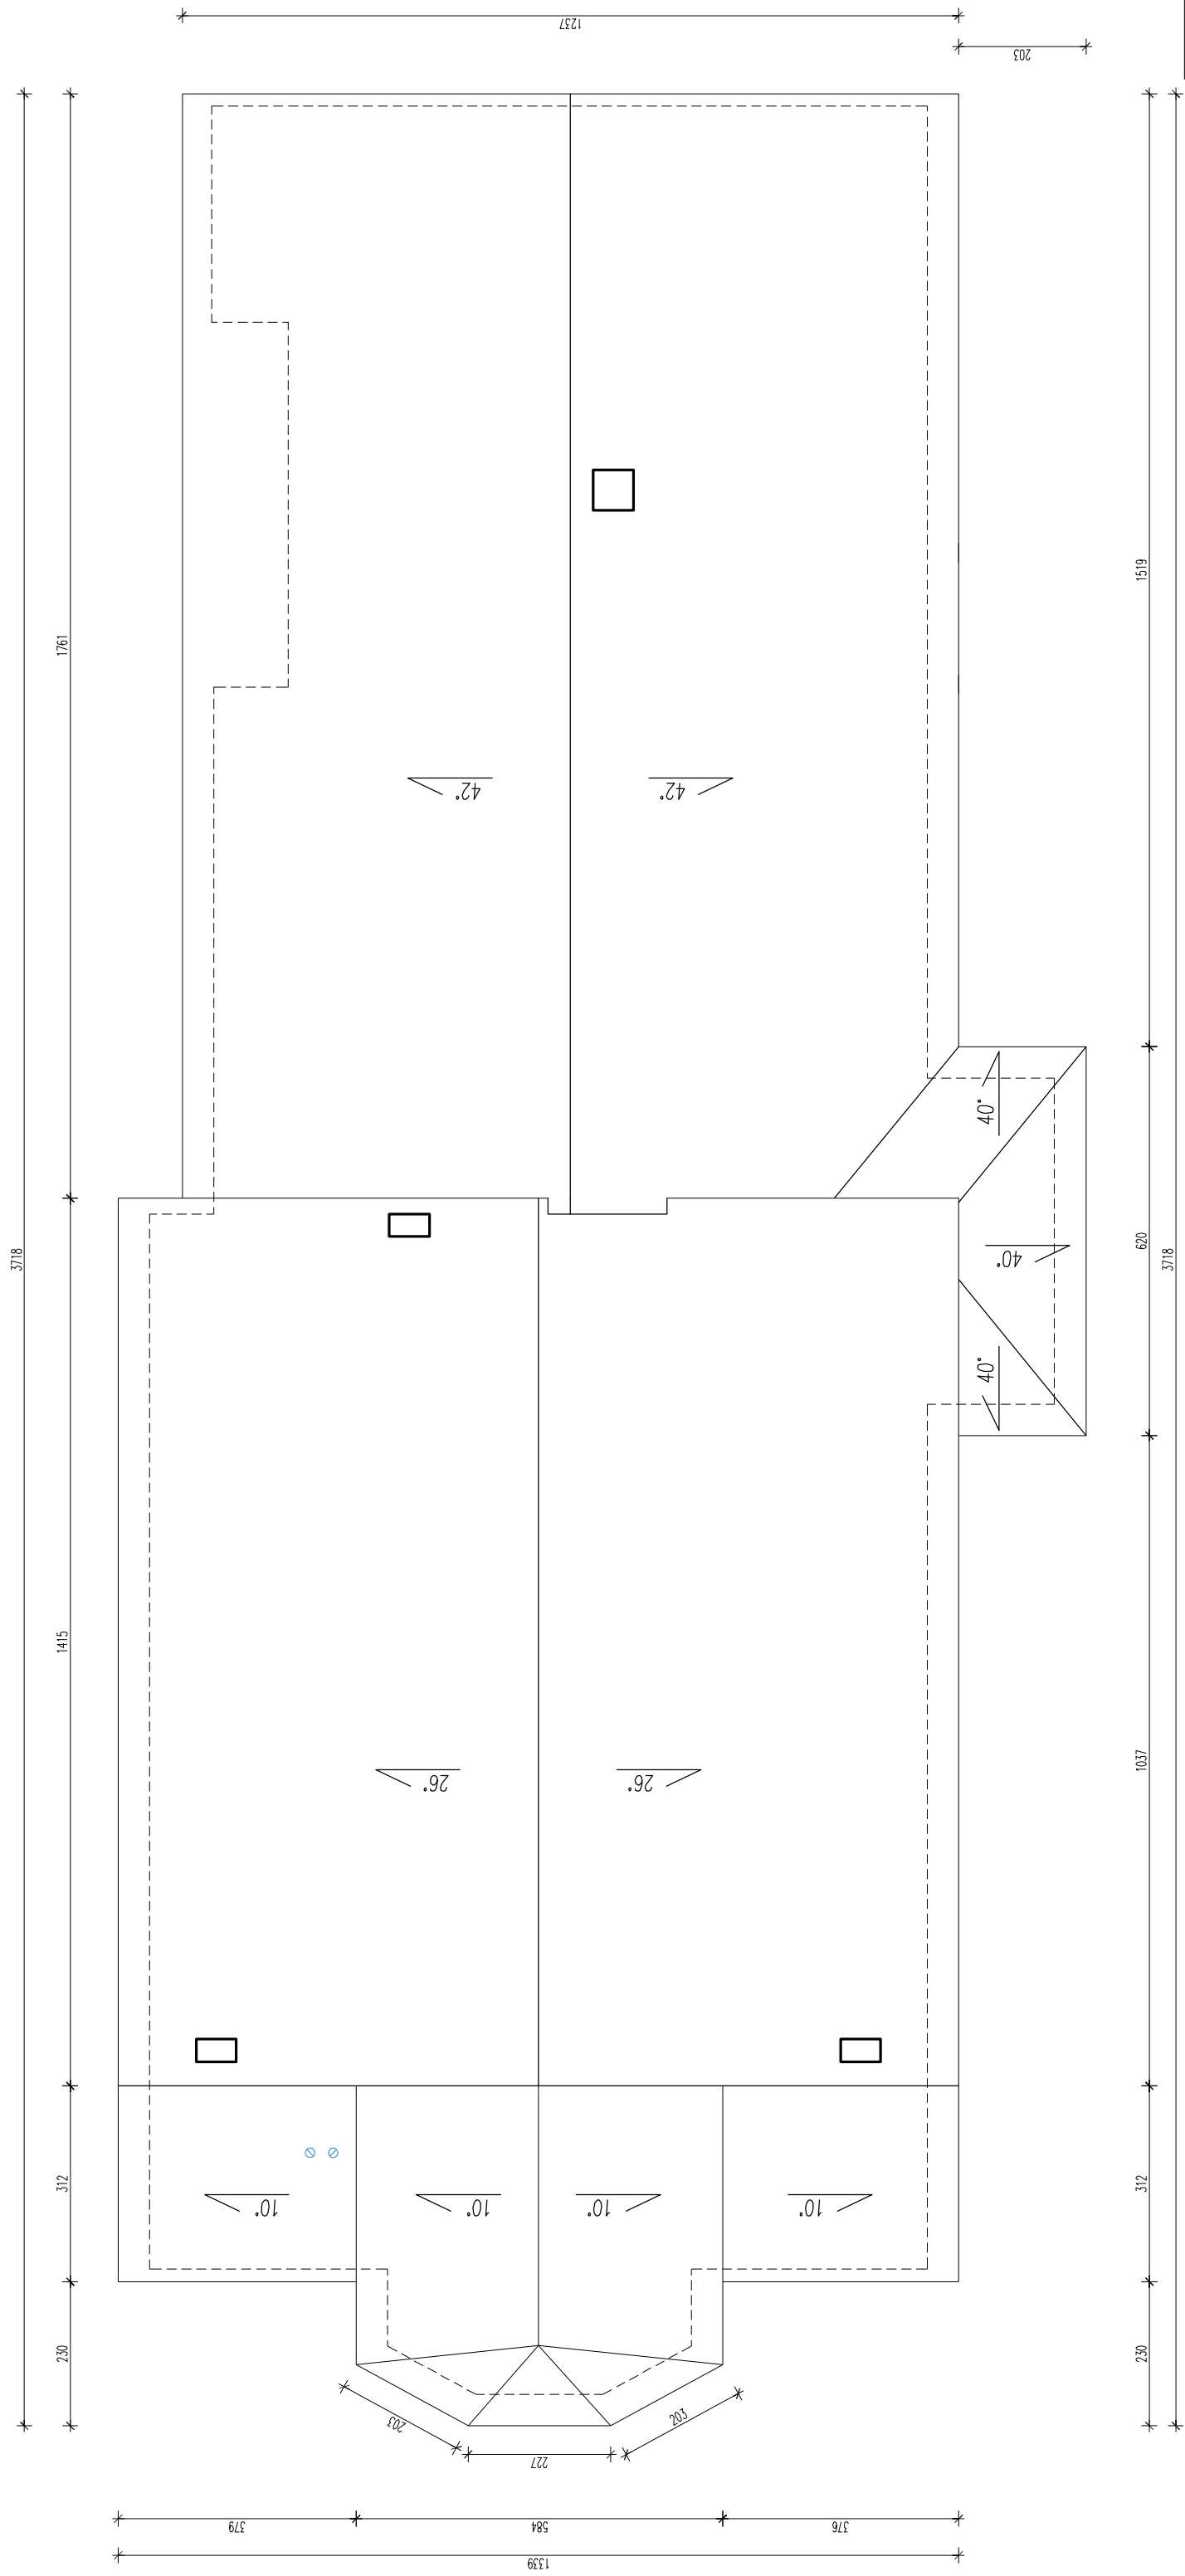

INWESTOR	GMINA WIŃSKO pl. WOLNOŚCI 2, 56-160 WIŃSKO			
TEMAT	MODERNIZACJA ŚWIETLICY WIEJSKIEJ W BUDKOWIE dz. nr 227, 226/1, 80/2, AM-3, obręb: 0031, BUDKÓW			
STADIUM	PROJEKT BUDOWLANY			
RYSUNEK	RZUT DACHU			
PROJ. PROWADZĄCY	mgr inż. arch. Andrzej Bartnik	WZNIK LPIR: 262/85/UW	PODPIS:	A - 5
WSPÓŁPRACA	mgr inż. arch. Marcin Rystwej	WZNIK LPIR:	PODPIS:	
WSPÓŁPRACA	mgr inż. arch. Joanna Osoja	WZNIK LPIR:	PODPIS:	
KONSTRUKCJA	mgr inż. Sławomir Pruchnik	WZNIK LPIR: K-220/02	PODPIS:	
BRANŻA	ARCHITEKTURA, KONSTRUKCJA	SKALA 1:100		



ABART-PROJECT

50-138 Wrocław, ul. Kuźnica 59/60
tel. +48 71 3429446 fax +48 71 3429445

WROCLAW 2013 - 12