


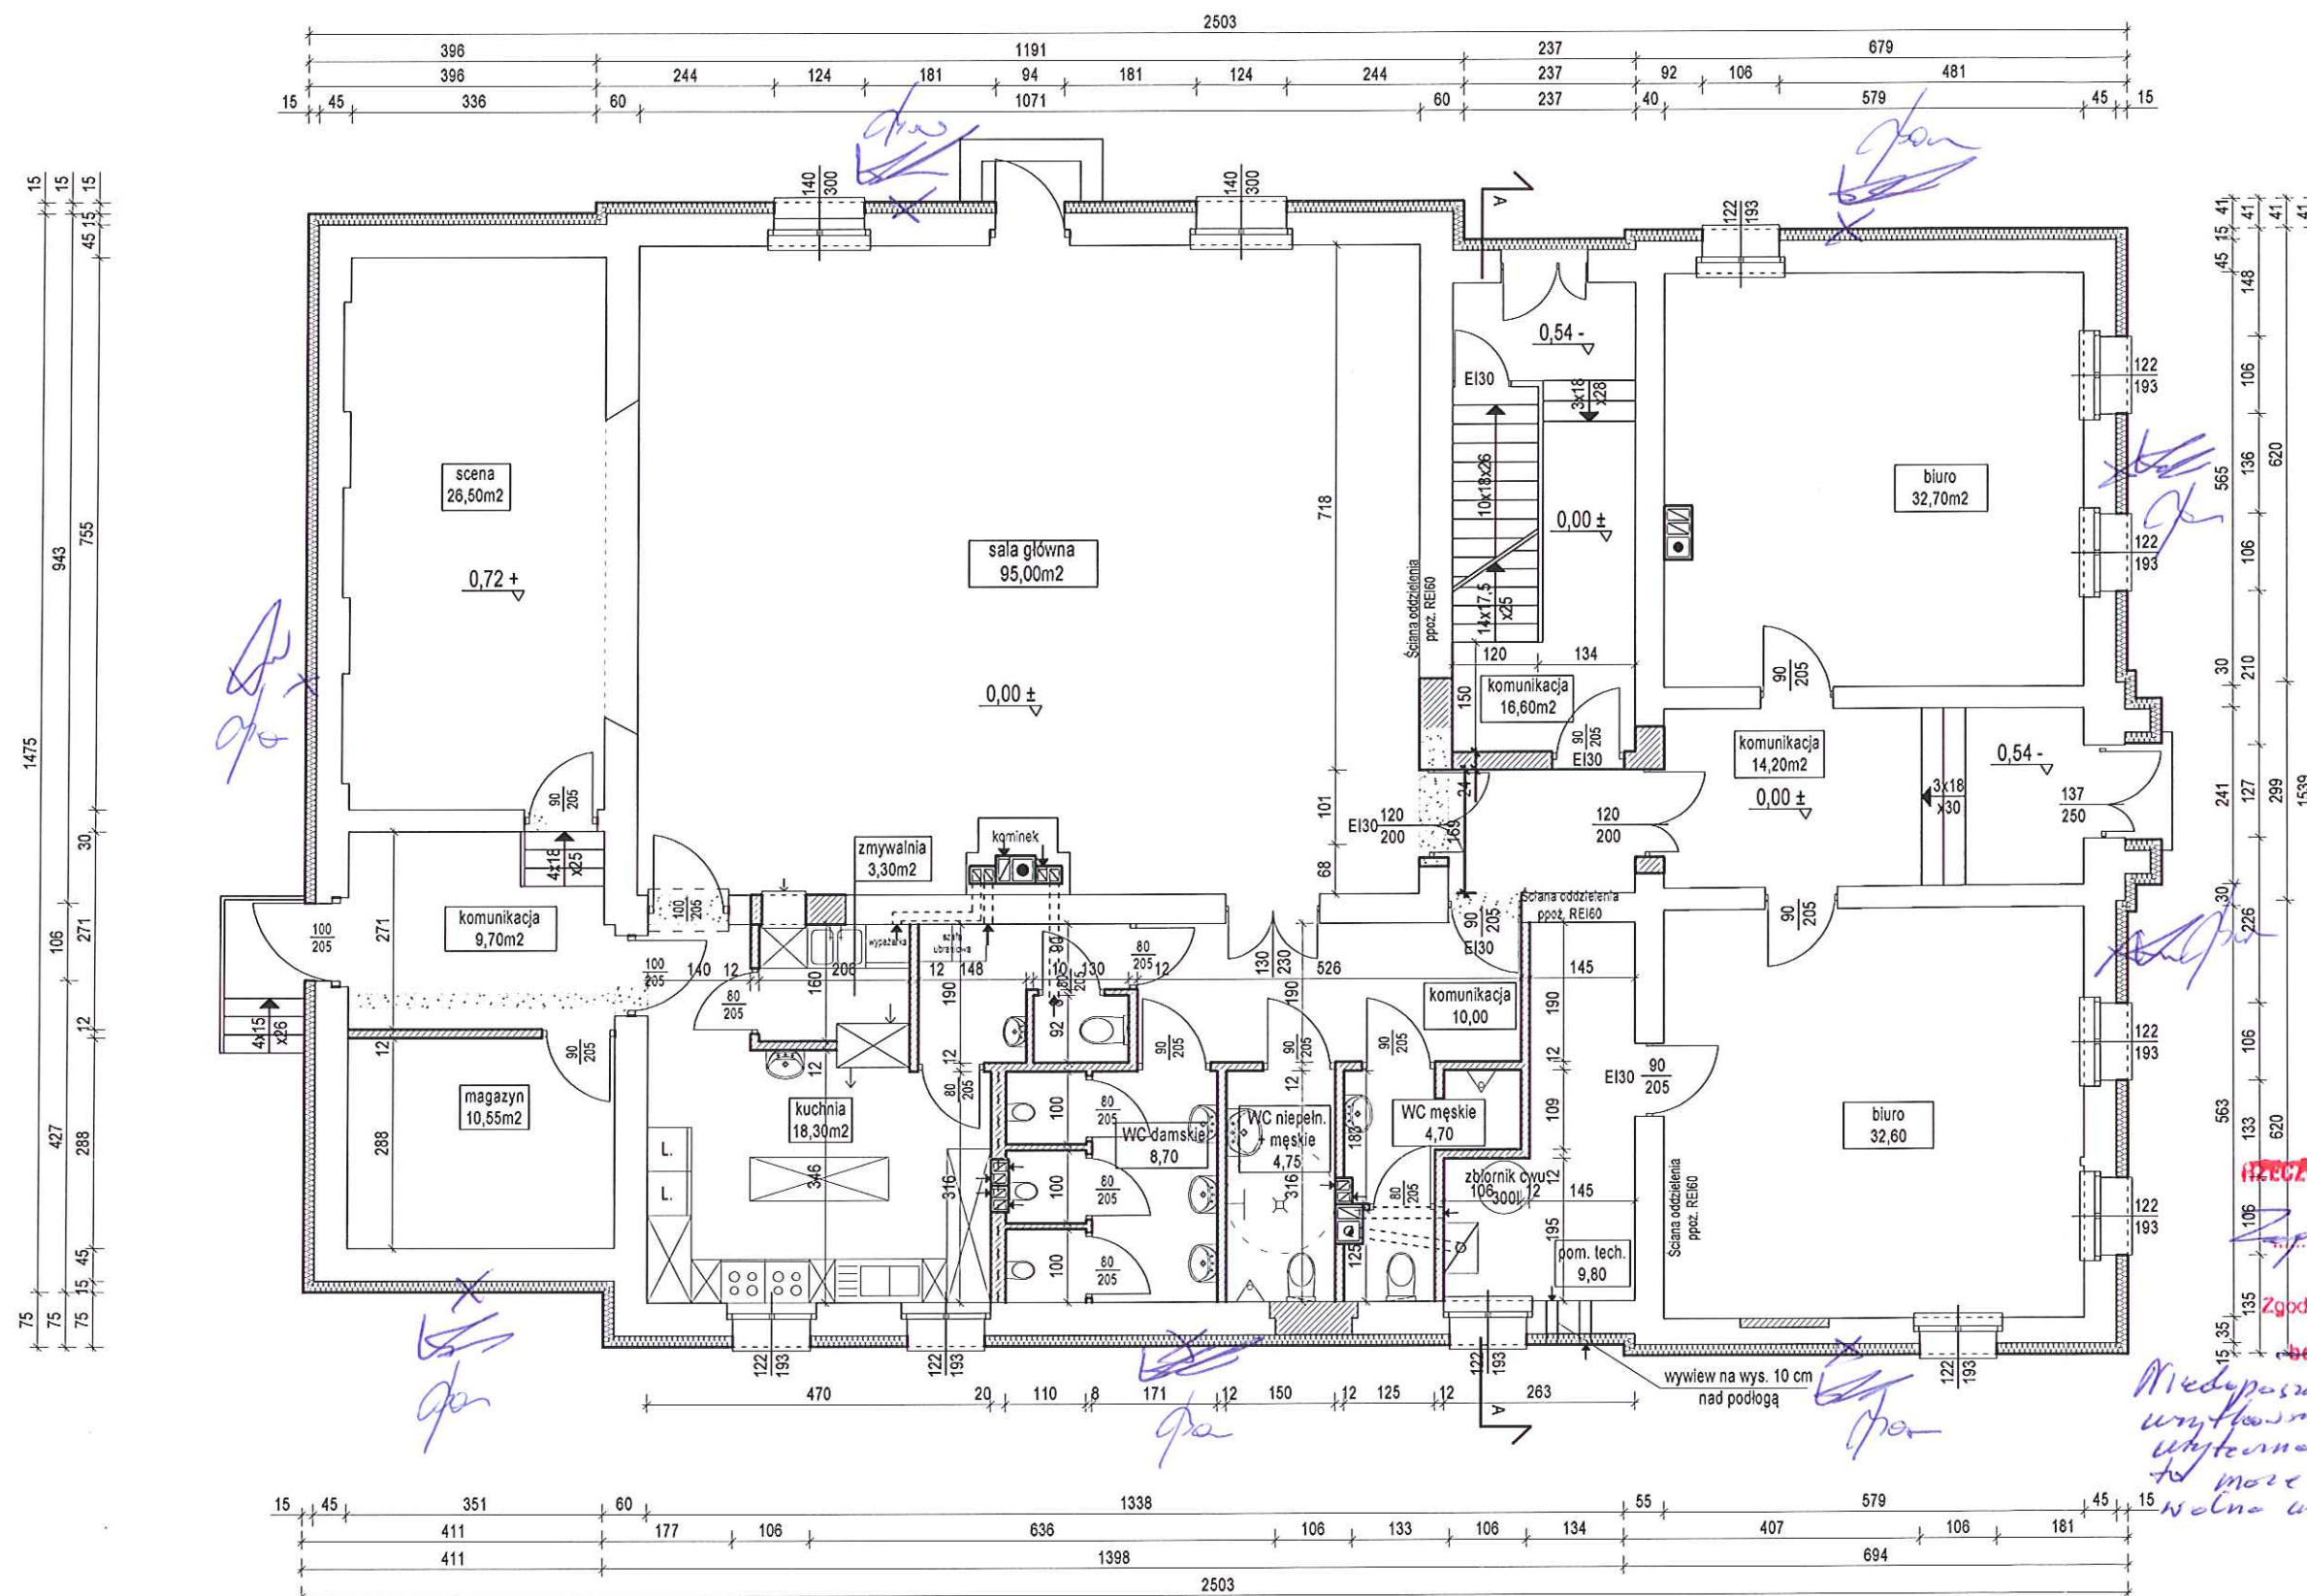

RZECZPODZNAWCA DO SPRAW ZABEZPIECZENIA PRZECIWPÓŻAROWYCH

mgr Edward Dobrowolski
Nr upr. 393/99

Zgodność projektu z wymaganiami ochrony przeciwpożarowej stwierdzam
bez uwag z uwagami:

Niedopuszczalne jest instalowanie i użytkowanie kominków w obiektach użyteczności publicznej. Jeżeli jest to może spowodować, jako atropę, nie wolno użytkować.

RZECZPODZNAWCA ds. Zabezpieczeń Przeciwpożarowych

mgr Edward Dobrowolski
Nr upr. 393/99

-  - ŚCIANY ISTNIEJĄCE
-  - PROJEKTOWANE ŚCIANY I ZAMUROWANIA
-  - PROJEKTOWANE WYBURZENIA

 BPB LEMAR		56-100 Wołów ul. Browarna 5 tel. 071/7232300 i 502407321 email: lemar@adres.pl; NIP: 988-028-77-53		Stadium: PB	
Obiekt: Boisko i budynek domu kultury 56-160 Wnisko ul. Płuskiego 33 dz. 887,888,964,893/1 i/3		Inwestor: Gmina Wnisko Plac Wolności 2, 56-160 Wnisko		Branża: ARCH.	
Architektura mgr inż. arch. W. Bardian		Nr upr.:		Podpis: 	Data: 20.12.2016 r.
Sprawdzający: mgr inż. arch. D.P. Kwakiewicz					Skala: 1:100
Opracował:					Nr rys.: A2
Tytuł rysunku:		Rzut parteru			