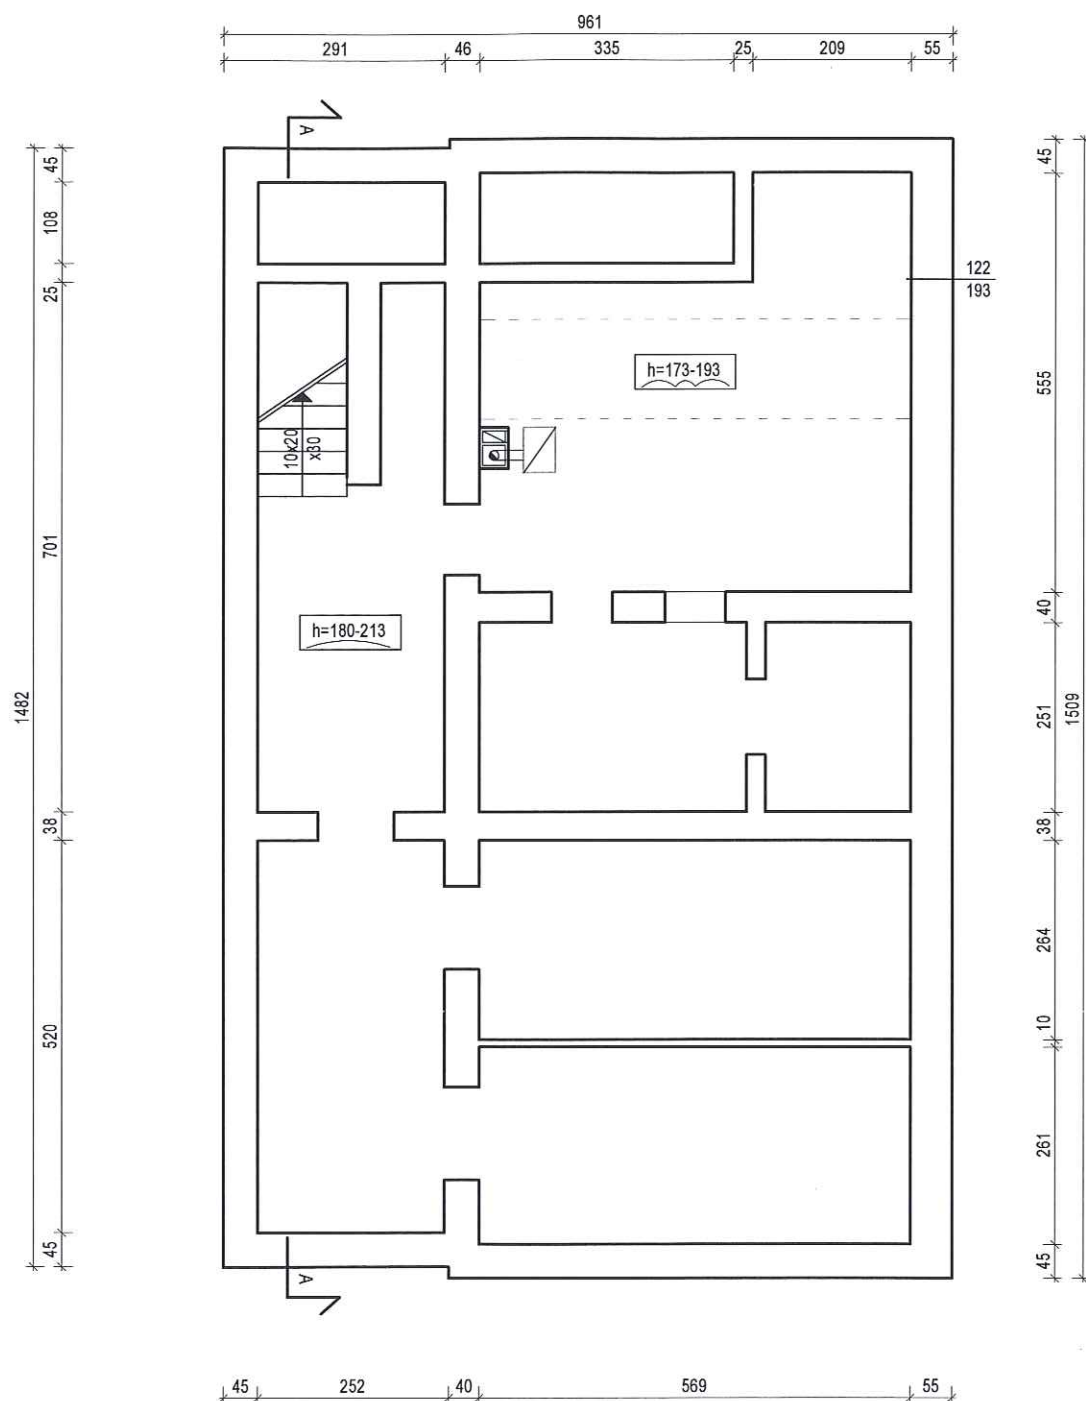


56-100 Wołów ul. Browarna 5

tel. 071/7232300 i 502407321

email: lemar@adres.pl; NIP: 988-028-77-53

Stadium:

PB

Branża:

ARCH.

Data:

20.12.2016 r.


Skala:


1:100

Nr rys.:


A1

Obiekt: Boisko i budynek domu kultury		Inwestor: Gmina Wińsko	
56-160 Wińsko ul. Piłsudskiego 33 dz. 887,888,964,893/113		Plac Wolności 2, 56-160 Wińsko	
Sprawdzający:	mgr inż. arch. D.P. Kwakiewicz	Nr upr.:	293/01/DUW
Architektura:	mgr inż. arch. W. Bardian		289/98/DUW
Opracował:			
Tytuł rysunku:		Rzut piwnic	
		Podpis: 	

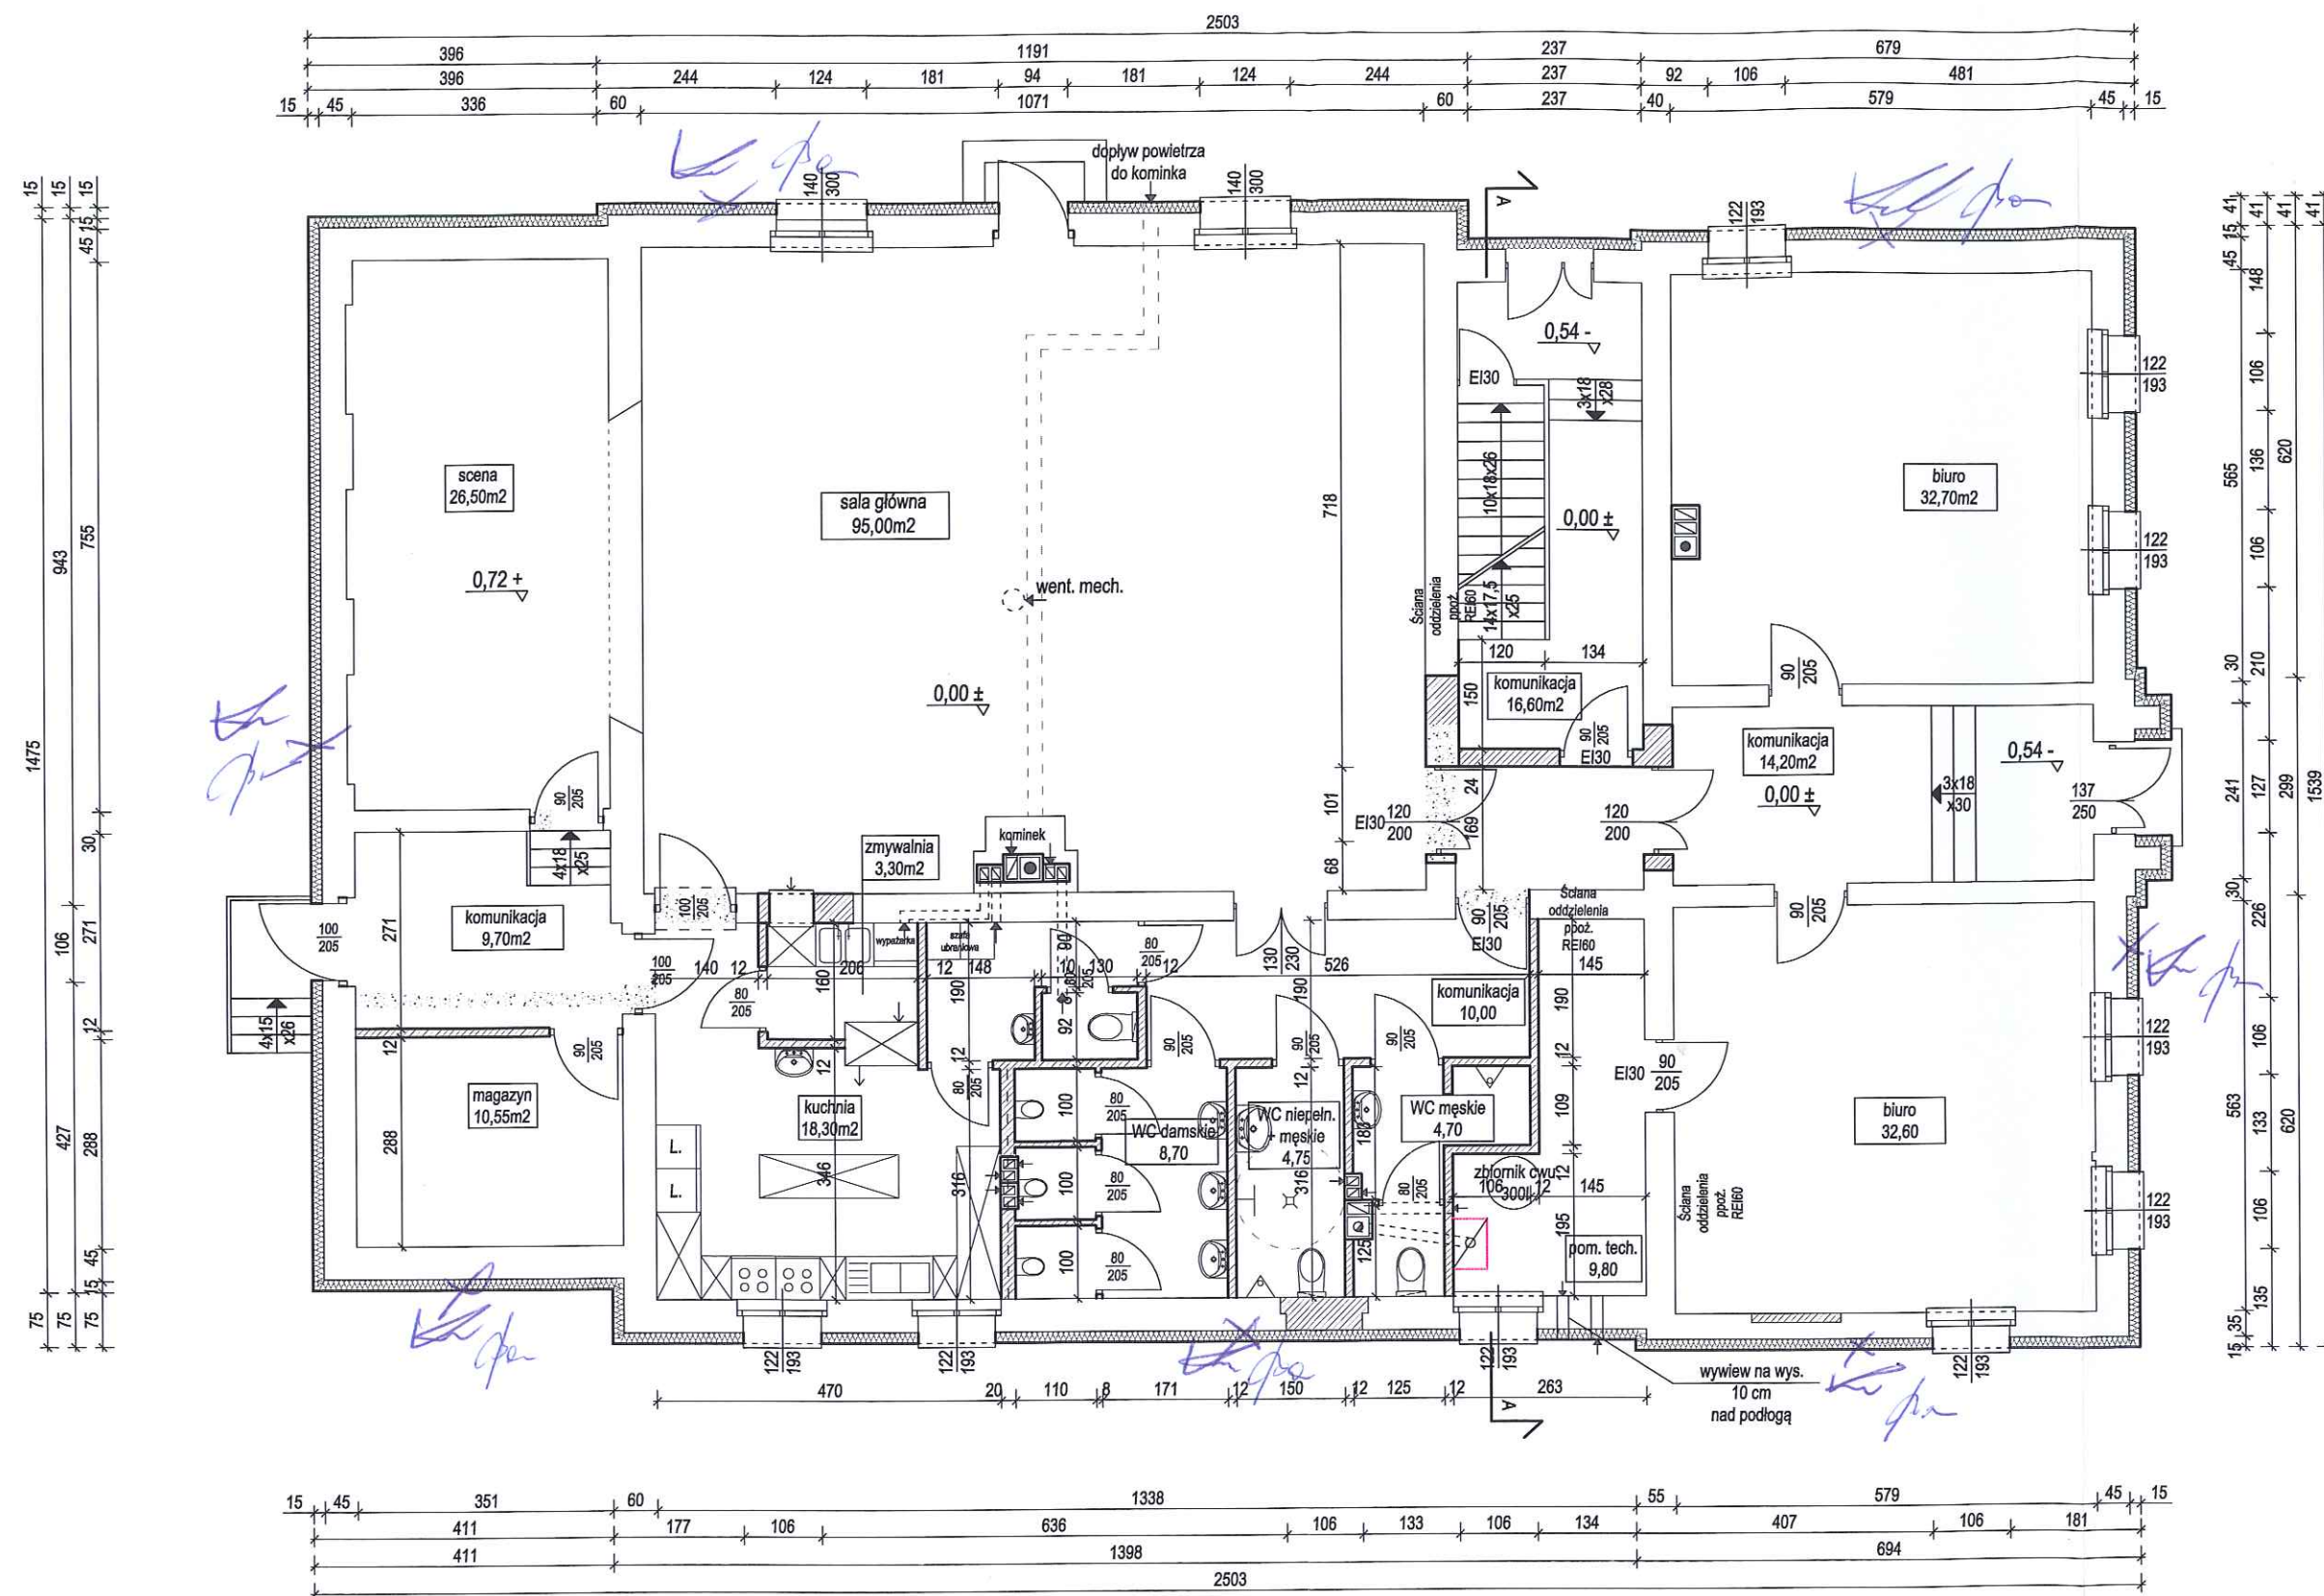


 
-  - ŚCIANY ISTNIEJĄCE
-  - PROJEKTOWANE ŚCIANY I ZAMUROWANIA
-  - PROJEKTOWANE WYBURZENIA

		56-100 Wołów ul. Browarna 5		Stadium: PB	
		tel. 071/7232300 i 502407321 email: lemar@adres.pl; NIP: 988-028-77-53		Branża: ARCH.	
Obiekt:	Boisko i budynek domu kultury	Inwestor:	Gmina Wińsko	Data:	20.12.2016 r.
56-160 Wińsko ul. Piłsudskiego 33 dz. 887,888,964,893/1 i/3		Plac Wolności 2, 56-160 Wińsko		Skala:	1:100
Architektura:	mgr inż. arch. W. Bardian	Nr upr.:		Podpis:	
Sprawdzający:	mgr inż. arch. D.P. Kwakiewicz				
Opracował:					
Tytuł rysunku:	Rzut parteru				Nr rys.: A2

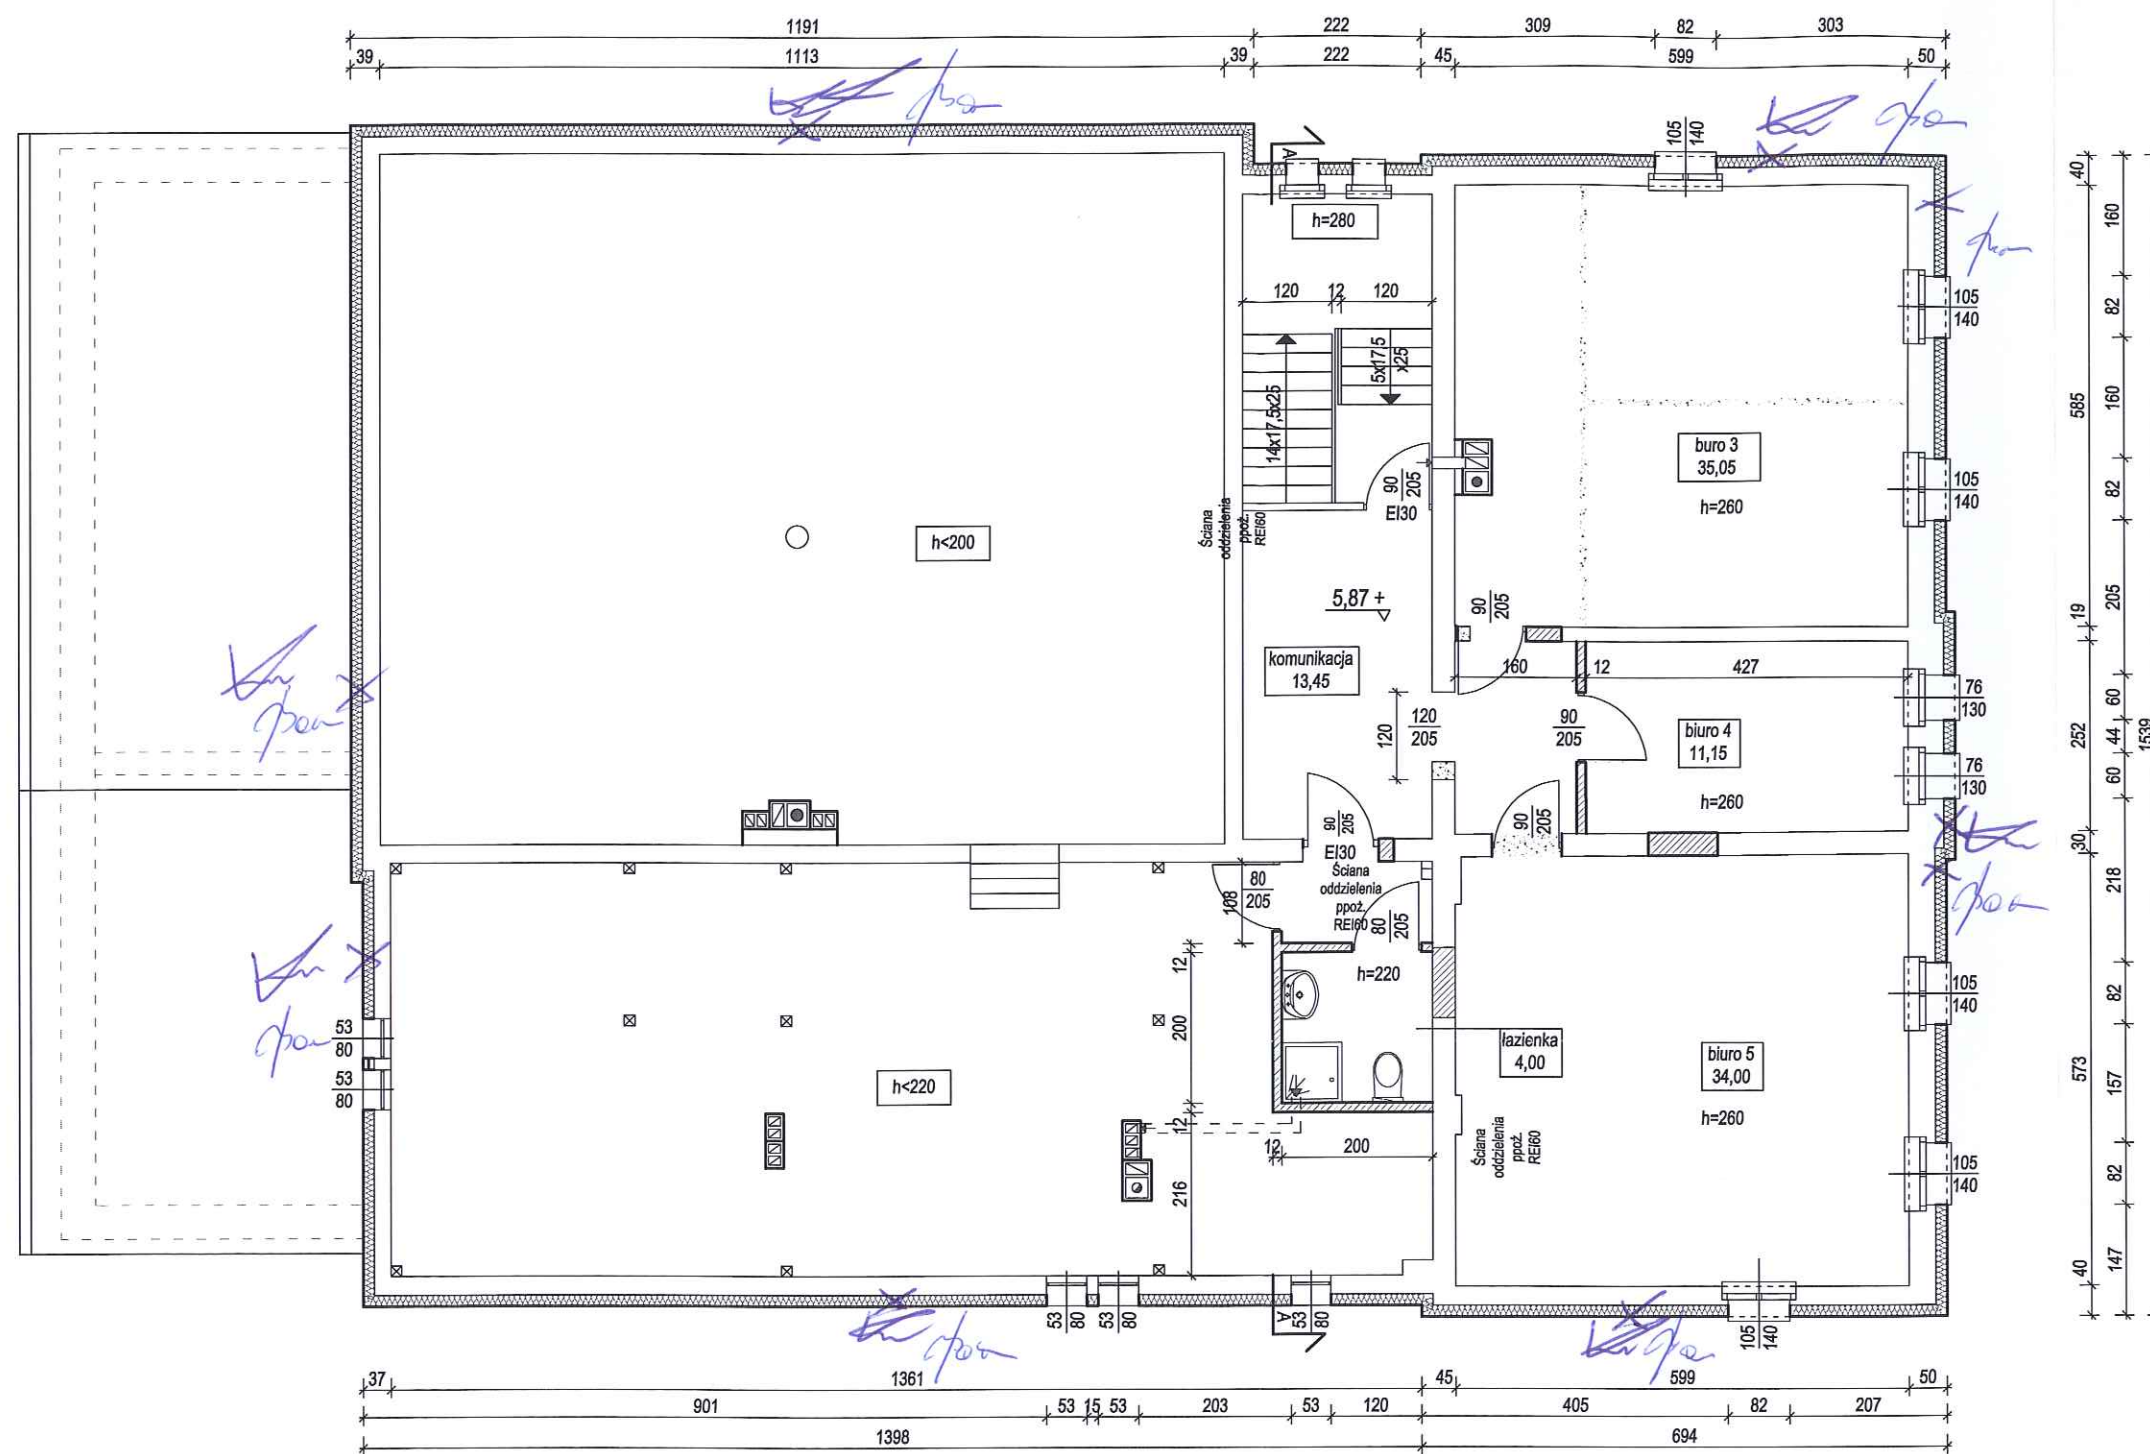

 - ŚCIANY ISTNIEJĄCE
- PROJEKTOWANE ŚCIANY I ZAMUROWANIA
- PROJEKTOWANE WYBURZENIA

		56-100 Wołów ul. Browarna 5 tel. 071/7232300 i 502407321 email: lemar@adres.pl; NIP: 988-028-77-53			Stadium: PB
Obiekt: Boisko i budynek domu kultury		Inwestor: Gmina Wińsko			Branża: ARCH.
56-160 Wińsko ul. Piłsudskiego 33 dz. 887,888,964,893/1 i/3		Plac Wolności 2, 56-160 Wińsko			Data: 20.12.2016 r.
Architektura	mgr inż. arch. W. Bardian	Nr upr.:		Podpis: 	Skala: 1:100
Sprawdzający:	mgr inż. arch. D.P. Kwakiewicz				
Opracował:					
Tytuł rysunku:	Rzut piętra				Nr rys.: A3

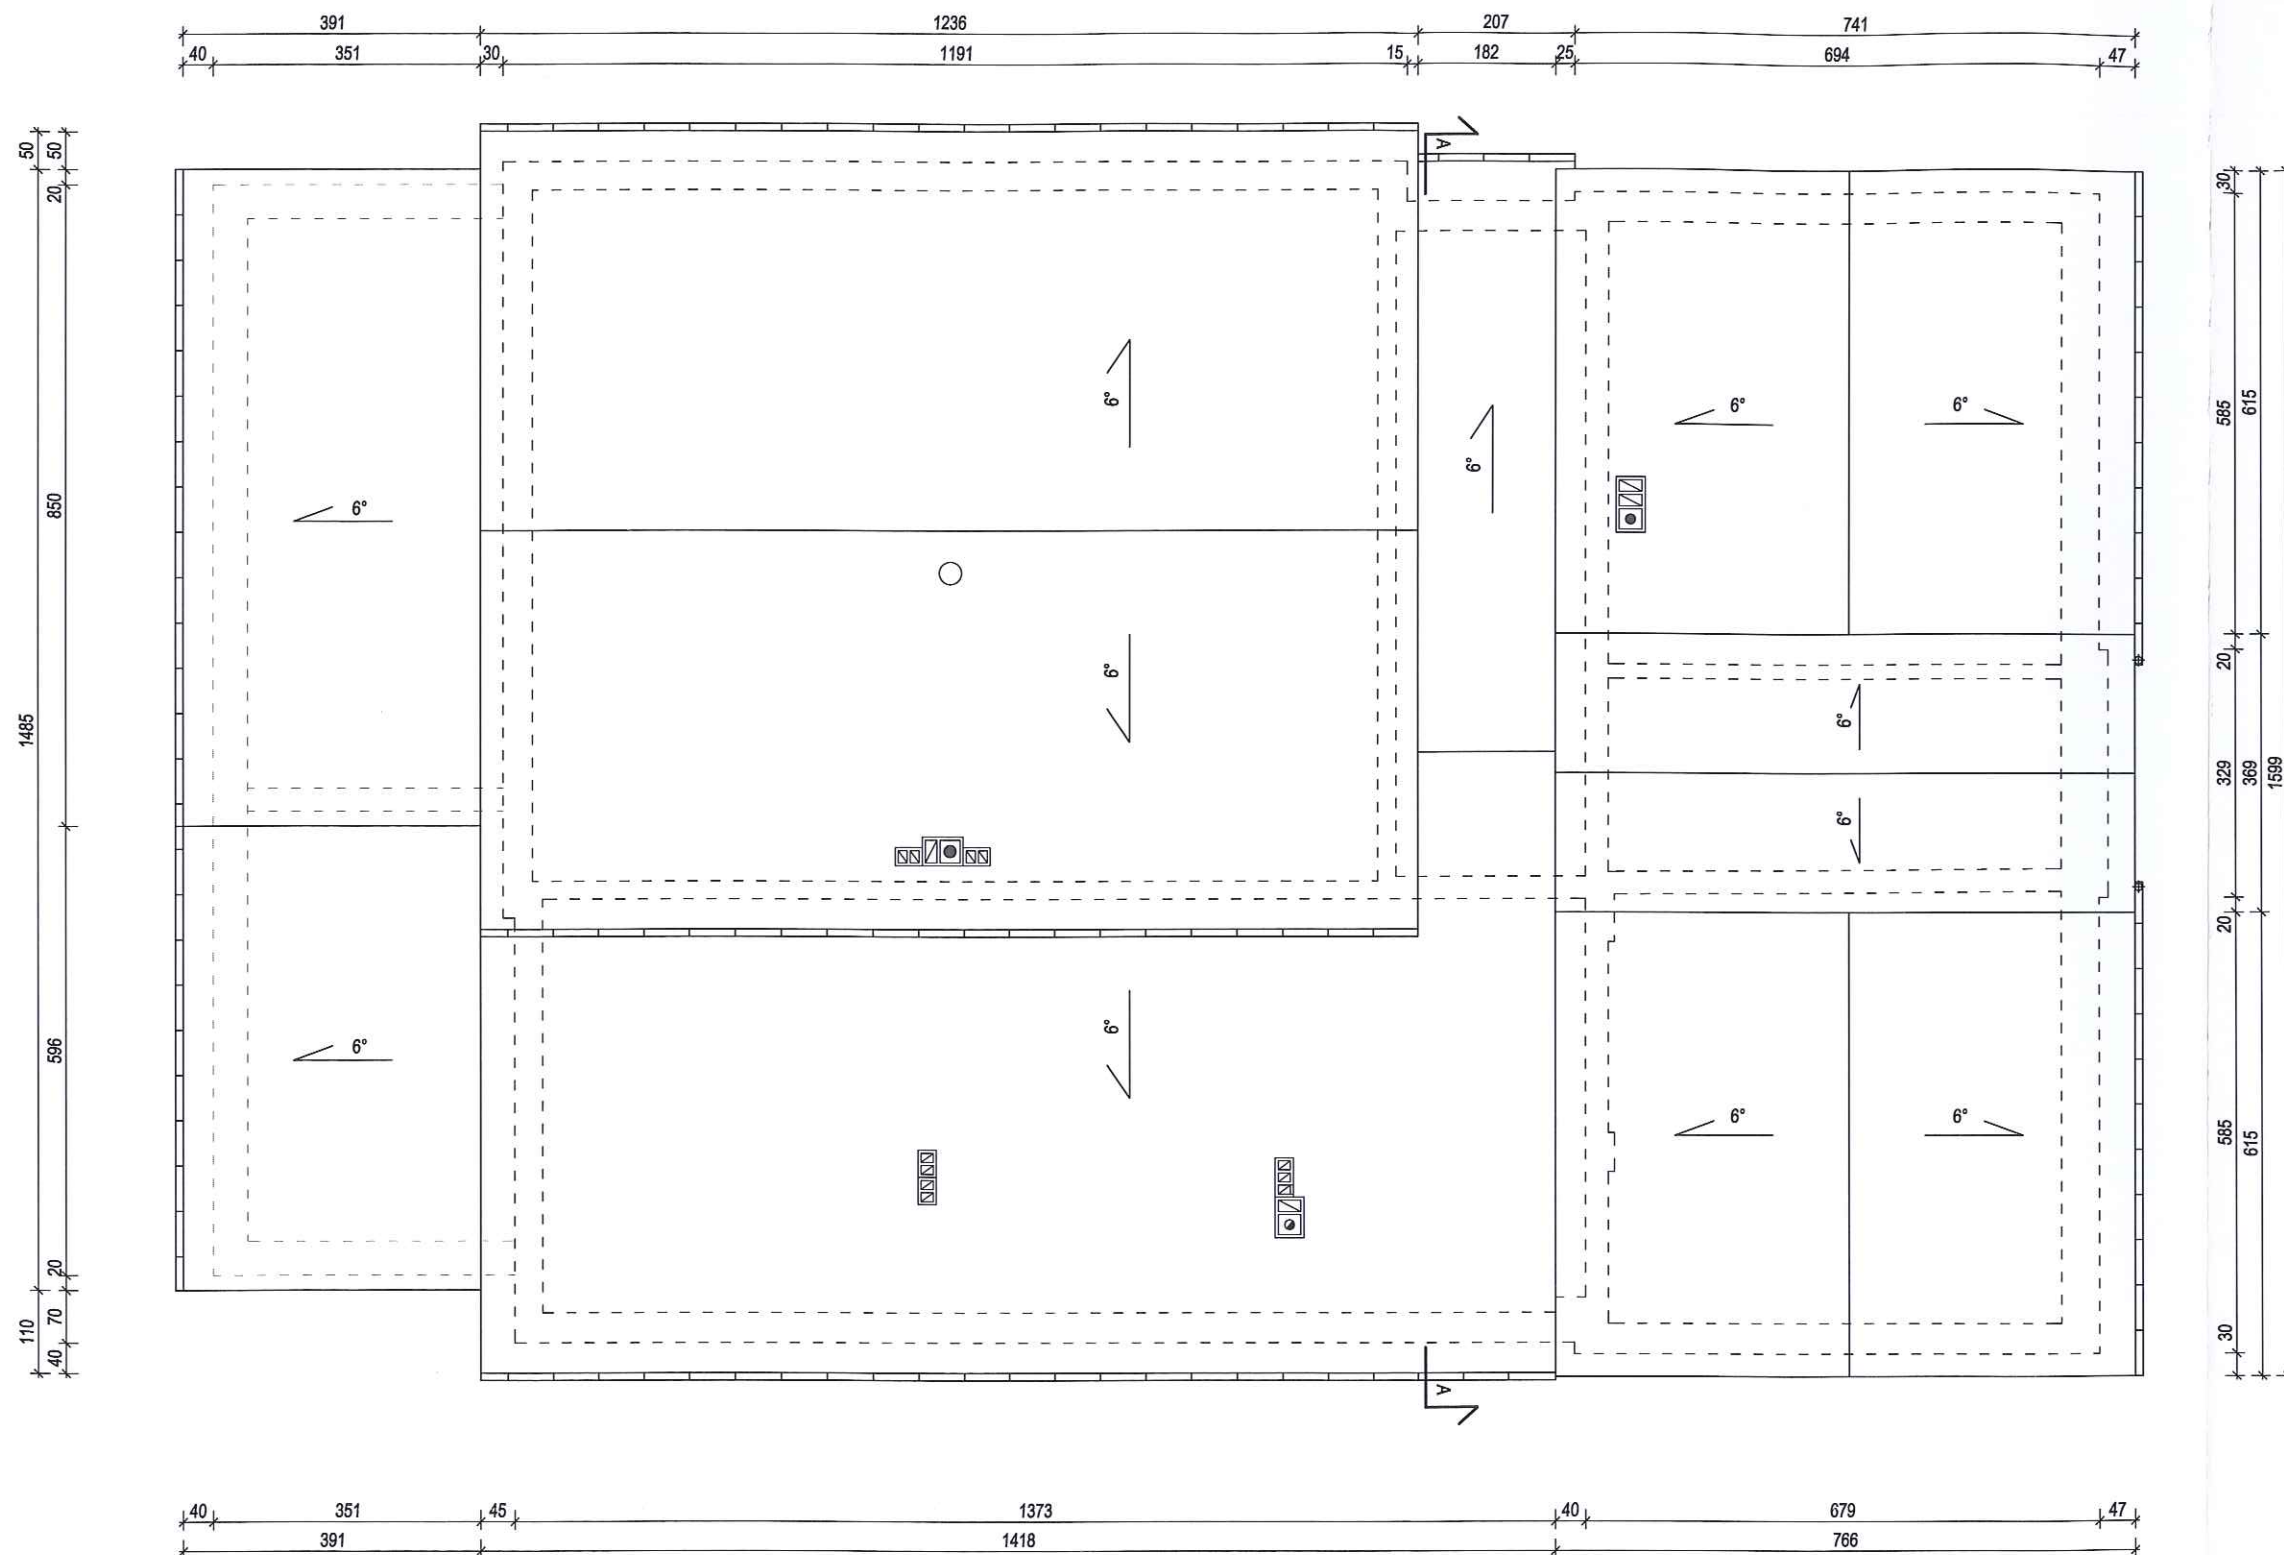

		56-100 Wołów ul. Browarna 5 tel. 071/7232300 i 502407321 email: lemar@adres.pl; NIP: 988-028-77-53		Stadium: PB	
				Branża: ARCH.	
Obiekt: Boisko i budynek domu kultury 56-160 Wińsko ul. Piłsudskiego 33 dz. 887,888,964,893/1 i/3		Inwestor: Gmina Wińsko Plac Wolności 2, 56-160 Wińsko		Data: 20.12.2016 r.	
Architektura	mgr inż. arch. W. Bardian	Nr upr.:	289/98/DUW	Podpis: 	Skala: 1:100
Sprawdzający:	mgr inż. arch. D.P. Kwakiewicz		293/01/DUW		
Opracował:					
Tytuł rysunku:	Rzut dachu				Nr rys.: A4

56-160 Wińsko
ul. J. Piłsudskiego 33

61




 BPB LEMAR		56-100 Wołów ul. Browarna 5		Stadium:
		tel. 071/7232300 i 502407321 email: lemar@adres.pl; NIP: 988-028-77-53		PB
Obiekt: Boisko i budynek domu kultury		Inwestor: Gmina Wińsko		Branża:
56-160 Wińsko ul. Piłsudskiego 33 dz. 887,888,964,893		Plac Wolności 2, 56-160 Wińsko		ARCH.
Sprawdzający:	mgr inż. arch. D.P. Kwakiewicz	Nr upr.:	293/01/DUW	Data:
Architektura:	mgr inż. arch. W. Bardian		289/98/DUW	20.12.2016 r.
Opracował:				
Tytuł rysunku:	Elewacja frontowa			Nr rys.: A5

elewacja zachodnia



elewacja południowa

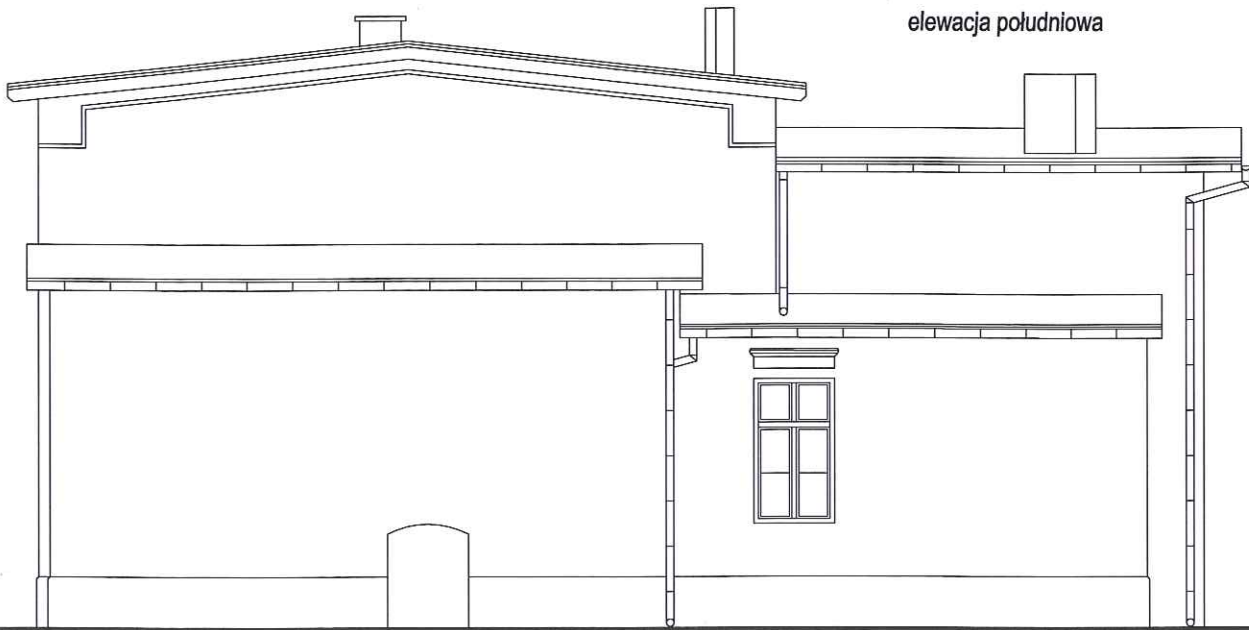


elewacja północna




elewacja wschodnia



 BPB LEMAR		56-100 Wołów ul. Browarna 5 tel. 071/7232300 i 502407321 email: lemar@adres.pl; NIP: 988-028-77-53				Stadium: PB		
Obiekt:		Boisko i budynek domu kultury 56-160 Wińsko ul. Piłsudskiego 33 dz. 887,888,964,893/1 i/3		Inwestor:		Gmina Wińsko Plac Wolności 2, 56-160 Wińsko		Branża: ARCH.
Architektura		mgr inż. arch. W. Bardian		Nr upr.:		Podpis:		Data: 20.12.2016 r.
Sprawdzający:		mgr inż. arch. D.P. Kwakiewicz						Skala: 1:100
Opracował:								
Tytuł rysunku:		Elewacje						Nr rys.: A6

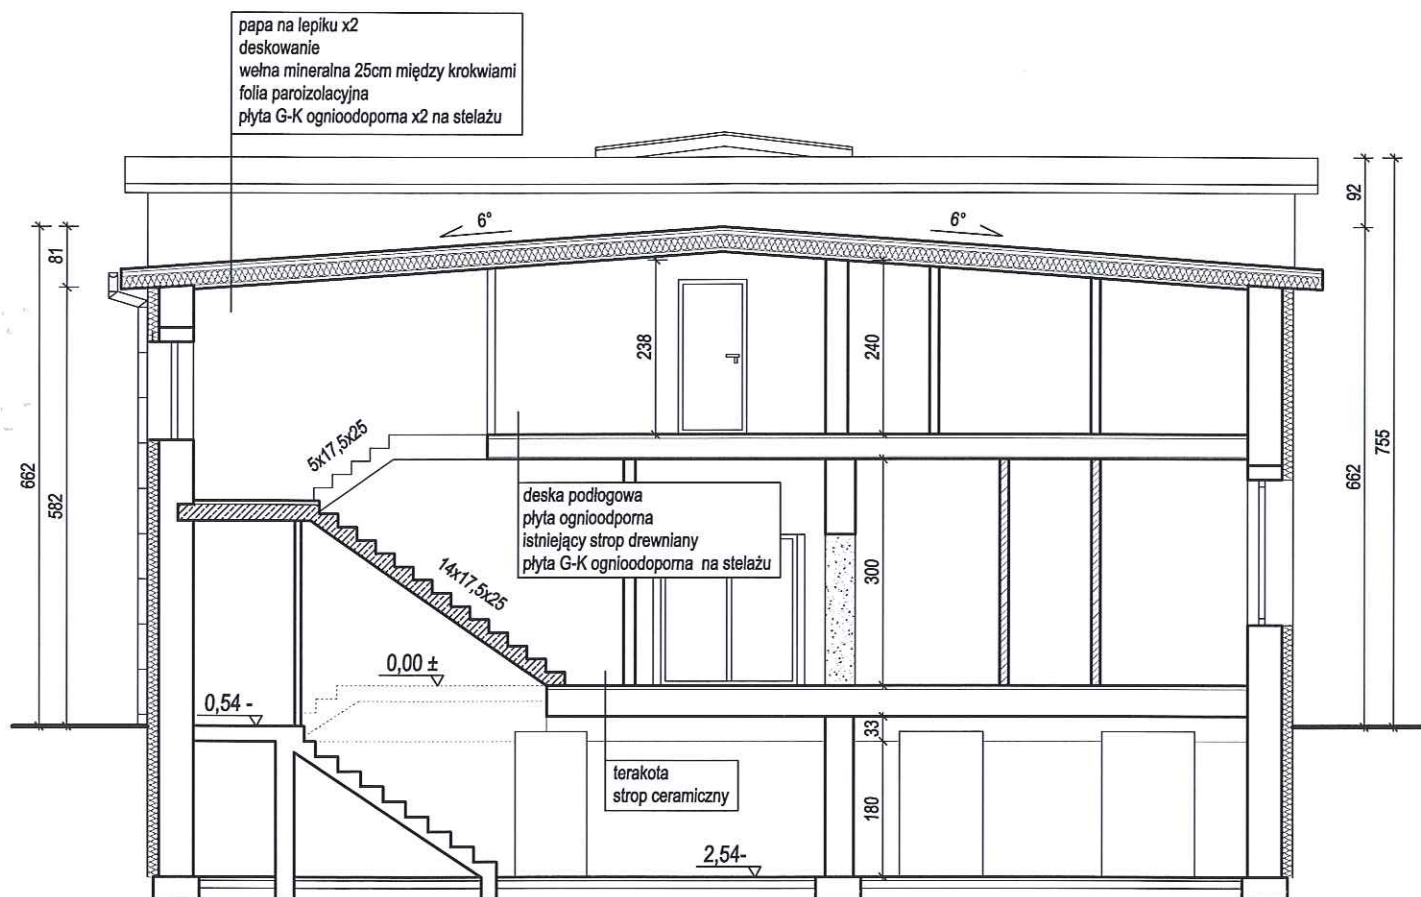


 BPB LEMAR		56-100 Wołów ul. Browarna 5 tel. 071/7232300 i 502407321 email: lemar@adres.pl; NIP: 988-028-77-53		Stadium:	PB
				Branża:	ARCH.
Obiekt:	Boisko i budynek domu kultury	Investor:	Gmina Wińsko	Data:	20.12.2016 r.
	56-100 Wińsko ul. Piłsudskiego 33 dz. 887, 888, 964, 893		Plac Wolności 2, 56-160 Wińsko		
Sprawdzający:	mgr inż. arch. D.P. Kwakiewicz	Nr upr.:	293/01/DUW	Podpis:	
Architektura:	mgr inż. arch. W. Bardian		289/98/DUW		
Opracował:					
Tytuł rysunku:	Przekrój A-A				Nr rys.: A7

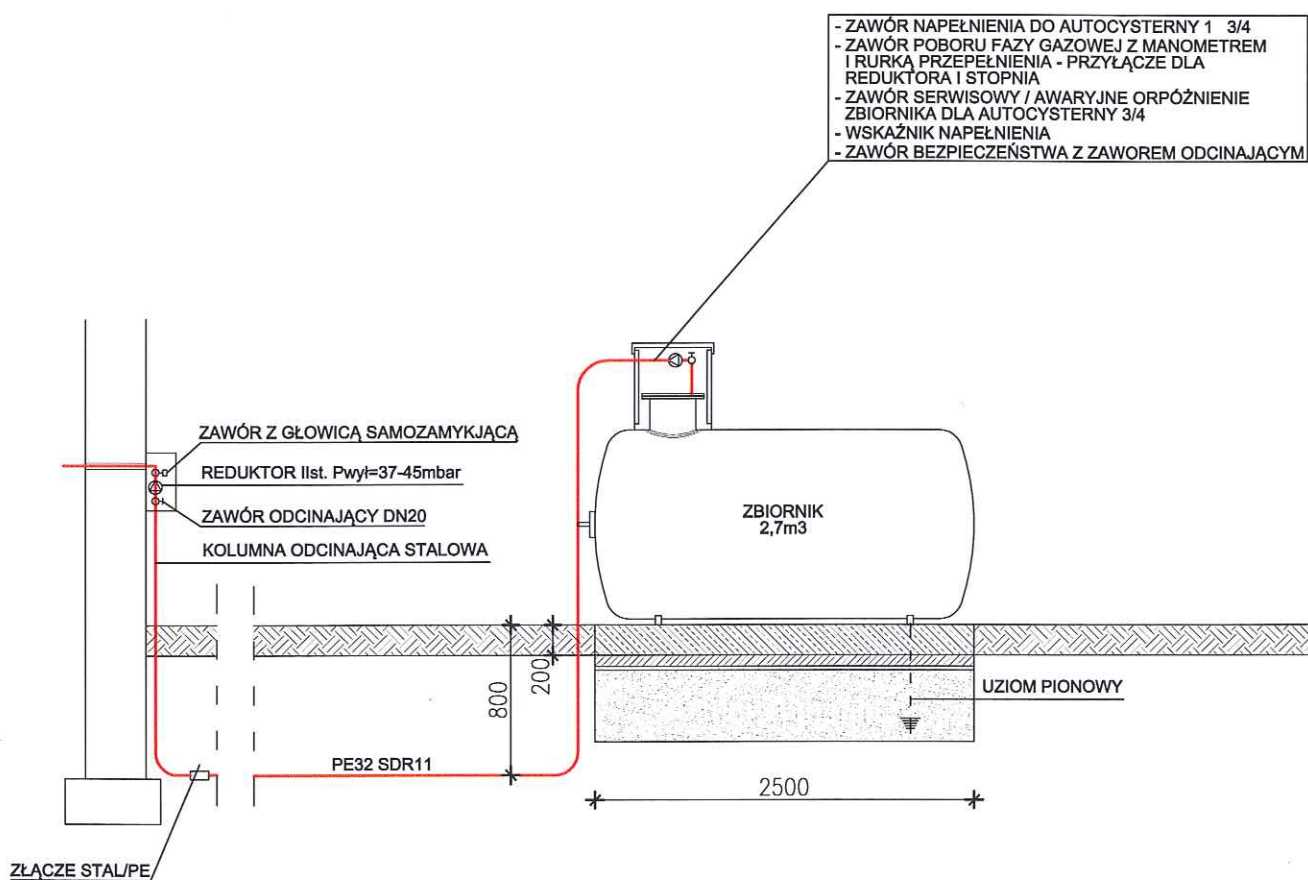


UWAGI:


1. ZBIORNIK MOCOWAĆ W 4 PUNKTACH
2. ELEMENTY STAŁOWE ZABEZPIECZYĆ ANTYKOROZYJNIE
3. RURĘ GAZOWĄ UMIEŚCIĆ W GRUNCIE NA GŁ. 0,8m
4. PRÓBA SZCZELNOŚCI GAZOCIĄGU $p=0,4\text{MPa}$, $t=2\text{h}$, AZOTEM LUB SPRĘŻONYM POWIETRZEM. DO PRÓBY ZAMONTOWAĆ REDUKTOR II STOPNIA
5. NAD GAZOCIĄGIEM W ODL. 30cm UMIEŚCIĆ TAŚMĘ ZNACZNIKOWĄ GAZU
6. SKRZYNKĘ NA BUDYNKU LOKALIZOWAĆ 0,5m OD OTWORÓW W ŚCIANACH


 BPB LEMAR		56-100 Wołów ul. Browarna 5 tel. 071/7232300 i 502407321 email: lemar@adres.pl; NIP: 988-028-77-53		Stadium: PB
Obiekt: Boisko i budynek domu kultury 56-160 Wińsko ul. Piłsudskiego 33 dz. 887,888,964,893/1 i/3		Inwestor: Gmina Wińsko Plac Wolności 2, 56-160 Wińsko		Branża: INST SANIT
Inst. sanit:	mgr. inż. W. Wcisło	Nr upr.: 167/84/WBPP 127/DOŚ/11	Podpis: 	Data: 20.12.2016 r.
Sprawdzający:	mgr inż. R. Panic			Skala:
Opracował:	inż. J. Kosmański			
Tytuł rysunku:	Zbiornik gazowy			Nr rys.: 11

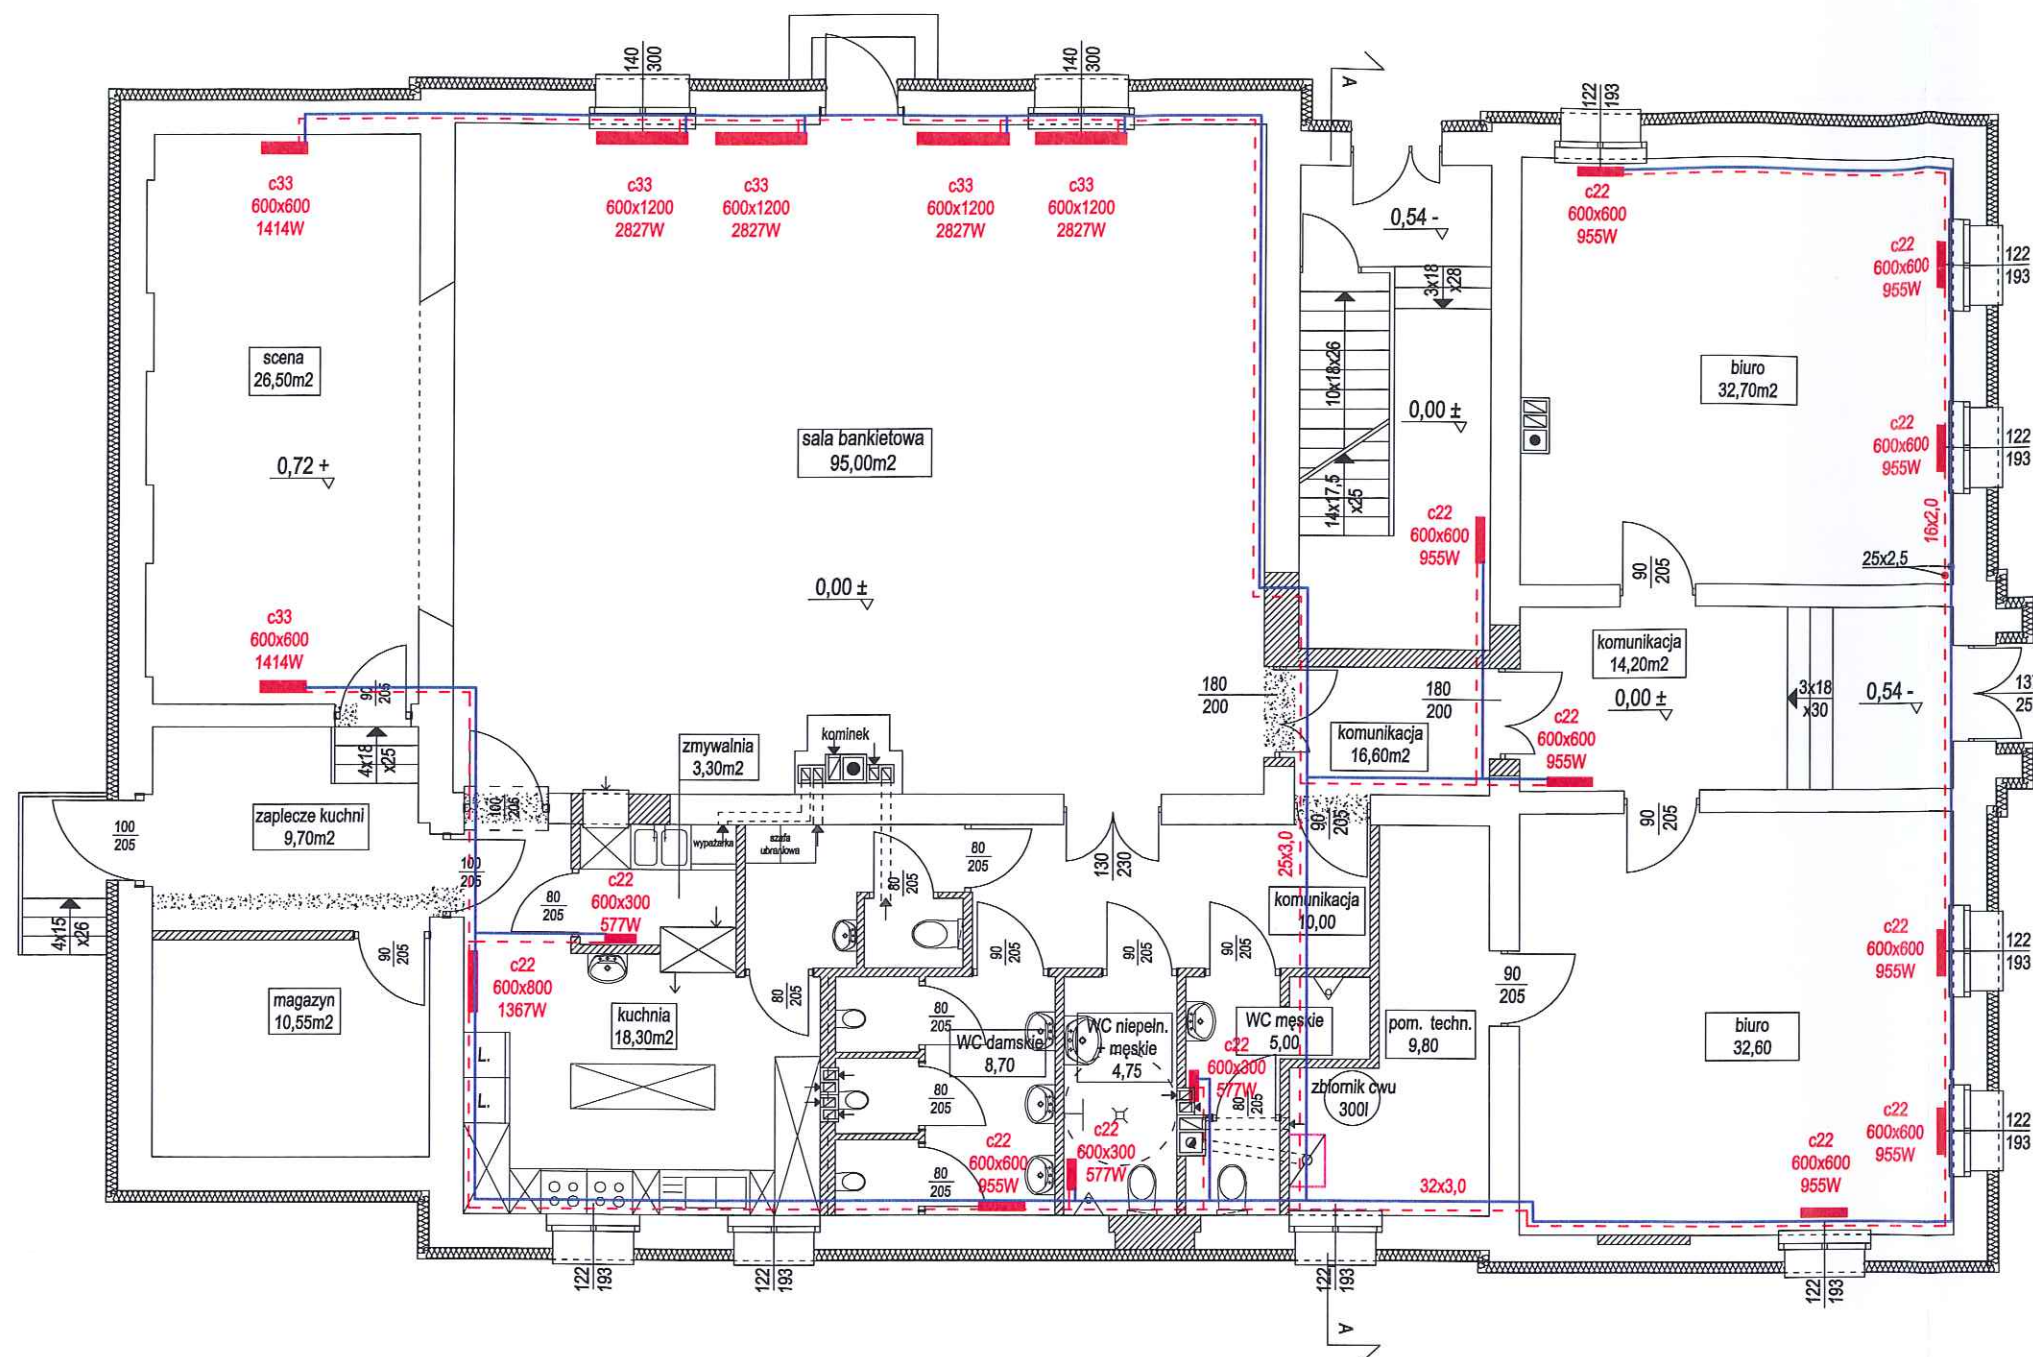

 BPB LEMAR		56-100 Wołów ul. Browarna 5 tel. 071/7232300 i 502407321 email: lemar@adres.pl; NIP: 988-028-77-53		Stadium: PB	
Obiekt: Boisko i budynek domu kultury 56-160 Wińsko ul. Piłsudskiego 33 dz. 887,888,964,893/1 i/3		Inwestor: Gmina Wińsko Plac Wolności 2, 56-160 Wińsko		Branża: INST SANIT	
Inst. sanit: mgr. inż. W. Wcisło		Nr upr.:	167/84/WBPP	Podpis: 	Data: 20.12.2016 r.
Sprawdzający: mgr inż. R. Panic			127/DOŚ/11		Skala: 1:100
Opracował: inż. J. Kosmański					Nr rys.: 13
Tytuł rysunku:		Instalacja c.o. - rzut parteru			

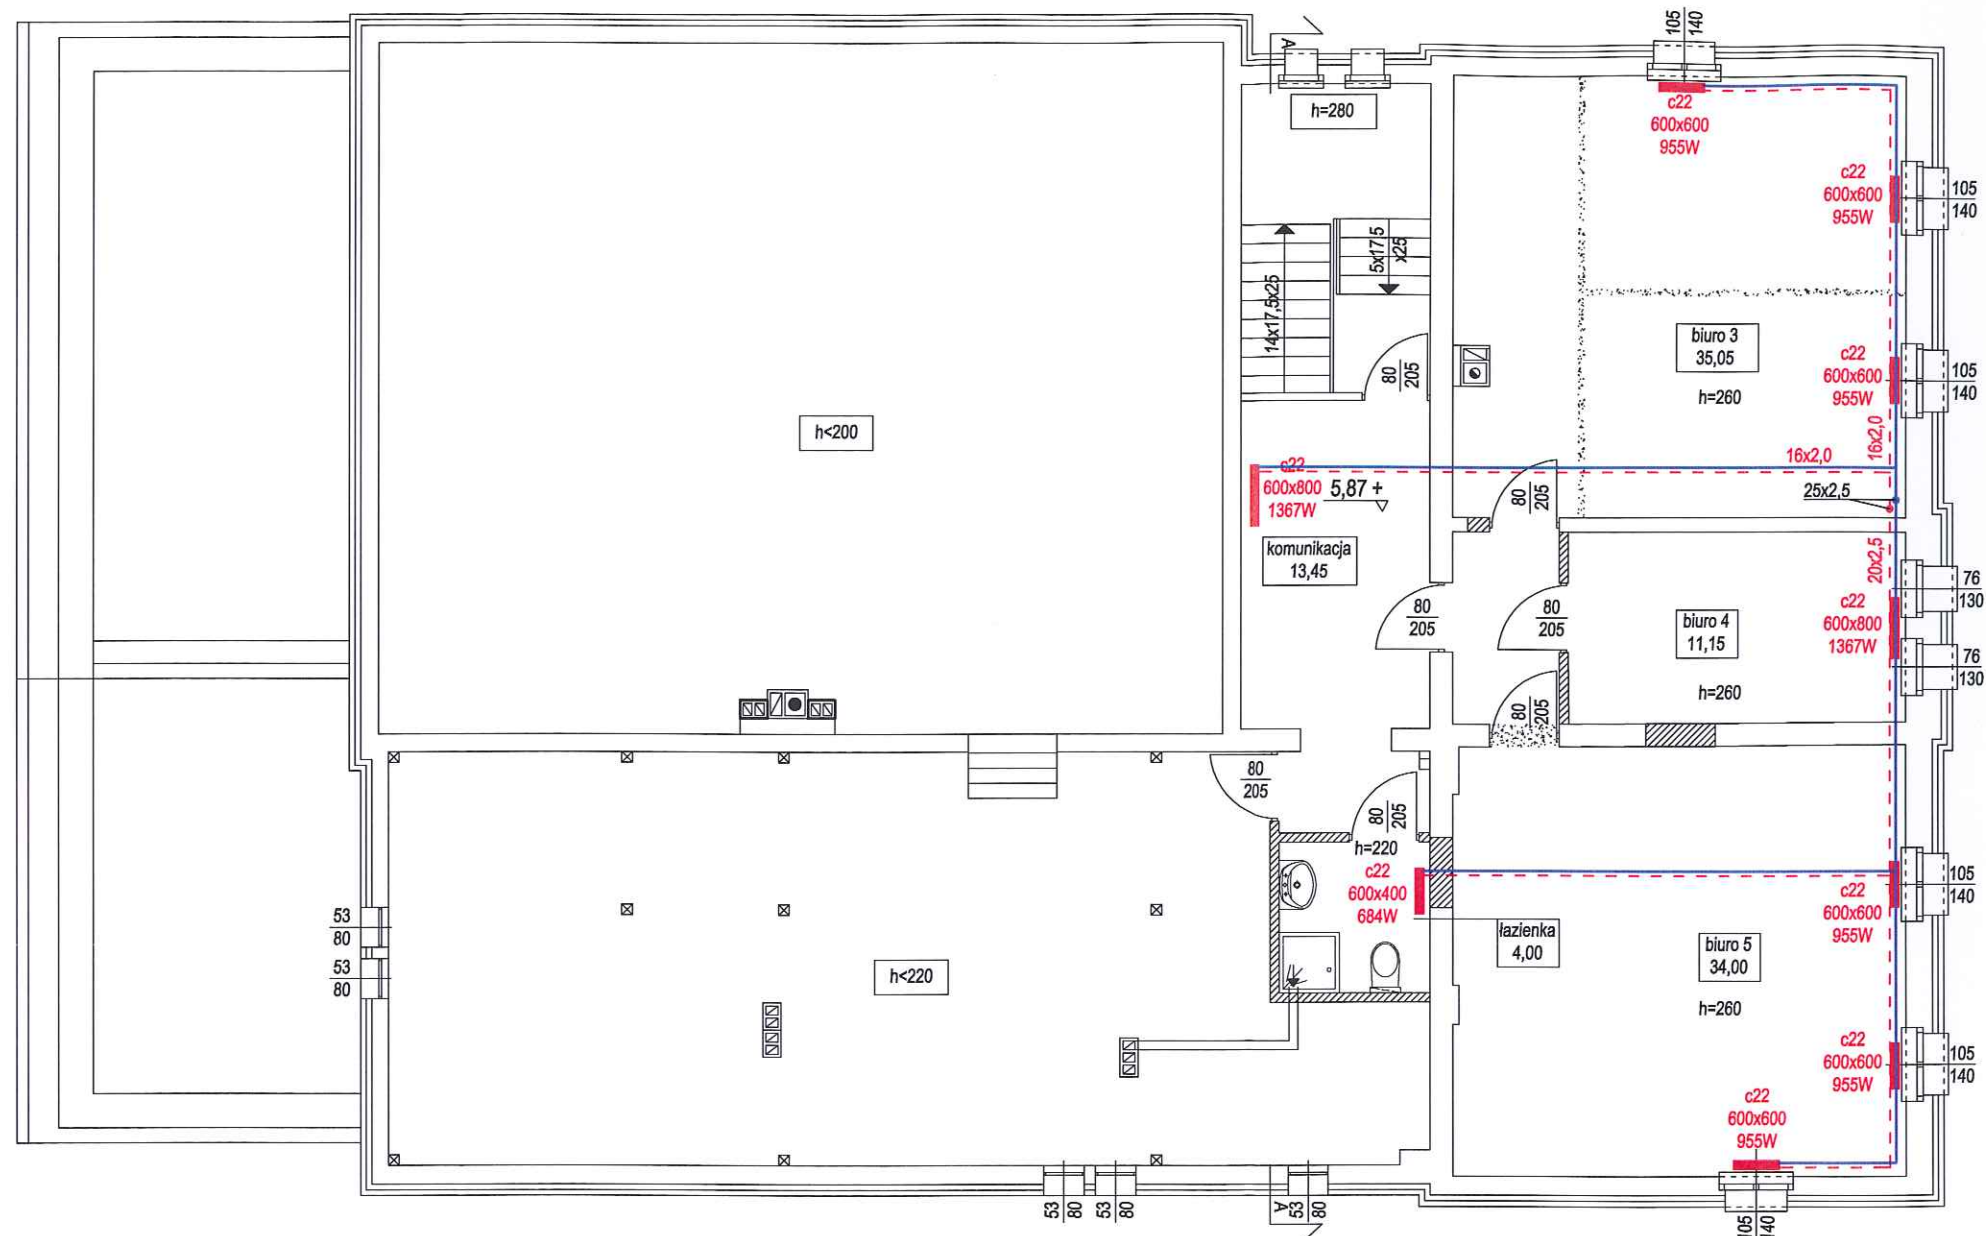

  BPB LEMAR		56-100 Wołów ul. Browarna 5 tel. 071/7232300 i 502407321 email: lemar@adres.pl; NIP: 988-028-77-53			Stadium: PB	
		Inwestor: Gmina Wińsko Plac Wolności 2, 56-160 Wińsko			Branża: INST SANIT	
Obiekt: Boisko i budynek domu kultury 56-160 Wińsko ul. Piłsudskiego 33 dz. 887,888,964,893/1 i/3		Inwestor: Gmina Wińsko Plac Wolności 2, 56-160 Wińsko		Data: 20.12.2016 r.		
Inst. sanit: mgr. inż. W. Wcisło		Nr upr.: 167/84/WBPP 127/DOŚ/11	Podpis: 	Skala: 1:100		
Sprawdzający: mgr inż. R. Panic						
Opracował: inż. J. Kosmański						
Tytuł rysunku: Instalacja c.o. - rzut poddasza					Nr rys.: 14	

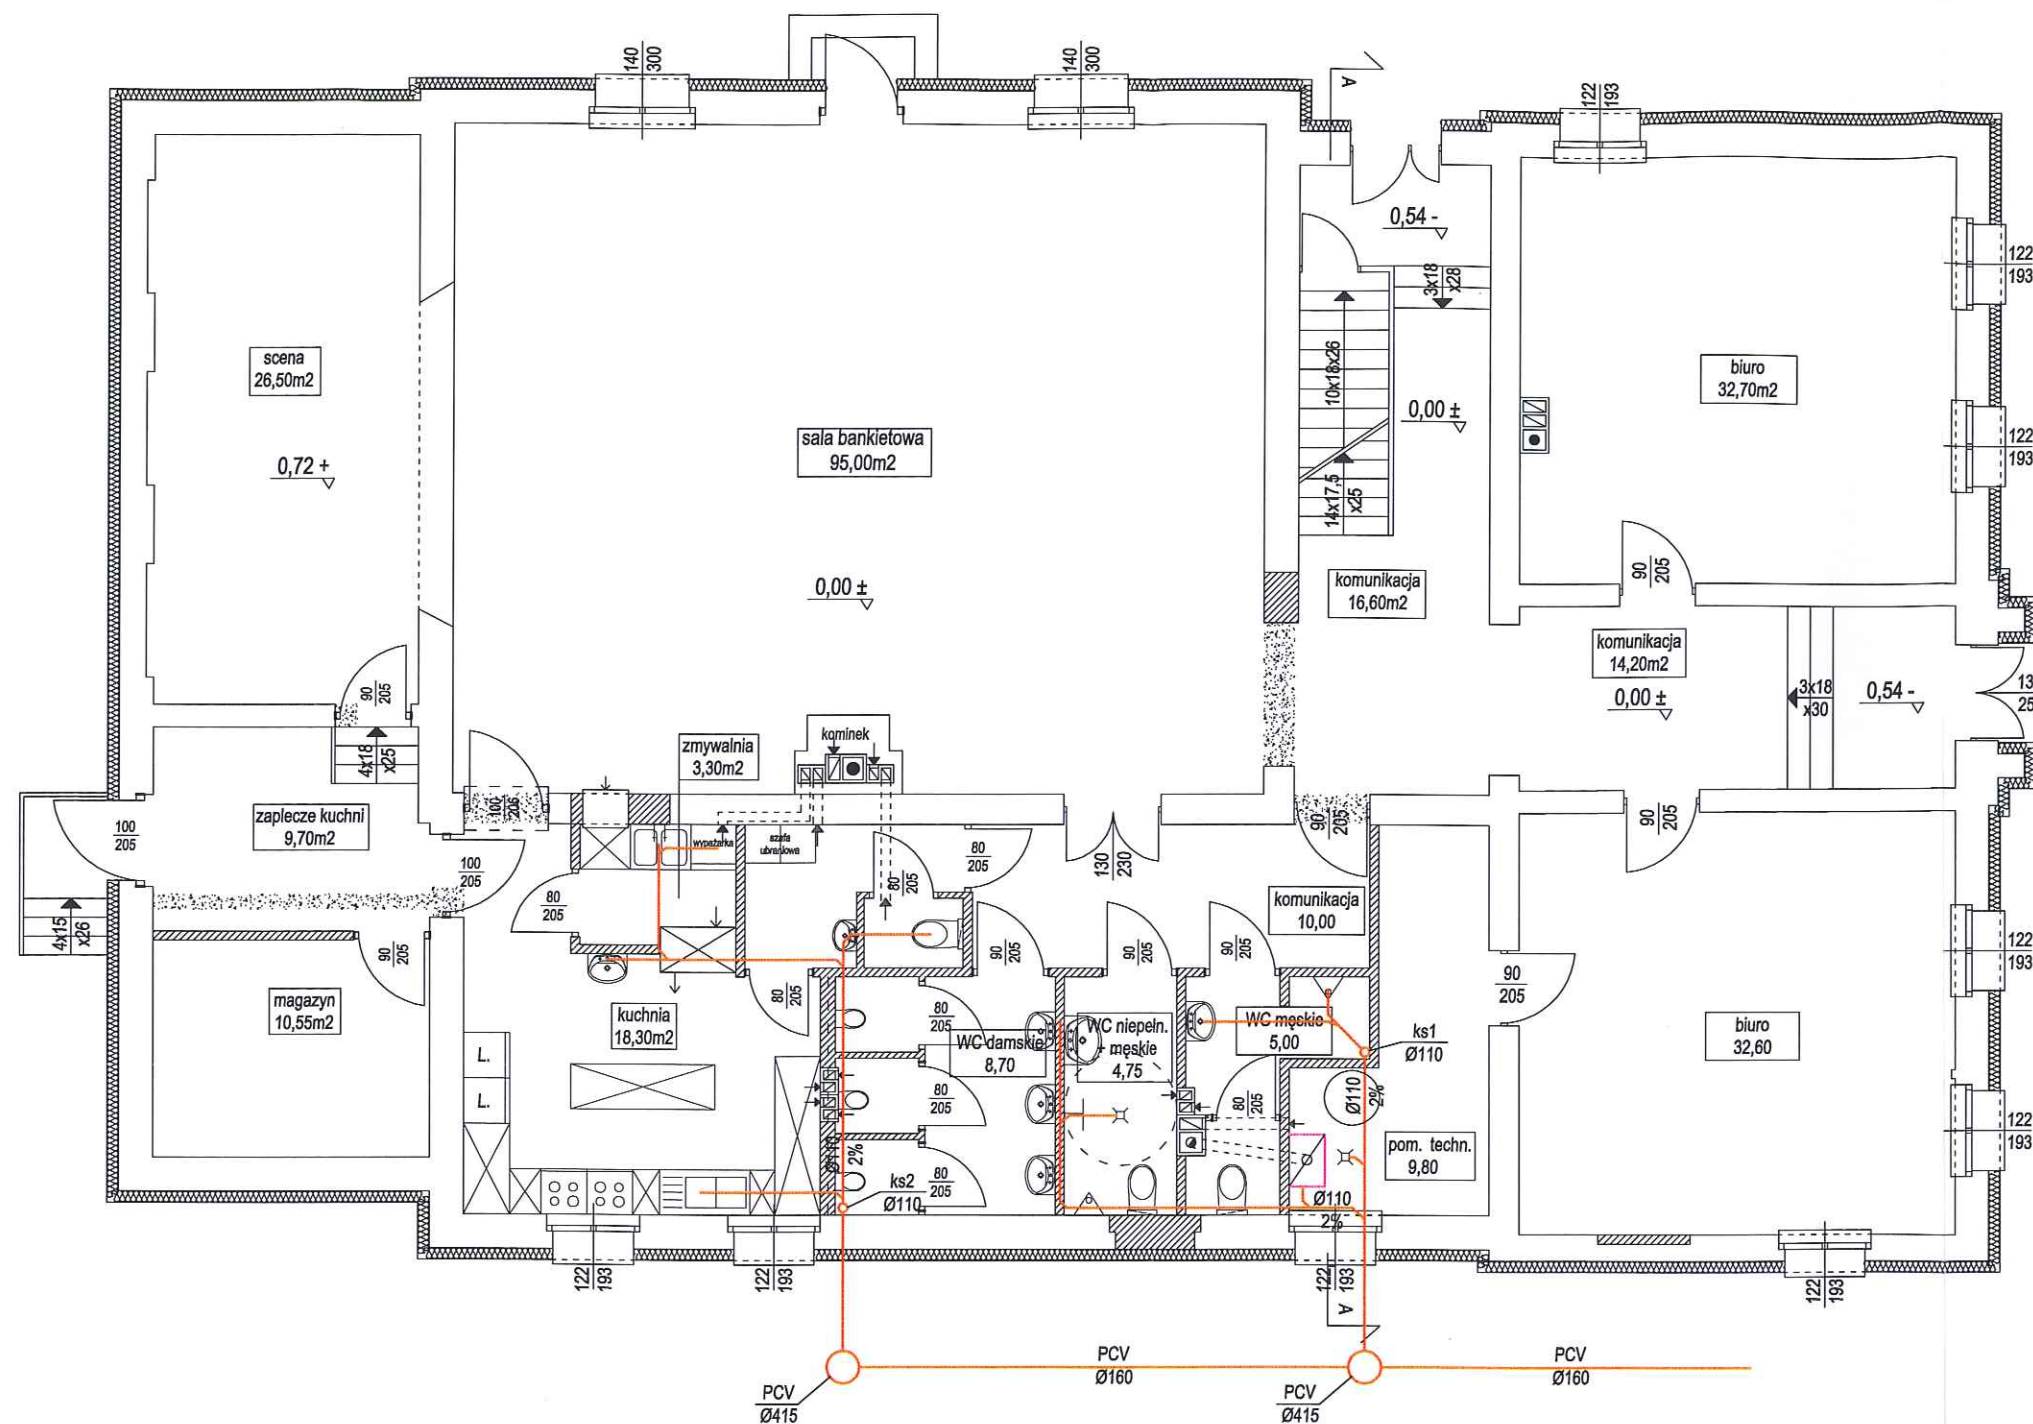

56-100 Wołów ul. Browarna 5
tel. 071/7232300 i 502407321
email: lemar@adres.pl; NIP: 988-028-77-53

Stadium:

PB

Branża:

INST SANIT

Data:


20.12.2016 r.


Skala:
1:100


Nr rys.:

15


Obiekt:	Boisko i budynek domu kultury	Inwestor:	Gmina Wińsko
	56-160 Wińsko ul. Piłsudskiego 33 dz. 887,888,964,893/1 i/3		Plac Wolności 2, 56-160 Wińsko
Inst. sanit:	mgr. inż. W. Wcisło	Nr upr.:	167/84/WBPP
Sprawdzający:	mgr inż. R. Panic		127/DOŚ/11
Opracował:	inż. J. Kosmański	Podpis:	<i>[Signature]</i>
Tytuł rysunku:	Instalacja kanalizacyjna - rzut parteru		

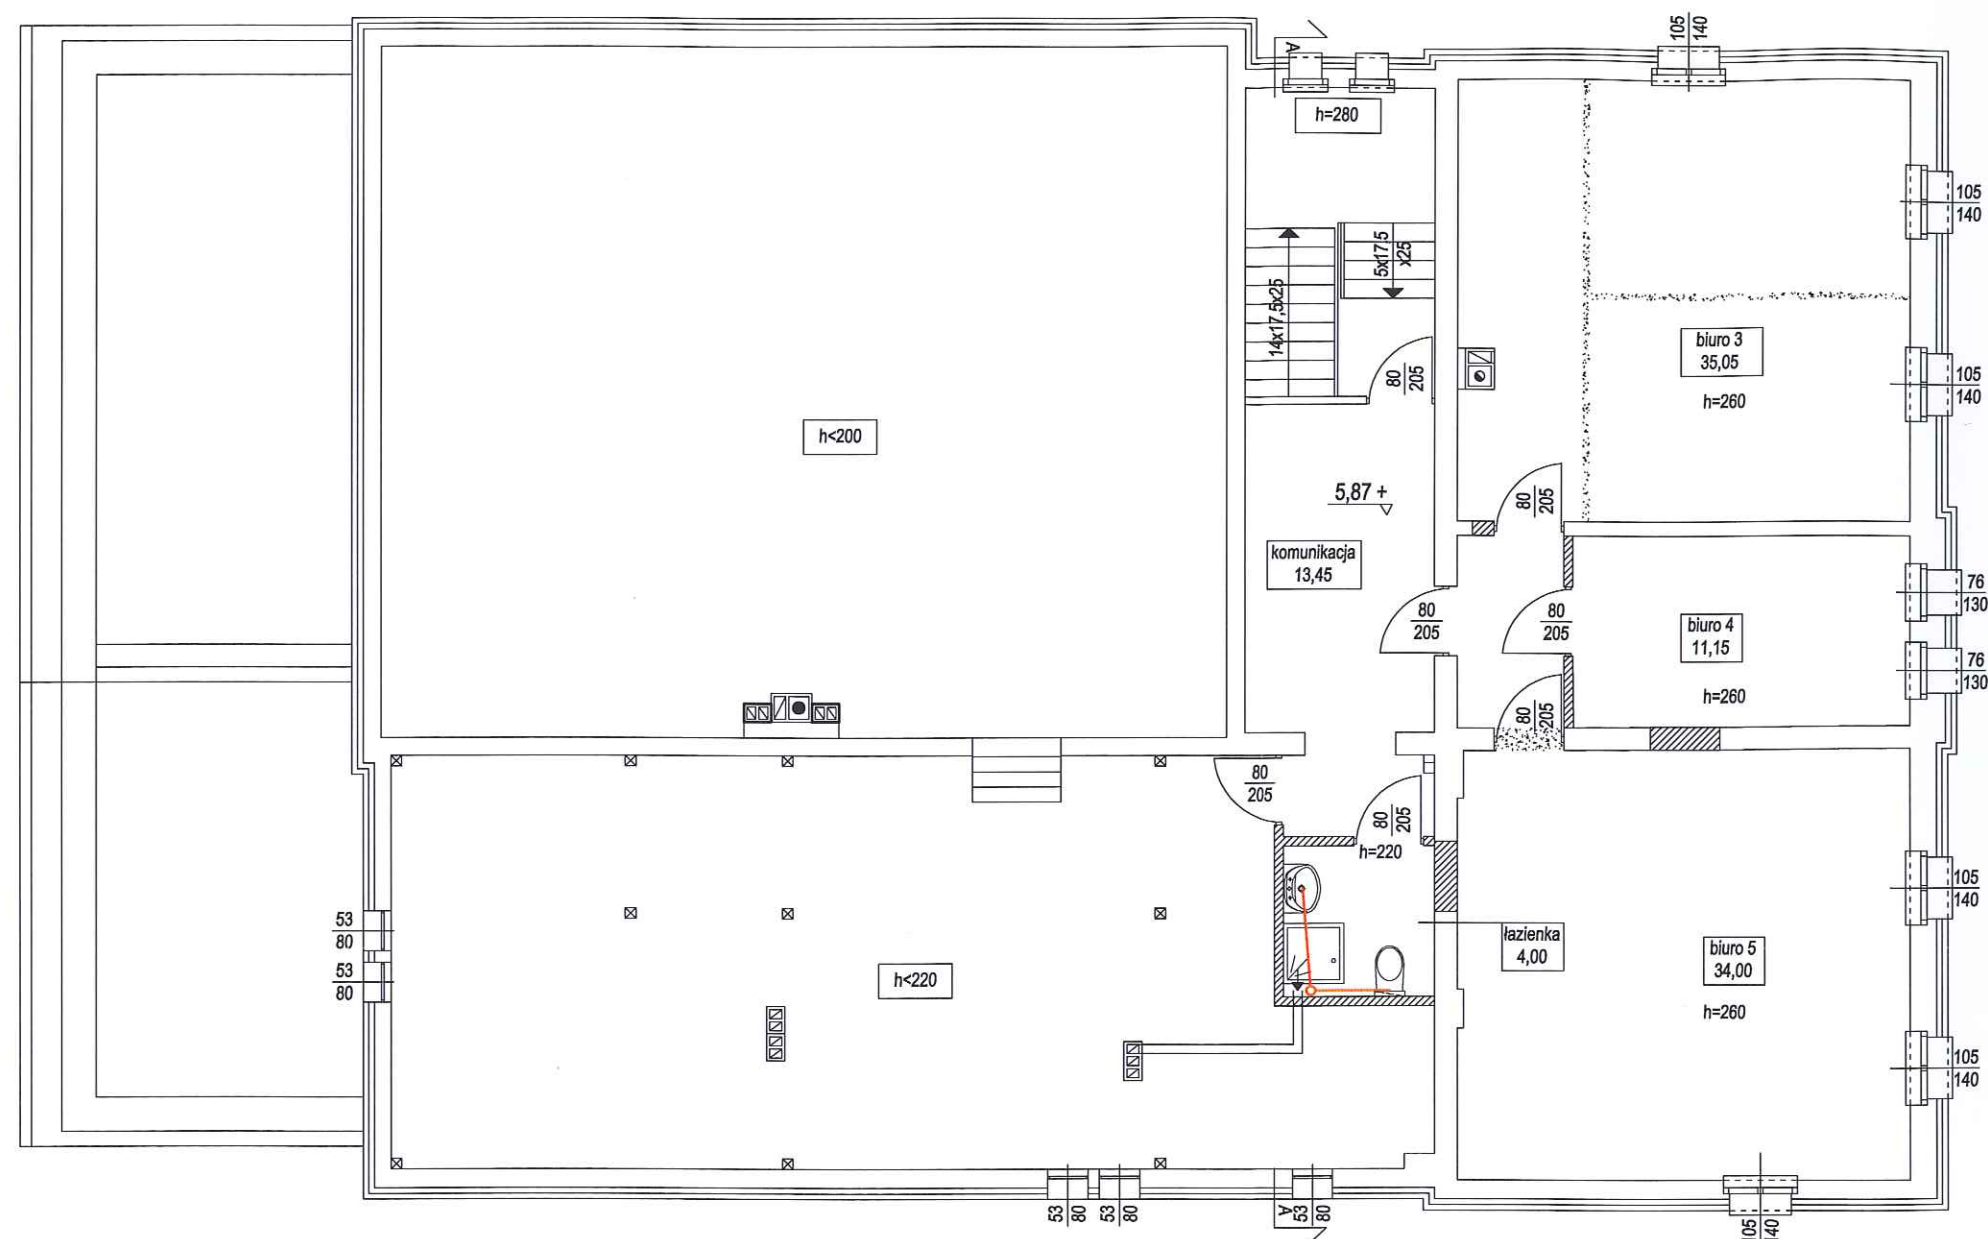

 
 BPB LEMAR		56-100 Wołów ul. Browarna 5 tel. 071/7232300 i 502407321 email: lemar@adres.pl; NIP: 988-028-77-53		Stadium: PB	
				Branża: INST SANIT	
Obiekt:	Boisko i budynek domu kultury	Inwestor:	Gmina Wińsko		Data:
56-160 Wińsko ul. Piłsudskiego 33 dz. 887,888,964,893/1 i/3		Plac Wolności 2, 56-160 Wińsko		20.12.2016 r.	
Inst. sanit:	mgr. inż. W. Wcisło	Nr upr.:	167/84/WBPP	Podpis: 	Skala: 1:100
Sprawdzający:	mgr inż. R. Panic		127/DOŚ/11		
Opracował:	inż. J. Kosmański				
Tytuł rysunku:		Instalacja kanalizacyjna - rzut poddasza			Nr rys.: 16

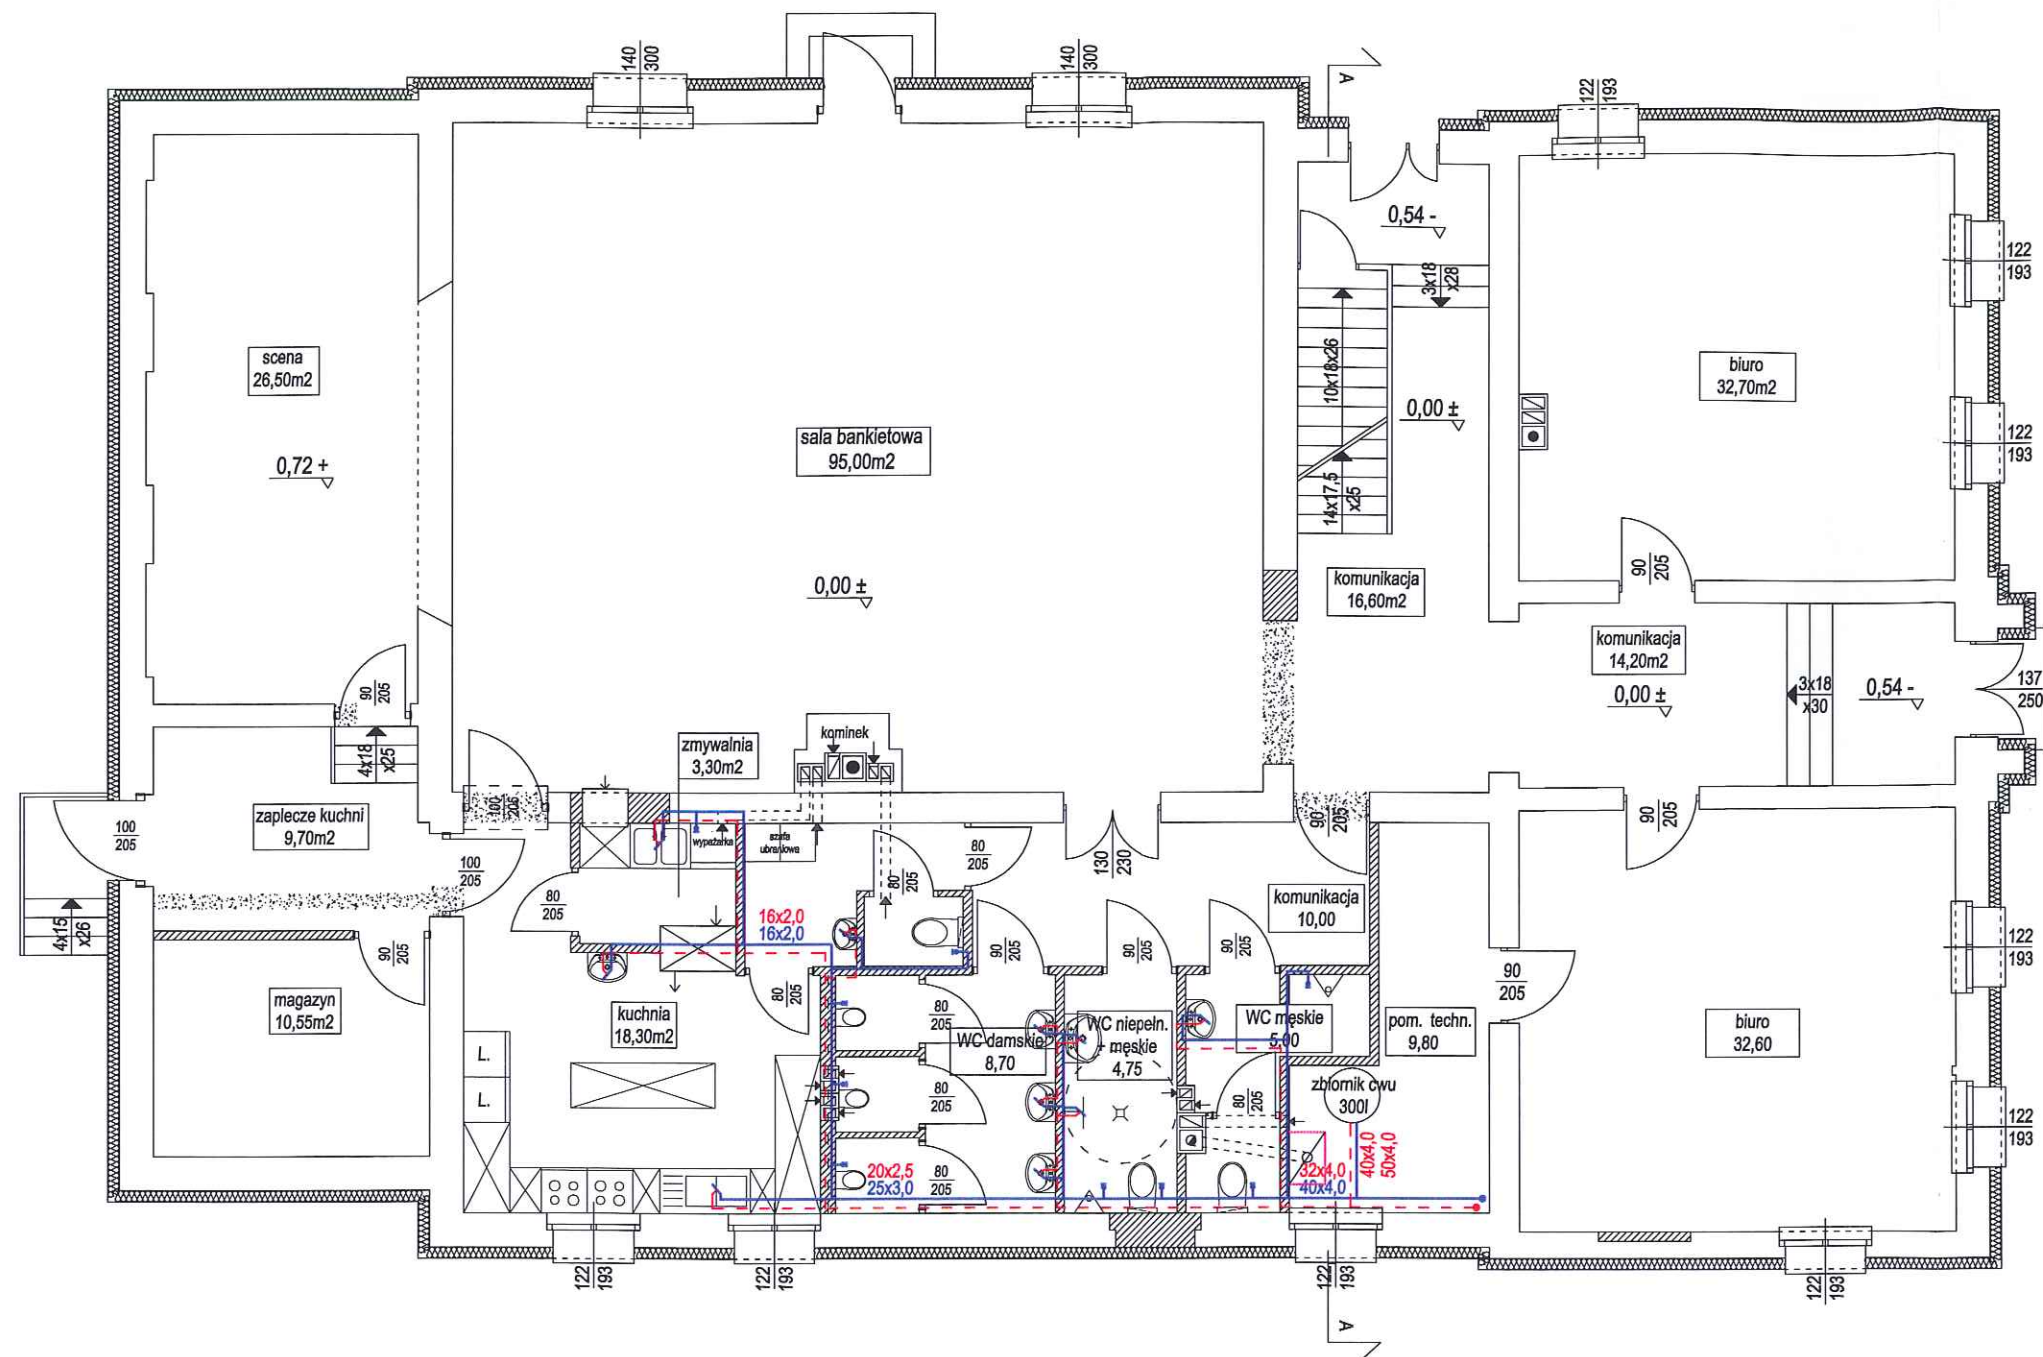


 BPB LEMAR		56-100 Wołów ul. Browarna 5 tel. 071/7232300 i 502407321 email: lemar@adres.pl; NIP: 988-028-77-53		Stadium: PB
				Branża: INST SANIT
Obiekt:	Boisko i budynek domu kultury 56-160 Wińsko ul. Piłsudskiego 33 dz. 887,888,964,893/1 i/3	Investor:	Gmina Wińsko Plac Wolności 2, 56-160 Wińsko	Data: 20.12.2016 r.
Inst. sanit:	mgr. inż. W. Wcisło	Nr upr.:	167/84/WBPP	Podpis: 
Sprawdzający:	mgr. inż. R. Panic		127/DOS/11	
Opracował:	inż. J. Kosmański			Skala: 1:100
Tytuł rysunku:	Instalacja c.o. - rzut parteru			Nr rys.: 17

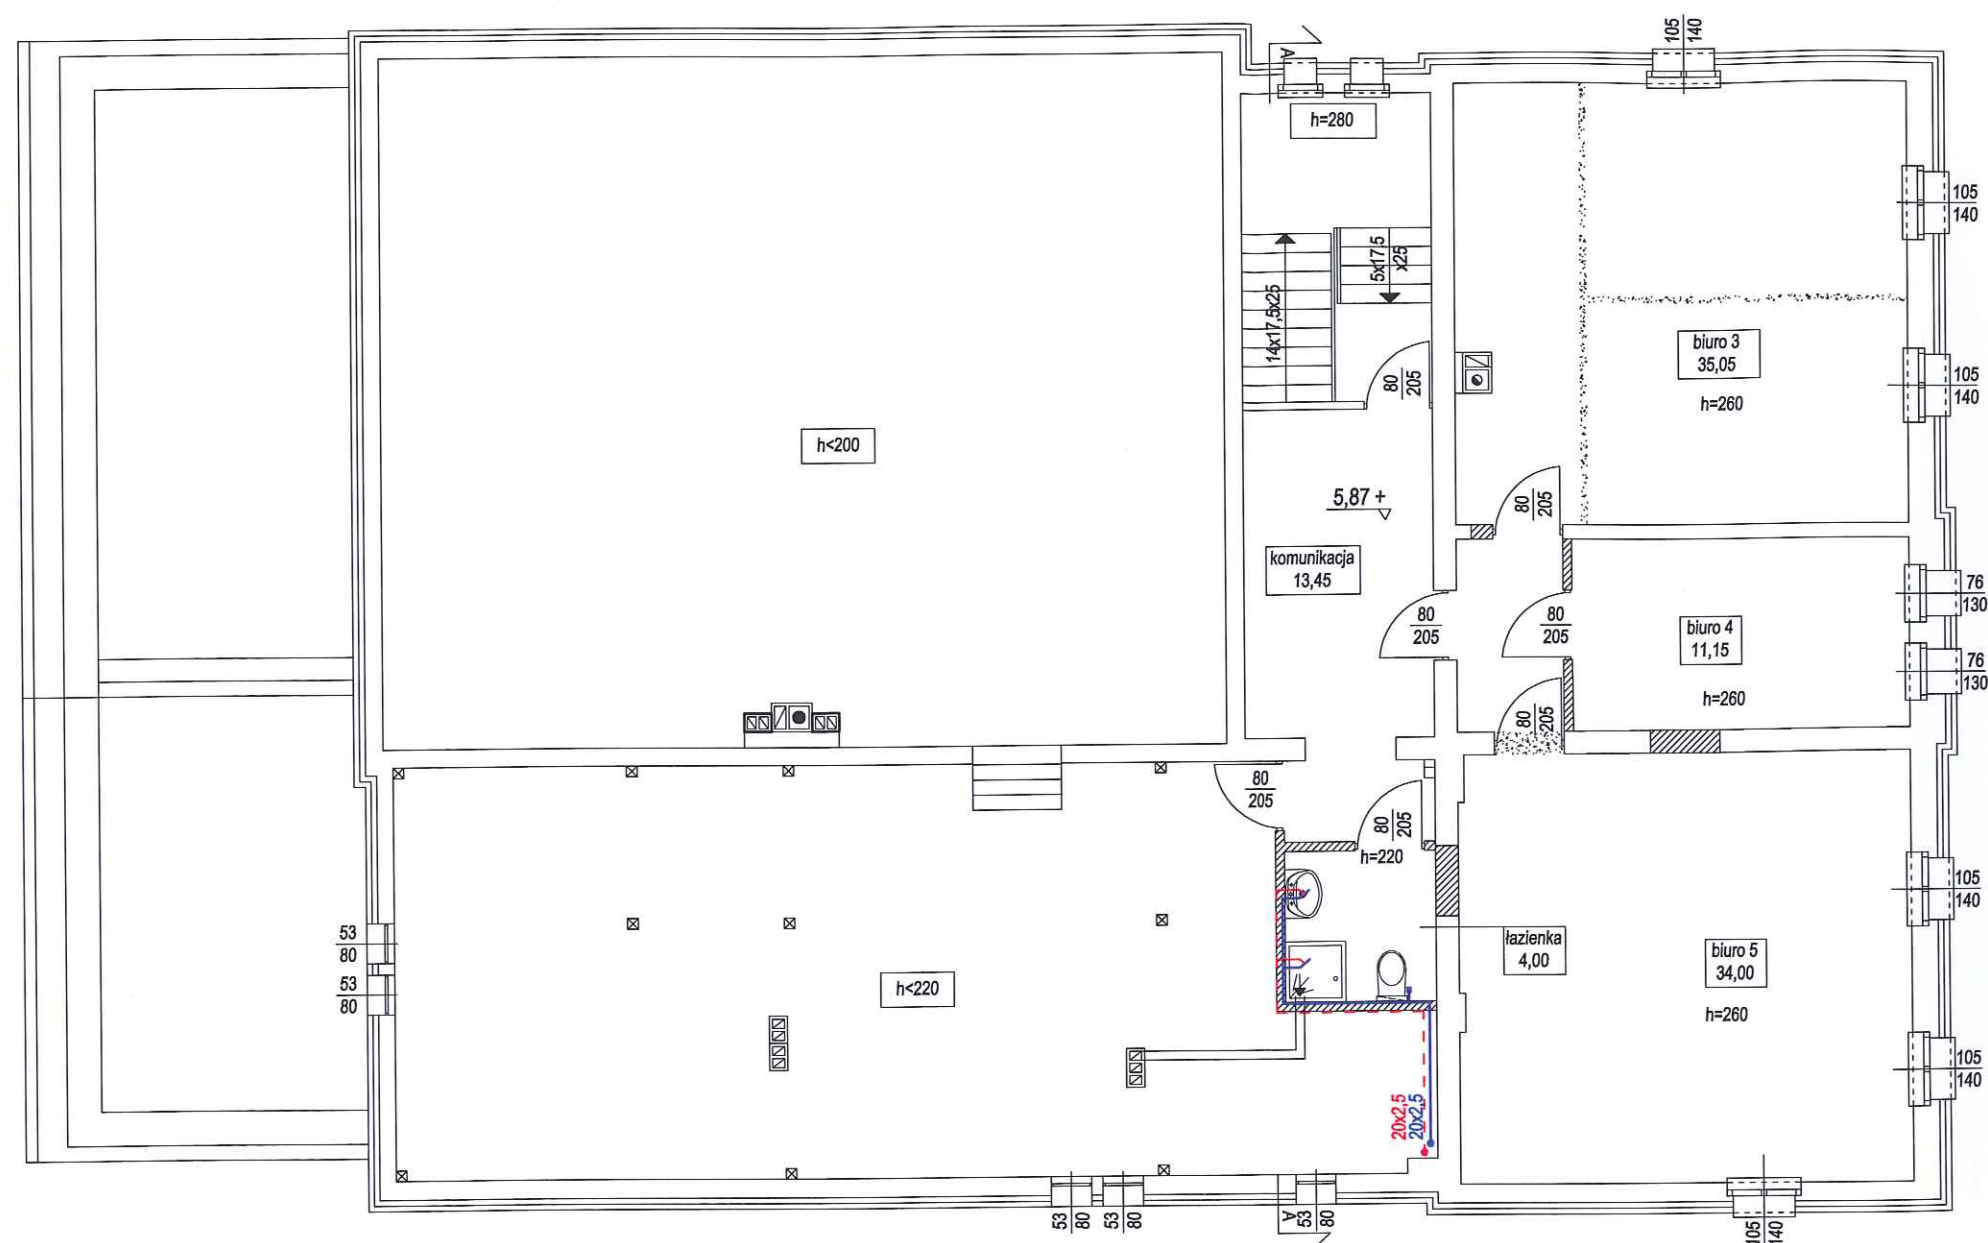



		56-100 Wołów ul. Browarna 5		Stadium:	PB
		tel. 071/7232300 i 502407321 email: lemar@adres.pl; NIP: 988-028-77-53		Branża:	INST SANIT
Obiekt:	Boisko i budynek domu kultury	Investor:	Gmina Wińsko	Data:	20.12.2016 r.
56-160 Wińsko ul. Piłsudskiego 33 dz. 887,888,964,893/1 i/3		Plac Wolności 2, 56-160 Wińsko		Skala:	1:100
Inst. sanit:	mgr. inż. W. Wcisło	Nr upr.:	167/84/WBPP	Podpis:	<i>[Signature]</i>
Sprawdzający:	mgr inż. R. Panic		127/DOS/11		
Opracował:	inż. J. Kosmalski				
Tytuł rysunku:	Instalacja c.o. - rzut poddasza				Nr rys.: 18

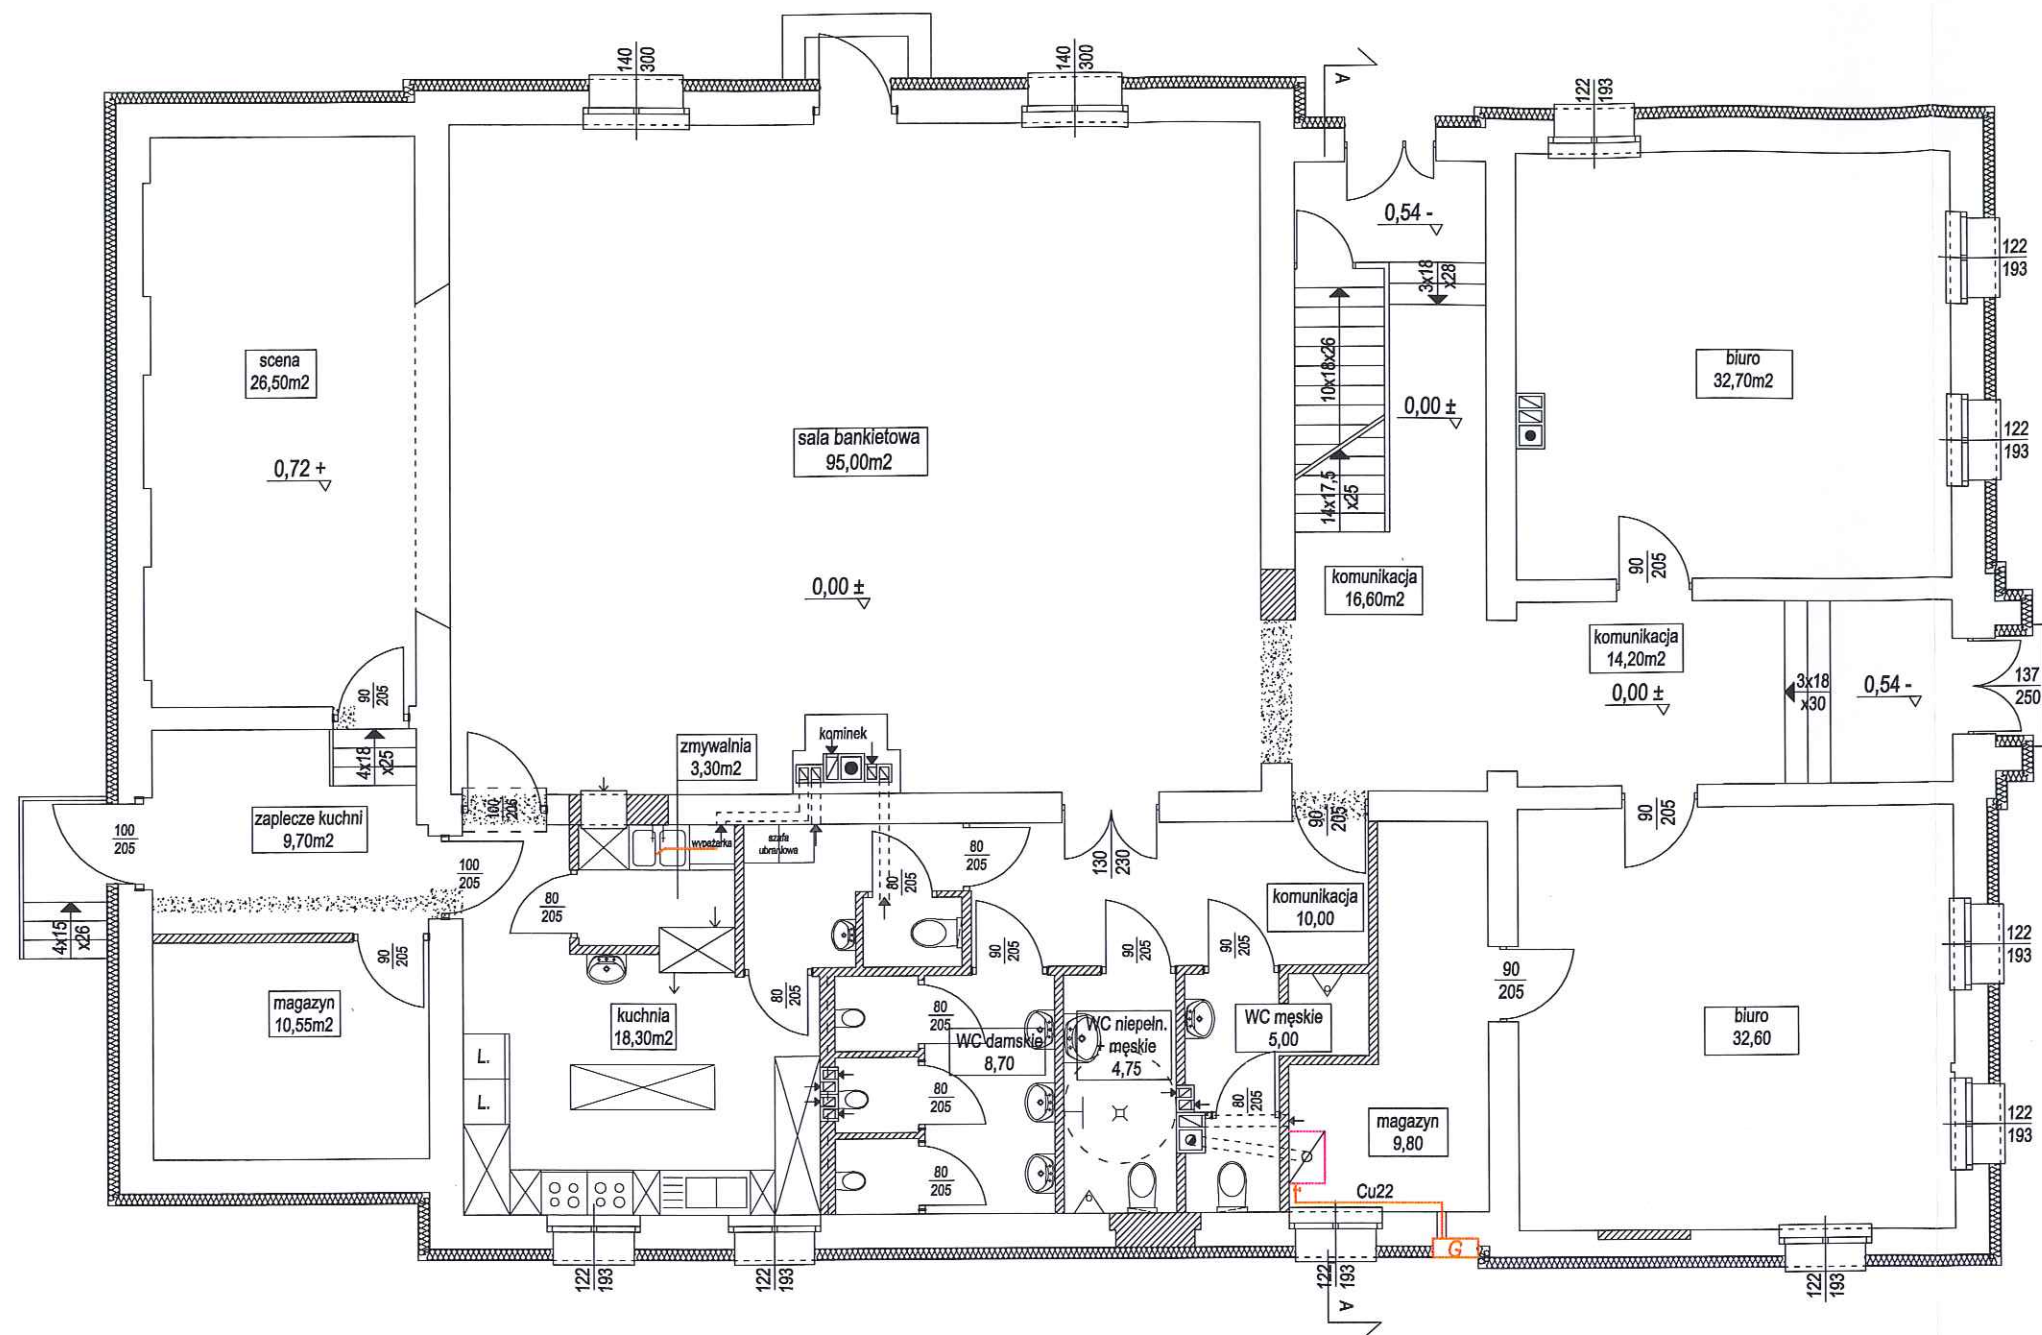


 		56-100 Wołów ul. Browarna 5 tel. 071/7232300 i 502407321 email: lemar@adres.pl; NIP: 988-028-77-53			Stadium: PB	
					Branża: INST SANIT	
Obiekt: Boisko i budynek domu kultury		Inwestor: Gmina Wińsko		Data:		
56-160 Wińsko ul. Piłsudskiego 33 dz. 887,888,964,893/1 i/3		Plac Wolności 2, 56-160 Wińsko		20.12.2016 r.		
Inst. sanit:	mgr. inż. W. Wcisło	Nr upr.:	167/84/WBPP	Podpis: 	Skala: 1:100	
Sprawdzający:	mgr inż. R. Panic		127/DOŚ/11			
Opracował:	inż. J. Kosmański					
Tytuł rysunku:	Instalacja gazowa - rzut parteru				Nr rys.:	
					19	

 
SCHEMAT JEDNOKRESKOWY ROZDZIELNICY RG I SZAFKI POMIAROWEJ

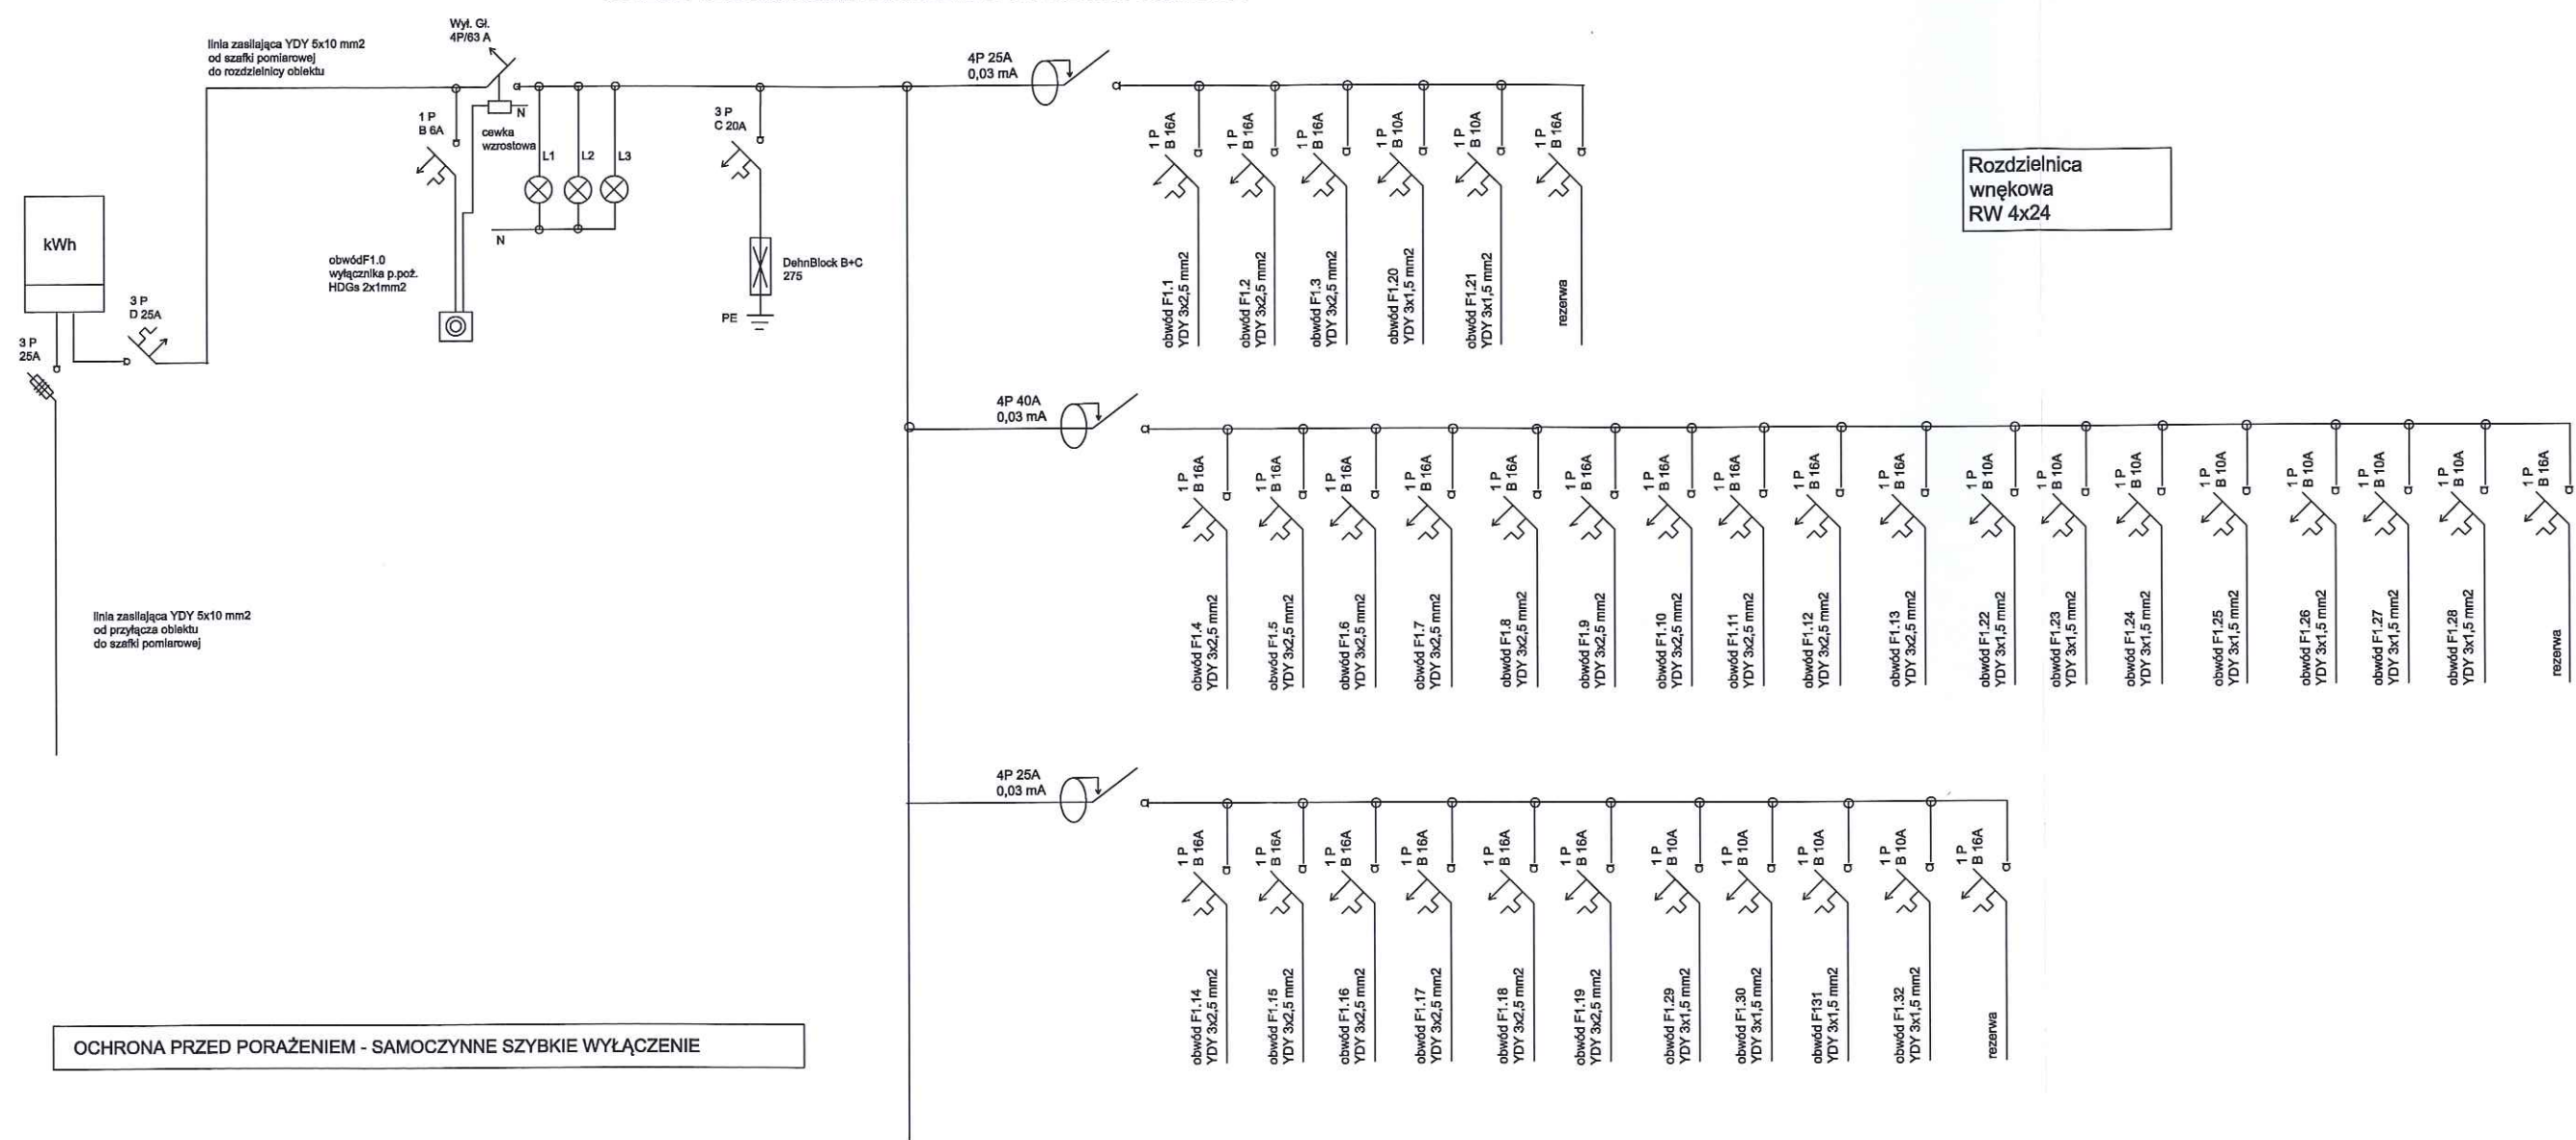


 BPB LEMAR				56-100 Wołów ul. Browarna 5 tel. 071 7232300 i 502407321 email: lemar@adres.pl; NIP: 917-000-20-95				Stadium: PB	
Obiekt: Boisko i budynek domu kultury 56-160 Wińsko ul. Pilsudskiego 33 dz. 887,888,964,893/1 i/3				Inwestor: Gmina Wińsko Plac Wolności 2, 56-160 Wińsko				Branża: ELEKTR.	
Projektant: inż. J. Idzik			Nr upr.: 116/83/WBPP 266/00/DUW		Data: 12.2016				
Sprawdzający: mgr inż. G. Wójcik					Skala:				
Tytuł rysunku:		SCHEMAT JEDNOKRESKOWY ROZDZIELNICY RG I SZAFKI POMIAROWEJ						Nr rys.: E1	

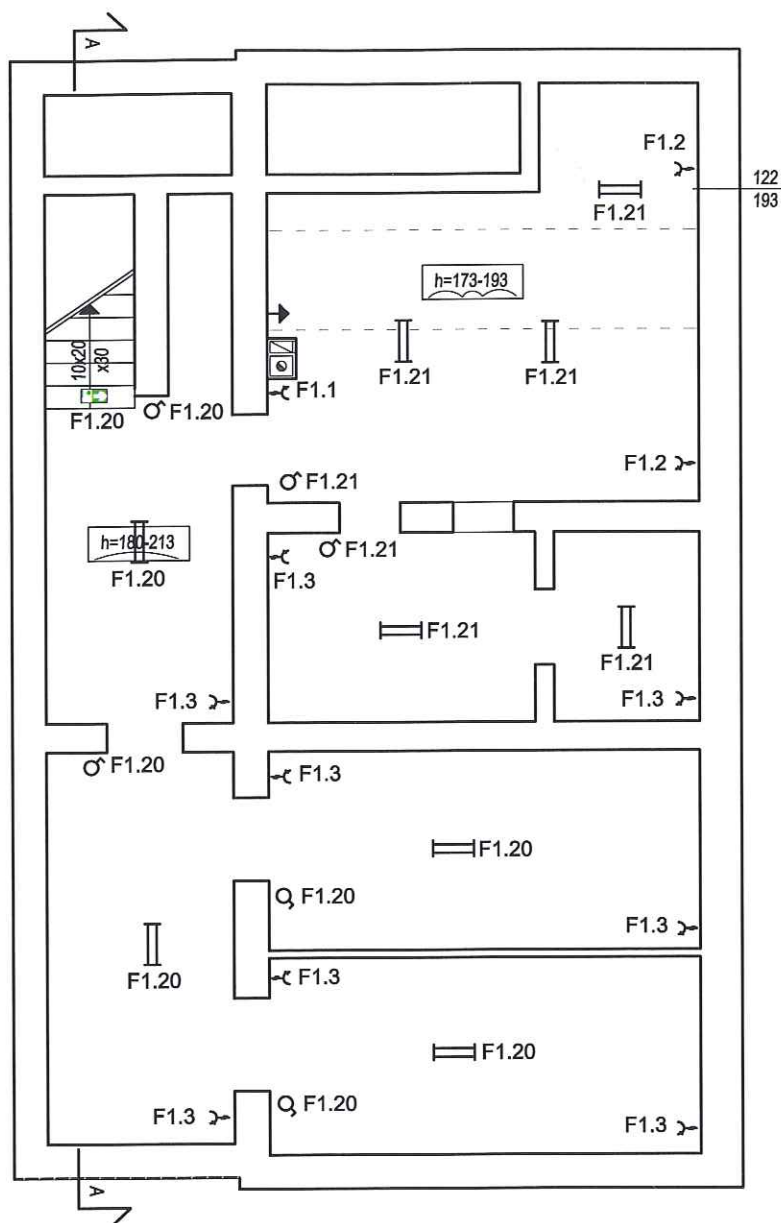

OZNACZENIA	
SYMBOL	OPIS
↓	szyna wyrównawcza potencjałów
↗	gniazdo 1P+N+PE
♂	łącznik pojedynczy
≡	oprawa świetłówkowa 2x36W IP 44
⊞	oprawa świetłówkowa 1x8W (z modulem awaryjnym)

 
 BPB LEMAR		56-100 Wołów ul. Browarna 5 tel. 071/7232300 i 502407321 email: lemar@adres.pl; NIP: 917-000-20-95		Stadium: PB	
		Inwestor: Gmina Wińsko Plac Wolności 2, 56-160 Wińsko		Branża: ELEKTR.	
Obiekt: Boisko i budynek domu kultury 56-160 Wińsko ul. Piłsudskiego 33 dz. 887,888,964,893/1 i/3	Projektant: inż. J. Idzik Sprawdzający: mgr inż. G. Wójcik		Nr upr.: 116/83/WBPP 266/00/DUW	Podpis: 	Data: 12.2016 Skala: 1:100
Tytuł rysunku:	INSTALACJE ELEKTRYCZNE RZUT PIWNIC				Nr rys.: E2

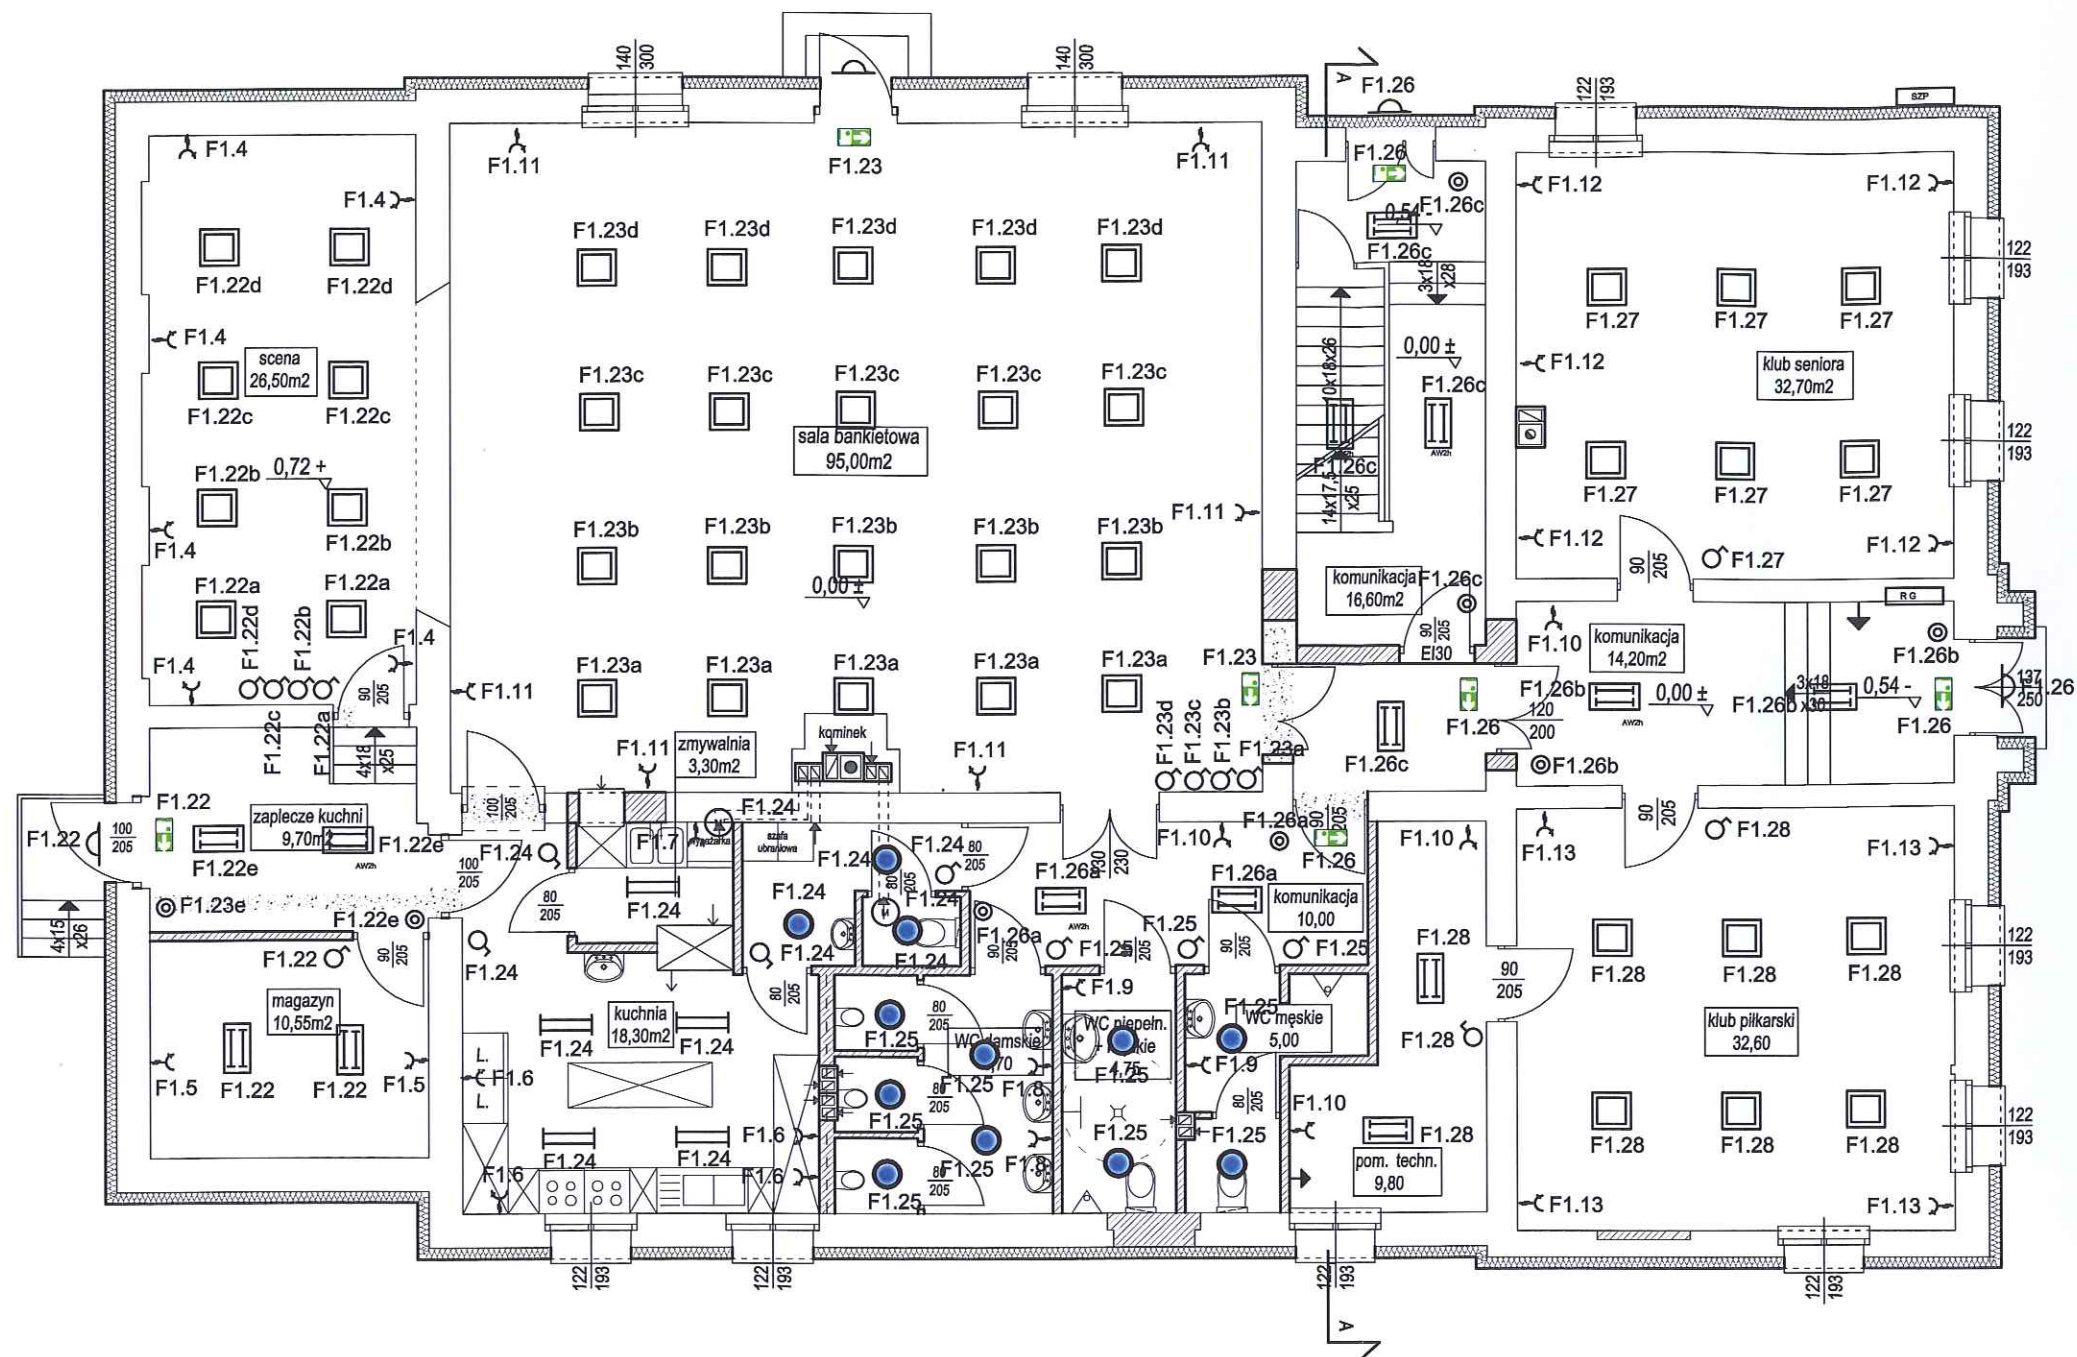

- ŚCIANY ISTNIEJĄCE
- PROJEKTOWANE ŚCIANY I ZAMUROWANIA
- PROJEKTOWANE WYBURZENIA

OZNACZENIA	
SYMBOL	OPIS
	szafka pomiarowa
	rozdzielnica główna obiektu
	szyna wyrównawcza potencjałów
	gniazdo 1P+N+PE
	łącznik pojedynczy
	przycisk światło
	oprawa świetłkowa rastrowa 4x18W
	oprawa świetłkowa rastrowa 2x18W
	oprawa świetłkowa 2x36W IP 44
	oprawa świetłkowa 1x26W IP 44
	oprawa żarowa 60W IP 44 z czujnikiem ruchu
	oprawa świetłkowa 1x8W (z modułem awaryjnym)
	oprawa świetłkowa 2x18W (z modułem awaryjnym)
	wentylator wyciągowy 230V (załączany z oświetleniem)

		56-100 Wołów ul. Browarna 5 tel. 071/7232300 i 502407321 email: lemar@adres.pl; NIP: 917-000-20-95		Stadium: PB	
Obiekt: Boisko i budynek domu kultury 56-160 Wińsko ul. Piłsudskiego 33 dz. 887,888,964,893/1 i/3		Inwestor: Gmina Wińsko Plac Wolności 2, 56-160 Wińsko		Branża: ELEKTR.	
Projektant: inż. J. Idzik		Nr upr.: 116/83/WBPP		Data: 12.2016	
Sprawdzający: mgr inż. G. Wójcik		Nr upr.: 266/00/DUW		Skala: 1:100	
Tytuł rysunku:		INSTALACJE ELEKTRYCZNE RZUT PARTERU			Nr rys.: E3

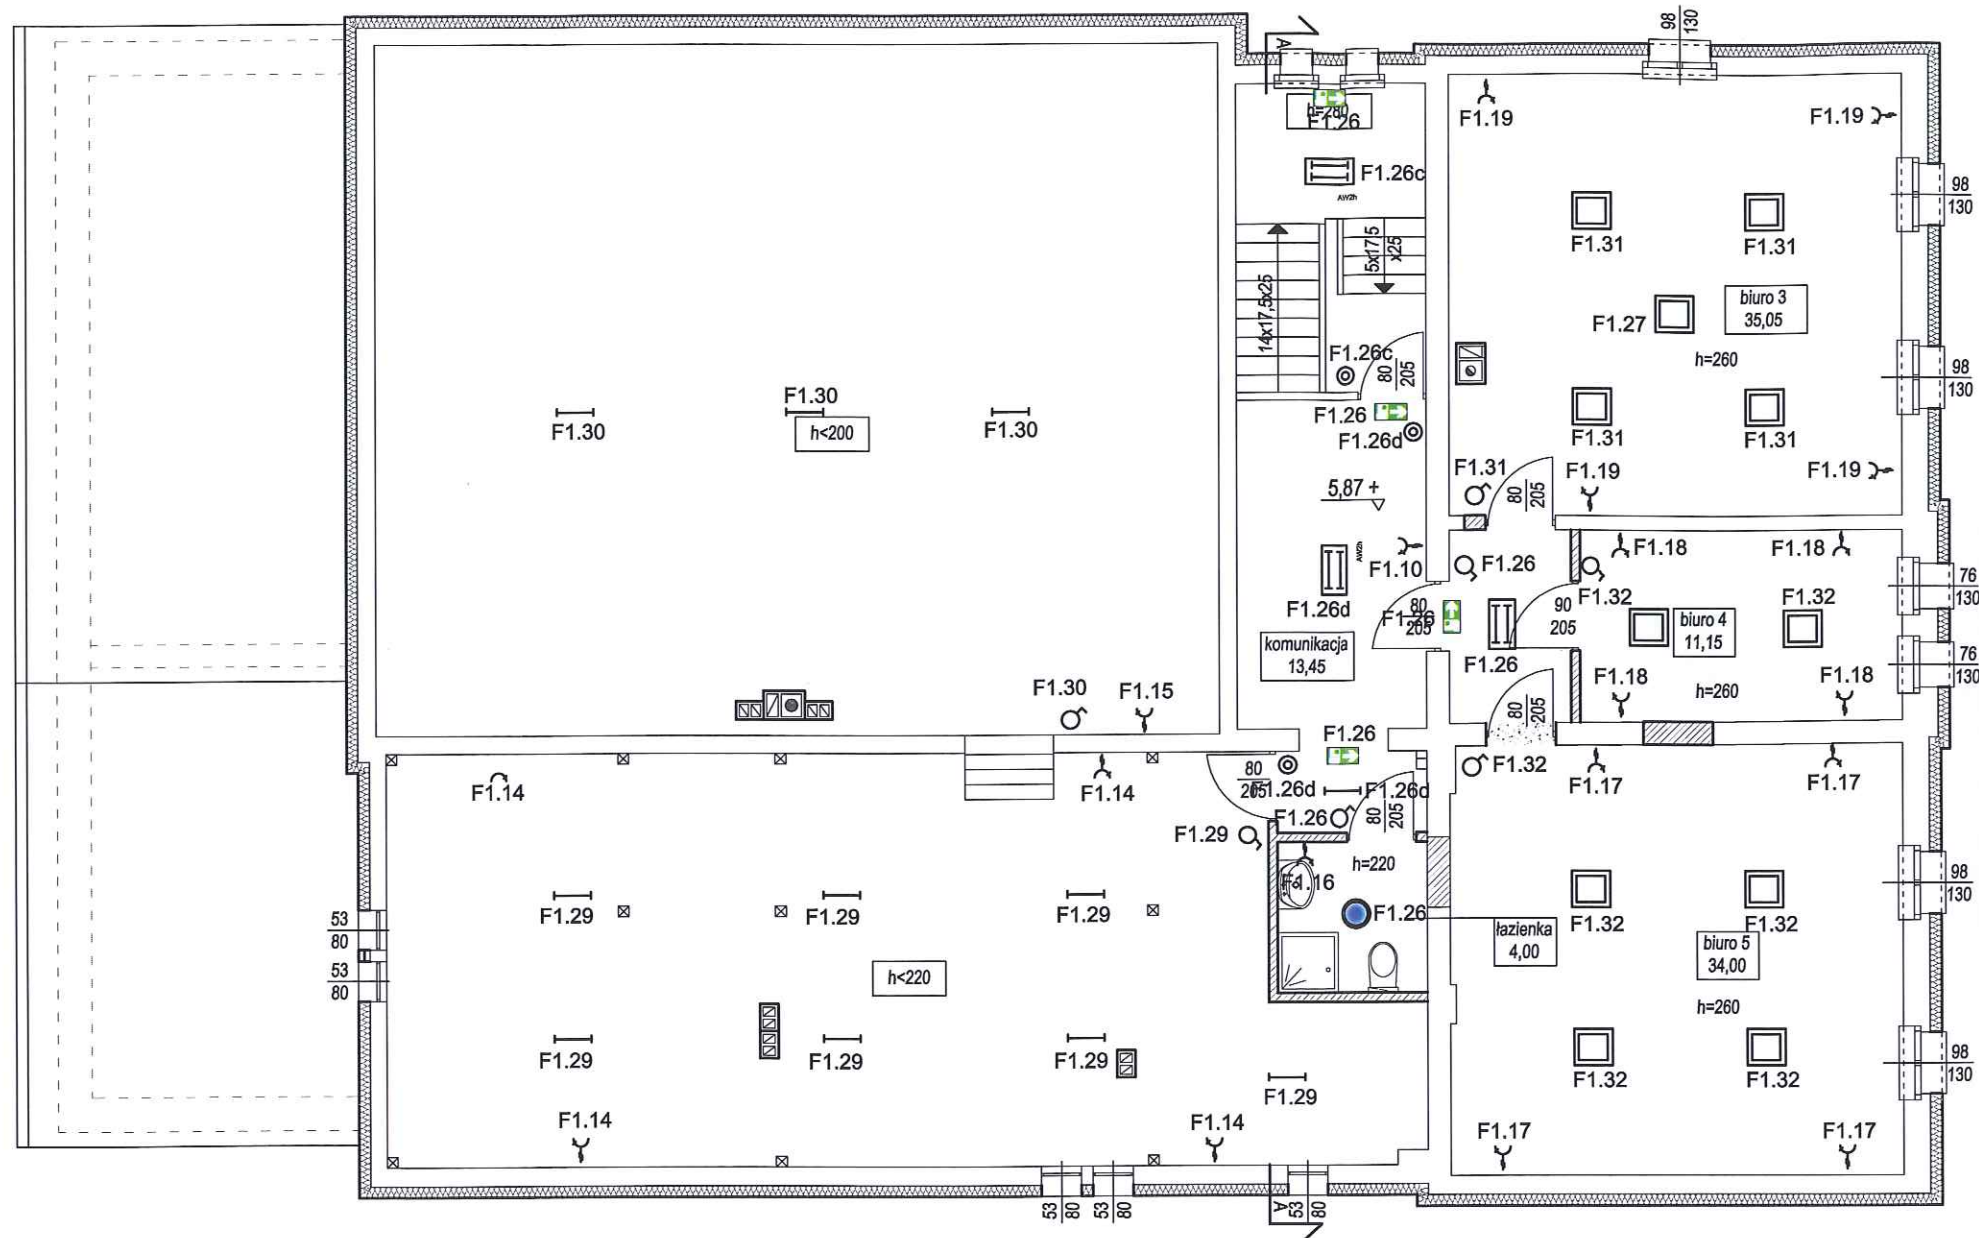

OZNACZENIA	
SYMBOL	OPIS
	gniazdo 1P+N+PE
	łącznik pojedynczy
	przycisk światło
	oprawa świetłówkowa rastrowa 4x18W
	oprawa świetłówkowa rastrowa 2x18W
	oprawa świetłówkowa 1x18W IP 20
	oprawa świetłówkowa 1x26W IP 44
	oprawa żarowa 60W IP 44 z czujnikiem ruchu
	oprawa świetłówkowa 1x8W (z modułem awaryjnym)
	oprawa świetłówkowa 2x18W (z modułem awaryjnym)
	wentylator wyciągowy 230V (załączany z oświetleniem)

- ŚCIANY ISTNIEJĄCE
- PROJEKTOWANE ŚCIANY I ZAMUROWANIA
- PROJEKTOWANE WYBURZENIA

		56-100 Wołów ul. Browarna 5 tel. 071/7232300 i 502407321 email: lemar@adres.pl; NIP: 917-000-20-95		Stadium: PB	
Obiekt: Boisko i budynek domu kultury		Inwestor: Gmina Wińsko		Branża: ELEKTR.	
56-160 Wińsko ul. Piłsudskiego 33 dz. 887,888,964,893/1 i/3		Plac Wolności 2, 56-160 Wińsko		Data: 12.2016	
Projektant: inż. J. Idzik		Nr upr.: 116/83/WBPP		Skala: 1:100	
Sprawdzający: mgr inż. G. Wójcik		266/00/DUW		Nr rys.: E4	
Tytuł rysunku:		INSTALACJE ELEKTRYCZNE RZUT PODDASZA			