


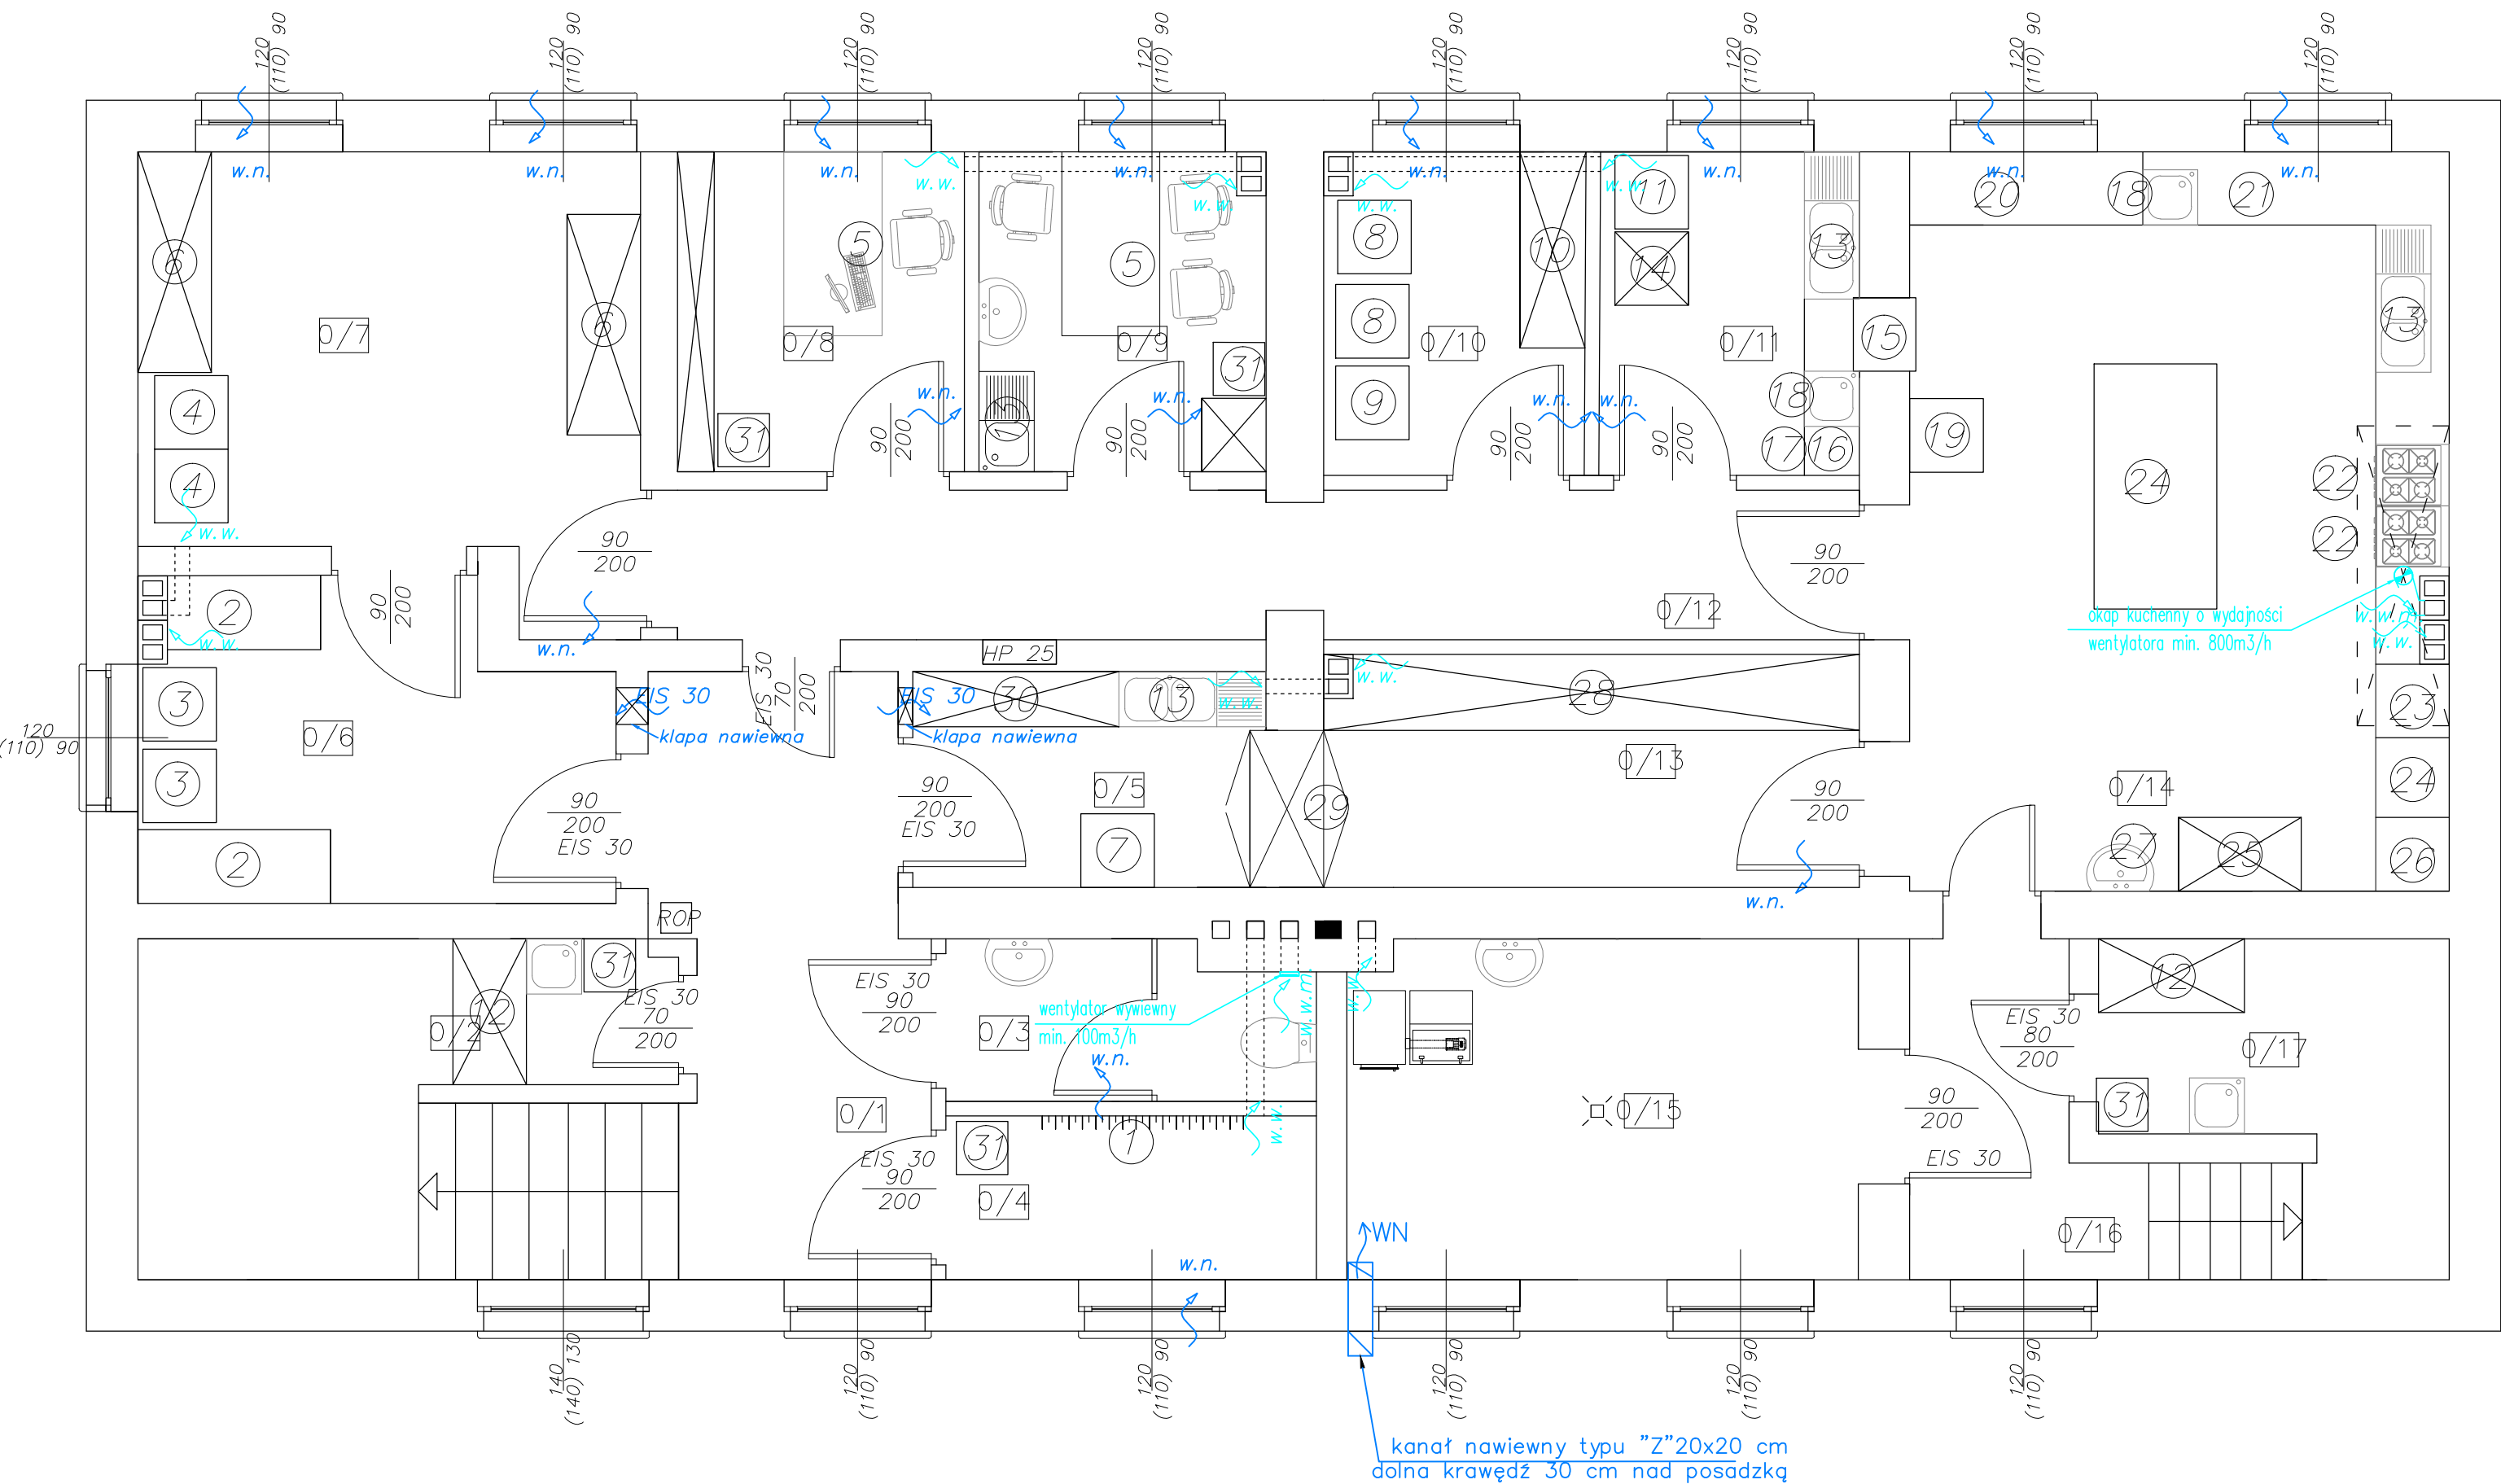

ZESTAWIENIE POMIESZCZEŃ:

0/1	KOMUNIKACJA
0/2	POM. GOSPODARCZE
0/3	WC
0/4	SZATNIA
0/5	ZMYWALNIA
0/6	PRALNIA
0/7	SZUSZARNIA + PRASOWALNIA
0/8	BIURO
0/9	SOCJAL
0/10	MAGAZYN SPOŻYWCZY
0/11	OBIERALNIA
0/12	KOMUNIKACJA
0/13	MAGAZYN ZASTAWY
0/14	KUCHNIA
0/15	KOTŁOWNIA
0/16	KOMUNIKACJA
0/17	POM. GOSPODARCZE

ŁĄCZNIE: 135,15 m2

- wieszak na ubrania
- pojemnik na brudną bieliznę
- pralka automatyczna 2kW
- suszarka automatyczna 2kW
- biurko + krzesło
- szafa na czystą bieliznę
- wyparacz naczyń 7,5 kW
- lodówka na art. spożywcze2 x 0,5 kW
- zamrażarka 0,5 kW
- regał na produkty suche
- obieraczka do warzyw0,5 kW
- Szafa gospodarcza
- z wbudowanym basenem do mycia narzędzi gospodarczych
- zlewozmywak dwukomorowy z ociekaczem
- regał na żywność brudną
- okno podawcze warzyw czystych
- naświetlacz UV do jaj 0,1 kW
- lodówka do jaj podblatowa 0,2 kW
- zlewozmywak jednokomorowy
- lodówka dwusegmentowa do przechowywania próbek żywnościowych oraz do przechowywania końcówek porcji żywnościowych pobranych z magazynu 0,5 kW
- blat roboczy do obróbki warzyw
- blat roboczy do obróbki mięsa
- kuchenska elektryczna z okapem 2 x 10 kW
- piec konwektorowy 11 kW
- blat roboczy
- szafa do przechowywania butelek i smoczków po sterylizacji w autoklawie
- autoklaw 1,5 kW
- umywalka
- regał na czyste naczynia
- szafa przelotowa
- regał na naczynia brudne
- kosz na odpadki

HP 25 - hydrant wewnętrzny
ROP - mechanizm sterujący oddymiania

Suma mocy urządzeń elektrycznych 46,8 kW

LEGENDA:

- w.w.m. – wentylacja wywiewna mechaniczna
w.w. – wentylacja wywiewna grawitacyjna
w.n. – wentylacja nawiewna grawitacyjna

BIURO PROJEKTOWE FIRMA "KOWALEWSKI" ul. Wojska Polskiego 26, 63 - 900 Rawicz tel.: 65 545 44 98; kom.:605 345 588; e-mail: kowproj@o2.pl		OBIEKT	BUDYNEK PRZEDSZKOLNY (REMONT)		
RYSUNEK	RZUT PIWNIC - wentylacja	SKALA 1 : 50	DATA 5.2019	NR RYS. S7	
LOKALIZACJA	jednostka ewidencyjna: Wińsko obręb ewidencyjny: Wińsko działka nr 814	INWESTOR	Gmina Wińsko pl. Wolności 2 56-160 Wińsko	STRONA	
Projektant	Bogdan Kowalewski	specjalność	instalacje sanitarne	nr uprawnień	848/86/Lo
				podpis	