


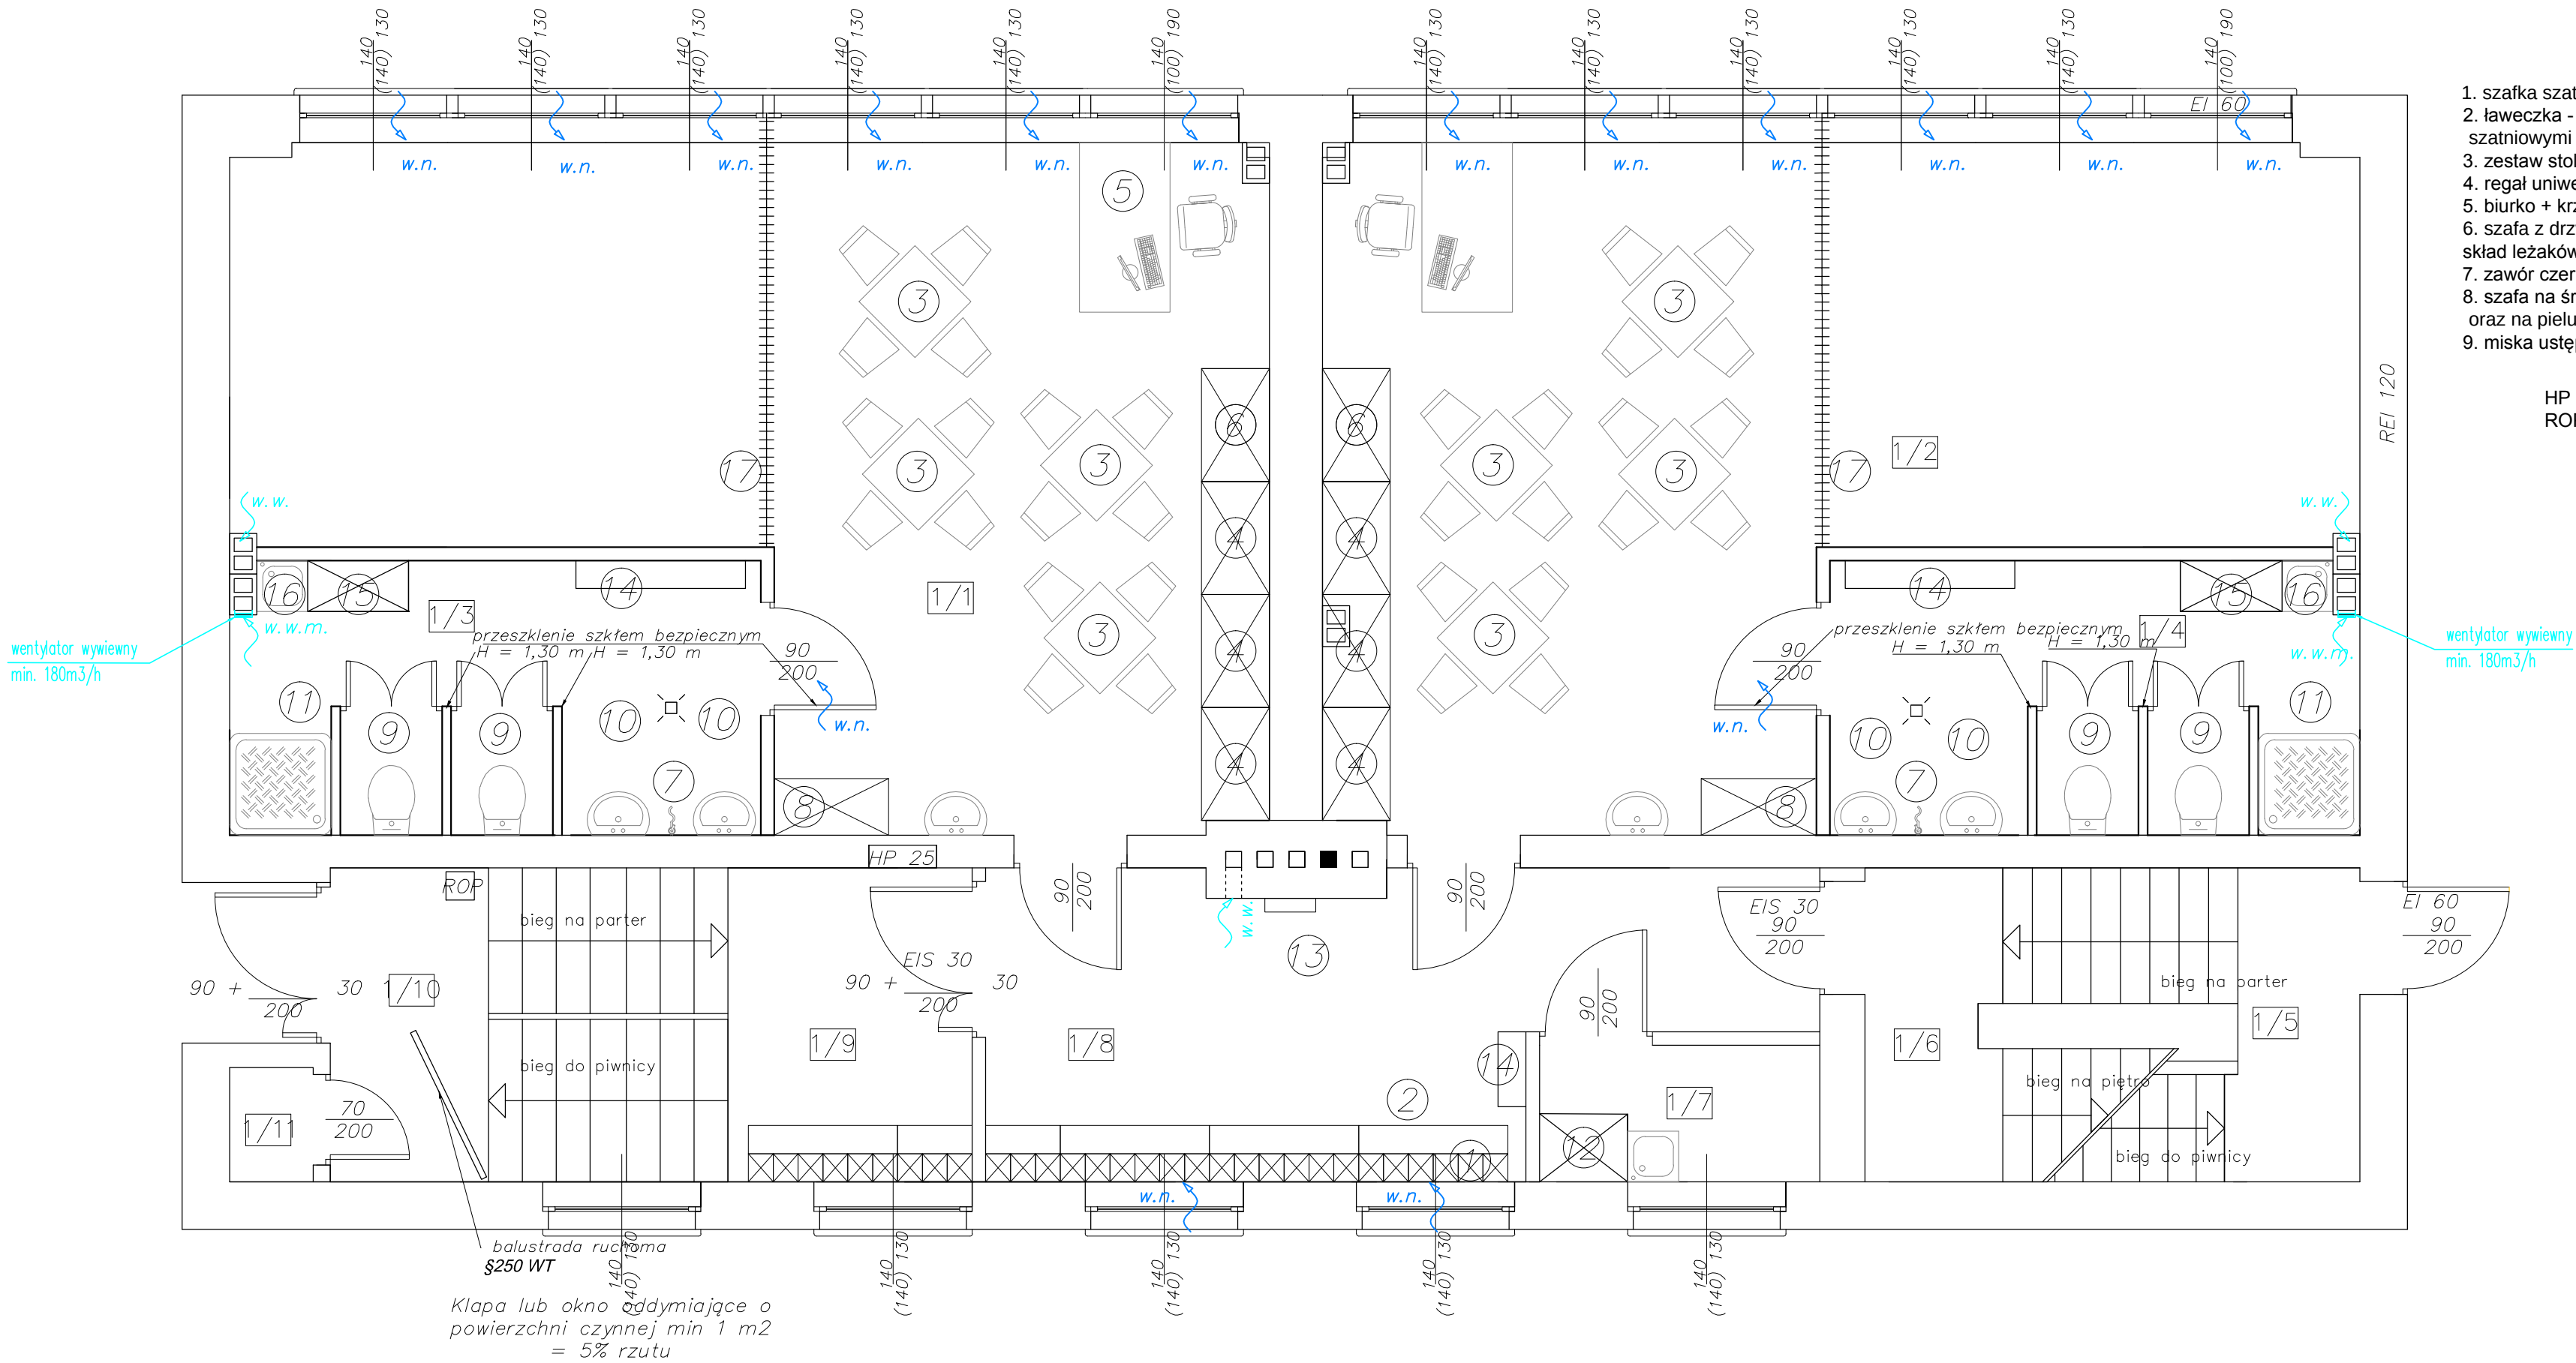

1. szafka szatniowa stalowa

2. ławeczka - komplet z szafkami szatniowymi (stal)

3. zestaw stolik + 4 krzeselka

4. regał uniwersalny

5. biurko + krzesło

6. szafa z drzwiami suwanymi - skład leżaków

7. zawór czerpalny

8. szafa na środki do mycia dzieci oraz na pieluchy

9. miska ustępowa
10. umywalka

11. brodzik

12. Szafa gospodarcza z wbudowanym basenem do mycia narzędzi gospodarczych

13. apteczka

14. przewijak do dzieci

15. magazyn nocników

16. zlewozmywak jednokomorowy do mycia nocników

17. kotara do wydzielenia części wypoczynkowej

HP 25 - hydrant wewnętrzny
ROP - mechanizm sterujący oddymiania

ZESTAWIENIE POMIESZCZEŃ:

1/1	SALA	16,63
1/2	SALA	16,63
1/3	SANITARIAT	11,42
1/4	SANITARIAT	11,40
1/5	KOMUNIKACJA	3,00
1/6	KOMUNIKACJA	3,30
1/7	POM. GOSPODARCZE	3,00
1/8	KOMUNIKACJA	16,63
1/9	KOMUNIKACJA	6,00
1/10	KOMUNIKACJA	3,89
1/11	WÓZKOWNIA	0,75

ŁĄCZNIE: 147,93 m²

LEGENDA:

- w.w.m. – wentylacja wywiewna mechaniczna
w.w. – wentylacja wywiewna grawitacyjna
w.n. – wentylacja nawiewna grawitacyjna

BIURO PROJEKTOWE FIRMA "KOWALEWSKI" ul. Wojska Polskiego 26, 63 - 900 Rawicz tel.: 65 545 44 98; kom.:605 345 588; e-mail: kowproj@o2.pl		OBIEKT		BUDYNEK PRZEDSZKOLNY (REMONT)	
RYSUNEK	RZUT PARTERU - wentylacja	SKALA 1 : 50	DATA 5.2019	NR RYS. S8	
LOKALIZACJA	jednostka ewidencyjna: Wińsko obręb ewidencyjny: Wińsko działka nr 814	INWESTOR	Gmina Wińsko pl. Wolności 2 56-160 Wińsko	STRONA	
Projektant	Bogdan Kowalewski	specjalność	instalacje sanitarne	nr uprawnień	848/86/Lo
				podpis	