


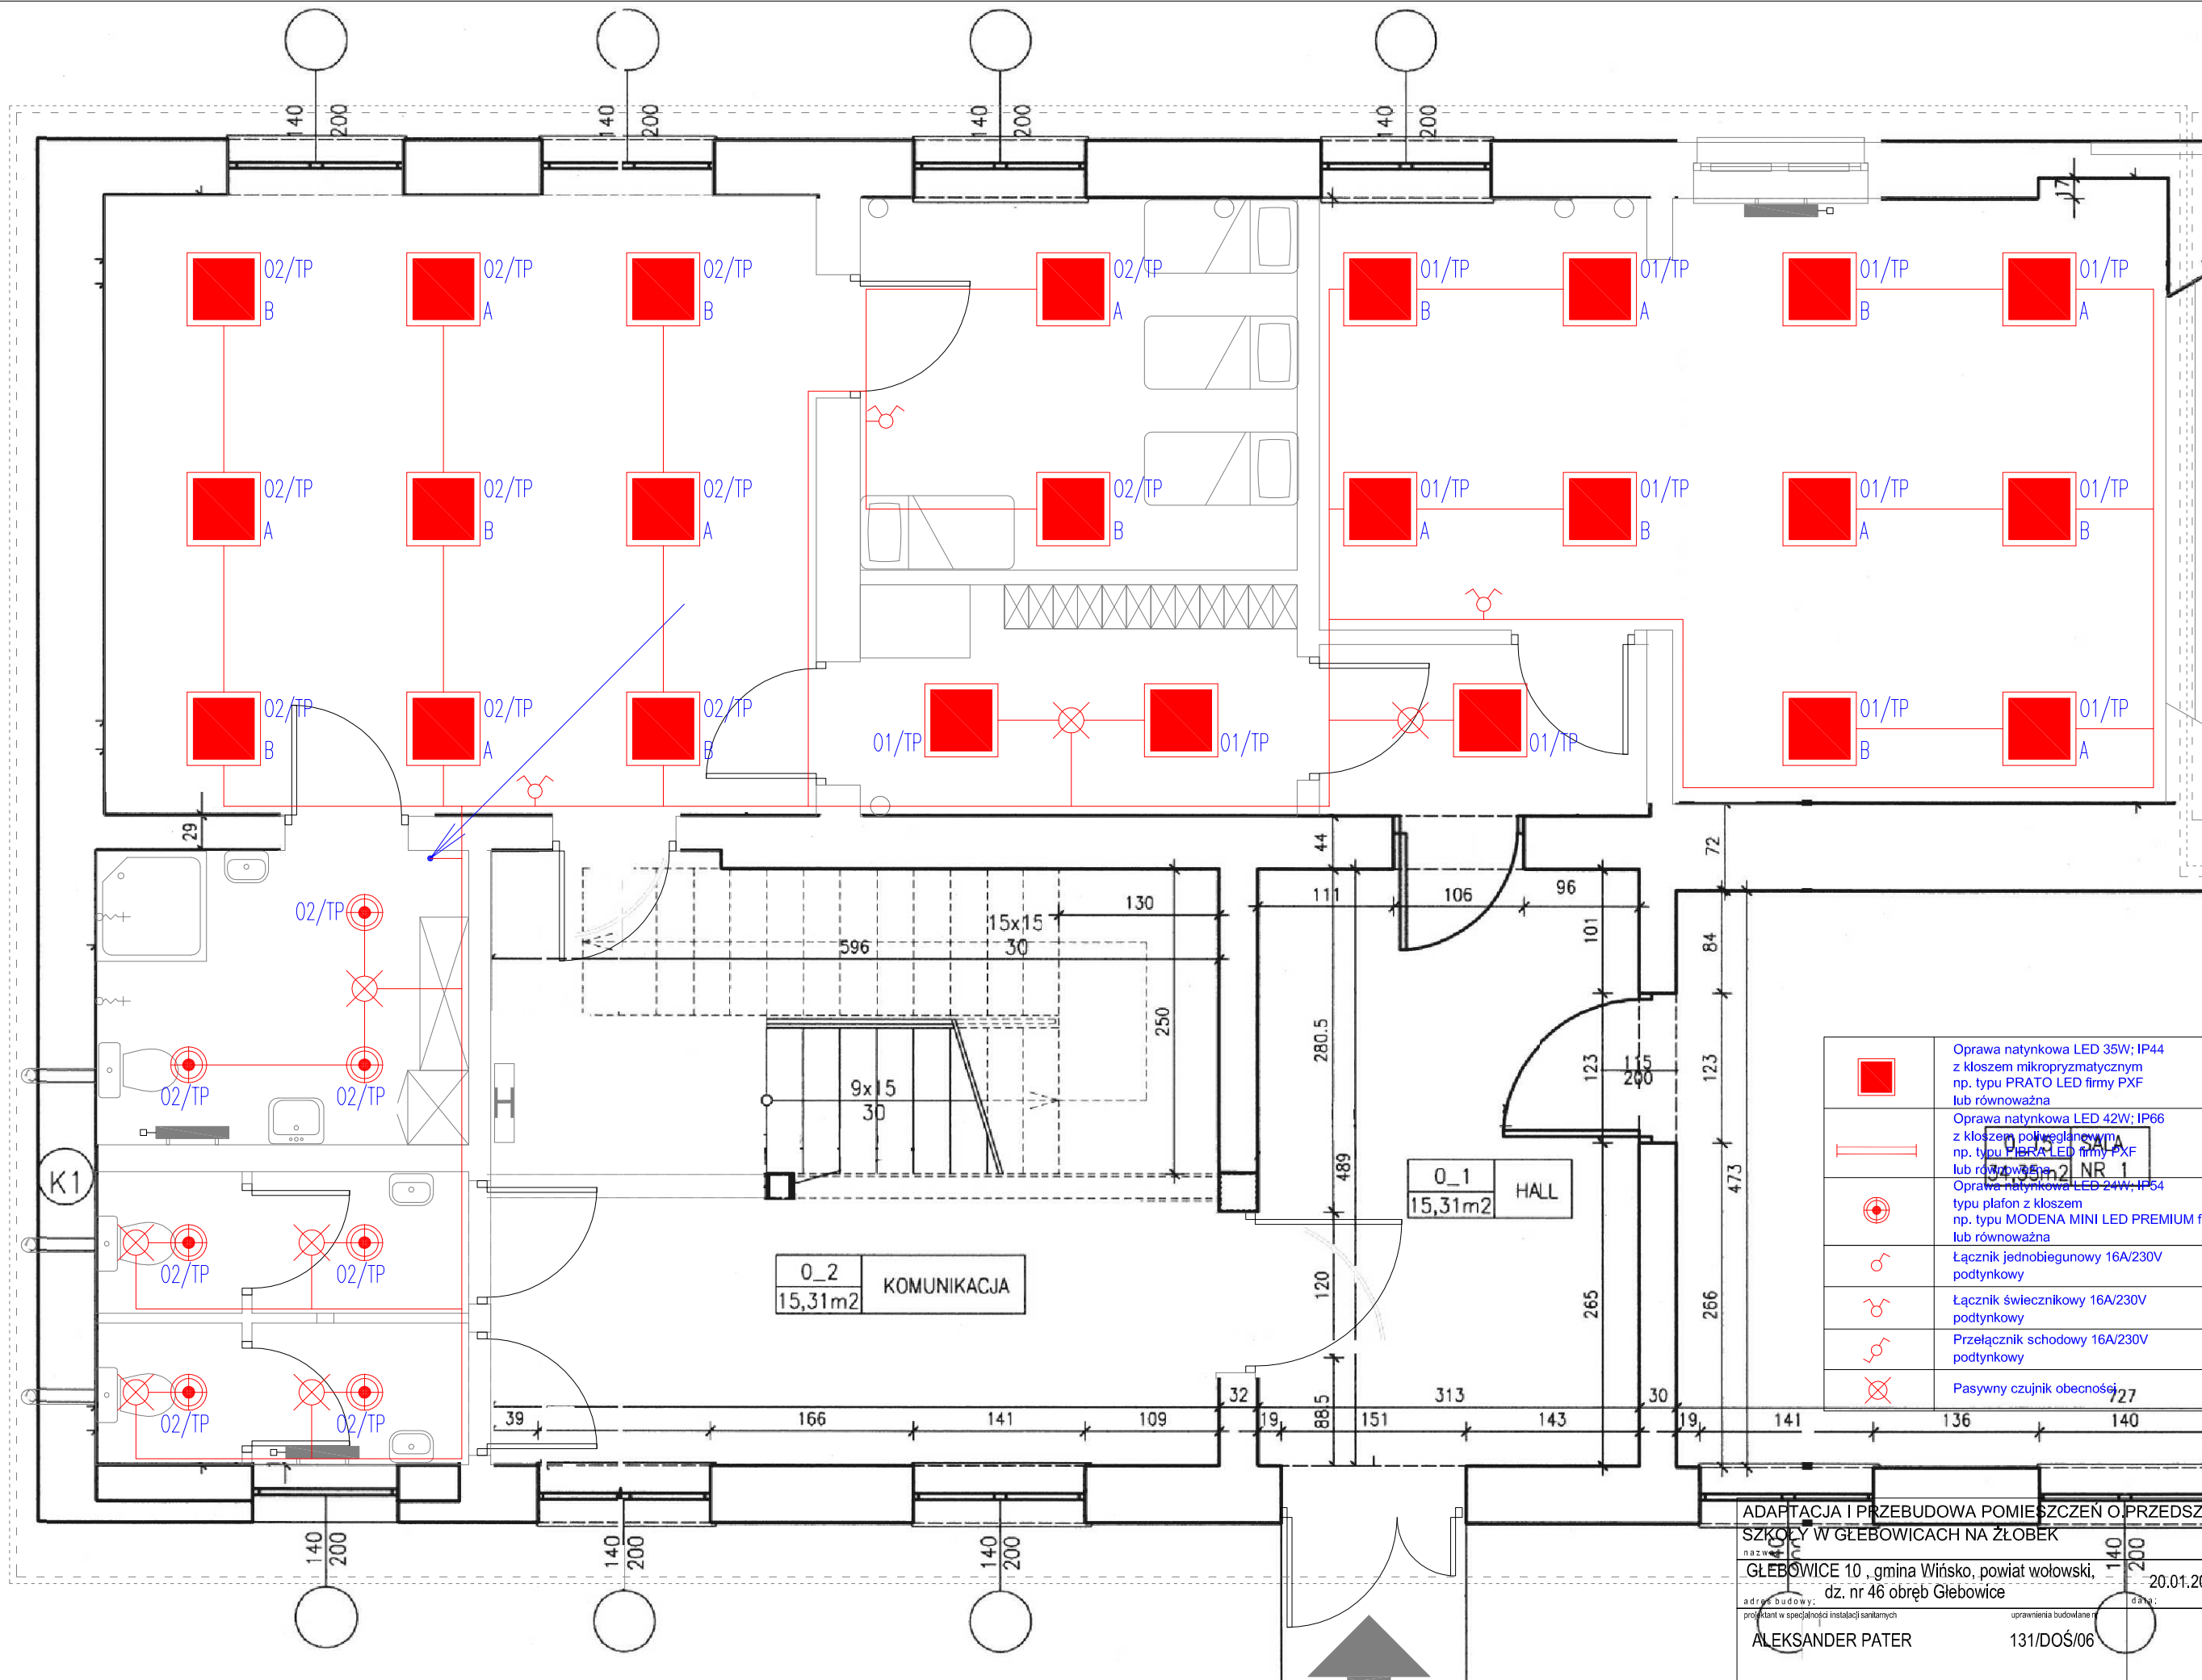

	Oprawa natynkowa LED 35W; IP44 z kloszem mikropryzmatycznym np. typu PRATO LED firmy PXF lub równoważna
	Oprawa natynkowa LED 42W; IP66 z kloszem półgładkowym np. typu FIBRA LED firmy PXF lub równoważna
	Oprawa natynkowa LED 24W; IP54 typu plafon z kloszem np. typu MODENA MINI LED PREMIUM firmy PXF lub równoważna
	Łącznik jednobiegunowy 16A/230V podtynkowy
	Łącznik świecznikowy 16A/230V podtynkowy
	Przełącznik schodowy 16A/230V podtynkowy
	Pasywny czujnik obecności

ADAPTACJA I PRZEBUDOWA POMIESZCZEŃ O PRZEDSZKOLNEGO I SZKOŁY W GŁĘBOWICACH NA ŻŁOBEK

nazwa:

GLEBOWICE 10, gmina Wińsko, powiat wołowski, dz. nr 46 obręb Głębówice

data:

20.01.2020

projektant w specjalności instalacji sanitarnych:

ALEKSANDER PATER

uprawnienia budowlane:

131/DOŚ/06

etap:

PW

skala:

1:50

podpis:

RZUT PARTERU - INSTALACJE OŚWIETLENIOWE

tytuł rysunku:

nr rys.

E4