


	Gniazdo wtykowe 230V-16A Z pojedyncze, wtykowe, IP20 z przesłoną styków
	Cztery gniazda wtykowe 230V-16A Z wtykowe, IP20, we wspólnej ramce z przesłoną styków
	Gniazdo wtykowe 230V-16A Z z przesłoną styków, IP44
	Dwa gniazda wtykowe 230V-16A Z wtykowe, IP44, we wspólnej ramce z przesłoną styków
	Zasilanie kucharki elektrycznej. Zakończyć listwą zaciskową 5x4mm w puszcze instalacyjnej natynkowej
	Zasilanie szafy krosowniczej. Przewód wprowadzić na listwę urządzenia

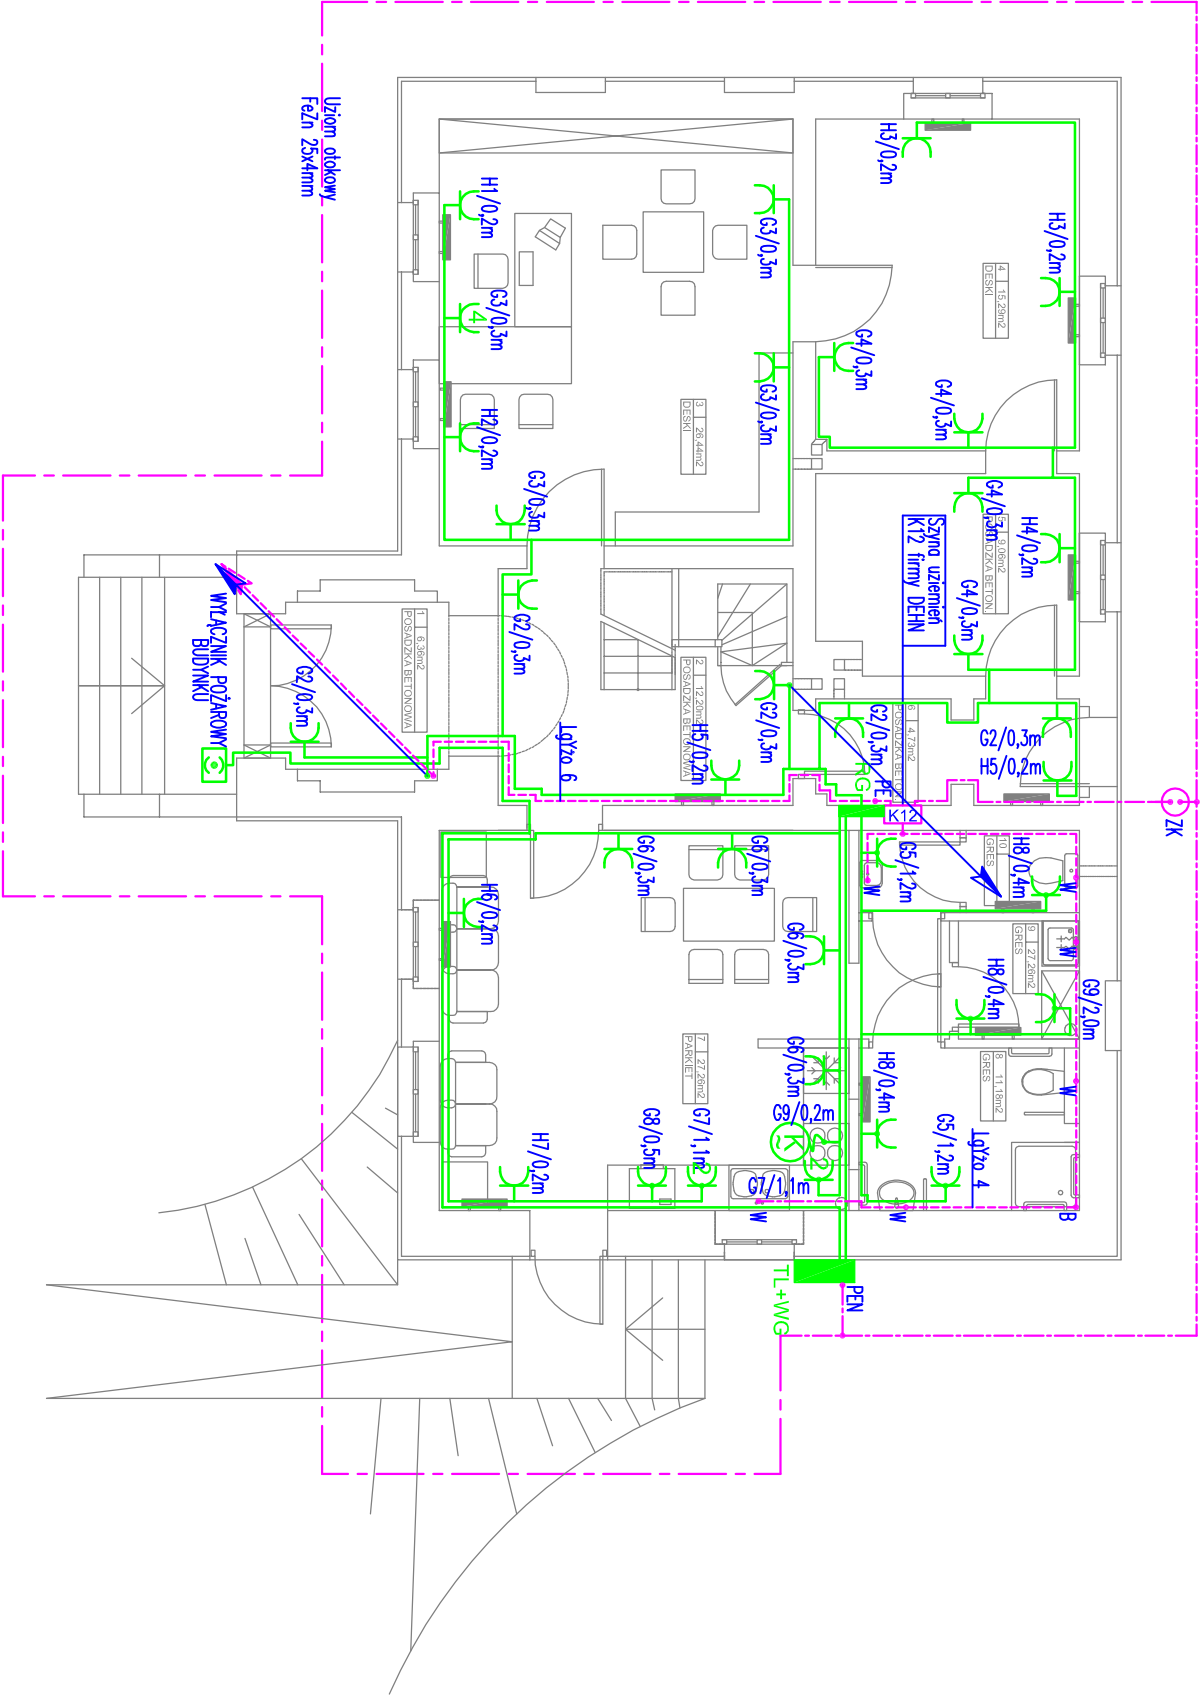

nazwa obiektu budowlanego: PRZEBUDOWA I REMONT ZABYTKOWEGO BUDYNKU W MIEJSCOWOŚCI SŁUP WRAZ Z WYKONANIEM NIEZBEDNEJ INFRASTRUKTURY TECHNICZNEJ I ZAGOSPODAROWANIEM TERENU ORAZ ROZBIÓRKĄ BUDYNKU GOSPODARCZEGO			
adres obiektu budowlanego:	SŁUP 17, 56-160 WIŃSKO działka nr. 141		skala: 1:100
projektant w specjalności elektrycznej:	nr upr.:	data:	podpis:
ALEKSANDER PATER	131/DOŚ/06	05.2020	
tytuł rysunku:	RZUT PARTERU INSTALACJE ELEKTRYCZNE		nr rys. E4