


	Gniazdo wtykowe 230V; 16A/Z pojedyncze, wtykowe, IP20 z przesłoną styków
	Cztery gniazda wtykowe 230V; 16A/Z wtykowe, IP20, we wspólnej ramce z przesłoną styków
	Gniazdo wtykowe 230V; 16A/Z pojedyncze, wtykowe, IP44 z przesłoną styków
	Dwa gniazda wtykowe 230V; 16A/Z wtykowe, IP44, we wspólnej ramce z przesłoną styków
	Zasilanie kuchenki elektrycznej Zakończyć listwą zaciskową 5x4mm w puszcze instalacyjnej natynkowej
	Zasilanie szafy krosowniczej Przewód wprowadzić na listwę urządzenia

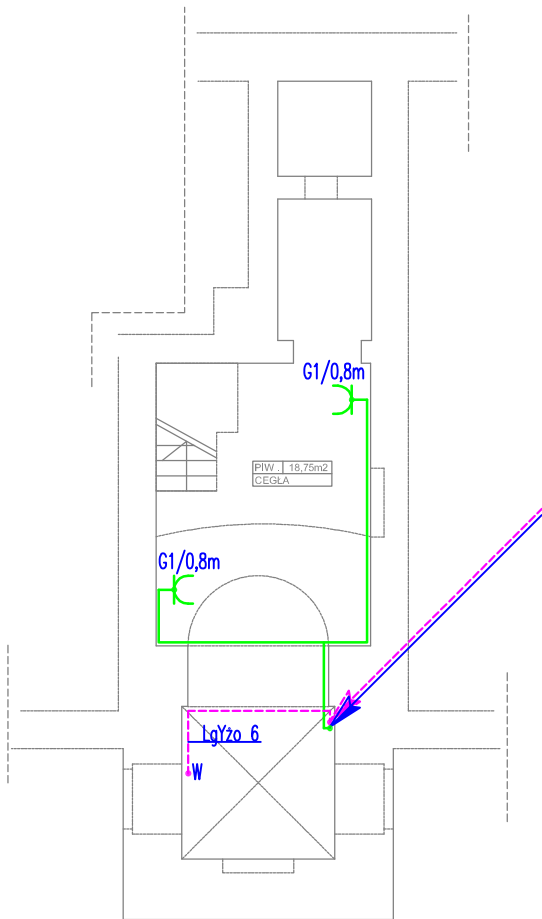

nazwa obiektu budowlanego: PRZEBUDOWA I REMONT ZABYTKOWEGO BUDYNKU W MIEJSCOWOŚCI SŁUP WRAZ Z WYKONANIEM NIEZBEDNEJ INFRASTRUKTURY TECHNICZNEJ I ZAGOSPODAROWANIEM TERENU ORAZ ROZBIÓRKĄ BUDYNKU GOSPODARCZEGO		
adres obiektu budowlanego: SŁUP 17, 56-160 WIŃSKO działka nr. 141		skala: 1:100
projektant w specjalności instalacje elektryczne: nr upr.: ALEKSANDER PATER 131/DOŚ/06	data: 05.2020	podpisy:
tytuł rysunku: RZUT PIWNICY INSTALACJE ELEKTRYCZNE		nr rys. E2