


	Gniazdo wtykowe 230V-16A Z pojedyncze, wtykowe, IP20 z przesłoną styków
	Cztery gniazda wtykowe 230V-16A Z wtykowe, IP20, we wspólnej ramce z przesłoną styków
	Gniazdo wtykowe 230V-16A Z pojedyncze, wtykowe, IP44 z przesłoną styków
	Dwa gniazda wtykowe 230V-16A Z wtykowe, IP44, we wspólnej ramce z przesłoną styków
	Zasilanie kuchennej elektrycznej Zakończyć listwą zaciskową 5x4mm w puszcze instalacyjnej natynkowej
	Zasilanie szafy krosowniczej Przewód wprowadzić na listwę urządzenia

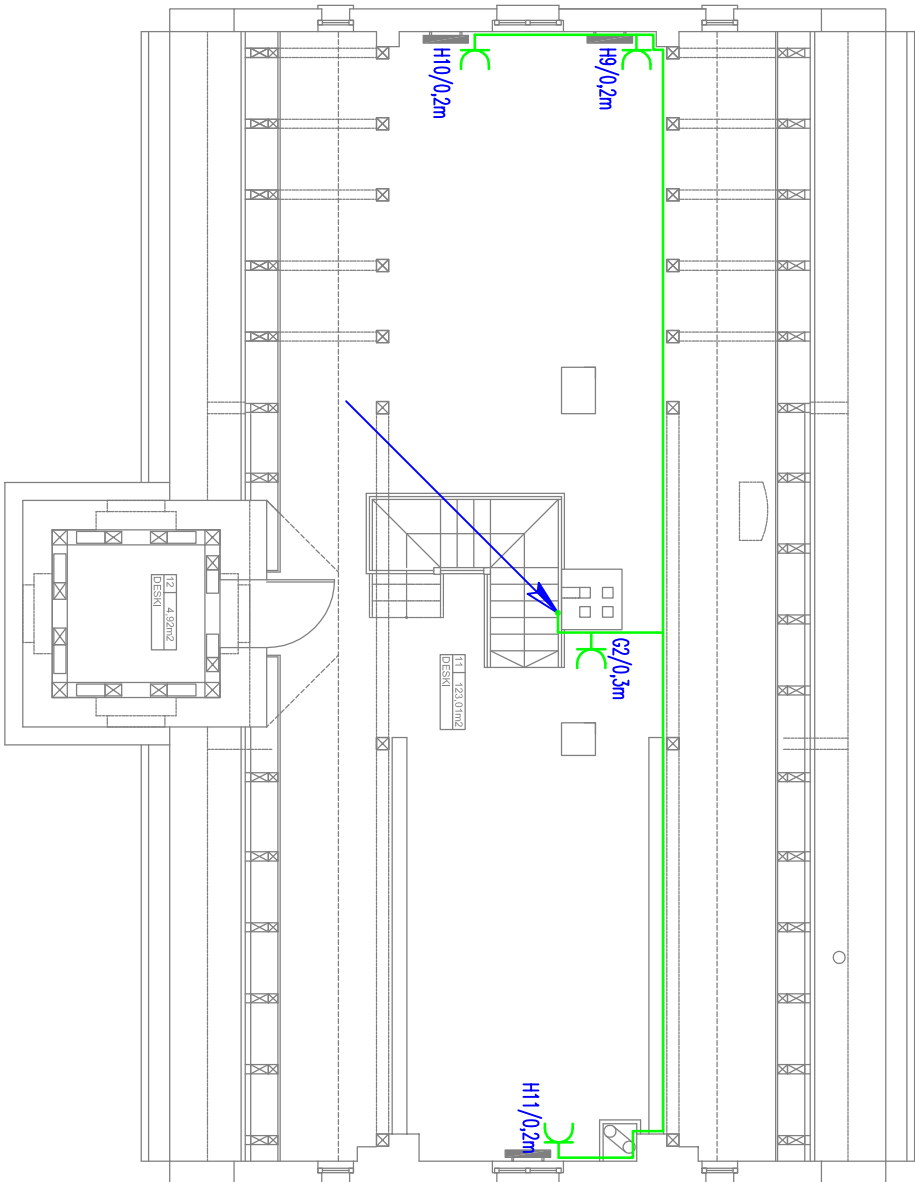

nazwa obiektu budowlanego: PRZEBUDOWA I REMONT ZABYTKOWEGO BUDYNKU W MIEJSCOWOŚCI SŁUP WRAZ Z WYKONANIEM NIEZBEDNEJ INFRASTRUKTURY TECHNICZNEJ I ZAGOSPODAROWANIEM TERENU ORAZ ROZBIÓRKĄ BUDYNKU GOSPODARCZEGO			
adres obiektu budowlanego: SŁUP 17, 56-160 WIŃSKO działka nr. 141		skala: 1:100	
projektant w specjalności elektrycznej: ALEKSANDER PATER 131/DOŚ/06		data: 05.2020	podpisz:
tytuł rysunku: RZUT PODDASZA INSTALACJE ELEKTRYCZNE		nr rys. E6	