


wieckie

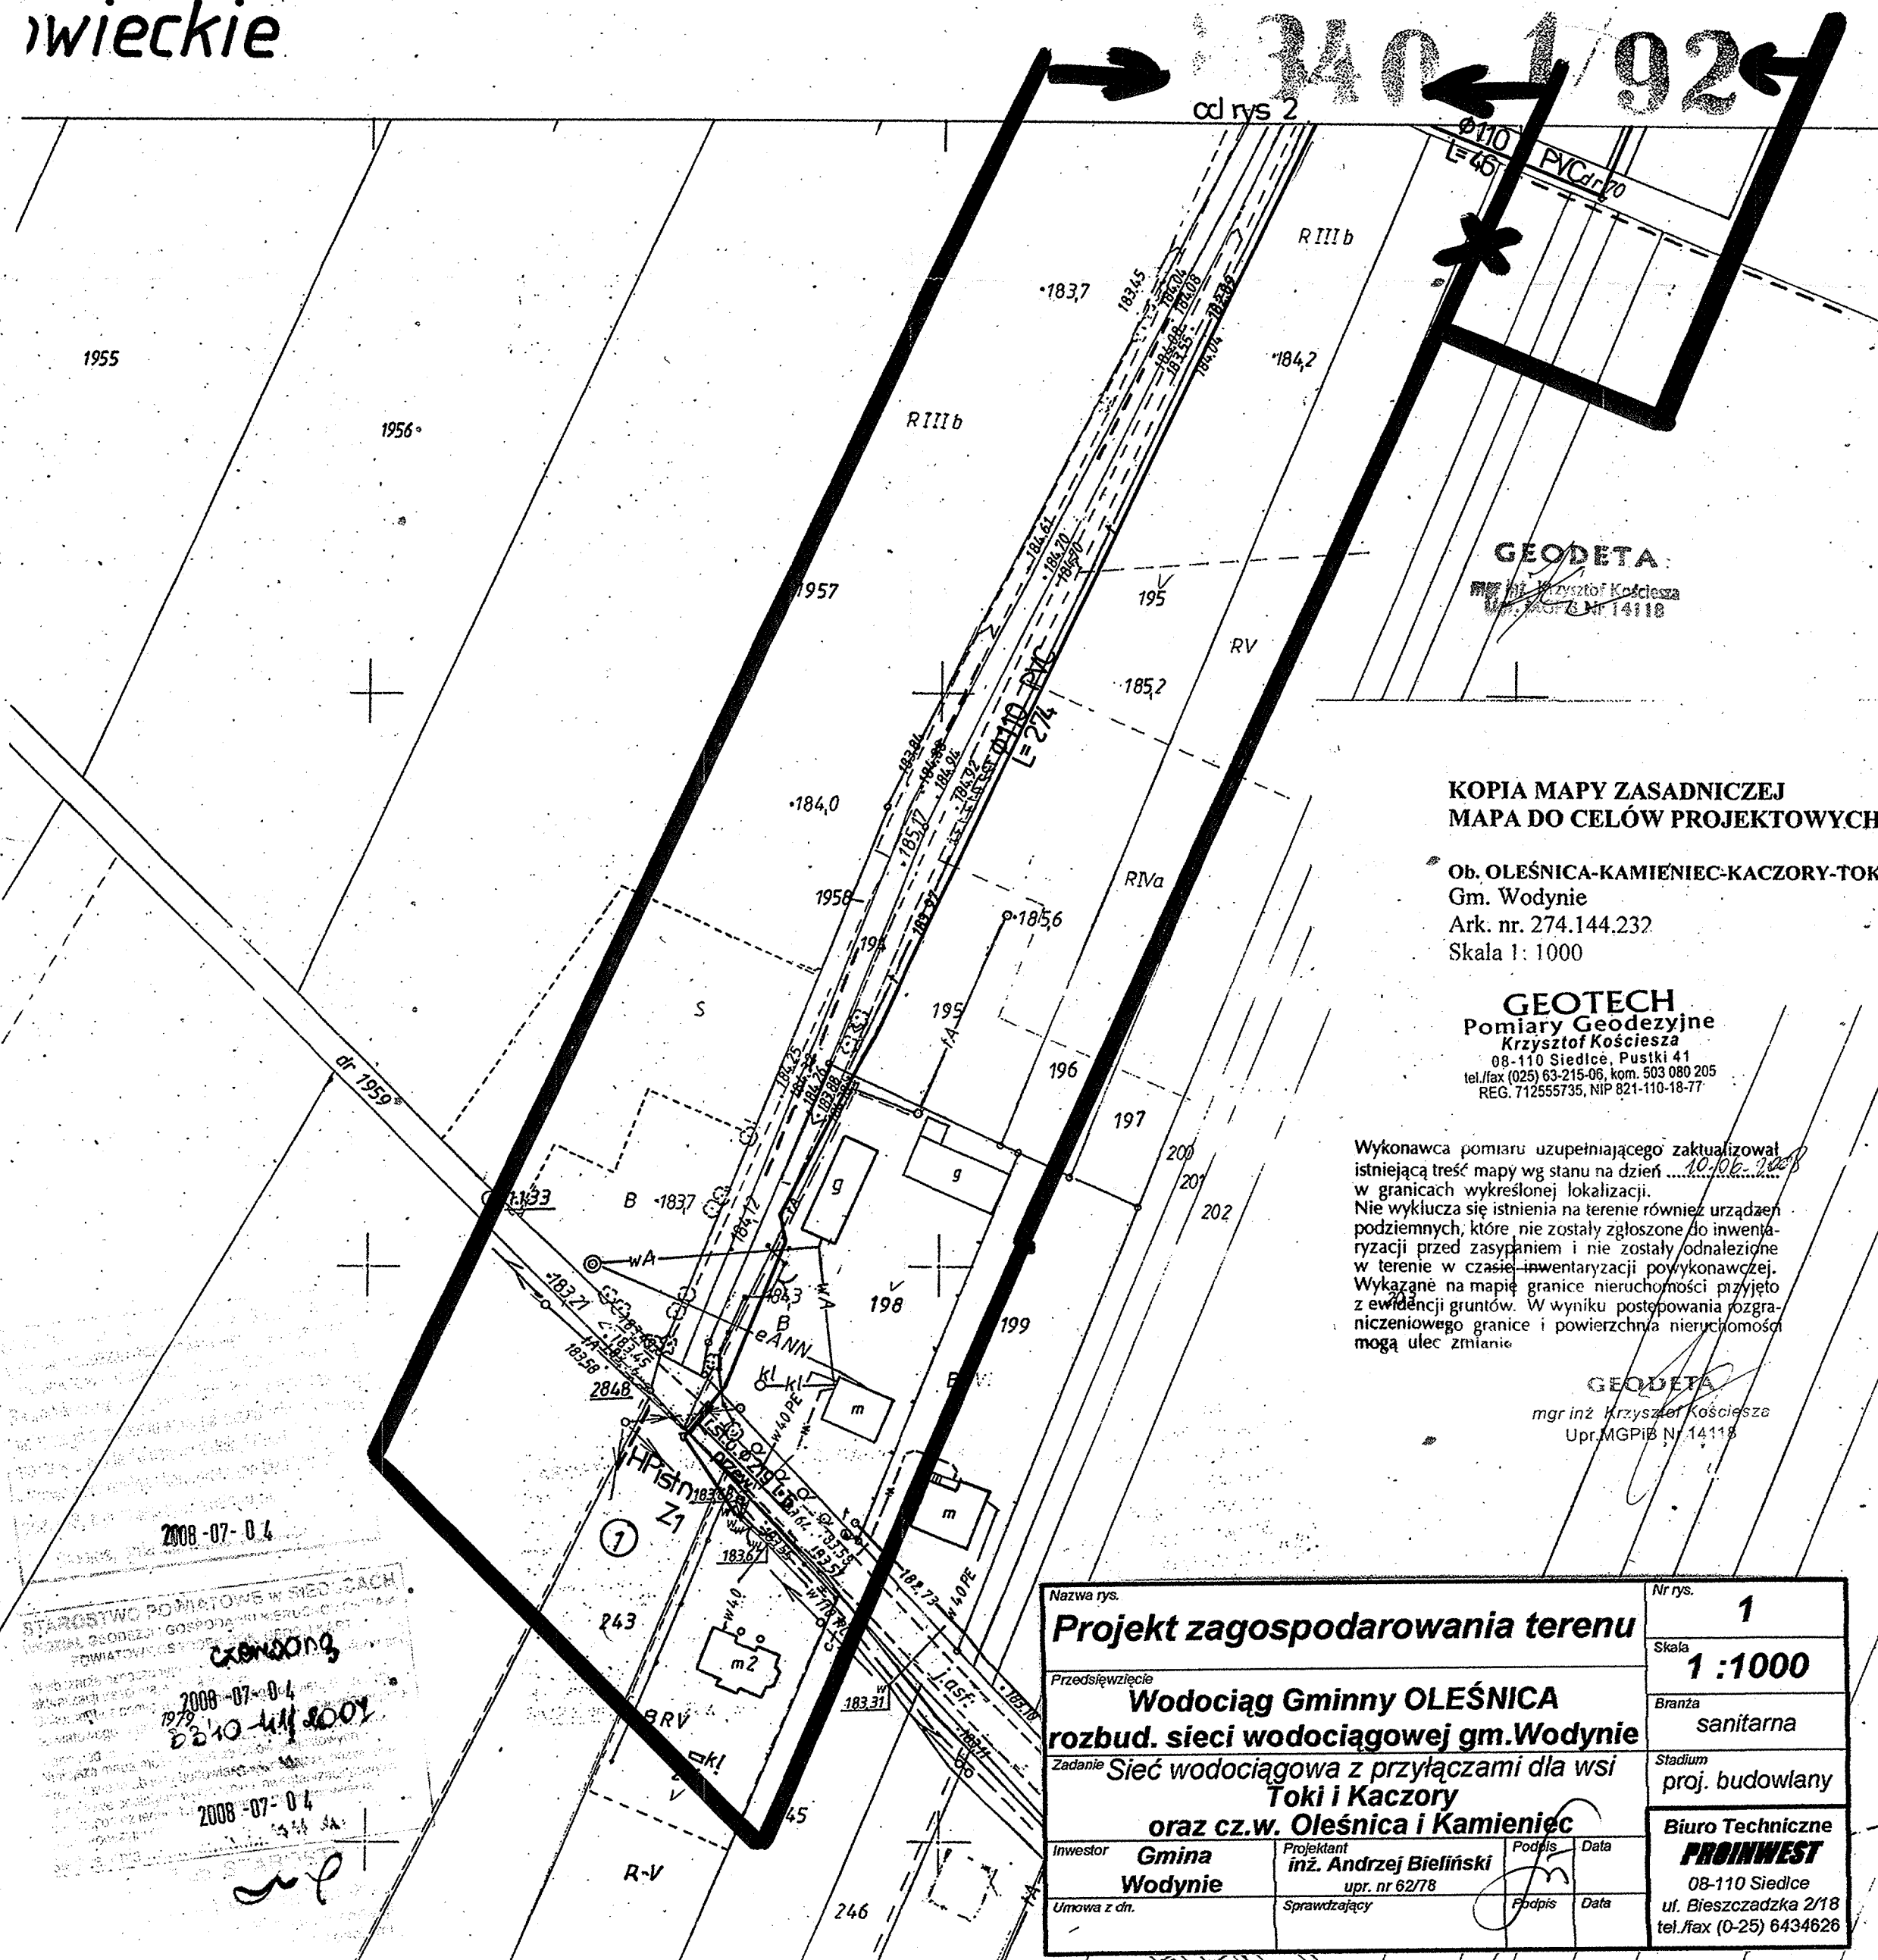

**KOPIA MAPY ZASADNICZEJ  
MAPA DO CELÓW PROJEKTOWYCH**

Ob. OLEŚNICA-KAMIENIEC-KACZORY-TOKI  
Gm. Wodynie  
Ark. nr. 274.144.232  
Skala 1: 1000

**GEOTECH**  
Pomiary Geodezyjne  
Krzysztof Kościuszka  
08-110 Siedlce, Pustki 41  
tel./fax (025) 63-215-06, kom. 503 080 205  
REG. 712555735, NIP 821-110-18-77

Wykonawca pomiaru uzupełniającego zaktualizował istniejącą treść mapy wg stanu na dzień 10.10.2008 w granicach wykreślonej lokalizacji. Nie wyklucza się istnienia na terenie również urządzeń podziemnych, które nie zostały zgłoszone do inwentaryzacji przed zasypaniem i nie zostały odnalezione w terenie w czasie inwentaryzacji powykonawczej. Wykazane na mapie granice nieruchomości przyjęto z ewidencji gruntów. W wyniku postępowania rozgraniczeniowego granice i powierzchnia nieruchomości mogą ulec zmianie.

**GEODETA**  
mgr inż. Krzysztof Kościuszka  
Upr. MGPIB N. 14118

Nazwa rys.				Nr rys.	
<b>Projekt zagospodarowania terenu</b>				<b>1</b>	
Przedsięwzięcie				Skala	
<b>Wodociąg Gminny OLEŚNICA</b>				<b>1 : 1000</b>	
Zadanie				Branża	
<b>rozbud. sieci wodociągowej gm. Wodynie</b>				<b>sanitarna</b>	
Inwestor				Stadium	
<b>Gmina Wodynie</b>				<b>proj. budowlany</b>	
Projektant				Biuro Techniczne	
<b>inż. Andrzej Bieliński</b>				<b>PROINWEST</b>	
Upr. nr 62/78				08-110 Siedlce	
Sprawdzający				ul. Bieszczadzka 2/18	
Umowa z dn.				tel./fax (0-25) 6434626	