

MAPA DO CELÓW PROJEKTOWYCH

Ob. 0017 Rudnik Mały, 0025 Żebraczka

Gm. 142612.2 Wodny

Mapa numeryczna Ark. 2(4)

Skala 1:1000

Układ współrzędnych państwowy 2000/7


Układ wysokości Kronsztadt 86

Nr. Zgłoszenia G.6640.3373.2016

Data opracowania mapy 29.11.2016.

Mapa wykonana bez ustalenia ograniczonego praw rzeczowych dotyczących nieruchomości ujawnionych w księgach wieczystych Granicze działek ewidencyjnych nie spełniają pod względem dokładności kryteriów obowiązujących obecnie standardów technicznych, mapa nie może służyć do projektowania budynków w odległości mniejszej niż 4 metry od granicy.

GEOTECH
Pomiar Geodezyjne
Krzyżówko Koszów
08-110 Siedlce, Pułki 41
tel./fax (025) 63-215-06, kom. 503 080 205
REG. 74065735, NIP 801-110-18,77
mgr inż. Krzysztof Koszowski
Uprawnienia 14118

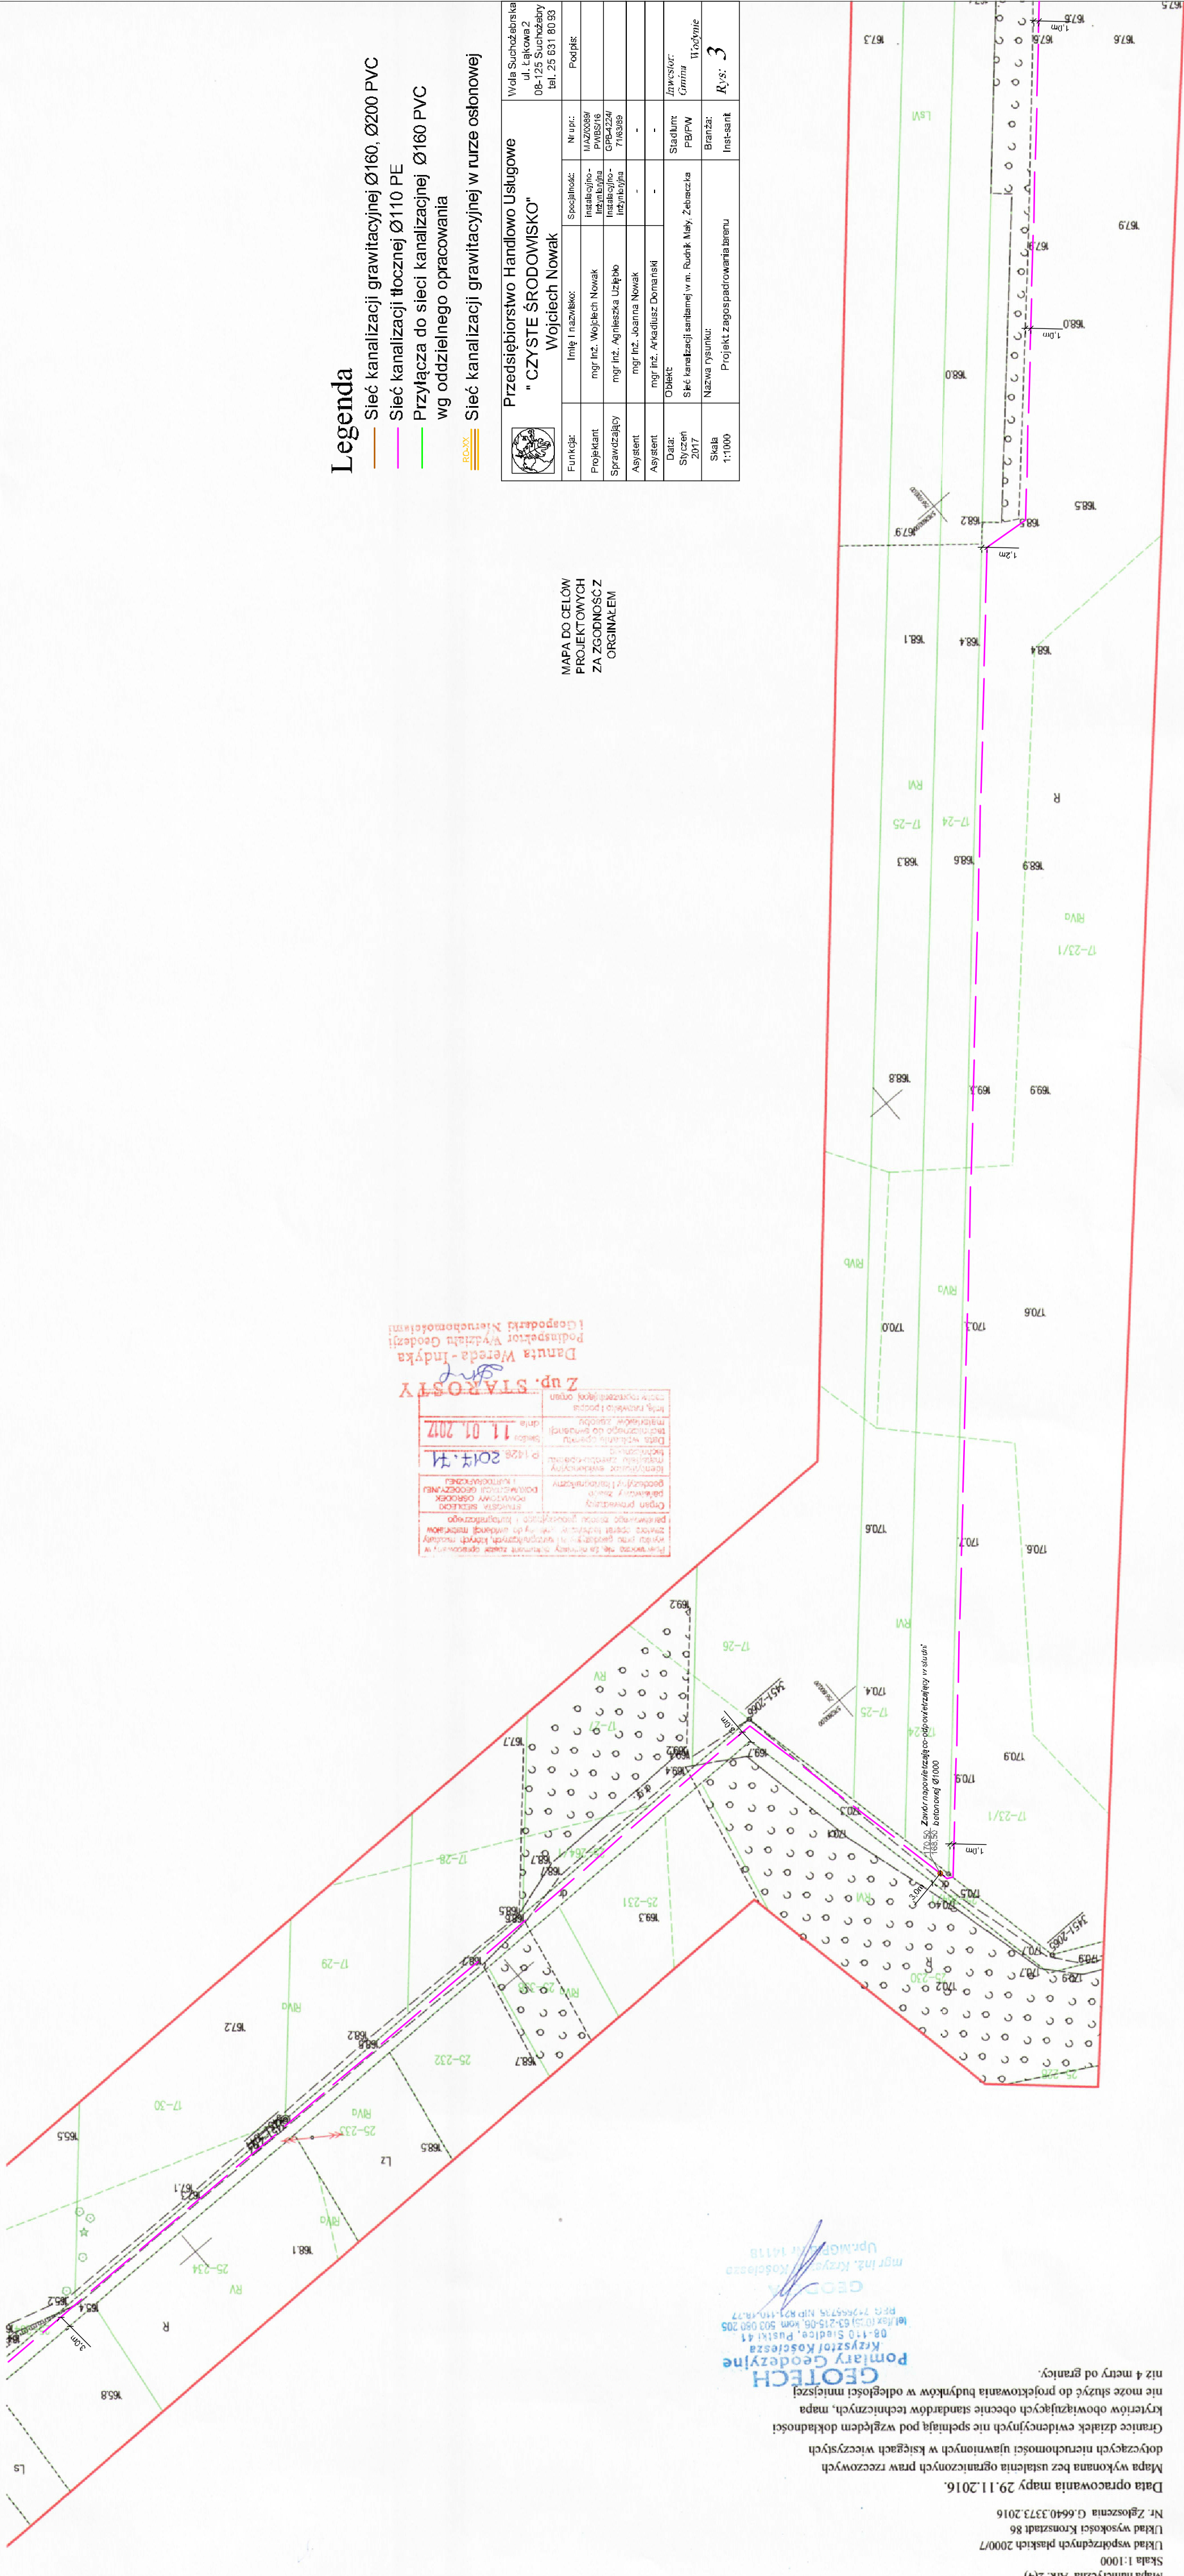

MAPA DO CELÓW
PROJEKTOWYCH
ZA ZGODNOŚĆ Z
ORIGINAŁEM

Przebieg mapy do niniejszego projektu został opracowany w oparciu o dane geodezyjne i techniczne, które zostały przekazane przez inwestora. Inwestor nie ponosi odpowiedzialności za ich dokładność i kompletność.		Organ prowadzący: Urząd Gminy w Rudniku Małym Wydział Geodezji i Katastru	
Zawartość mapy jest zgodna z projektem i nie zawiera błędów.		Data: 11.01.2017 r.	
Mapa została wykonana na podstawie danych geodezyjnych i technicznych.		Podpis: [Podpis]	
Mapa została wykonana na podstawie danych geodezyjnych i technicznych.		Data: 11.01.2017 r.	

Z up. STAROSTY
Danuta Wierda - Indyka
Podinspektor Wydziału Geodezji i Katastru

Legenda

- Sieć kanalizacji grawitacyjnej Ø160, Ø200 PVC
- Sieć kanalizacji tłocznej Ø110 PE
- Przyłącza do sieci kanalizacyjnej Ø160 PVC wg oddzielnego opracowania
- Sieć kanalizacji grawitacyjnej w ruze osłonowej

		Przedsiębiorstwo Handlowo Usługowe " CZYSTE ŚRODOWISKO "		Właściciel: ul. Łąkowa 2 08-125 Suchobąbki tel. 25 631 80 93	
Funkcja:	Imię i nazwisko:	Specjalność:	Nr uprawnień:	Podpis:	
Projektant:	mgr inż. Wojciech Nowak	Instalacyjno - inżynieria:	MAZ/0039/ PWS/16		
Sprawdzający:	mgr inż. Agnieszka Uziębło	Instalacyjno - inżynieria:	GPB/2224/ 716289		
Asystent:	mgr inż. Joanna Nowak	-	-		
Asystent:	mgr inż. Arkadiusz Domański	-	-		
Data:	Obiekt:	Stadium:		Inwestor:	
Styczeń 2017	Sieć kanalizacji sanitarnej w m. Rudnik Mały, Żebraczka	PB/PW		Gmina Wodny	
Skala 1:1000	Nazwa rysunku:	Branża:		Instalacja:	
	Projekt zagospodarowania terenu			Rys. 3	