


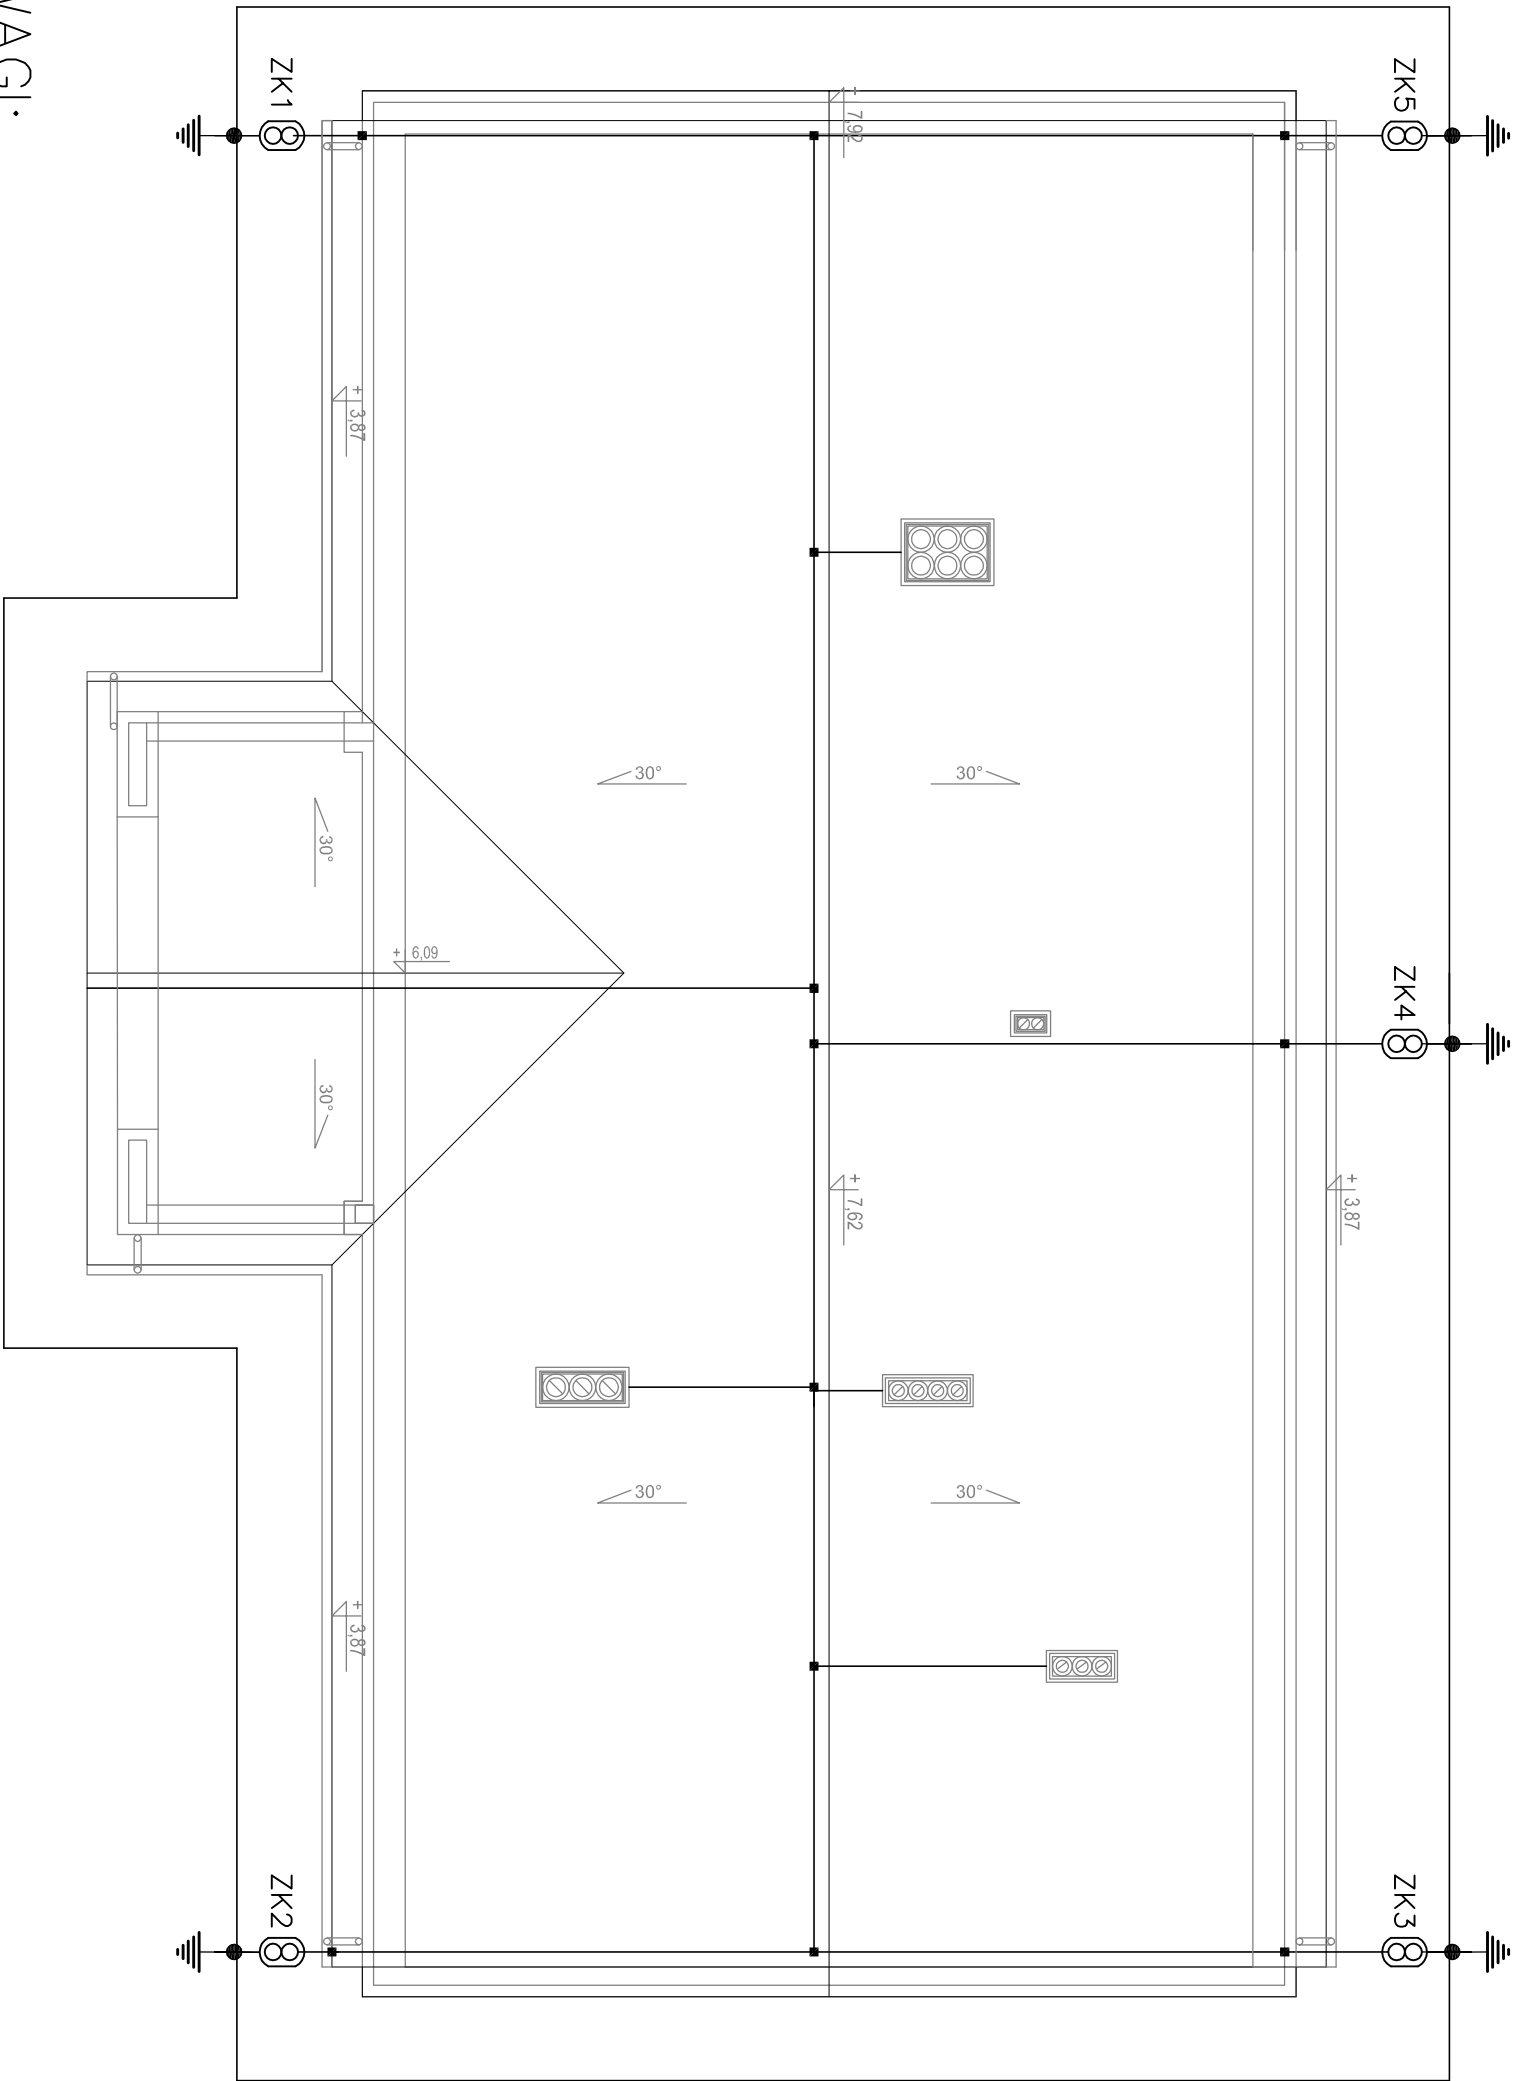

UWAGI:

- Zwody poziome mocować na dachu za pomocą uchwyków kalenicowych, oraz wbijanych
- Przewody odprowadzające wykonac drutem FeZn 8mm
- Wszystkie metalowe elementy ponad dachem łączyć zwodami poziomymi
- Uziom otokowy wykonac bednarką FeZn 30x4mm
- Całość wykonac zgodnie z PN-86/E-05003; PN-IEC 61024-1-1 oraz Zarządzeniem MB i PMB oraz A GT i OŚ z dn. 04 stycznia 1983r (Dz. U nr 1/83)
- W trakcie wykonywania robót dokonać pomiaru rezystancji uziomu otokowego (naturalnego) ($R < 10 \text{ Ohm}$) z wpisem do dziennika budowy.

LEGENDA

- Przewód odgromowy z dętu FeZn ϕ 8mm
- Złącze kontrolne schowane w skrzynce w gruncie np.50.1 ELKO-BIS
- Złącze krzyżowe
- Bednarka FeZn 30x4 mm2 uziom otokowy
- Miejsce połączenia elementów uziomu otokowegoWykonać przez spawanie na długości co najmniej 50mm.
- Miejsce spawania zabezpieczyć przed korozją.

 KONSTPOL Konstpol Sp. z o.o., 08-110 Siedlce ul. Stawowiejska 23/234 tel.25 632 46 23, poczta@konstpol.pl		Temat: Rozbudowa budynku usługowego ze zmianą sposobu użytkowania na świetlicę wiejską		
Inwestor: Gmina Wodzyń ul. Siedlecka 43, 08-117 Wodzyń		Adres obiektu: 08-117 Kołodziej działka o nr geod.: 321 obręb 0010 Kołodziej		
Treść rys.: RZUT DACHU - INSTALACJA ODGROMOWA				
Projektował: mgr inż. Jerzy Chudawski	Nr upr. budl.: GPB-4224/57/50/89	Podpis:	Data: 08.2015	Branża: Elektryczna
Opracował: mgr inż. Marcin Barczak			Skala: 1:100	Faza: Projekt Budowlany
			Nr rys.: PB-E-06	Revizja: 0