


RZUT PARTERU

skala 1:100

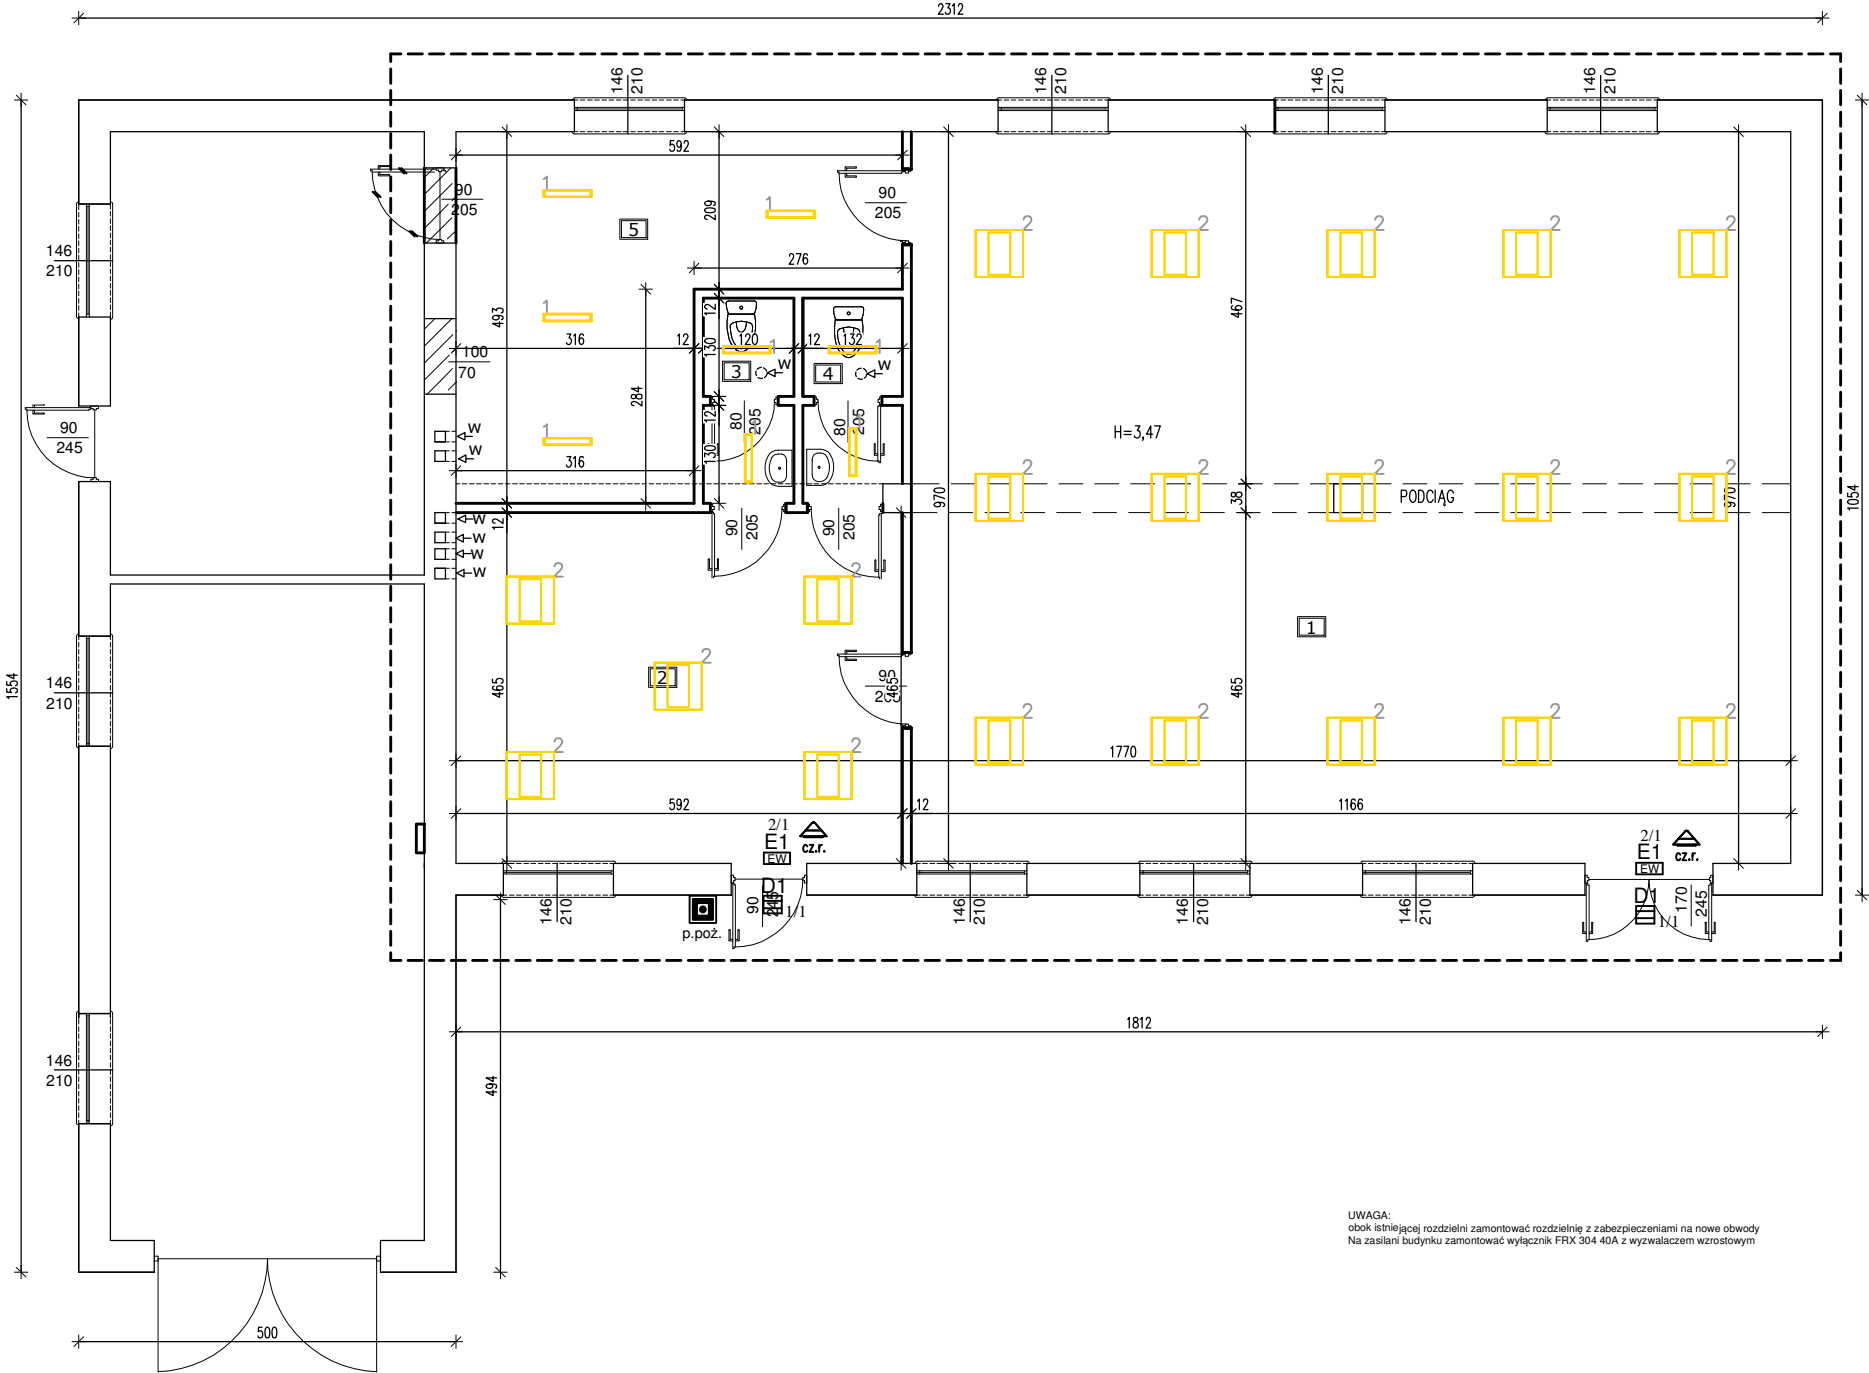

OZNACZENIA:

 - rozdzielnica elektryczna

 - przycisk w obudowie p.poż. (SP22 , obudowa p.poż. czerwona, zamykany na kluczyk, IP55)

 - czujnik ruchu

D1 LUXIONA Poland S.A. UPDOOR 2x18W TCL SHM E IP65 34
2/J/AT szczegółowy opis oprawy wg specyfikacji nr
z mod awaryjnym NP/01229/2015

E1 LUXIONA Poland S.A. OPRAWA AWARYJNA
EW IFAC/2/SE/AT

 LUXIONA Poland S.A. OPRAWA AWARYJNA
RNC/3/SE/CT 1W

ZESTAWIENIE POWIERZCHNI				
Lp	POMIESZCZENIE	RODZAJ POSADZKI	POW. POSADZEK	POW. UŻYTKOWA
1	SALA DUŻA	TERAKOTA	113,10	113,10
2	SALA MAŁA	TERAKOTA	27,53	27,53
3	ŁAZIENKA DAMSKA	TERAKOTA	3,12	3,12
4	ŁAZIENKA MĘSKA	TERAKOTA	3,28	3,28
5	POM. GOSP.	TERAKOTA	21,35	21,35
RAZEM.			168,38	168,38

UWAGA:
obok istniejącej rozdzielni zamontować rozdzielnię z zabezpieczeniami na nowe obwody.
Na zasilaniu budynku zamontować wyłącznik FRX 304 40A z wyzwalaczem wzrostowym

☐ CZĘŚĆ BUDYNKU OBJĘTA REMONTEM

Lista oprav (Budynek 1)								
Indeks	Producent	Nazwa artykułu	Numer artykułu	Wyposażenie	Strumień świetlny	Współczynnik konserwacji	Moc przyłączowa	Liczba
1	LUG LIGHT FACTORY	4261 RAYLUX LB LED 600 ED 3250lm/840 opal IP44 biały	300091.00076	1xLED 4000K	3250 lm	0.80	26 W	8
2	LUG LIGHT FACTORY	3361_4 LUGCLASSIC ECO LB LED NT 4500 840	300061.00065	1xPCBL1402500 840	3700 lm	0.80	37 W	20