



PLYTA FUNDAMENTOWA


ZBROJENIE STREFY GÓRNEJ 1:50

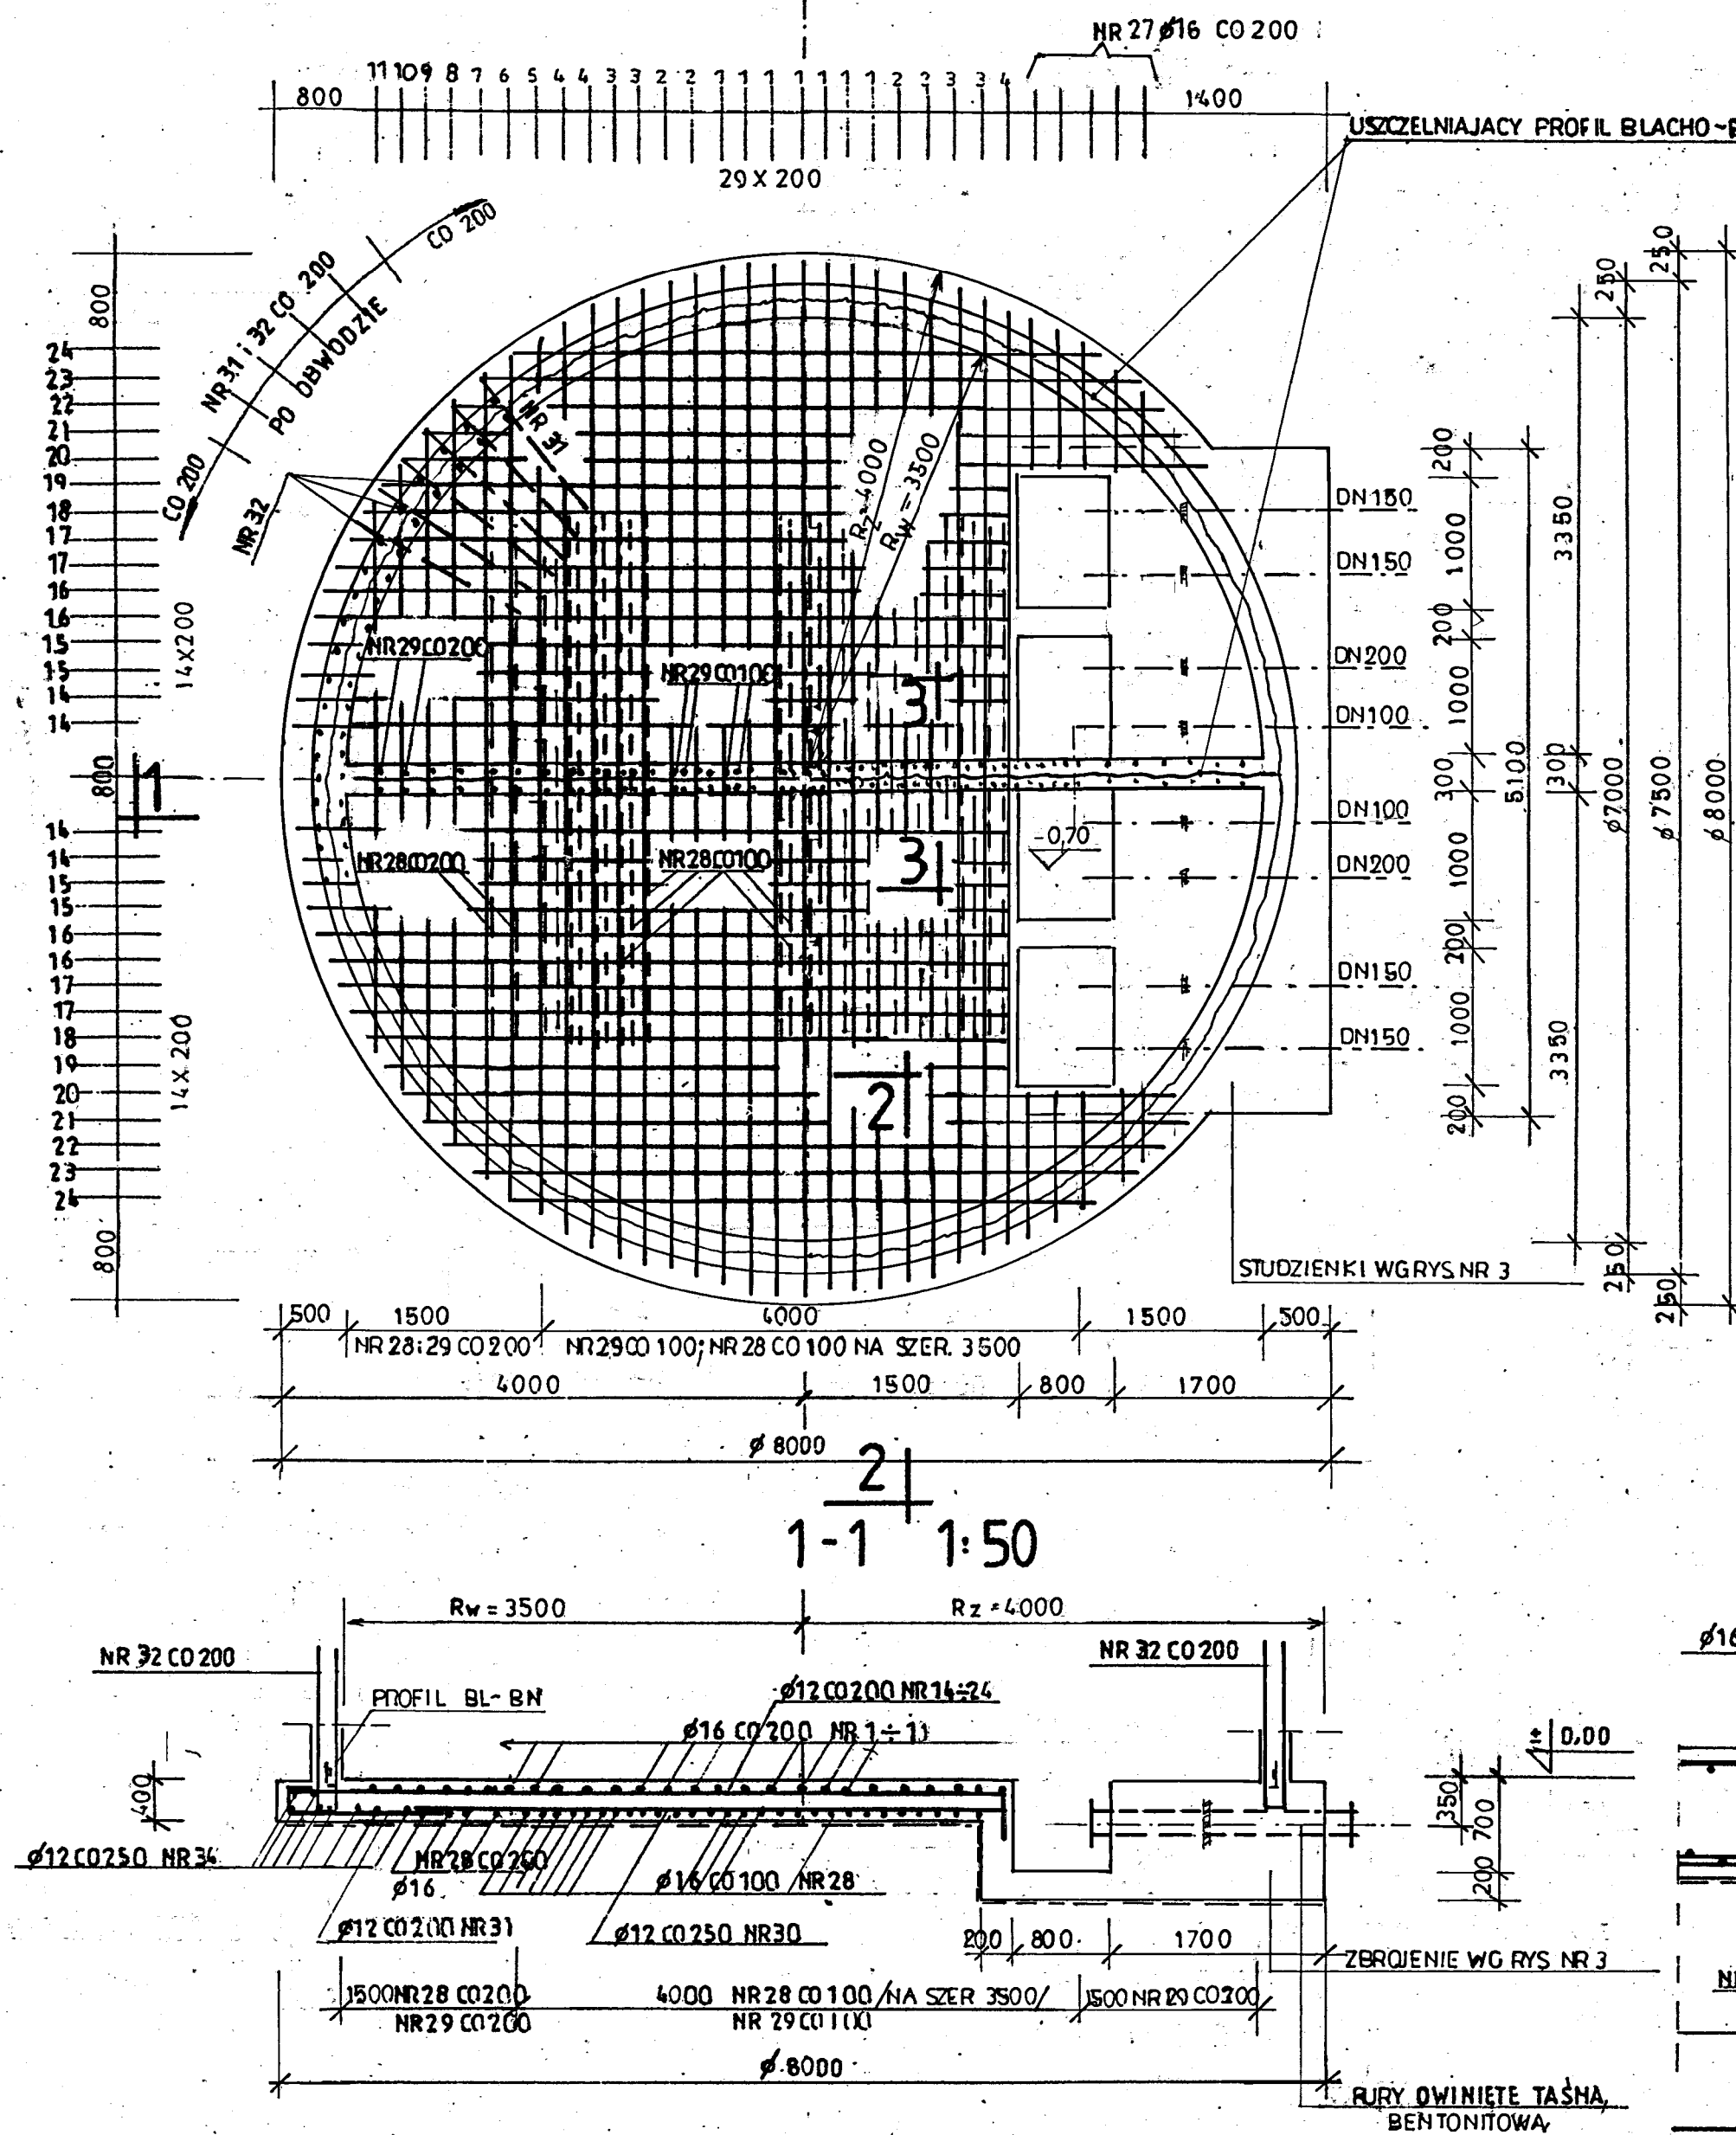

1-1 1:50

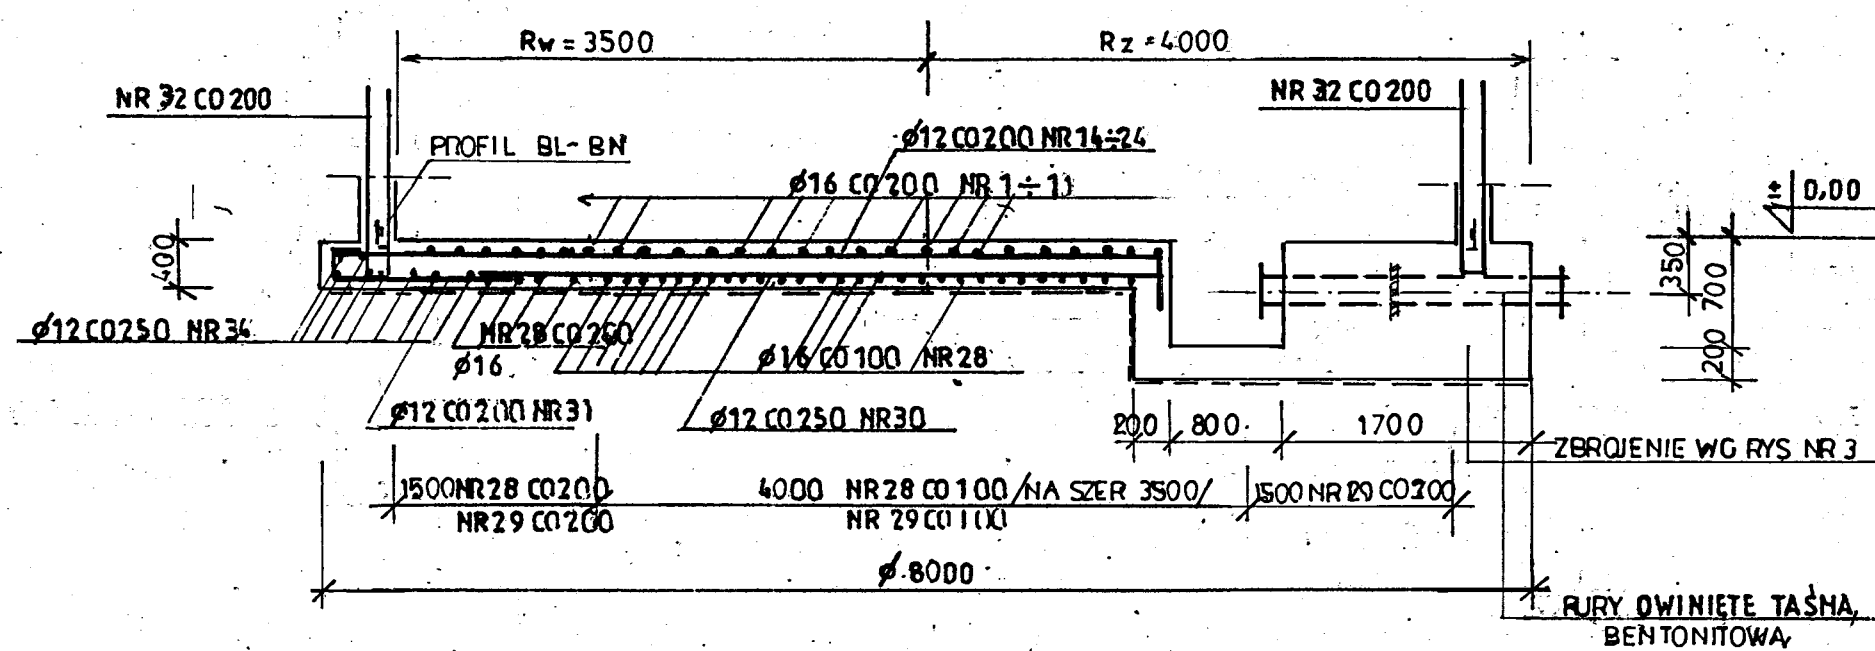

2-2 1:20

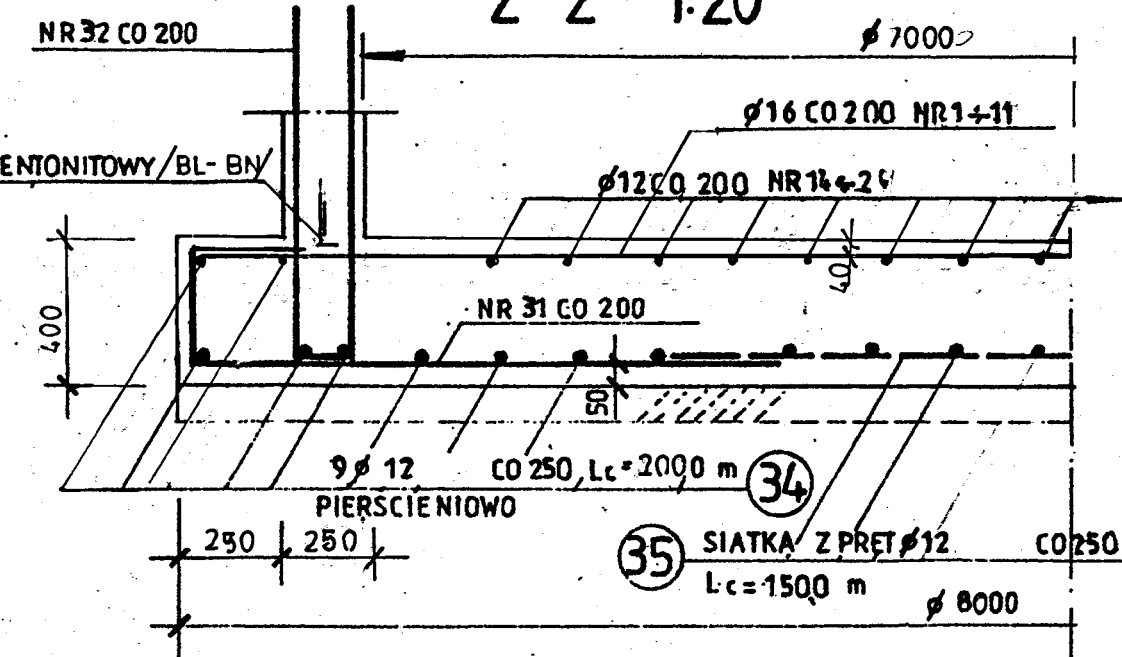

① ÷ ⑬ ϕ16 CO 200
L WG TABELI

③① 95 ϕ12 L=2100 CO 200
1500 / PO OBWODZIE, BEZ STUZIENIE /


118 ϕ12 L=2170 CO 200
/ PO OBWODZIE /

②① ÷ ②④ ϕ12 CO 200
L WG TABELI

①④ ÷ ①⑨ ϕ12 L=400
L WG TABELI

③③ 35 ϕ12 L=1460
1 SZT/m²

3-3 1:20

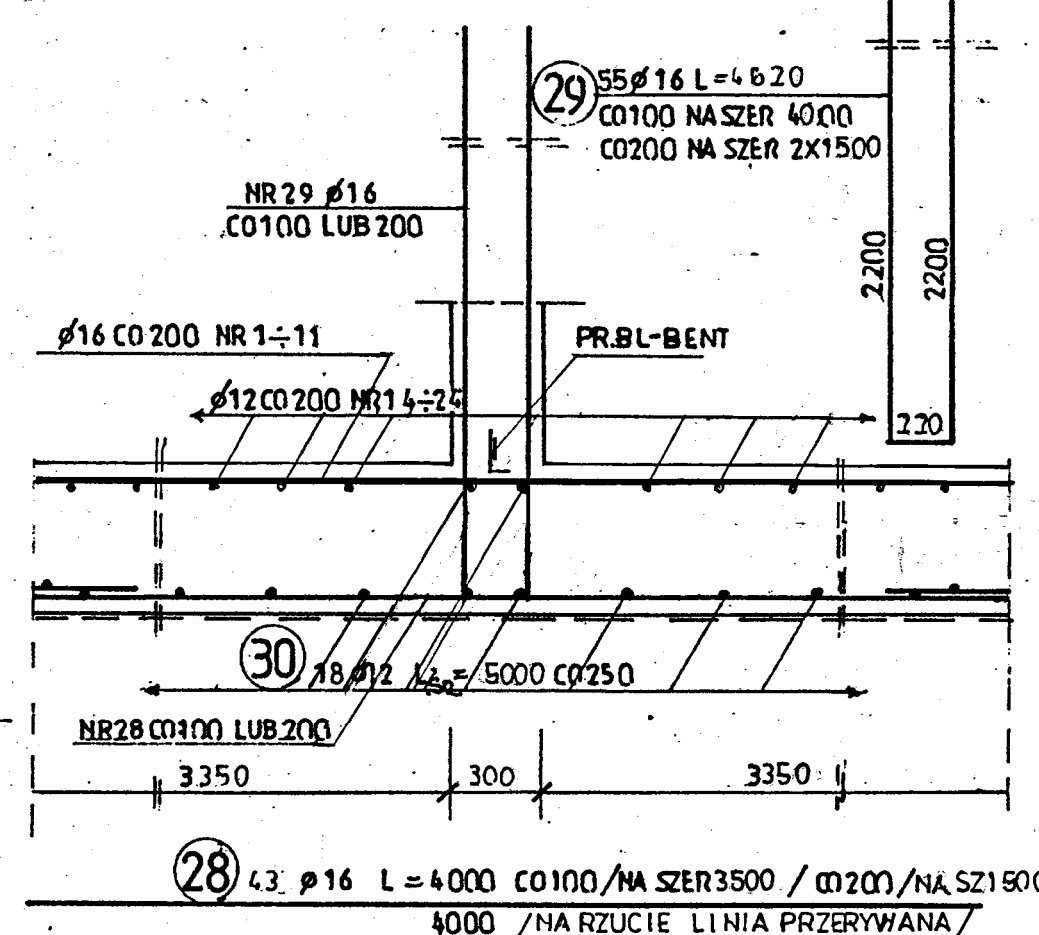

WYKAZ STALI ZBROJENIOWEJ

NR	ϕ	ILOŚĆ SZT.	DŁUGOŚĆ CIĘCIA	DŁUGOŚĆ		
				ϕ10, A-I	ϕ12	ϕ16
1	16	7	7800	0.617	0.888	1.58
2	16	4	7650			30.6
3	16	4	7400			29.6
4	16	3	7350			27.1
5	16	1	6850			6.9
6	16	1	6600			6.6
7	16	1	6300			6.3
8	16	1	6000			6.0
9	16	1	5600			5.6
10	16	1	5200			5.2
11	16	1	4700			4.7
12						
13						
14	12	4	5450		23.8	
15	12	4	5900		23.6	
16	12	4	5750		23.0	
17	12	4	5700		22.8	
18	12	2	5470		10.9	
19	12	2	5350		10.7	
20	12	2	6300		12.6	
21	12	2	6000		12.0	
22	12	2	5600		11.2	
23	12	2	5200		10.4	
24	12	2	4700		9.4	
25						
26						
27	16	ŁĄCZNIE	—			140
28	16	43	4000			172.0
29	16	55	4620			254.1
30	12	18	~ 5000		90.0	
31	12	95	2100		199.5	
32	12	118	2170		256.1	
33	12	35	1460		51.1	
34	12	ŁĄCZNIE	—		200.0	
35	12	—	—		150.0	
RAZEM DŁUGOŚĆ			M	1117.1	620.3	
MASA			KG	9920	9800	

BETON C8/10 / PODŁOŻE /
BETON C25/30, W10 XC4
STAŁ ZBROJENIOWA A-IIIIN BS1500S

TABELA DŁUG.

NR	L
1	7800
2	7650
3	7400
4	7350
5	6850
6	6600
7	6300
8	6000
9	5600
10	5200
11	4700
12	
13	
14	5450
15	5900
16	5750
17	5700
18	5470
19	5350
20	6300
21	6000
22	5600
23	5200
24	4700

PRACOWNIA PROJEKTOWA EKO-SANEL W SIEDLCACH 08-110 SIEDLCE ul. UNITÓW PODLASKICH 11/64		
OBIEKT	BUDOWA STACJI UZDATNIANIA WODY WRAZ Z ROZBIÓRKĄ WYŁĄCZONEJ Z UŻYTKOWANIA BUDYNKU TECHNOLOGICZNEGO I ZBIORNIKA NA WODĘ	INWESTOR GMINA WODYNIE UL. SIEDLECKA 43 08-117 WODYNIE
LOKALIZACJA	GMINA WODYNIE, MIEJSCOWOŚĆ WODYNIE, ODRĘB 0022 WODYNIE DZ. NR 357/2	NR RYS. 2/K
STADIUM PROJEKT BUDOWLANY	TREŚĆ OB.4 - ZBIORNIK MAGAZYNOWY - PLYTA FUNDAMENTOWA.	SKALA 1:50, 1:20 DATA 04.2019r
PROJEKTANT KONSTRUKCJA ARCHITEKTURA	mgr inż. Wacław Pomiecho	57/67 DOŚ/BO/4690/01
SPRAWDZAJĄCY KONSTRUKCJA ARCHITEKTURA	inż. Edward Zak	356/66 DOŚ/BO/5170/01