

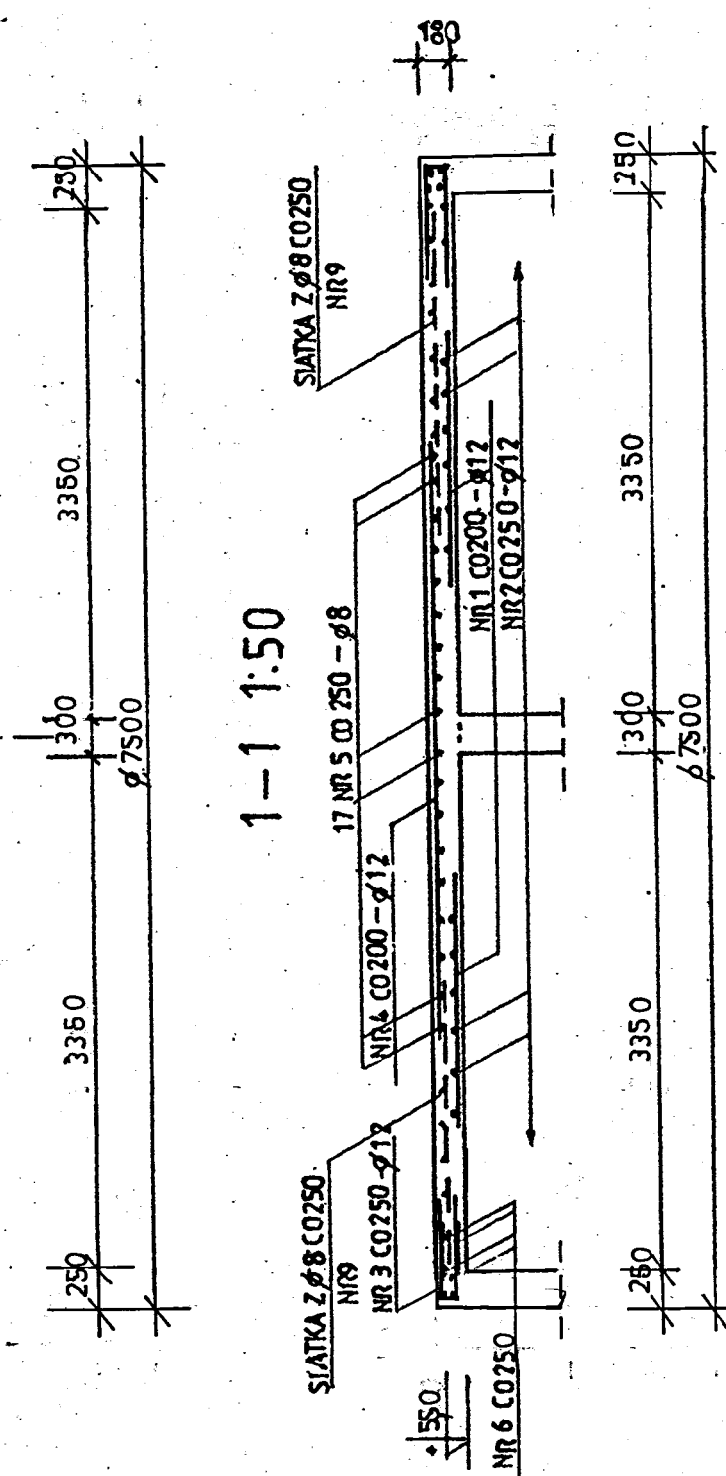


PLYTA NADKOMOROWA


RZUT 1:50

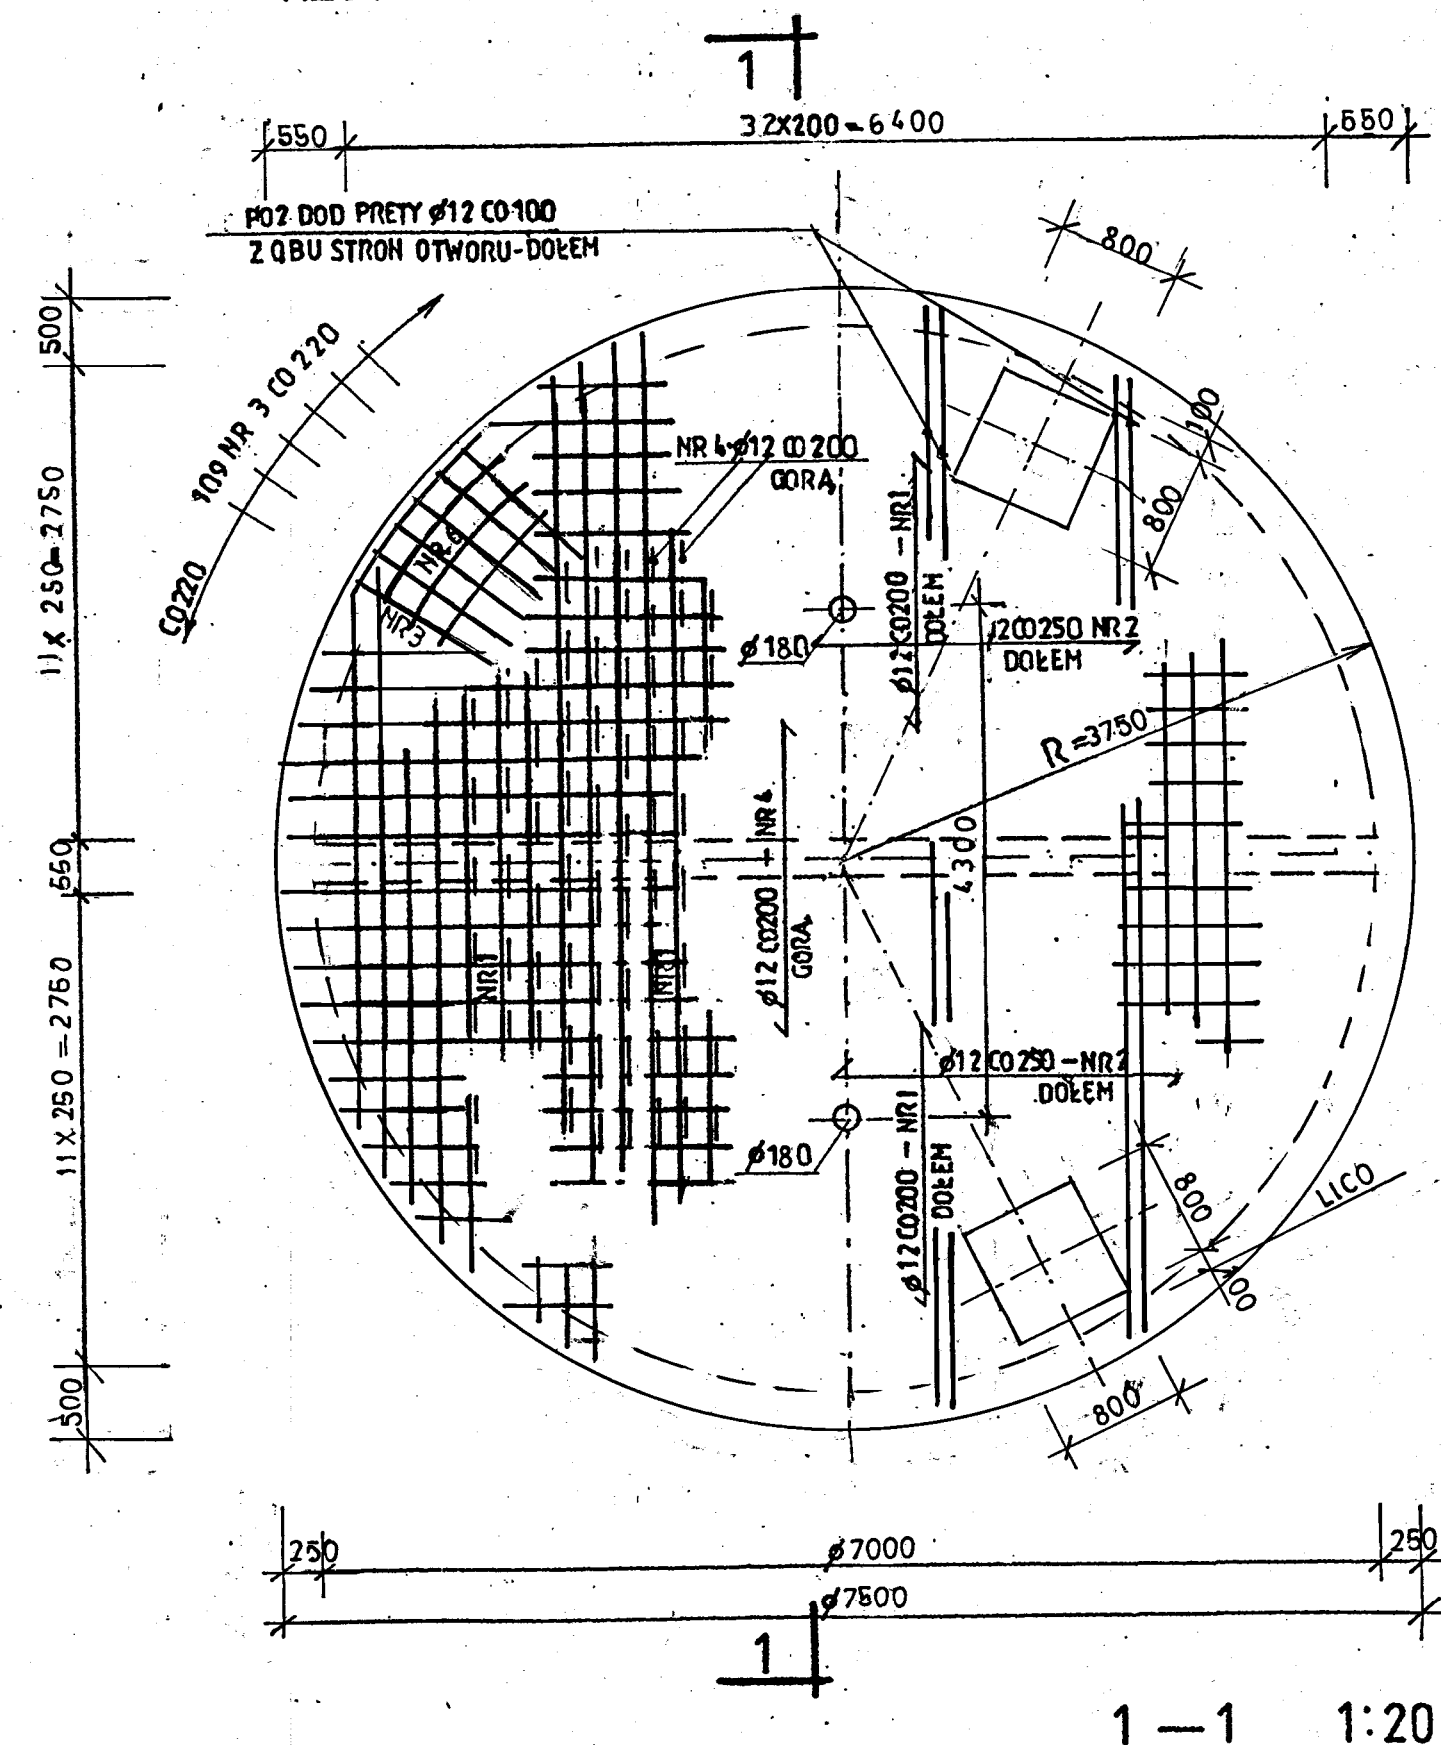

DODATKOWE ZBROJENIE OTWORU SZT 2
120

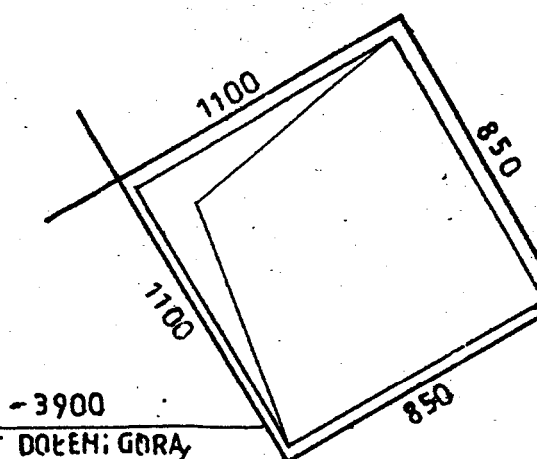

7 2 Ø 12 L = 3900
PO 1 SZT DOŁEH; GORA

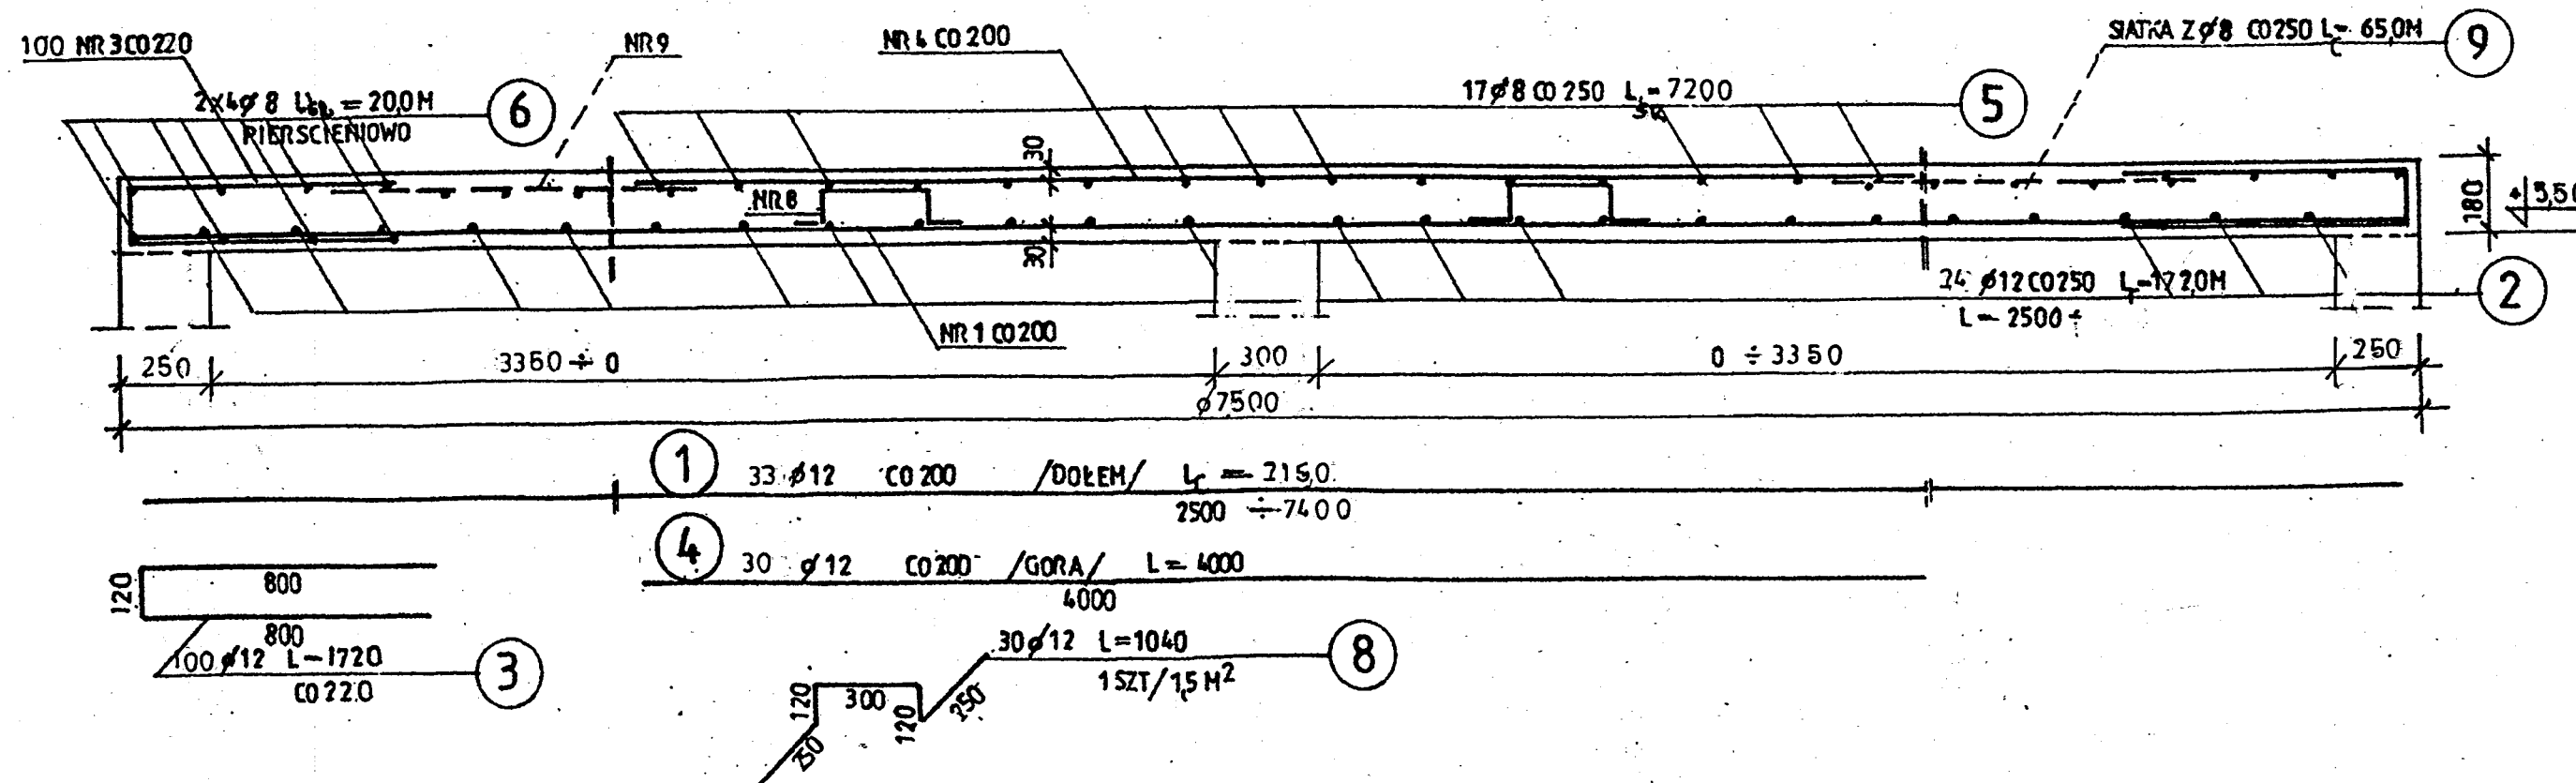

WYKAZ STALI ZBROJENIOWEJ

NR	Ø	ILOSC SZT	DŁUGOSC CIĘCIA	DŁUGOSC		
				Ø 8	Ø 12	Ø 16
1	12	33	2500 ÷ 7400	0.396	0.888	1.58
2	12	24	2500 ÷ 7400		17.20	
3	12	100	1720		17.20	
4	12	30	4000		12.00	
5	8	17	SR 7200	12.20		
6	8	8	20.0M	16.00		
7	12	4	3900		15.6	
8	12	30	1040		31.2	
9	8	—	—	65.0		
RAZEM DŁUGOŚĆ				M	347.0	725.8
MASA				KG	1370	6450

BETON C25/30, W10, XC4
STAL ZBROJ. AIIIIN BS500S

PRACOWNIA PROJEKTOWA EKO-SANEL W SIEDLCACH 08-110 SIEDLCE UL. UNITÓW PODLASKICH 11/64		
OBIEKT	BUDOWA STACJI UZDATNIANIA WODY WRAZ Z ROZBIÓRKĄ WYŁĄCZONEGO Z UŻYTKOWANIA BUDYNKU TECHNOLOGICZNEGO I ZBIORNIKA NA WODĘ	INWESTOR GMINA WODYNIE UL. SIEDLECKA 43 08-117 WODYNIE
LOKALIZACJA	GMINA WODYNIE, MIEJSCOWOŚĆ WODYNIE OBREB 0022 WODYNIE DZ. NR 357/2	NR RYS. 5/K
STADIUM PROJEKT BUDOWLANY	TRZEŚĆ OB. 4 - ZBIORNIK MAGAZYNOWY - PLYTA NADKOMOROWA	SKALA 1:50, 1:20 DATA 04.2019r
PROJEKTANT KONSTRUKCJA ARCHITEKTURA	mgr inż. Wacław Pomiećko	57/67 DOŚ/BO/4690/01
SPRAWDZAJĄCY KONSTRUKCJA ARCHITEKTURA	inż. Edward Żak	358/88 DOŚ/BO/5170/01
		PODPIS