

MAPA DO CELÓW PROJEKTOWYCH

Ob. 0018 Seroczyn dz. 337/1
Gm. 142612_2 Wodynie
Mapa numeryczna
Skala 1:500
Układ współrzędnych płaskich 2000/7
Układ wysokości Kronsztadt 86
Nr. Zgłoszenia G.6640.129.2020

GEOTECH
Pomiary Geodezyjne
Krzysztof Kościeszka
08-110 Siedlca, Pustki 41
kom. 503 080 205
REG. 712555735, NIP 621-110-18-77


Data opracowania mapy 28.01.2020.
W prowadzonej księdze wieczystej nie ujawniono ograniczonych praw rzeczowych dotyczących nieruchomości.
Kolorem fioletowym oznaczono linie rozgraniczające tereny, wynikające z decyzji o warunkach zabudowy.
Oznaczenie granic obszaru aktualizacji-

GEODETA
mgr inż. Krzysztof Kościeszka
Upr.MGPiB Nr 14118

Zmiana linii zabudowy
GEODETA
mgr inż. Krzysztof Kościeszka
Upr. MGPiB Nr 14118

Poświadczam, że niniejszy dokument został opracowany w wyniku prac geodezyjnych i kartograficznych, których rezultaty zawiera operat techniczny wpisany do ewidencji materiałów państwowego zasobu geodezyjnego i kartograficznego.	
Organ prowadzący państwowy zasób geodezyjny i kartograficzny	STAROSTA SIEDLECKI PAŃSTWOWY ZASÓB DOKUMENTACJI GEODEZYJNEJ I KARTOGRAFICZNEJ
Identyfikator ewidencyjny materiału zasobu-operatu technicznego	P.1426.2020.584
Data wpisania operatu technicznego do ewidencji materiałów zasobu	Siedlca dnia 13.02.2020
Imię, nazwisko i podpis osoby reprezentującej organ	

z up. **Danuta Wereda-Indyka**
Inspektor w Wydziale Geodezji i Gospodarki Nieruchomościami

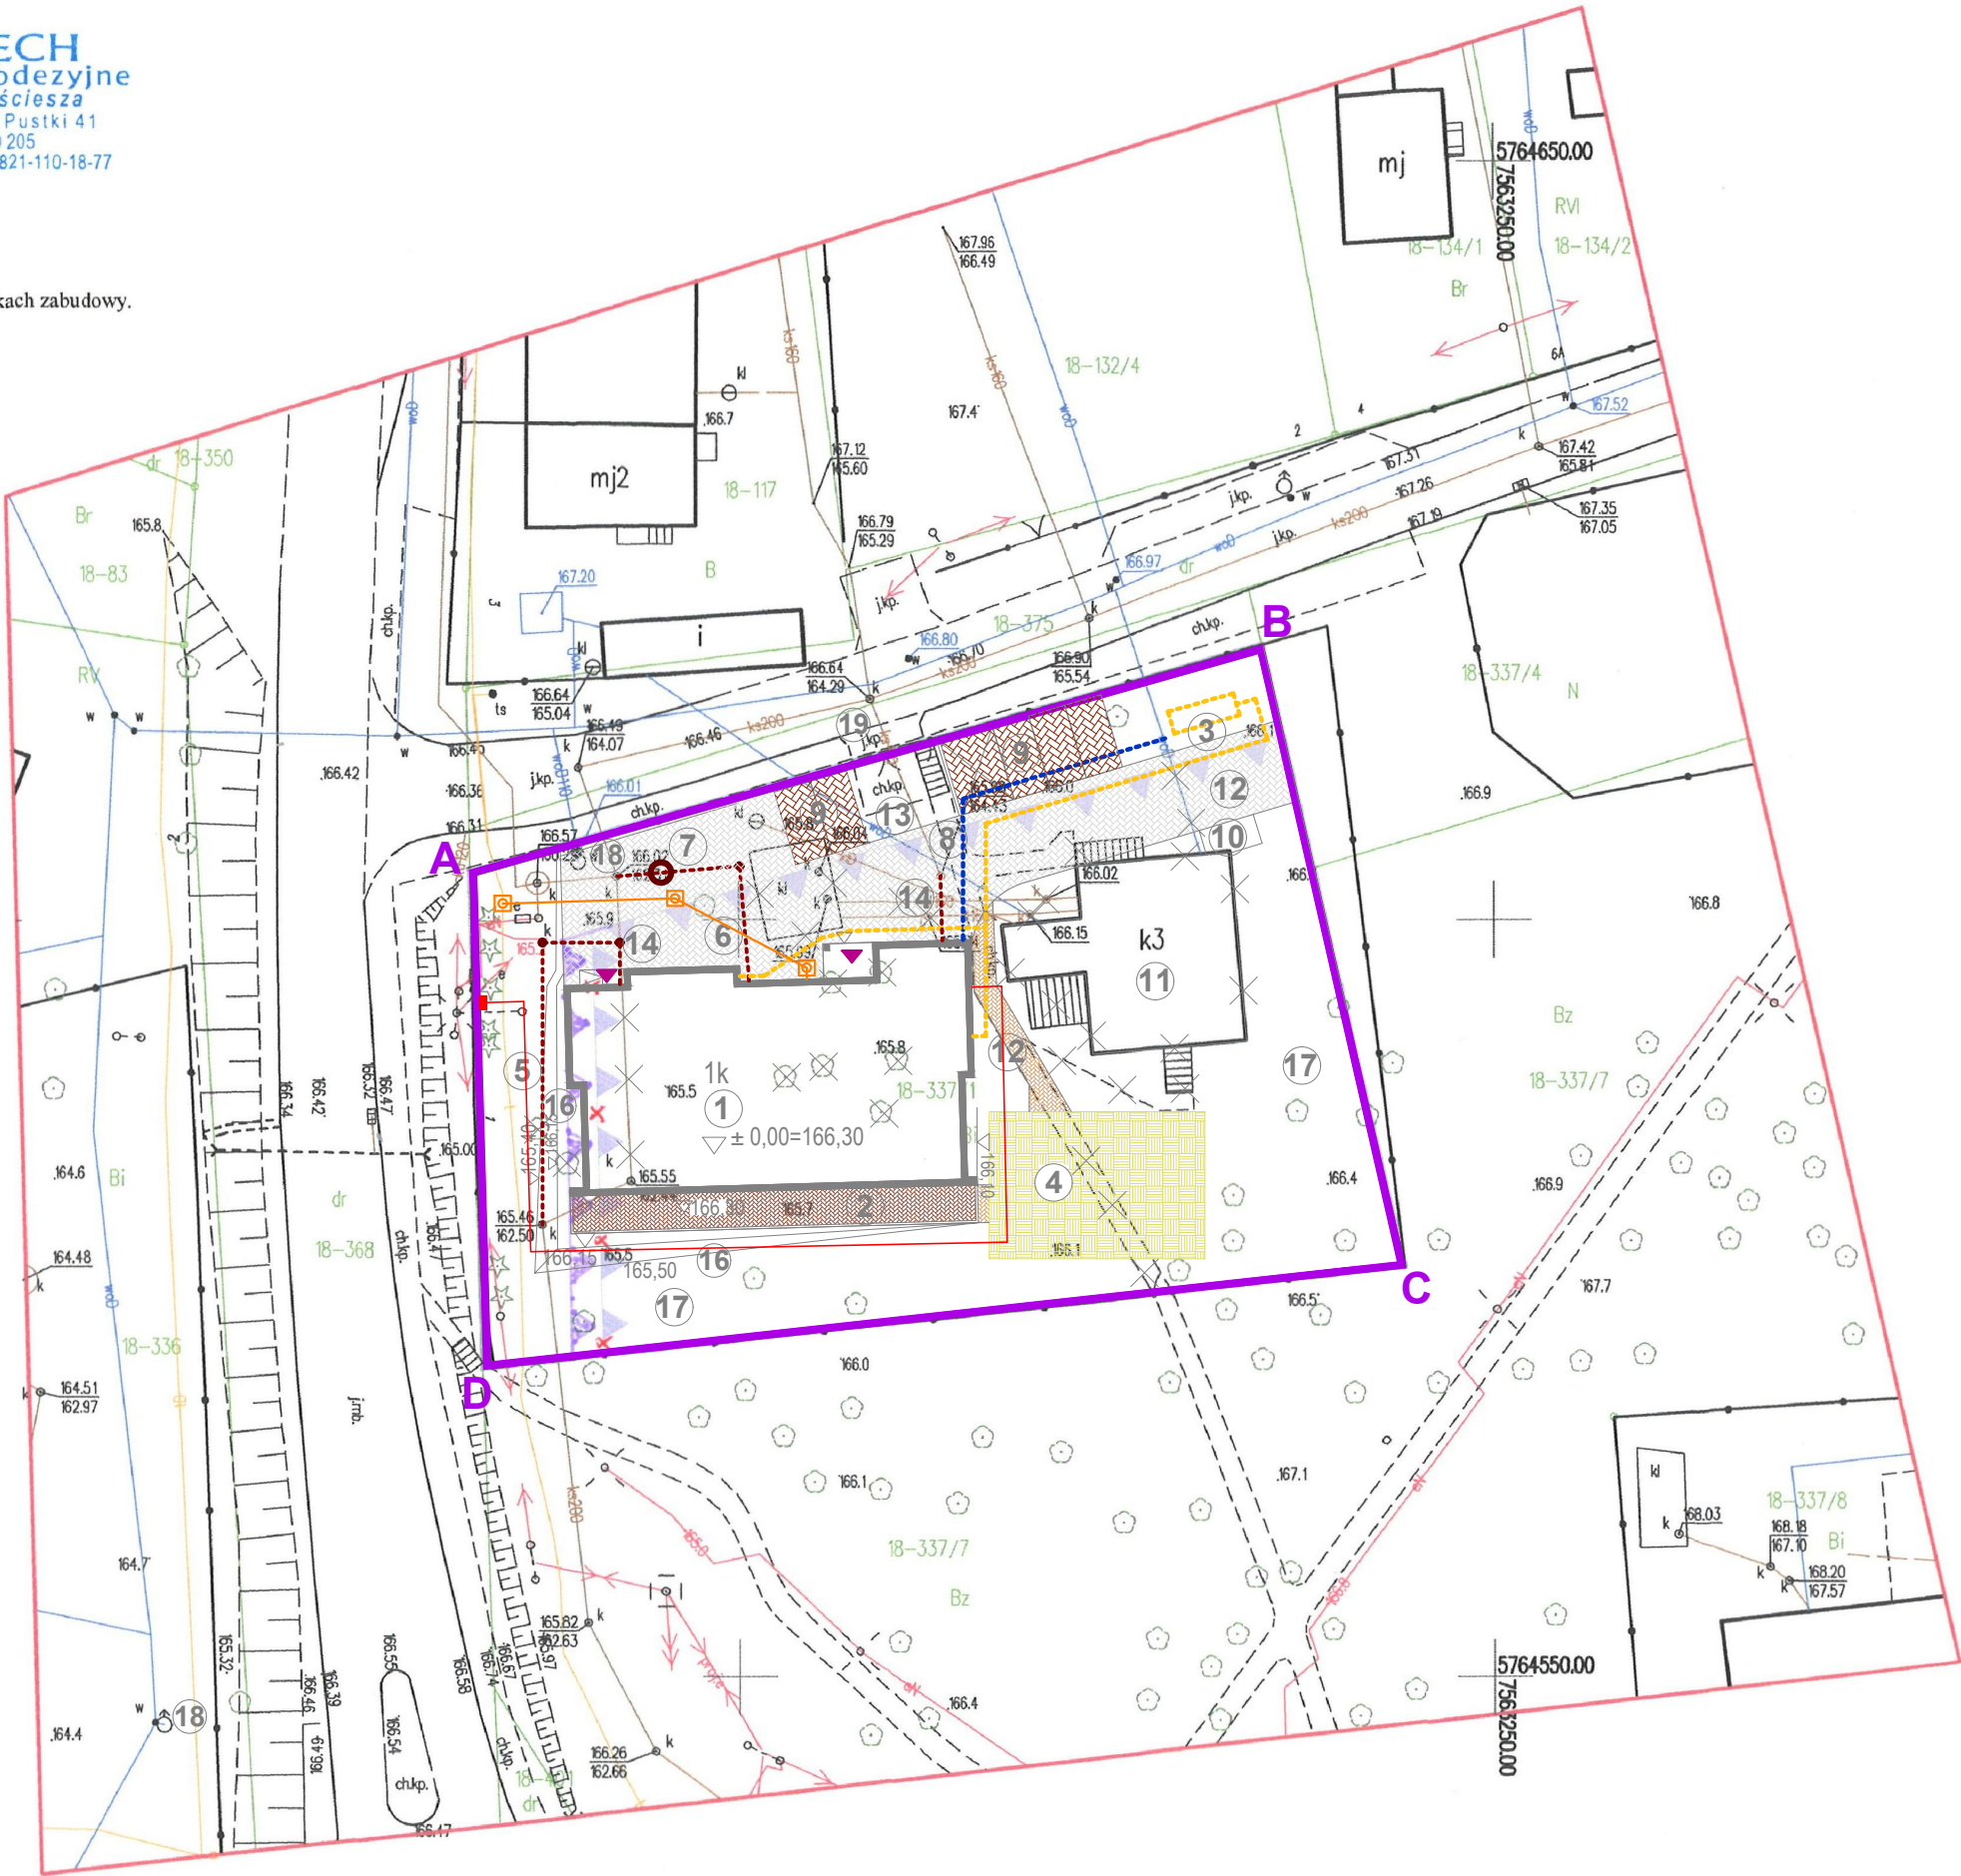

PLAN SYTUACYJNY

A,B,C,D - A - GRANICE OPRACOWANIA

OZNACZENIA:

- 1.PROJEKTOWANY BUDYNEK PRZEDSZKOLA ZE ŻŁOBKIEM
- 2.PROJEKTOWANY TARAS ZIEMNY
- 3.PROJEKTOWANY ZBIORNIK NAZIEMNY GAZU O POJ. DO 5000 l Z WEWNĘTRZNĄ INSTALACJĄ GAZU
- 4.PROJEKTOWANY PLAC ZABAW
- 5.PROJEKTOWANA PRZEBUDOWA KANALIZACJI SANITARNEJ
- 6.PROJEKTOWANE PRZYŁĄCZE KANALIZACJI TECHNOLOGICZNEJ
- 7.PROJEKTOWANY SEPARATOR TŁUSZCZY
- 8.PROJEKTOWANE PRZYŁĄCZE WODY
- 9.PROJEKTOWANE MIEJSCA POSTOJOWE
- 10.PROJEKTOWANE UTWARDZENIE POD POJEMNIKI NA ODPADY
- 11.BUDYNEK PRZEDSZKOLA PRZEZNACZONY DO ROZBIÓRKI - WG ODREBNEGO OPRACOWANIA
- 12.PROJEKTOWANE UTWARDZENIE Z KOSTKI BETONOWEJ
- 13.ISTNIEJĄCE UTWARDZENIE
- 14.PROJEKTOWANE PRZYŁĄCZE KANALIZACJI SANITARNEJ
- 15.PROJEKTOWANE PRZYŁĄCZE ENERGETYCZNE
- 16.PROJEKTOWANY NASYP ZIEMNY
- 17.TEREN BIOLOGICZNIE CZYNNY
- 18.ISTNIEJĄCY HYDRANT ZEWNĘTRZNY
- 19.ISTNIEJĄCY WJAZD NA TEREN Z DROGI PUBLICZNEJ

- PROJ. ZŁĄCZE KABLOWO-POMIAROWE
- PROJ. PRZYŁĄCZE ELEKTROENERGETYCZNE
- PROJ. PRZYŁĄCZE TELEKOMUNIKACYJNE
- PROJ. STUDNIA TELEKOMUNIKACYJNA

Objekt: Budowa budynku przedszkola ze żłobkiem, naziemnego zbiornika na gaz o poj. do 5000 l, usytuowanego na płycie fundamentowej z wewnętrzną instalacją gazu, wykonanie utwardzenia z miejscami parkingowymi, przebudowa sieci kanalizacji sanitarnej - w zabudowie usługowej - usługa oświaty, placówka opiekuńczo-wychowawcza		
Adres: dz. nr 337/1, obręb 0018 Seroczyn, jednostka ewid. 142612_2 Wodynie, w miejscowości Seroczyn, gmina Wodynie		
Temat: PLAN SYTUACYJNY	Skala: 1:500	Faza: P B
Inwestor: GMINA WODYNIE ul. Siedlecka 43, 08-117 Wodynie	Data: 03/2020	Rys. E-01
Branża: Elektryczna	Projektował: mgr inż. Marcin Barczak nr upr. MAZ/0104/PWBE/19 w specjalności sieci, instalacje i urządzenia elektryczne i elektroenergetyczne bez ograniczeń	Podpis:
	Sprawdził: mgr inż. Jerzy Chudawski nr upr. GPB-4224/57/50/89 w specjalności sieci i instalacje elektryczne bez ograniczeń	Podpis: