


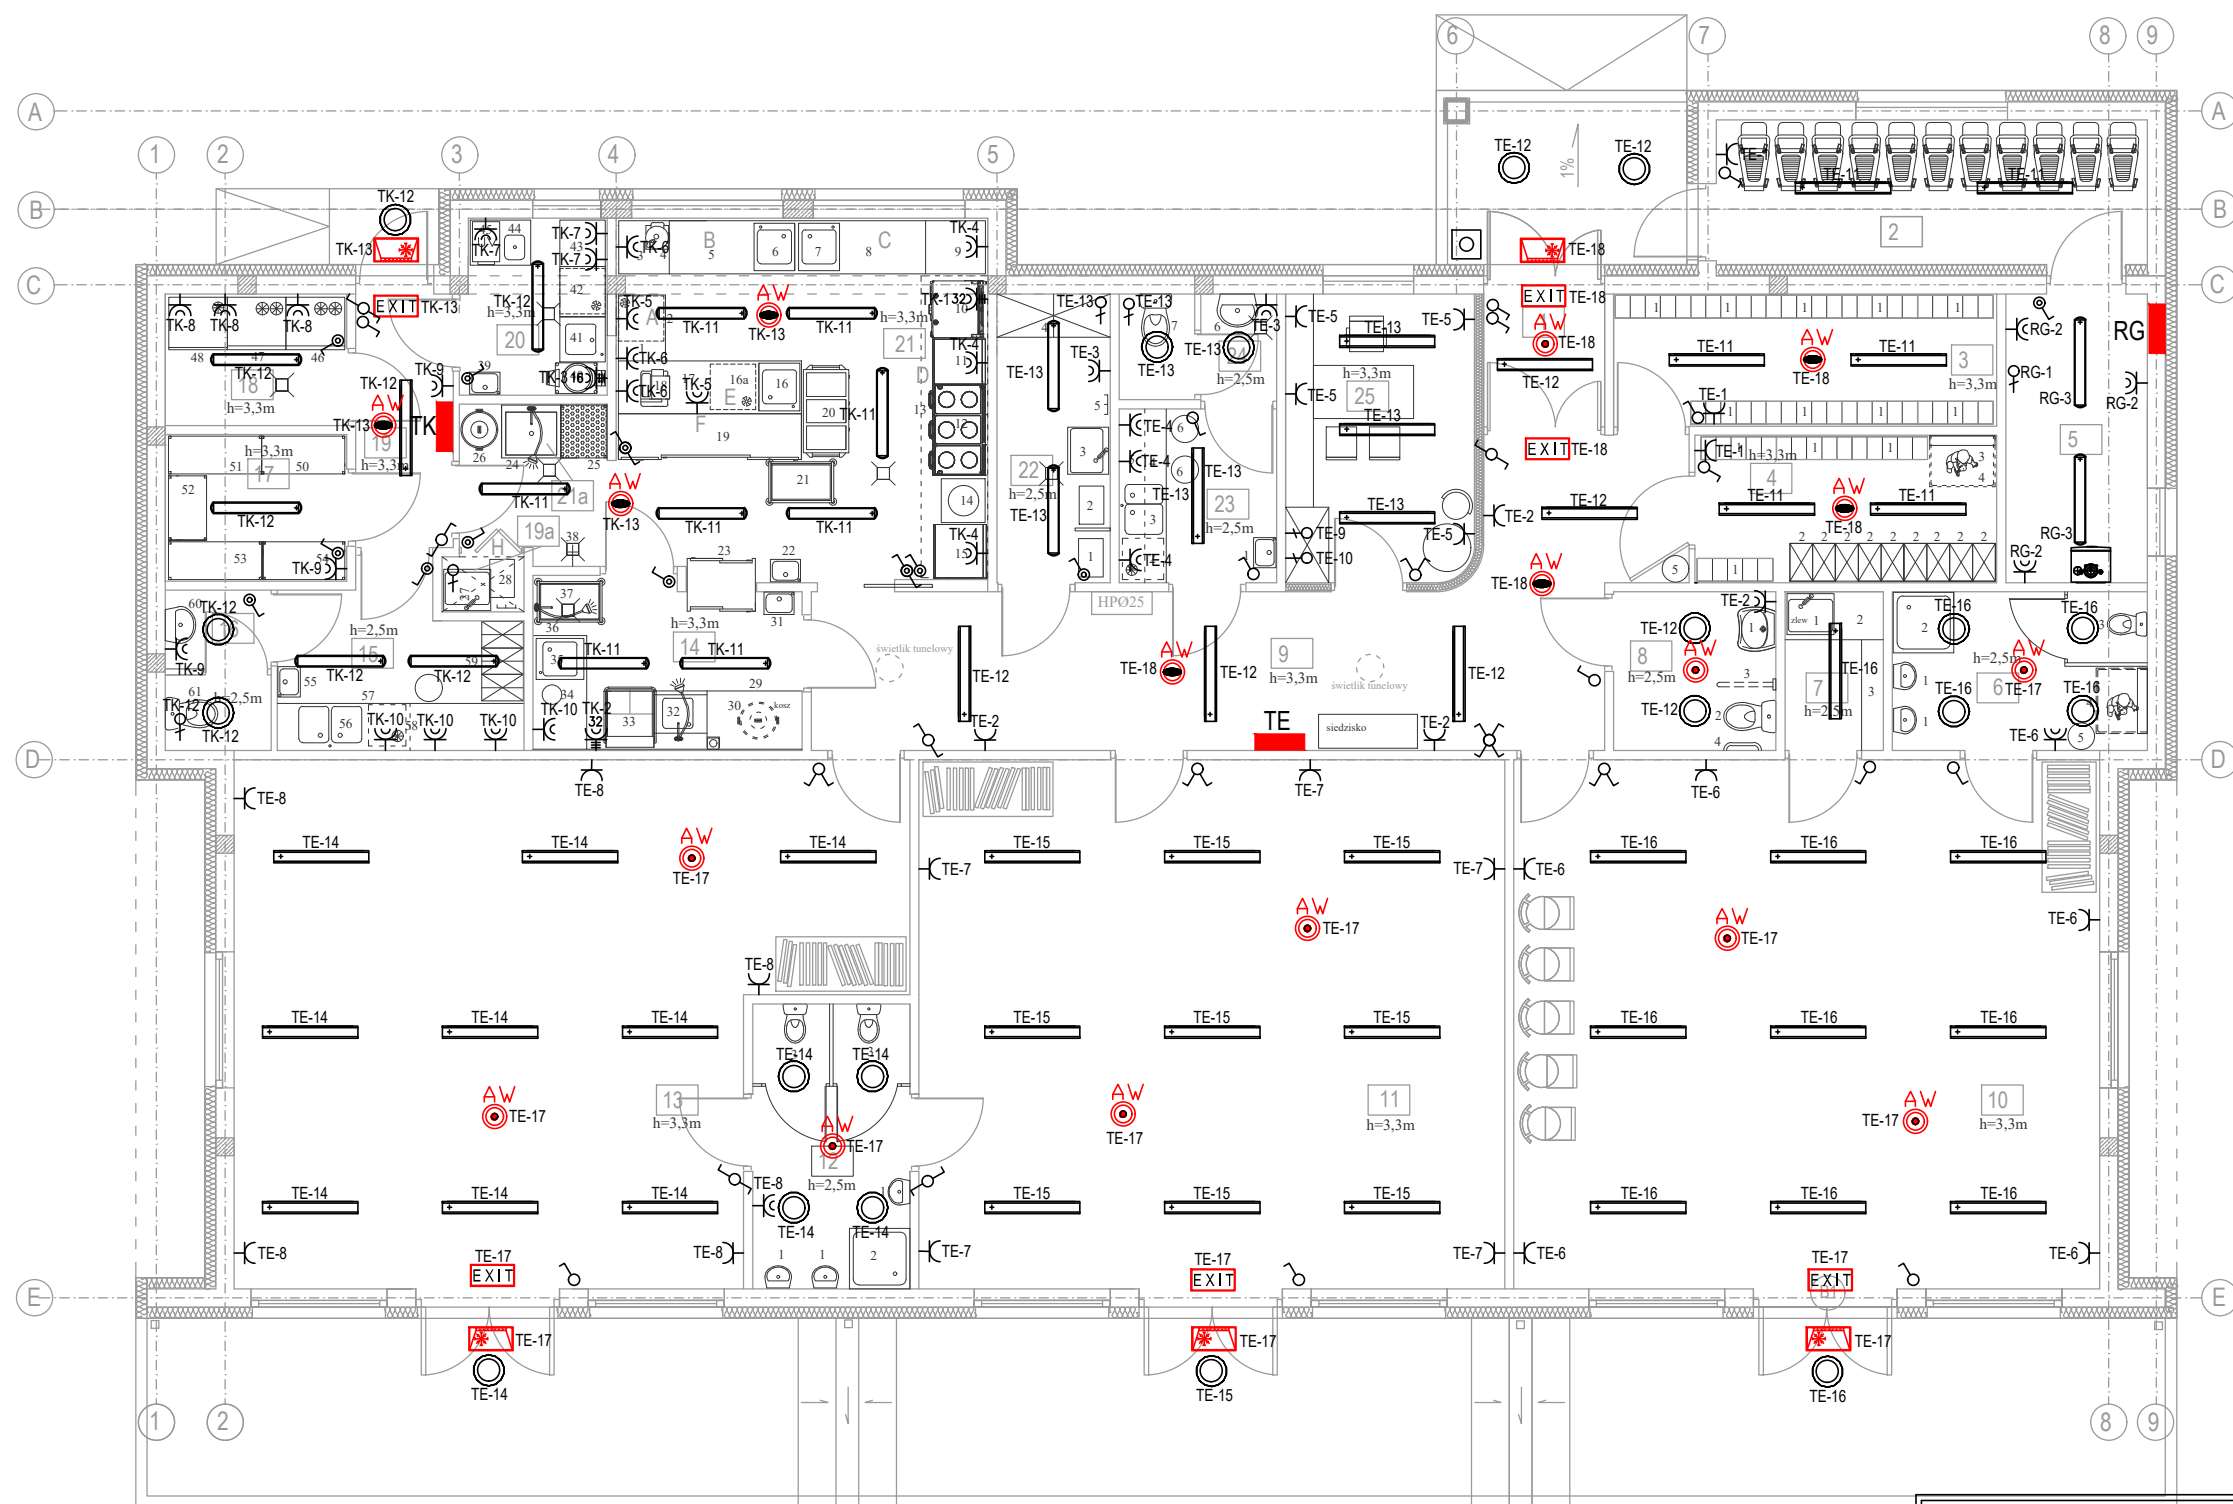

## LEGENDA

— VESPO LED 1161MM 3500LM PRM MAT IP44 840 (27W)

— OPRAWA LED 48W IP66 4000K TYTAN SMD LED

⊙ PLAFON LED 24W 4000K IP65 PROXIMA SMD LED

EXIT OPRAWA AWARYJNA KIERUNKOWA TM.ONTEC G E1B 101 M AT piktogram wyjście

OPRAWA AWARYJNA ONTEC S W2 105 M AT

OPRAWA AWARYJNA DOT CSC LED 2W 260lm NM AT

OPRAWA AWARYJNA DOT CS LED 1W 130lm NM AT

WŁĄCZNIK OŚWIETLENIOWY, JEDNOBIEGUNOWY 16A, 250V

PRZELĄCZNIK ŚWIECZNIKOWY 16A, 250V

WŁĄCZNIK OŚWIETLENIOWY, JEDNOBIEGUNOWY, SZCZELNY 16A, 250V, IP 44

WŁĄCZNIK OŚWIETLENIOWY, SCHODOWY 16A, 250V

GNIAZDO WTYCZKOWE P+N+PE, 16A, 230V

GNIAZDO WTYCZKOWE P+N+PE, HERMETYCZNE, 16A, 230V, IP 44

GNIAZDO WTYCZKOWE 3P+N+PE, HERMETYCZNE, 32A, 400V, IP 44

WYPUST PRZEWODU ELEKTRYCZNEGO 3F 400V  
WYPUST PRZEWODU ELEKTRYCZNEGO 230V  
WYŁĄCZNIK P.POŻ WG-1S

Obiekt: Budowa budynku przedszkola ze żłobkiem, naziemnego zbiornika na gaz o poj. do 5000 l, usytuowanego na płycie fundamentowej z wewnętrzną instalacją gazową, wykonanie utwardzenia z miejscami parkingowymi, przebudowa sieci kanalizacji sanitarnej - w zabudowie usługowej - usługa oświaty, placówka opiekuńczo-wychowawcza

Adres: dz. nr 337/1, obręb 0018 Seroczyn, jednostka ewid. 142612\_2 Wodynie, w miejscowości Seroczyn, gmina Wodynie

Temat: **RZUT PRZYZIEMIA Z TECHNOLOGIĄ INSTALACJA ELEKTRYCZNA**

Skala: **1:100**  
Faza: **P B**

Inwestor: GMINA WODYNIE  
ul. Siedlecka 43, 08-117 Wodynie

Data: **03/2020**  
Rys. **E-06**

|         |              |                                                                                                                                                     |         |
|---------|--------------|-----------------------------------------------------------------------------------------------------------------------------------------------------|---------|
| Branża: | Projektował: | <b>mgr inż. Marcin Barczak</b> nr upr. MAZ/0104/PWBE/19 w specjalności sieci, instalacje i urządzenia elektryczne i elektotechniczne bez ograniczeń | Podpis: |
|         | Sprawdził:   | <b>mgr inż. Jerzy Chudawski</b> nr upr. GPB-4224/57/50/89 w specjalności sieci i instalacje elektryczne bez ograniczeń                              | Podpis: |