


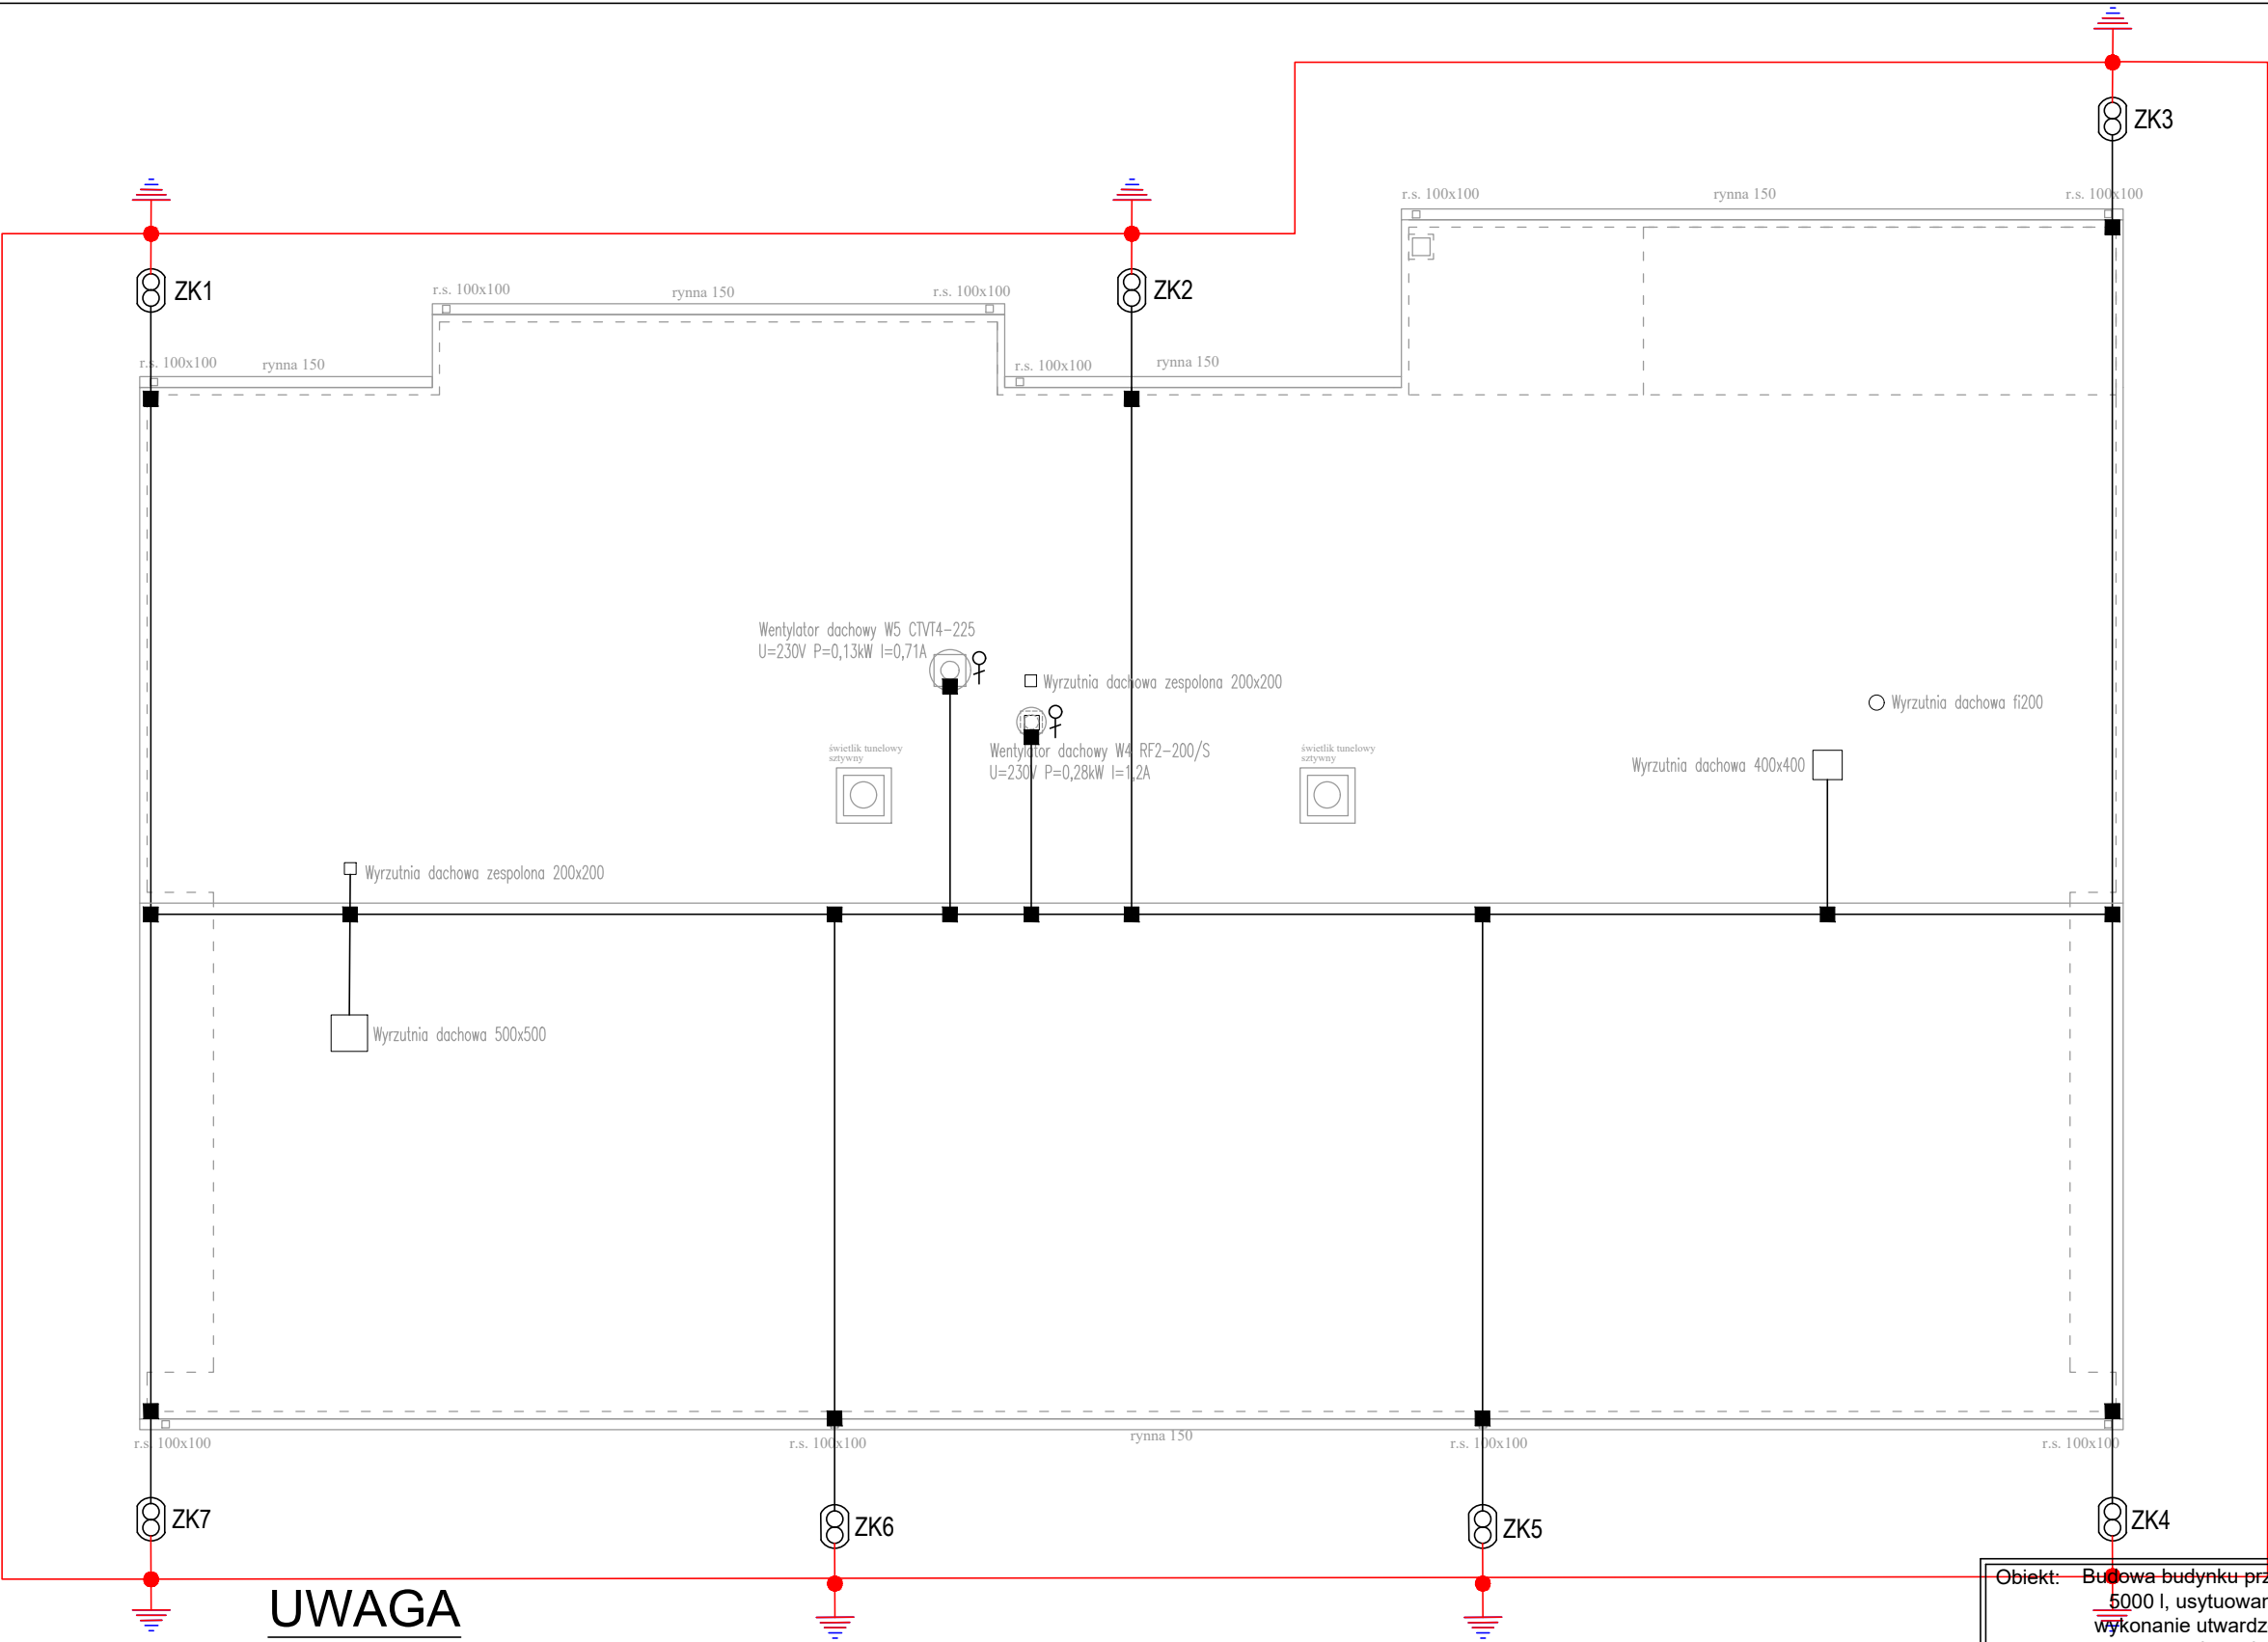

LEGENDA

- Przewód odgromowy z duty AlMgS fi 8mm
- ZK3 Złącze kontrolne schowane w skrzynce w gruncie np.50.1 ELKO-BIS
- Złącze krzyżowe
- Bednarka FeZn 30x4 mm2 uziom otokowy
- Miejsce połączenia elementów uziomu otokowego wykonać przez spawanie na długości co najmniej 50mm. Miejsce spawania zabezpieczyć przed korozją.

UWAGA

- Zwody poziome należy wykonać z drutu AlMgS fi=8mm.
- Wszystkie elementy przewodzące wystające ponad pokrycie murku ogniowego połączyć ze zwodami poziomymi.
- Wszystkie elementy nieprzewodzące wystające ponad pokrycie murku ogniowego należy ochronić zwodami pionowymi i połączyć z zwodami poziomymi.
- Przewody odprowadzające wykonać z drutu AlMgS fi=8mm . Drut należy wprowadzić do złącza kontrolnego w skrzynce kontrolnej gruntowej.
- Przewody odprowadzające należy połączyć w złączu kontrolnym z bednarką wyprowadzoną z uziomu fundamentowego z pomocą zacisku krzyżowego.
- Wszystkie połączenia zabezpieczyć antykorozyjnie.
- W przypadku zastosowania rynien z materiału przewodzącego należy je połączyć z pokryciem dachu za pomocą złącz rynnowych.

Obiekt: Budowa budynku przedszkola ze żłobkiem, naziemnego zbiornika na gaz o poj. do 5000 l, usytuowanego na płycie fundamentowej z wewnętrzną instalacją gazową, wykonanie utwardzenia z miejscami parkingowymi, przebudowa sieci kanalizacji sanitarnej - w zabudowie usługowej - usługa oświaty, placówka opiekuńczo-wychowawcza			
Adres: dz. nr 337/1, obręb 0018 Seroczyn, jednostka ewid. 142612_2 Wodynie, w miejscowości Seroczyn, gmina Wodynie			
Temat: RZUT DACHU INSTALACJA ODGROMOWA		Skala: 1:100	Faza: P B
Inwestor: GMINA WODYNIE ul. Siedlecka 43, 08-117 Wodynie		Data: 03/2020	Rys. E-07
Branża:	Elektryczna	Projektował: mgr inż. Marcin Barczak nr upr. MAZ/0104/PWBE/19 w specjalności sieci, instalacje i urządzenia elektryczne i elektroenergetyczne bez ograniczeń	Podpis:
		Sprawdził: mgr inż. Jerzy Chudawski nr upr. GPB-4224/57/50/89 w specjalności sieci i instalacje elektryczne bez ograniczeń	Podpis: