


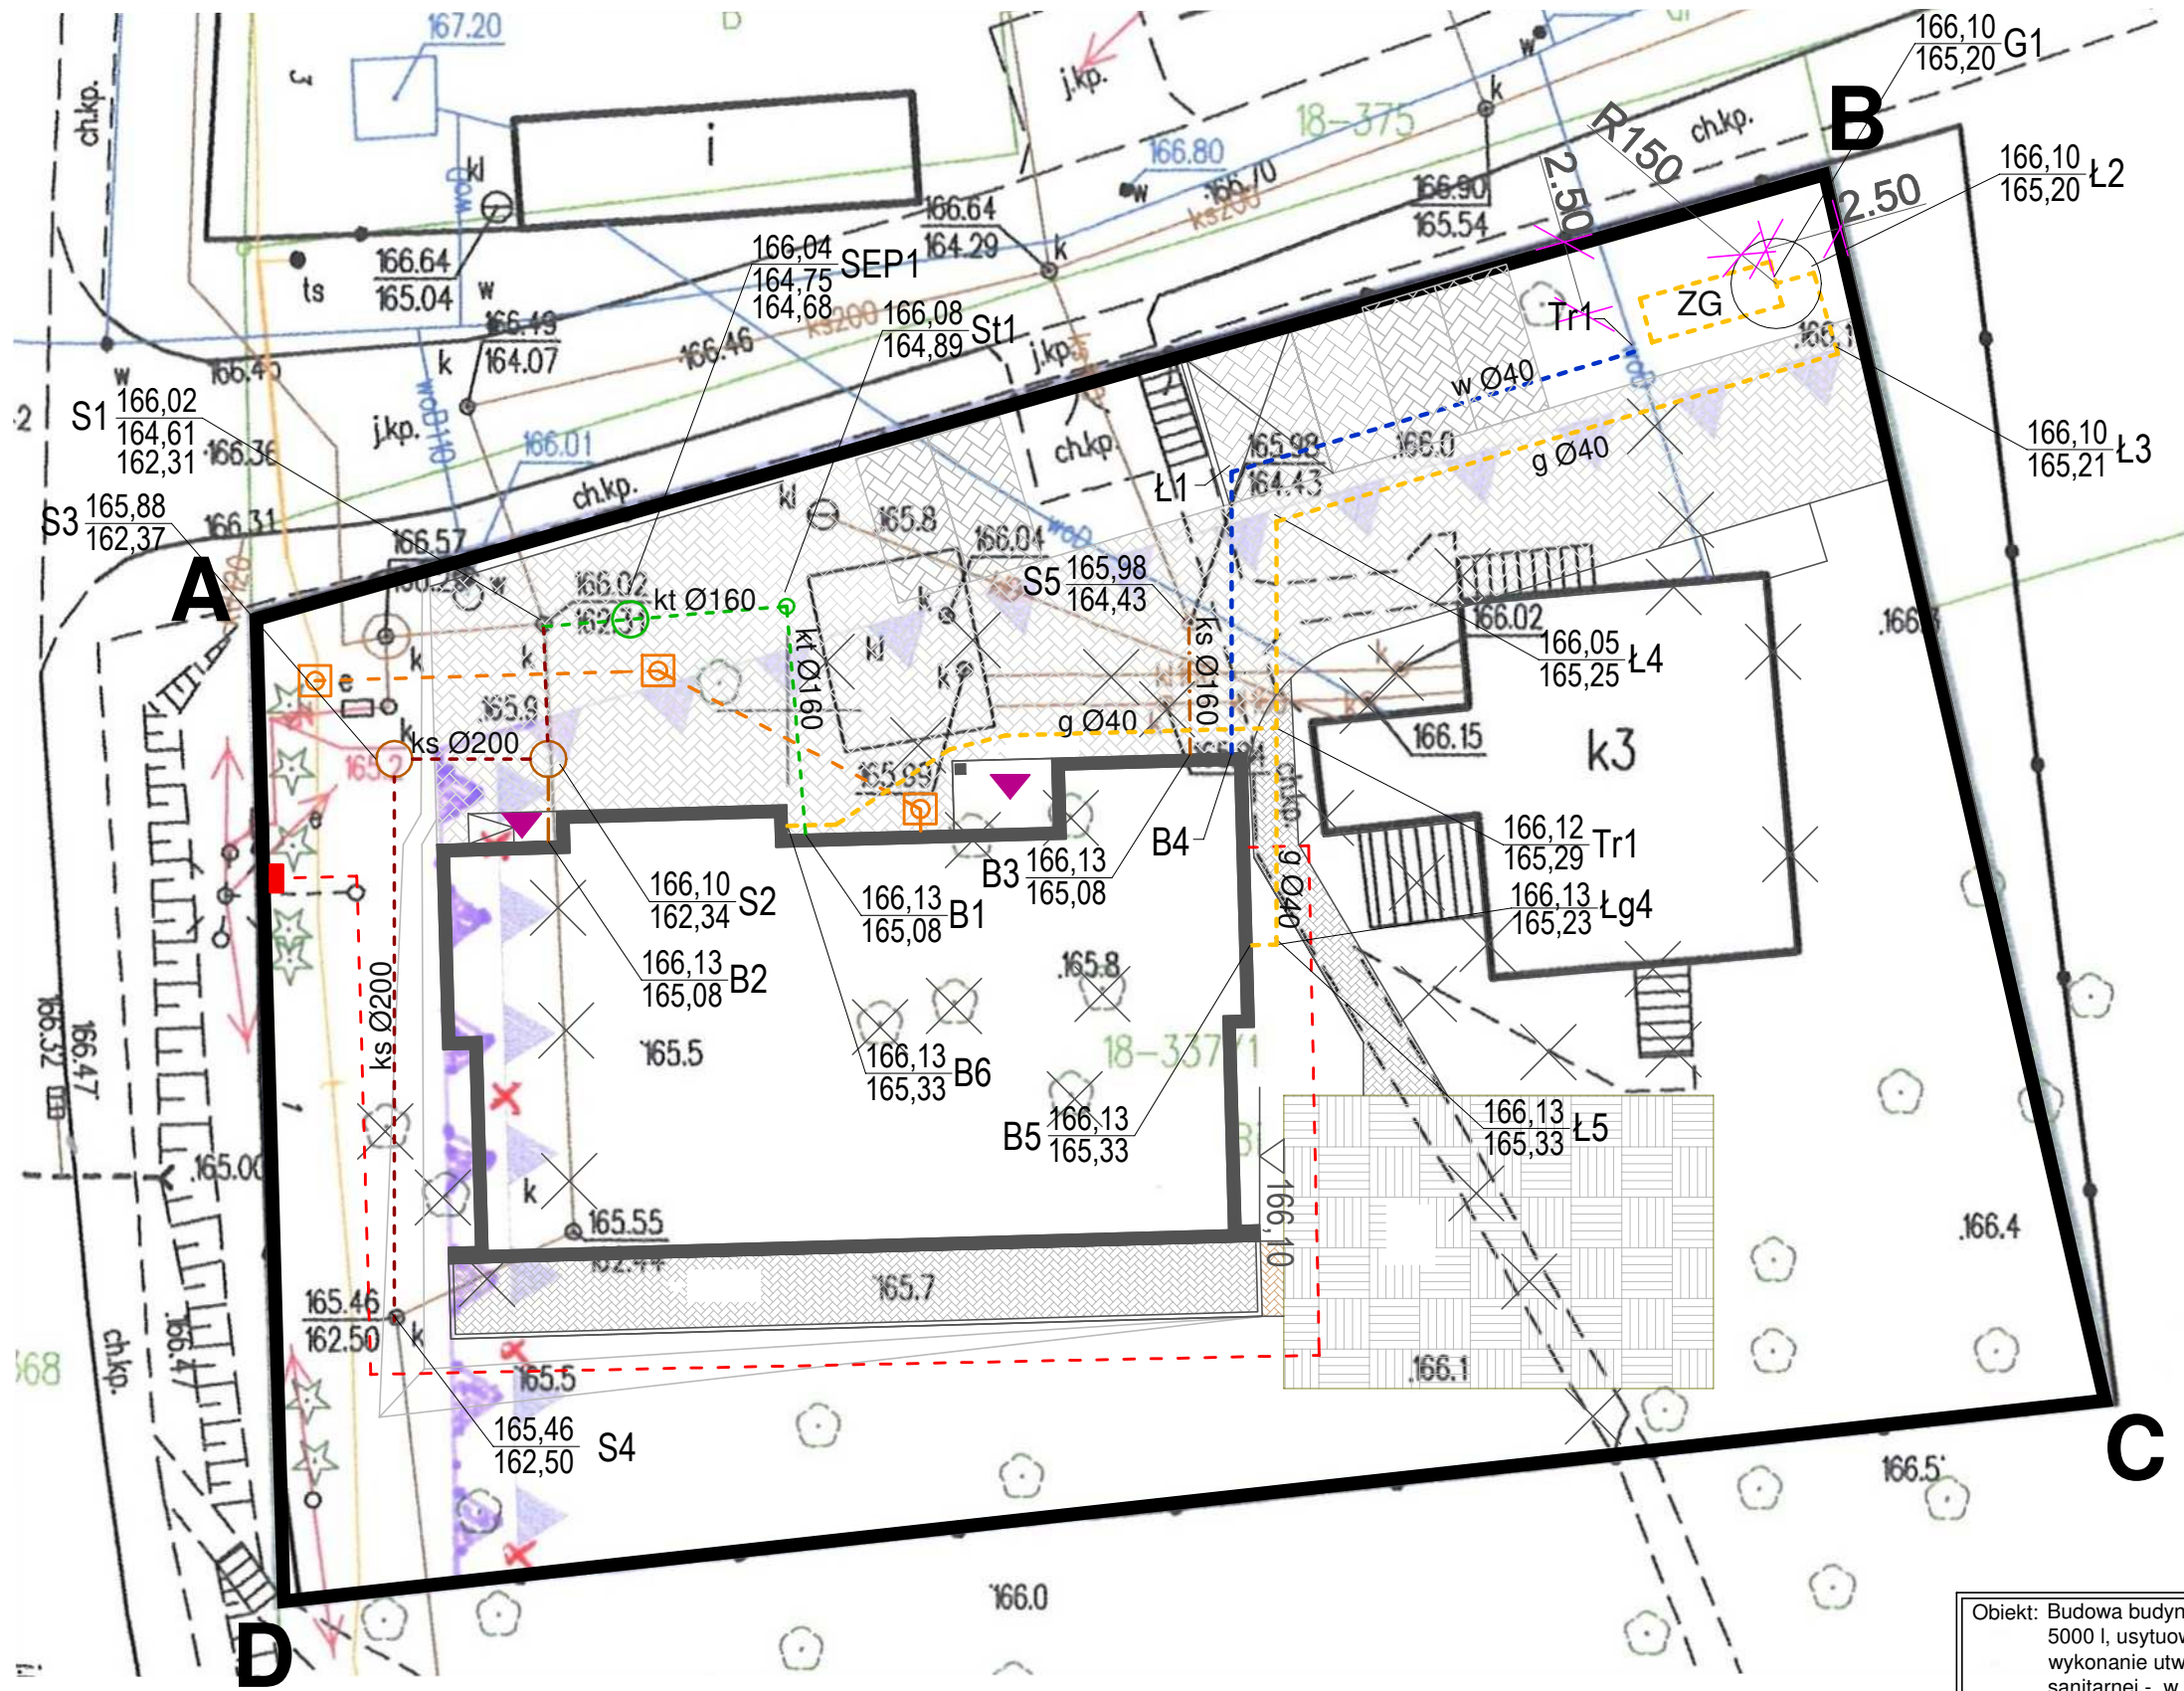

## OBJAŚNIENIA:

A,B,C,D - A - GRANICE OPRACOWANIA

ZG - Zbiornik naziemny gazu o pojemności 4850 dm<sup>3</sup>.  
Strefa wybuchowa 1,50 m od wszystkich zaworów na zbiorniku  
Posadowić na prefabrykowanej płycie fundamentowej

- przyłącze gazu płynnego PE100 SDR11 Ø40
- przyłącze wody PE100 SDR17 Ø40
- przyłącze kanalizacji sanitarnej PVC SN8
- przyłącze kanalizacji technolog. PP SN8
- przebudowa sieci kanalizacji sanitarnej PVC SN8

### UWAGI OGÓLNE:

- Wszystkie tomy dokumentacji oraz ich poszczególne części należy rozpatrywać jako całość w ich wzajemnych zależnościach. Rysunki należy rozpatrywać łącznie z całym wielobranżowym Projektem Architektoniczno-Budowlanym, którego są integralną częścią.
- Wykonawca jest odpowiedzialny za koordynację z innymi branżami prowadzonych przez siebie prac.
- O każdej niezgodności lub kolizji pomiędzy projektami branżowymi lub pomiędzy poszczególnymi opracowaniami wewnątrz projektów branżowych, należy niezwłocznie powiadomić Projektanta, przed wykonaniem tych elementów i ew. zamówieniami materiałowymi.
- Wymiary i usytuowanie elementów wynikających z projektów branżowych, zawarte w części architektoniczno
- Konstrukcję budynku, pozycję, wymiary oraz rzędne elementów konstrukcyjnych, a także sposób wykonania elementów konstrukcyjnych należy realizować według projektu branży konstrukcyjnej.
- Przedstawione w projekcie produkty, materiały oraz firmowe systemy rozwiązań budowlanych określa się jako przykładowe, które można wymienić na alternatywne, równoważne – tj. posiadające cechy techniczne, użytkowe i estetyczne nie gorsze niż wskazane w projekcie.
- W zakresie realizowanych prac obowiązują również szczegółowe instrukcje i wytyczne producentów materiałów i urządzeń, zgodnie z którymi należy prowadzić prace montażowe.
- W sprawach nie określonych dokumentacją obowiązującą:
  - warunki techniczne wykonywania i odbioru robót budowlano-montażowych (wg. Ministerstwa Budownictwa i Instytutu Techniki Budowlanej);
  - normy Polskiego Komitetu Normalizacyjnego (P.K.N.);
  - instrukcje, wytyczne i warunki techniczne producentów i dostawców materiałów budowlano-instalacyjnych;
  - przepisy techniczne instytucji kontrolujących jakość materiałów i wykonywanych robót.
- Roboty budowlano-instalacyjne muszą być prowadzone z równoległą koordynacją międzybranżową
- W miejscach przejścia instalacji przez przegrody oddzielenia ppóz należy wykonać systemowe przejścia o klasie odporności ogniowej równej klasie odporności przegrody

Objekt: Budowa budynku przedszkola ze żłobkiem, naziemnego zbiornika na gaz o poj. do 5000 l, usytuowanego na płycie fundamentowej z wewnętrzną instalacją gazu, wykonanie utwardzenia z miejscami parkingowymi, przebudowa sieci kanalizacji sanitarnej - w zabudowie usługowej - usługa oświaty, placówka opiekuńczo-wychowawcza

Adres: dz. nr 337/1, obręb 0018 Seroczyn, jednostka ewid. 142612\_2 Wodynie, w miejscowości Seroczyn, gmina Wodynie

|                                                                      |              |                         |
|----------------------------------------------------------------------|--------------|-------------------------|
| Temat: PLAN PRZEBUDOWY SIECI KANALIZACJI I BUDOWY UZBROJENIA DZIAŁKI | Skala: 1:250 | Faza: Projekt budowlany |
|----------------------------------------------------------------------|--------------|-------------------------|

|                                                             |               |              |
|-------------------------------------------------------------|---------------|--------------|
| Inwestor: GMINA WODYNIE<br>ul. Siedlecka 43, 08-117 Wodynie | Data: 03/2020 | Rys. PB-S-01 |
|-------------------------------------------------------------|---------------|--------------|

|         |            |                                                                                                                      |         |
|---------|------------|----------------------------------------------------------------------------------------------------------------------|---------|
| Branża: | Sanitarna: | Projektował: mgr inż. Jarosław Żelazo<br>nr upr. MAZ/0105/PWBS/16<br>w spec. instalacyjnej sanitarnej bez ograniczeń | Podpis: |
|         |            | Sprawił: mgr inż. Małgorzata Żelazo<br>nr upr. MAZ/0147/POOS/13<br>w spec. instalacyjnej sanitarnej bez ograniczeń   | Podpis: |