


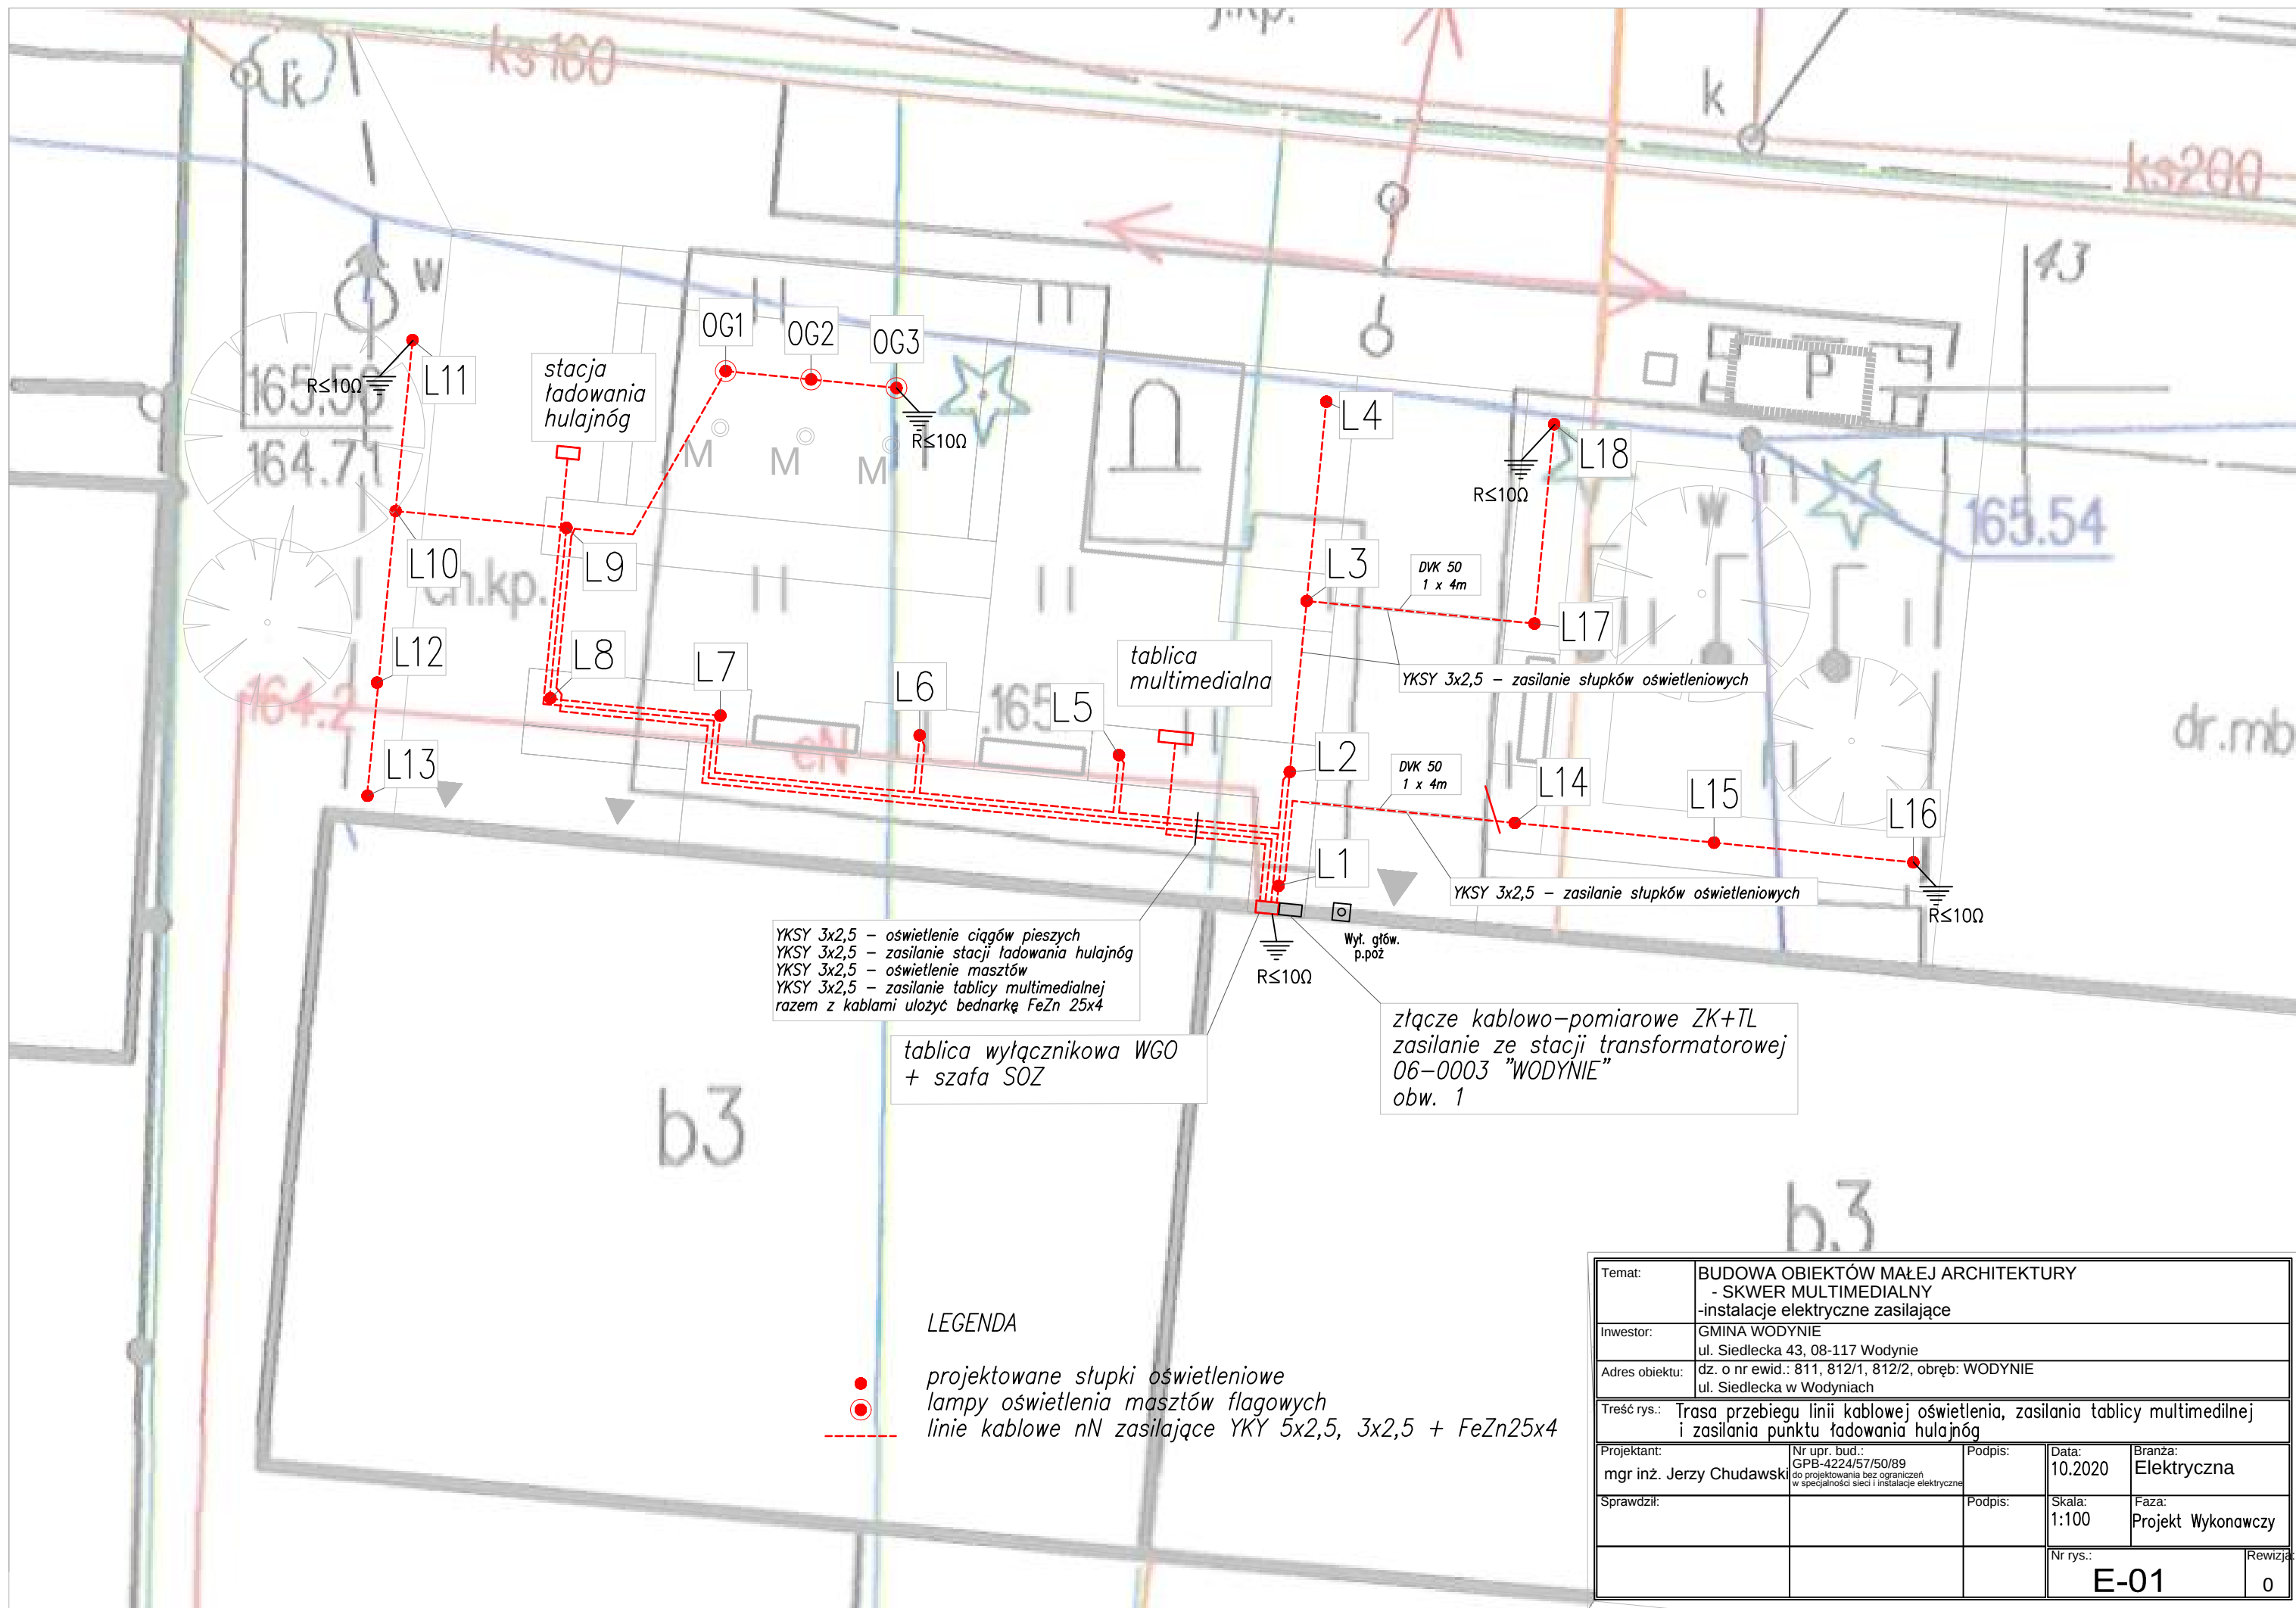

YKSY 3x2,5 - oświetlenie ciągów pieszych
YKSY 3x2,5 - zasilanie stacji ładowania hulajnóg
YKSY 3x2,5 - oświetlenie masztów
YKSY 3x2,5 - zasilanie tablicy multimedialnej
razem z kablami ułożyć bednarkę FeZn 25x4

tablica wyłącznikowa WGO
+ szafa SOZ

złącze kablowo-pomiarowe ZK+TL
zasilanie ze stacji transformatorowej
06-0003 "WODYNIE"
obw. 1

LEGENDA

- projektowane słupki oświetleniowe
- lampy oświetlenia masztów flagowych
- - - - - linie kablowe nN zasilające YKY 5x2,5, 3x2,5 + FeZn25x4

Temat:	BUDOWA OBIEKTÓW MAŁEJ ARCHITEKTURY - SKWER MULTIMEDIALNY - instalacje elektryczne zasilające			
Inwestor:	GMINA WODYNIE ul. Siedlecka 43, 08-117 Wodynie			
Adres obiektu:	dz. o nr ewid.: 811, 812/1, 812/2, obręb: WODYNIE ul. Siedlecka w Wodyniach			
Treść rys.:	Trasa przebiegu linii kablowej oświetlenia, zasilania tablicy multimedialnej i zasilania punktu ładowania hulajnóg			
Projektant:	Nr upr. bud.: GPB-4224/57/50/89 mgr inż. Jerzy Chudawski	Podpis:	Data: 10.2020	Branża: Elektryczna
Sprawdził:		Podpis:	Skala: 1:100	Faza: Projekt Wykonawczy
			Nr rys.:	Rewizja:
			E-01	0