
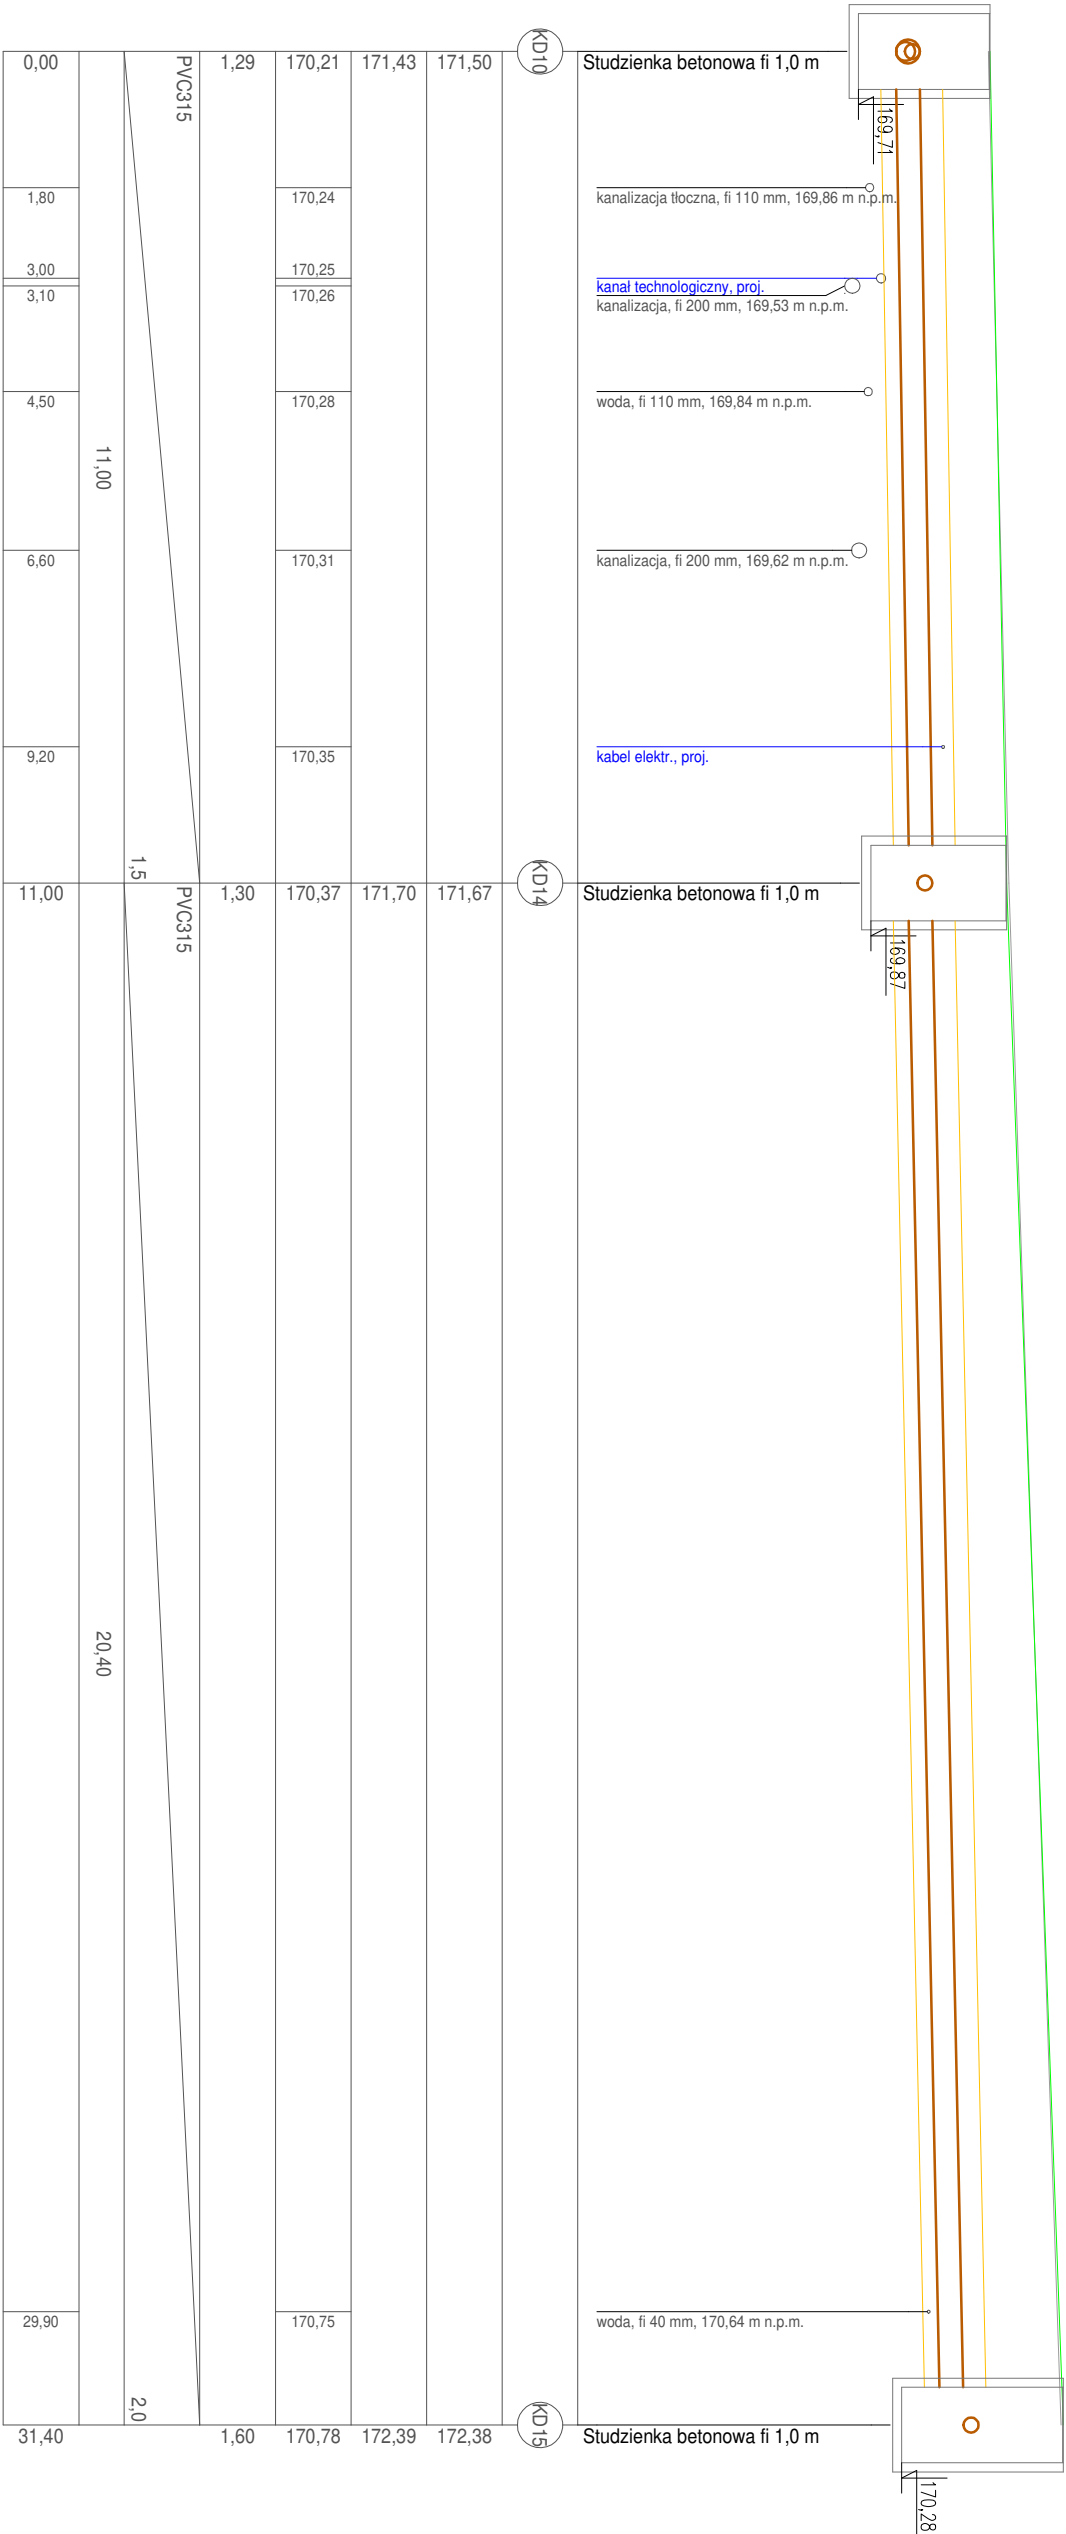


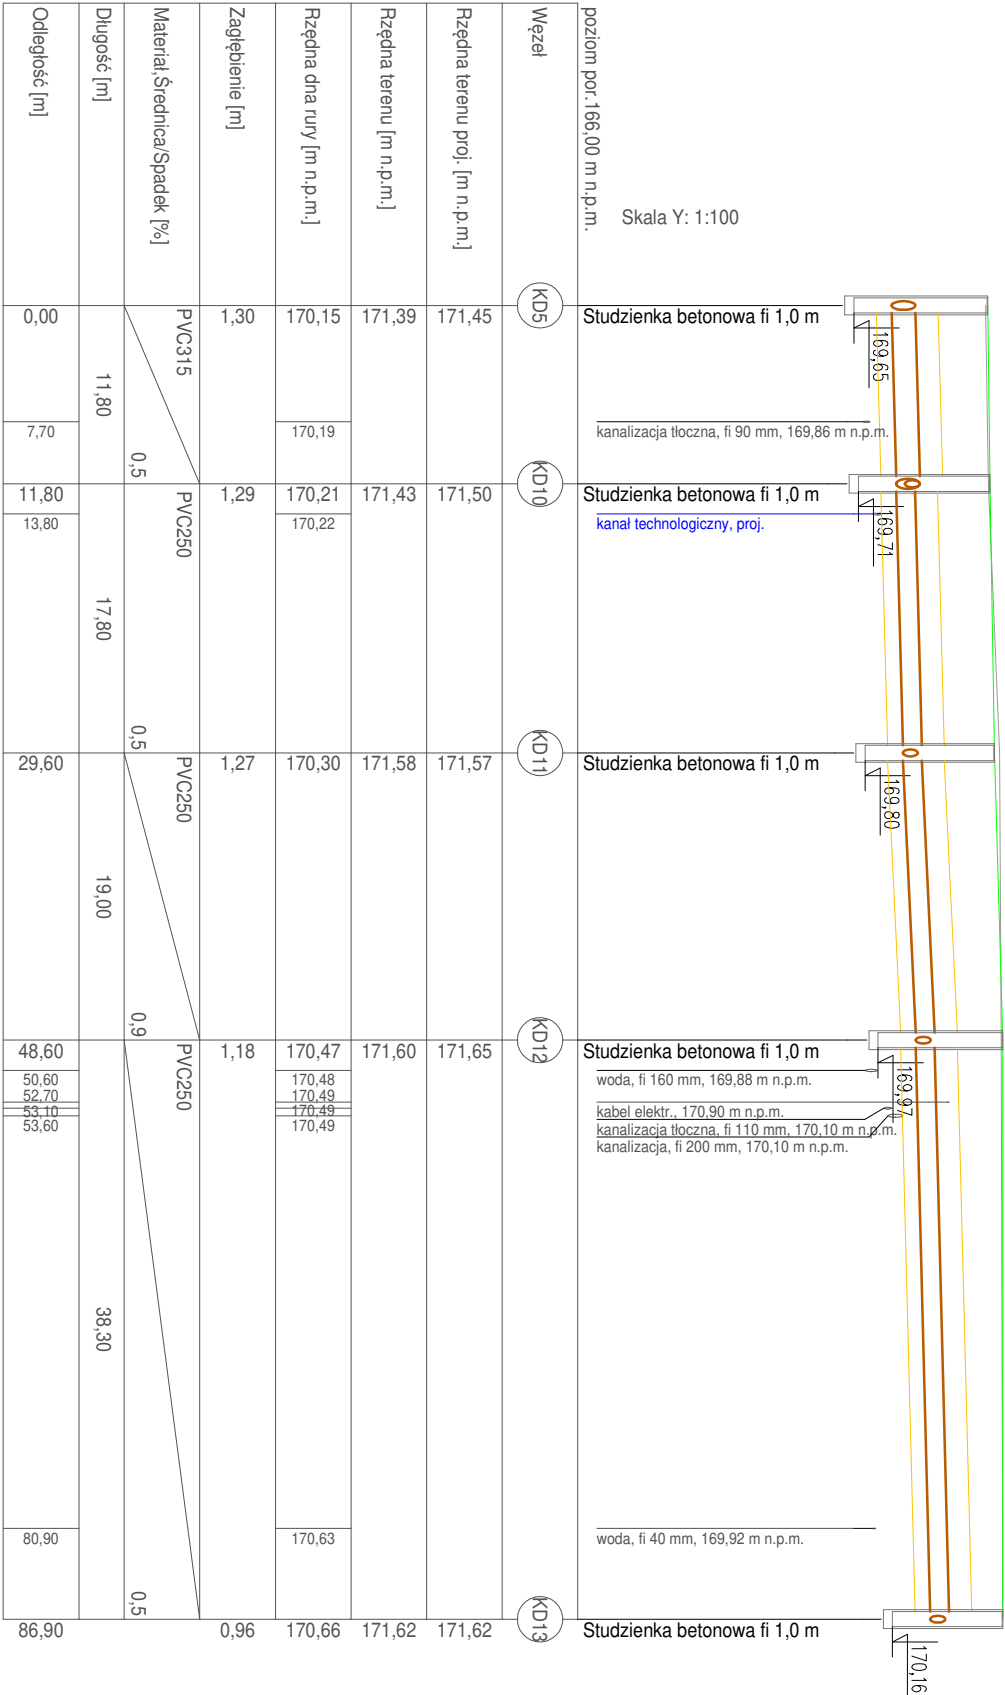

Skala X: 1:500

KOŁOREM NIEBISKIM OZNACZONO UZBROJENIE PROJEKTOWANE

KOŁOREM CZERWONYM OZNACZONO UZBROJENIE DO PRZEBUDOWY

Investor: **Woj Gminy Wodnie**
ul. Siedlecka 43
08-117 Wodnie

TRAKT
ul. 08-110 Siedca, ul. Sokolowska 161A/1-026
tel. 608-402-771; e-mail: biuro@trakt-projekt.pl

Temat: **Poprawa bezpieczeństwa ruchu drogowego na czterech przejściach dla pieszych w Woi Wodnińskiej na drogach gminnych 361210W, 361219W, 361212W**

PROJEKT WYKONAWCZY

Tytuł rysunku: **Profil podłizny kanalizacji deszczowej - kanał główny cz.2**

Skala: **1:500, 1:100**

Autorzy opracowań: **BIURA WODNY**
mgr inż. Krzysztof Karabin
MAZ/01/22/POD/08
mgr inż. Paweł Kosiński
MAZ/01/22/POD/08

Projektant: **BIURA WODNY**
mgr inż. Krzysztof Karabin
MAZ/01/22/POD/08
mgr inż. Paweł Kosiński
MAZ/01/22/POD/08

październik 2021 r.