


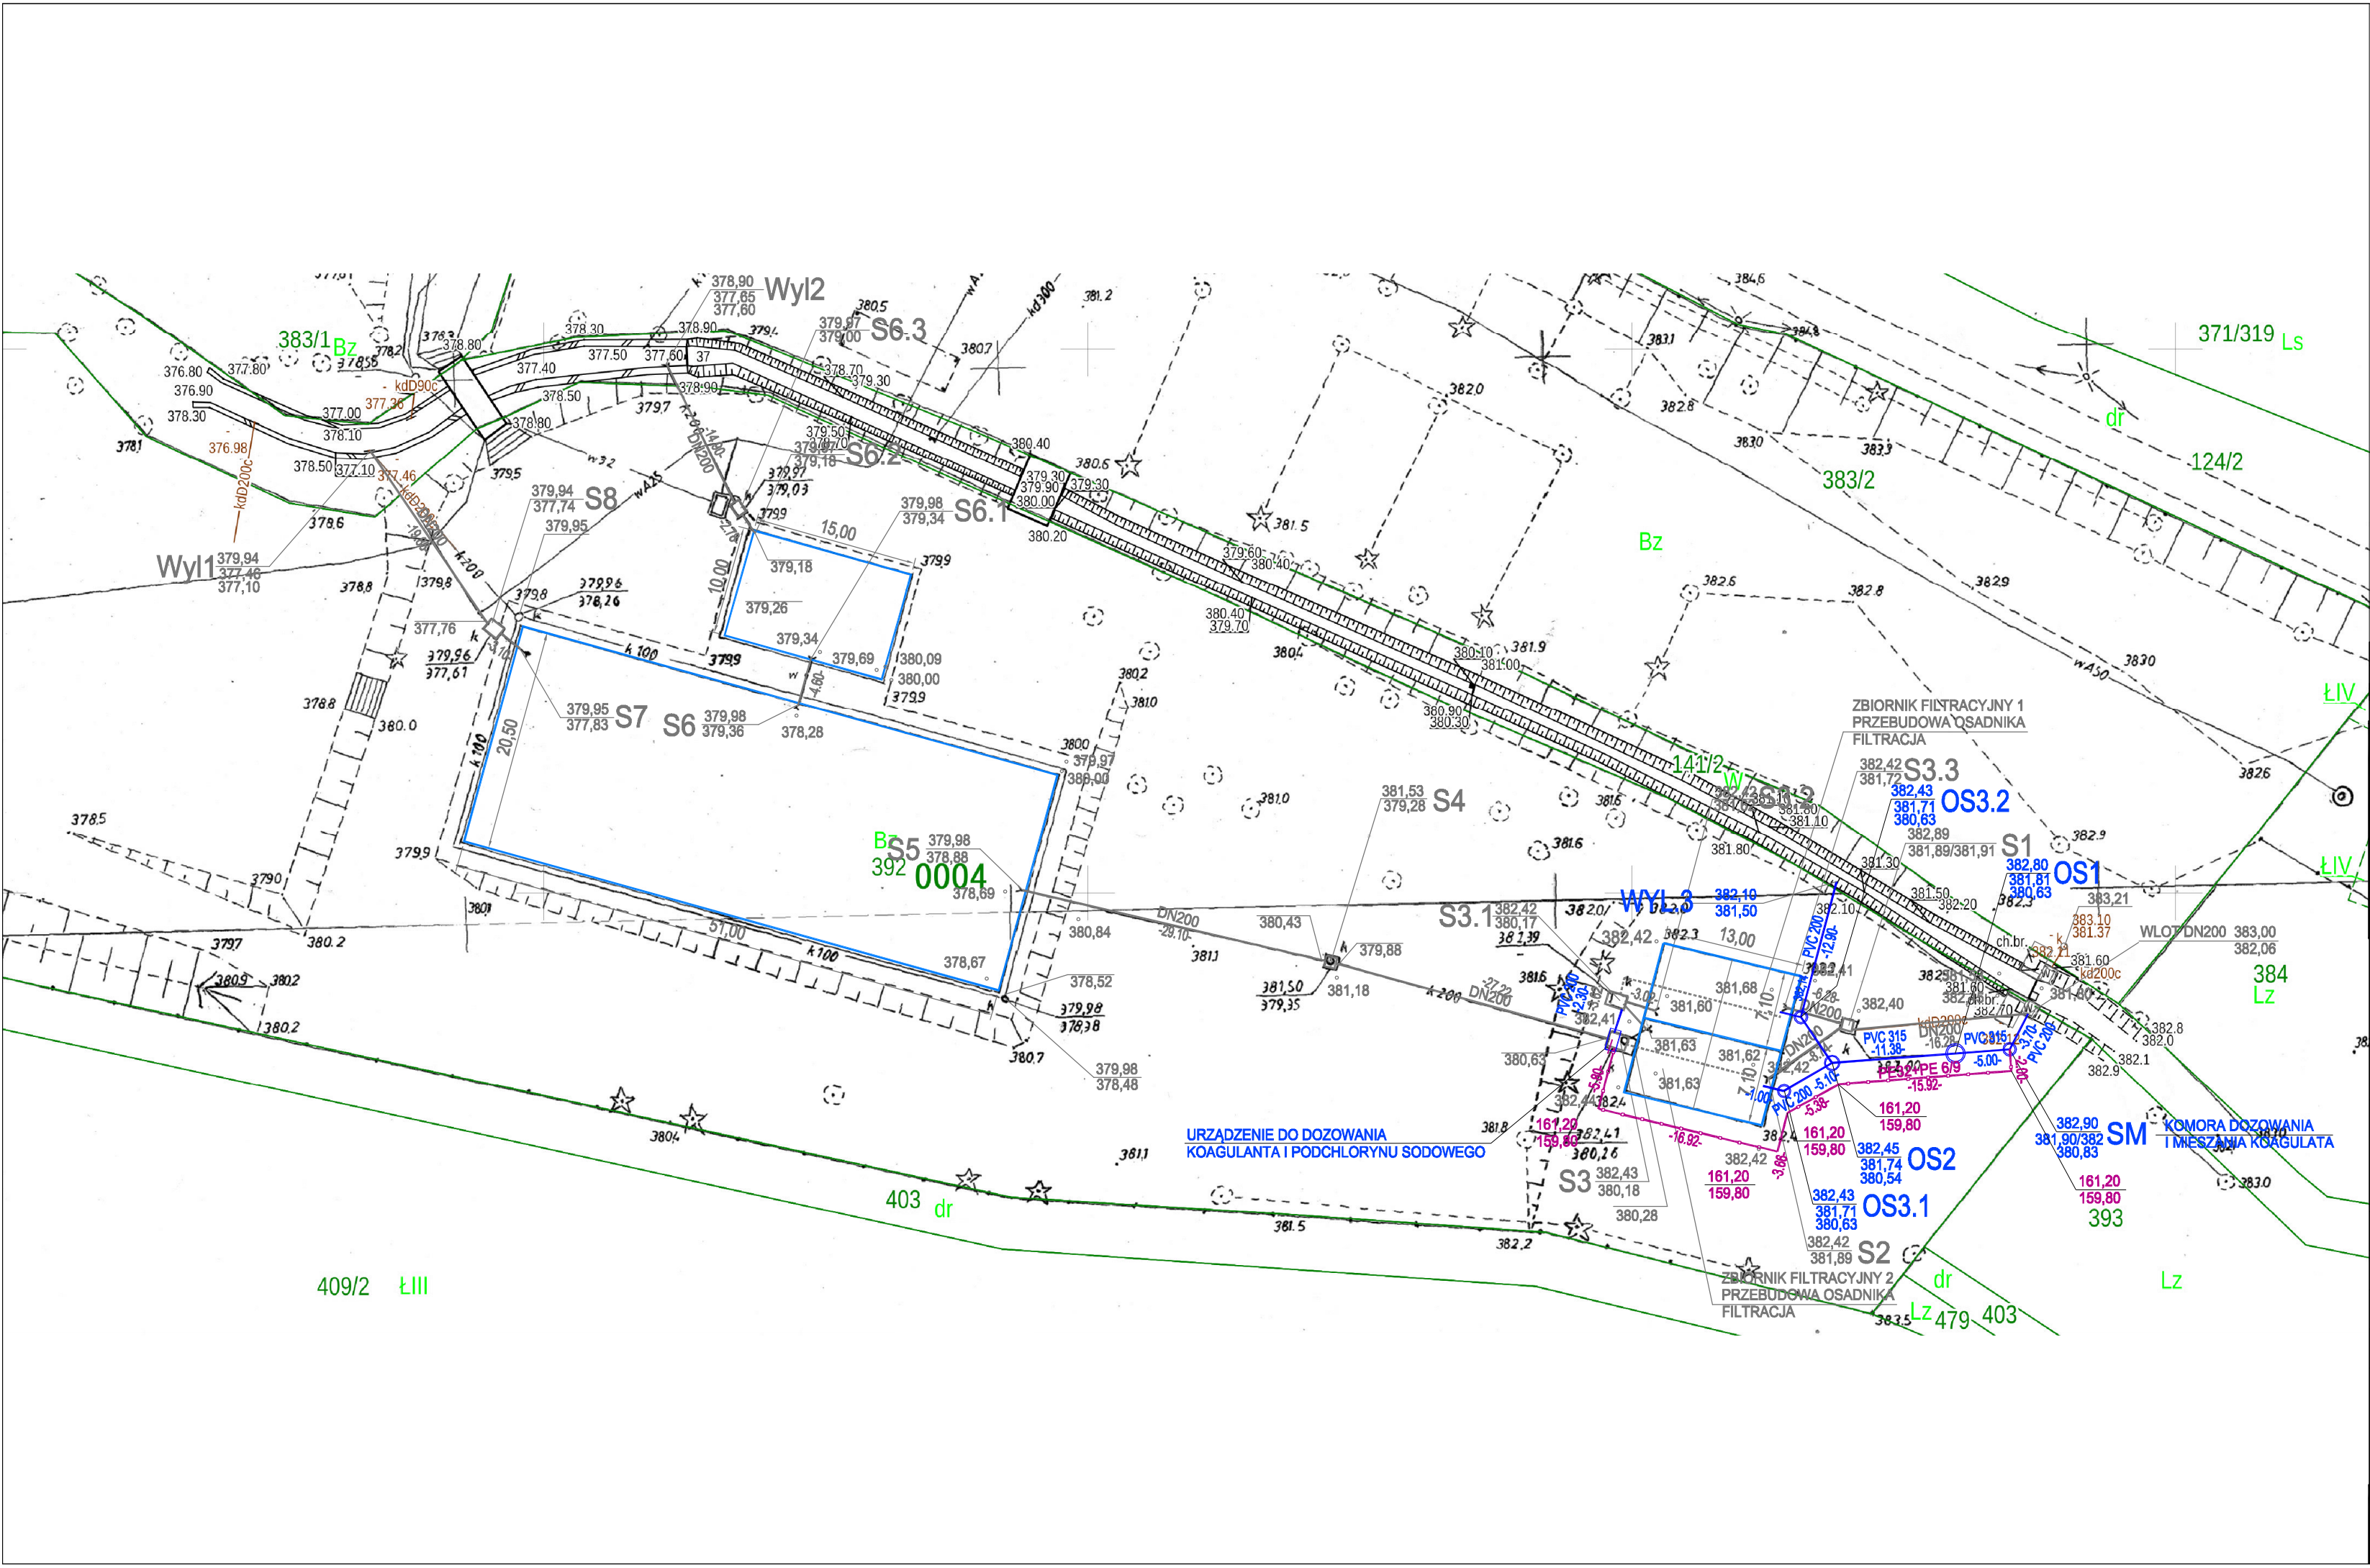

LEGENDA

- ISTNIEJĄCE OBIEKTY I KANALIZACJA
- PROJEKTOWANA KANALIZACJA
- INSTALACJA CHLORU. Wprowadzenie przewodu Ø6/9 do rurociągu PEHD Dz32
- INSTALACJA KOAGULANTA. Wprowadzenie przewodu Ø6/9 do rurociągu PEHD Dz32

WYDANIE ISSUE	DATA DATE	ZMIANA CHANGE
INWESTYCJA: PROJECT: PRZEBUDOWA URZĄDZEŃ DO UZDATNIANIA WODY DLA BASENU W WOJCIESZOWIE Z UJĘCIA NA BIAŁYM POTOKU Wojcieszów, ul. Górnicza obr.0004 Wojcieszów, dz. 392		
INWESTOR: CLIENT 	GMINA WOJCIESZÓW Zakład Gospodarki Komunalnej i Mieszkaniowej w Wojcieszowie ul. Robotnicza 2a, 59-550 Wojcieszów	
BIURO PROJEKTOWE	SANITEX-EKO BIURO PROJEKTÓW I USŁUG INWESTYCYJNYCH "SANITEX-EKO" ul. Bankowa 32, 58-500 Jelenia Góra	
PROJEKTANT INST. SANIT.: DESIGNER:	mgr inż. ANDRZEJ DANILECKI nr upr. 220/DOŚ/05	
SPRAWDZAJĄCY INST.SANIT.: AUTH CHK:	inż. RYSZARD TOPOLEWSKI nr upr. 260/89	
ASYSTENT		
TYTUŁ RYSUNKU: DRAWING TITLE: Projekt zagospodarowania terenu dla projektowanej przebudowy urządzeń do uzdatniania wody na basenie w Wojcieszowie.		DATA: DATE: 12.2021 SKALA: SCALE: 1:500 FORMAT:
NR PROJEKTU PROJECT No. (PM)	STADIUM PHASE PROJ. BUD.	BRANŻA DISCIPLINE SANITARNA
NR RYSUNKU DRAWING No.	WYDANIE ISSUE	
02-01	01	