


Ep : 2473/07/2008

SKALA 1: 1000

12

Biuro Obsługi Inwestycji ROL WOOD-PLUS s.c. 62-550 Pleszewo ul. Lesna 21A			
Dokumentacja	PROJEKT BUDOWLANIY - mapy syst. - wys.		
Obiekt	Zad. 12 - Sieć wodociągowa tranzytowa w m.Śawsk gm. Rzęw		
Inwestor	GMINA RZĘW ul. Konikowska k. 62-586 Rzęw		
Skala 1 : 1000	Skala 1 : 1000		
Projektant:	mgr inż J. Chajdasz upr. bud. w spec. instal.-inz. sieci wod.-kan. GPZ/42/18/094		
Sprawdzający:	inż. K. Cybulski upr. bud. w spec. instal.-inz. sieci wod.-kan. UAN 7338346/142/186		
Data:	2009		

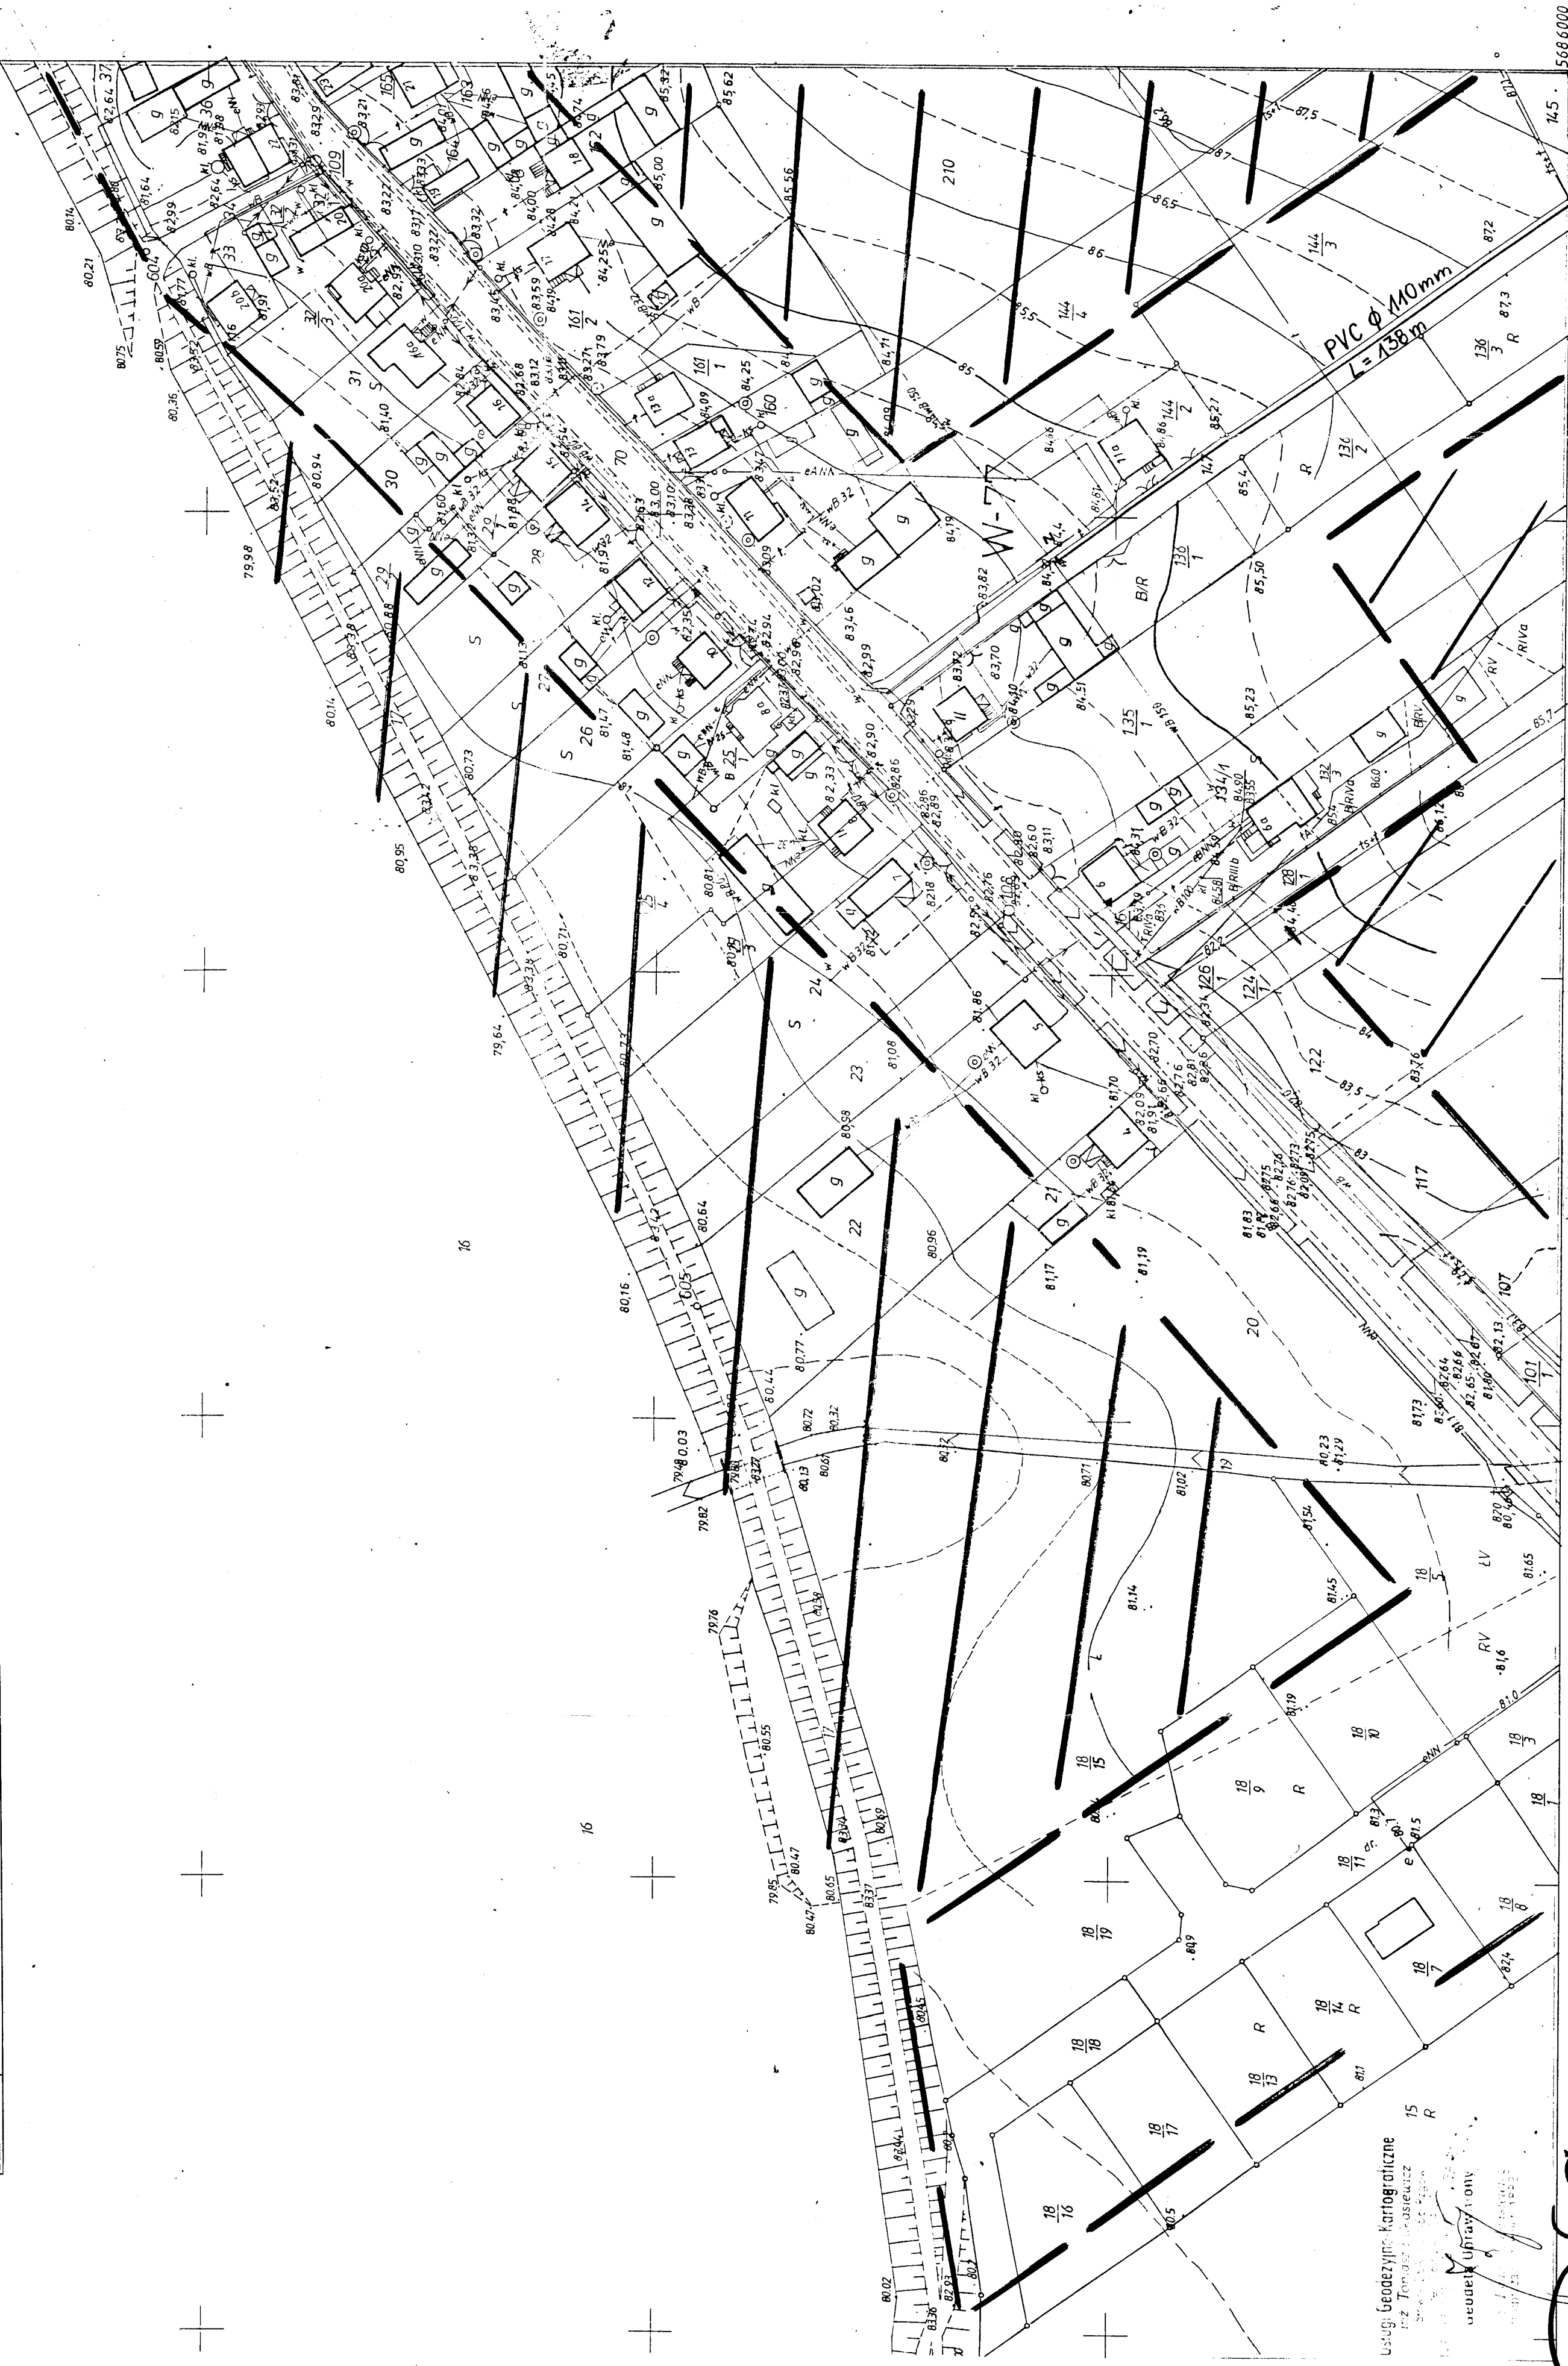

Usługi Geodezyjno-Kartograficzne
inż. Tomasz Gerasiewicz

Geodeti Upravljajony


6072

Nakładki tematyczne	
Sytuacji powierzchniowej	S
Rzeźby terenu	W
Uzbrojenia terenu	.

FICZNE

EP 4385/6/97
 EP 277448/1980
 EP 28101/90
 W. B. EUSTACE COMPANY
 10000 W. 10th Ave. Suite 100
 Denver, CO 80202

A. Gm. RZGÓW woj. konińskie
1. wieś Stawsk

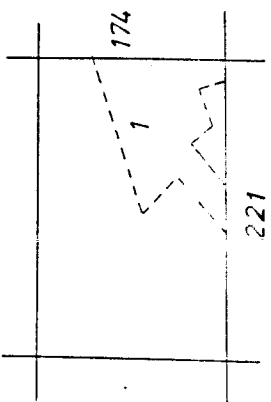

ozapewnita w ramach obiektu 4/83.
Grażyna Wehr-WBGiTR w Poznaniu
04.1983 r.

[illegible]

24.09.2009; powiększenie: 10x
Kolor: *Tęsta Dominika*
Data: *Powiatowy Ośrodek Dokumentacji i Kariografii*