


RZUT PIWNIC

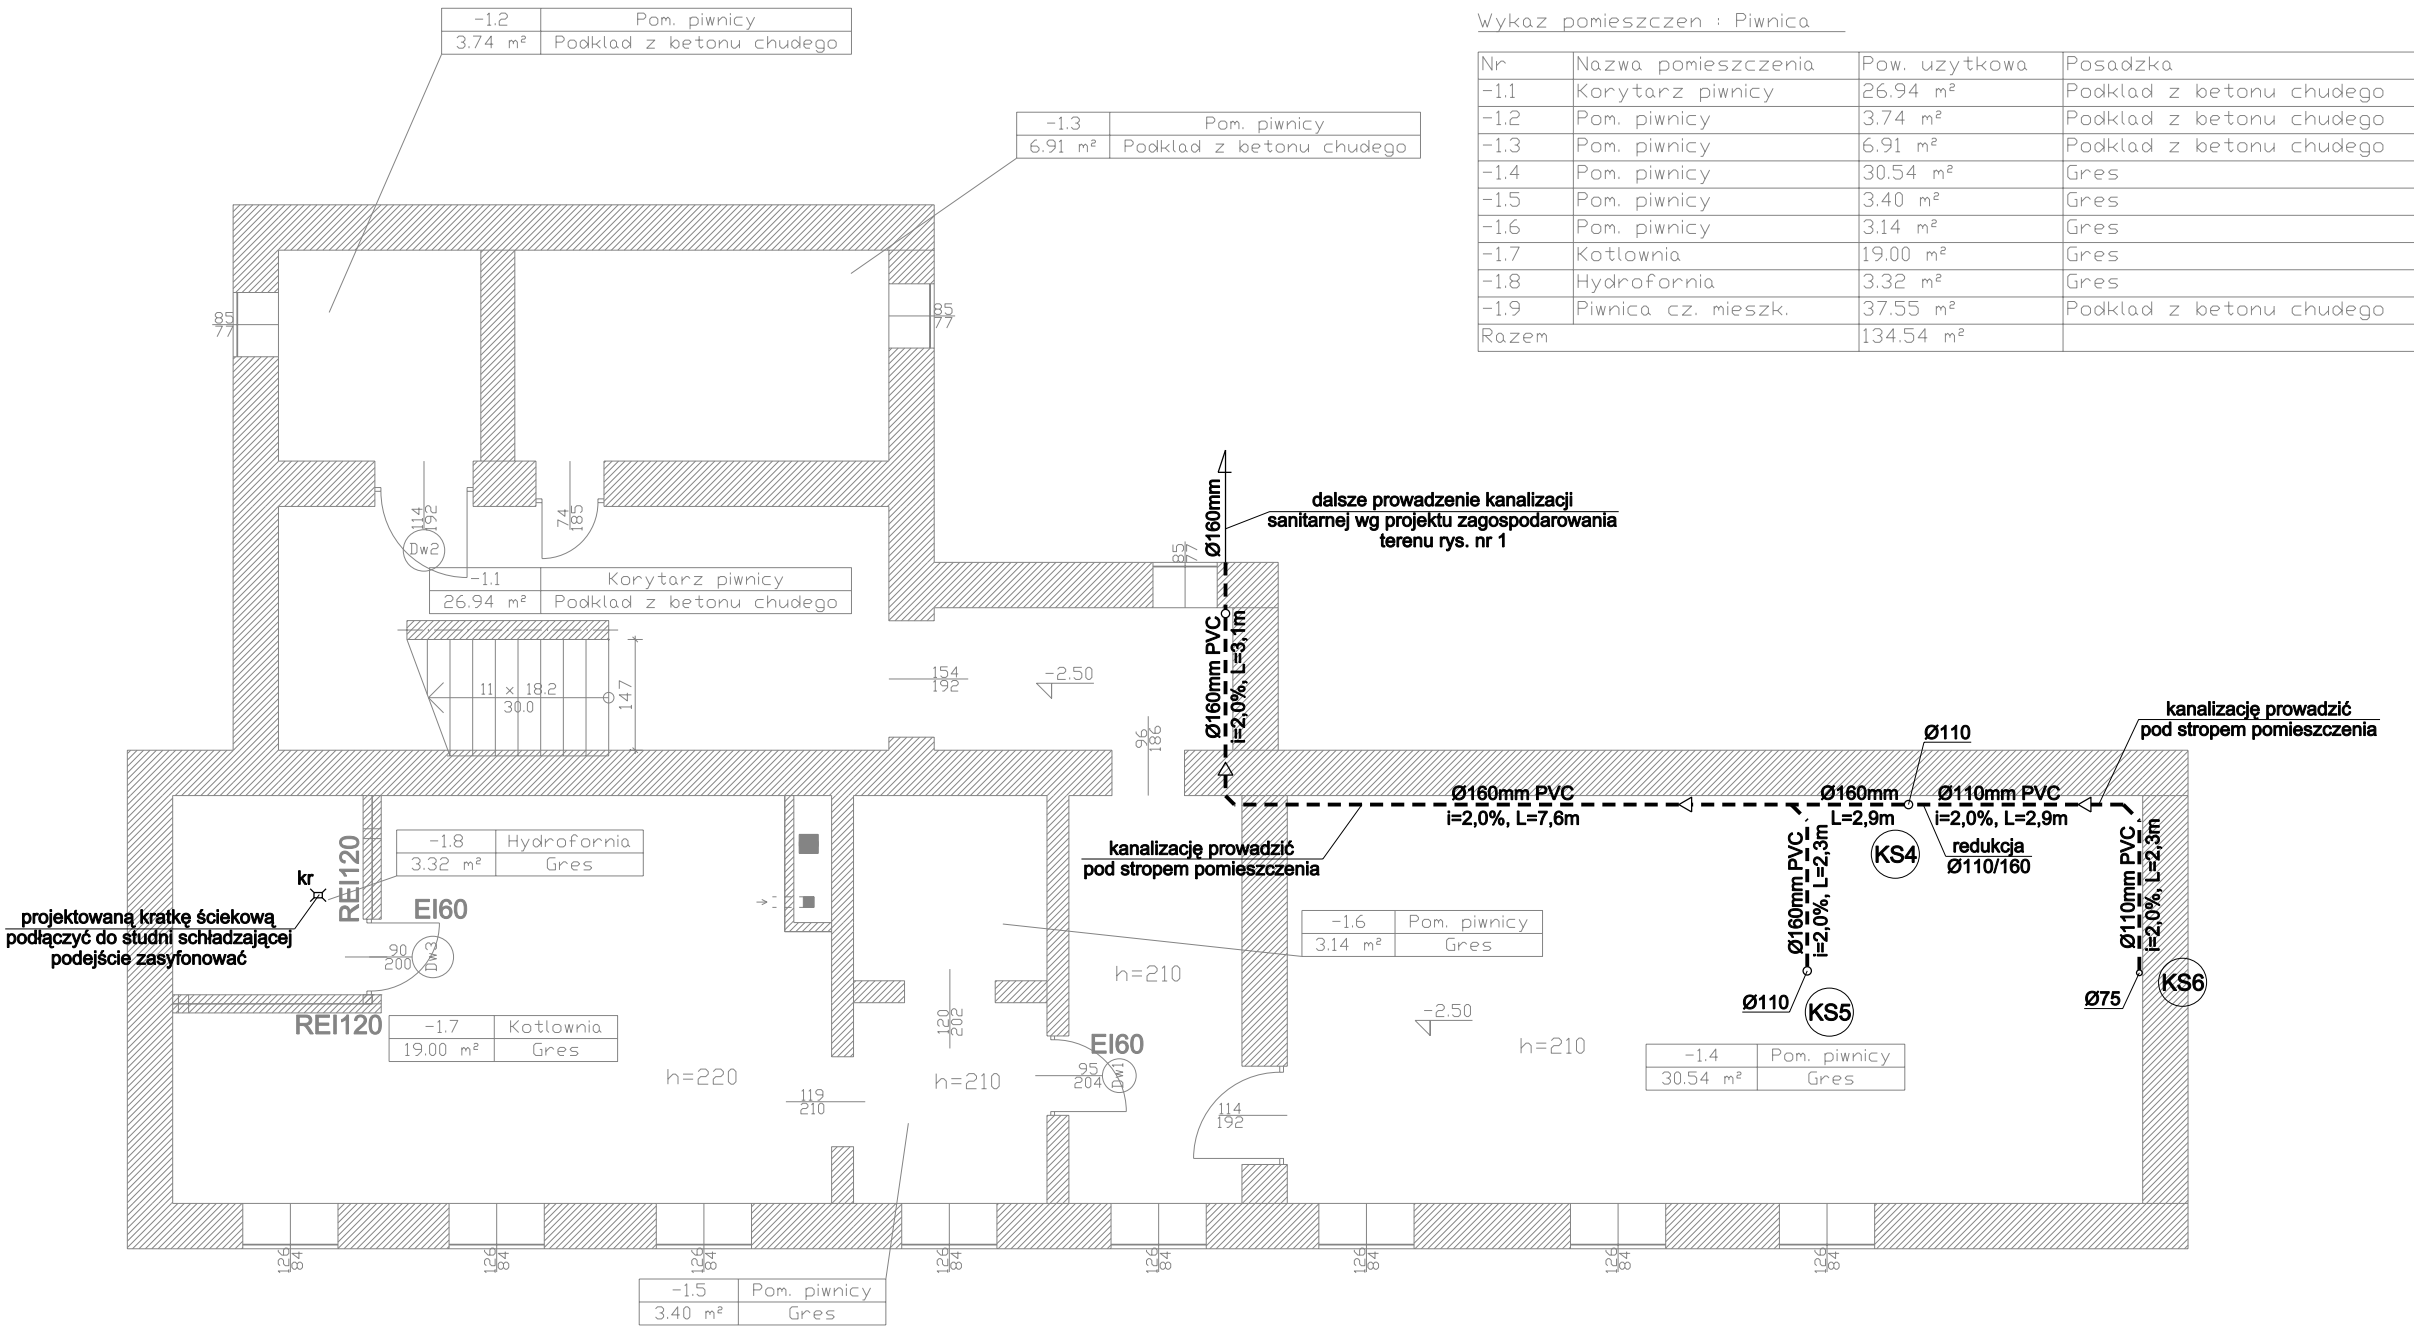

Wykaz pomieszczeń : Piwnica

Nr	Nazwa pomieszczenia	Pow. użytkowa	Posadzka
-1.1	Korytarz piwnicy	26.94 m²	Podkład z betonu chudego
-1.2	Pom. piwnicy	3.74 m²	Podkład z betonu chudego
-1.3	Pom. piwnicy	6.91 m²	Podkład z betonu chudego
-1.4	Pom. piwnicy	30.54 m²	Gres
-1.5	Pom. piwnicy	3.40 m²	Gres
-1.6	Pom. piwnicy	3.14 m²	Gres
-1.7	Kotłownia	19.00 m²	Gres
-1.8	Hydrofornia	3.32 m²	Gres
-1.9	Piwnica cz. mieszk.	37.55 m²	Podkład z betonu chudego
Razem		134.54 m²	

OZNACZENIA:

- projektowana kanalizacja sanitarna przewody prowadzone w warstwach posadzkowych
- projektowana kanalizacja sanitarna przewody prowadzone pod stropem pomieszczenia
- projektowana pion kanalizacji sanitarnej
- istniejący pion kanalizacji sanitarnej

OBIEKT:	ZMIANA SPOSOBU UŻYTKOWANIA Z PUBLICZNEJ SZKOŁY PODSTAWOWEJ NA SAMORZĄDOWE PRZEDSZKOLE NA DZIAŁCE NR EWID. 1106/2 W SKARYSZEWIE		
INWESTOR:	URZĄD MIASTA I GMINY W SKARYSZEWIE UL. SŁOWACKIEGO 6 26-640 SKARYSZEW		
TEMAT RYSUNKU:	RZUT PIWNIC - INSTALACJA KANALIZACJA SANITARNA	SKALA: 1:100	DATA: 2017 r.
PROJEKTOWAŁ:	mgr inż. Łukasz Popis upr. bud. MAZ/0602/PWBS/15		FAZA PROJEKTU: PB
SPRAWDZIŁ:	mgr inż. Tomasz Ziębiński upr. bud. SWK/0152/POOS/10		NR RYS.: 5