


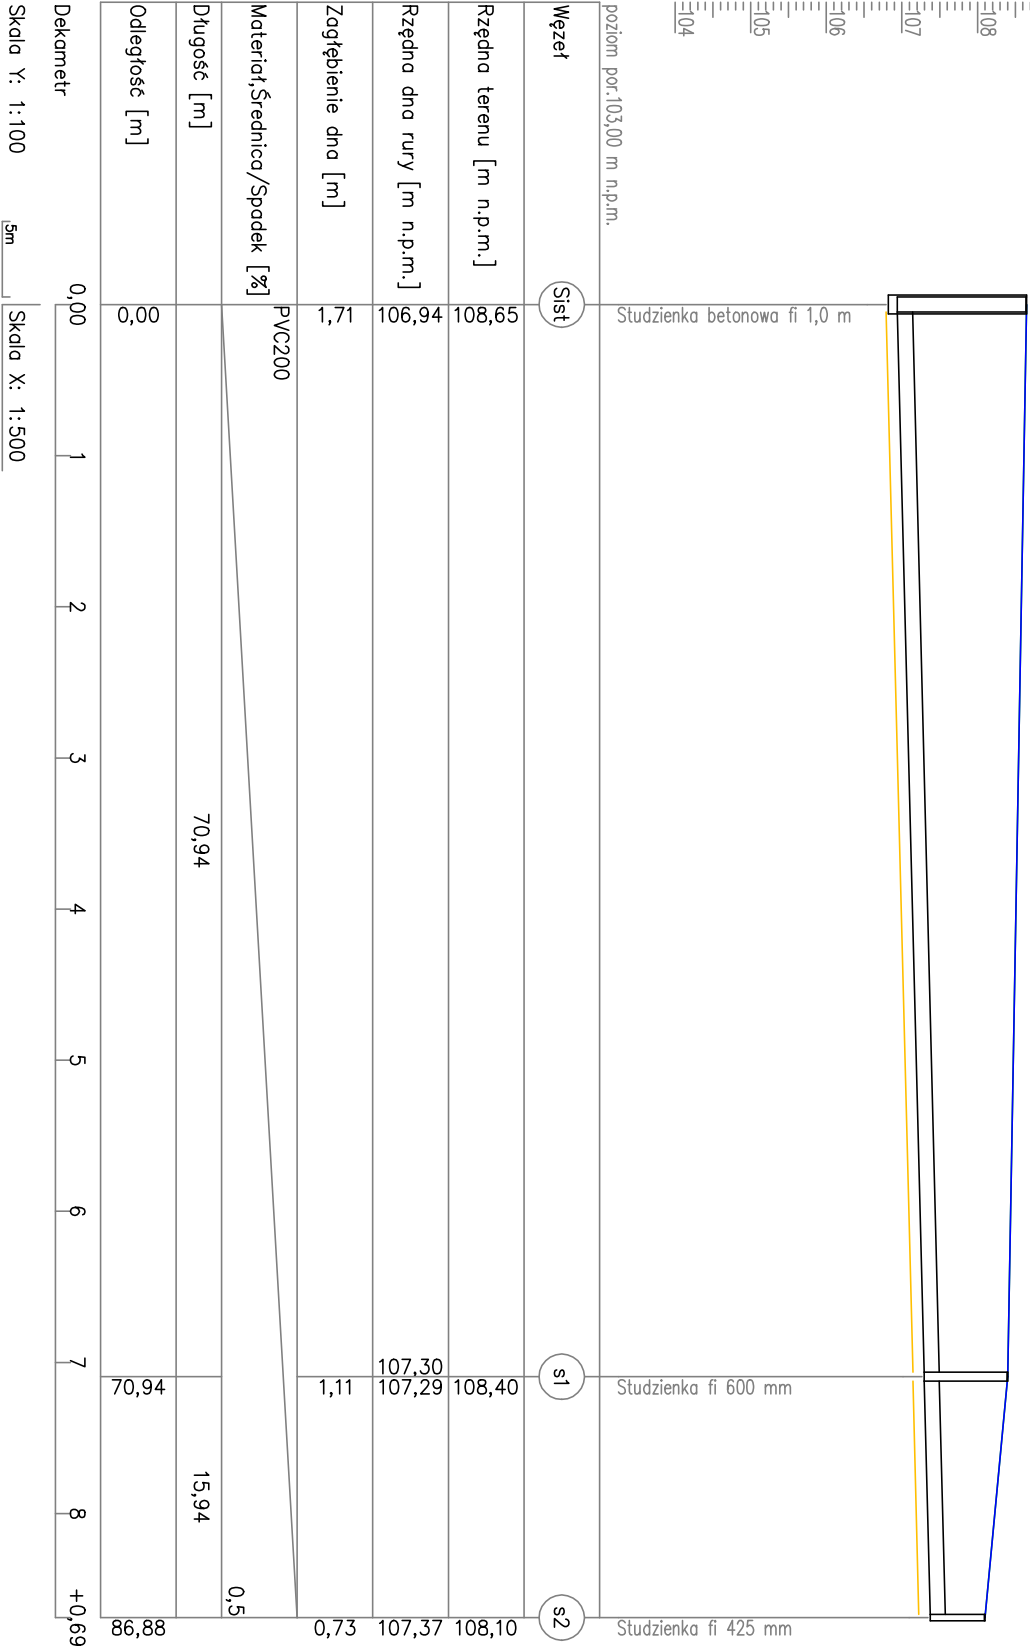

poziom por: 103,00 m n.p.m.



BIURO PROJEKTÓW I REALIZACJI INWESTYCJI PRZEMYSŁAW ŻURAWICKI 62-400 ŚLEPICA WIERZBNO 41			
PROJEKT ZAGOSPODAROWANIA TERENU			
Obiekt	Budowa sieci kanalizacyjnej		
Nazwa rysunku	Profil podłużny		
Identyfikator działek	302303_2.0010.101/4 302303_2.0010.95		
Investor	Gmina Orzechowo ul. Kościuszki 6 62-436 Orzechowo		
Data	18.09.2022	Skala 1:100/500	Rys. nr 2
Projektant	inż. Przemysław Żurawicki Upr. bud. nr KUP/0070/PWOS/09 specj. instal. w zakresie sieci instal. i urzad. ciepł. went. gaz. wod. i kan.		