

MAPA DO CELÓW PROJEKTOWYCH

Skala mapy

1:500

Polożenie obszaru opracowania

Woj.: wielkopolskie

Powiat: słupecki

Gmina: Orchowo

Miejscowość: Różanna

Obręb ewidencyjny

Identyfikator

0010

nazwa

Różanna

Identyfikator zgłoszenia prac geodezyjnych

WG.6640.1318.2022

Oznaczenie układu współrzędnych

Prostokątnych płaskich

2000/6

Układu wysokości

PL-KRON86-NH

Określenie obszaru, który był przedmiotem aktualizacji

Nazwa wykonawcy prac geodezyjnych

Usługi Geodezyjne Łukasz Kamiński

Kąty 4, 62-400 Słupca

tel: 602-37-85-84

NIP 667-163-58-52 REGON 302482034

Imię i nazwisko oraz numer uprawnień zawodowych kierownika prac geodezyjnych

GEODETA UPRAWNIONY

inż. Łukasz Kamiński

nr uprawnień 21365

Data oraz imię i nazwisko osoby, która opracowała mapę

22.08.2022

Łukasz Kamiński

(podpisa)

Nie wyklucza się istnienia w terenie innych niestwierdzonych na niniejszej mapie urządzeń podziemnych, które nie były inwentaryzowane lub o których brak jest informacji w instytucjach branżowych.

Lp.	Węzeł	Rzędna terenu	Rzędna rury
-	-	m n.p.m.	m n.p.m.
1	Sist	108,65	106,94
2	s1	108,40	107,29
3	s2	108,10	107,37

Poświadczam, że niniejszy dokument został opracowany w wyniku prac geodezyjnych i kartograficznych, których rezultaty zawiera operat techniczny pozytywnie zweryfikowany. Jednocześnie informuję, że jestem świadomy odpowiedzialności karnej za złożenie fałszywego oświadczenia.

Identyfikator zgłoszenia prac geodezyjnych

WG.6640.1318.2022

Organ służby geodezyjny, który otrzymał zgłoszenie

Starosta Słupecki

Wykonawca prac geodezyjnych

USŁUGI GEODEZYJNE ŁUKASZ KAMIŃSKI

Nr oraz data sporządzenia dokumentu zawierającego wynik pozytywnej weryfikacji

Protokół Weryfikacji

Nr 1 z dnia 08.08.2022

Imię i nazwisko oraz nr uprawnień zawodowych kierownika prac

Łukasz Kamiński

geodeta uprawniony


nr uprawnień 21365

Identyfikator materiału zasobu:

P.3023.2022.1440

Data przyjęcia do zasobu:

8.08.2022

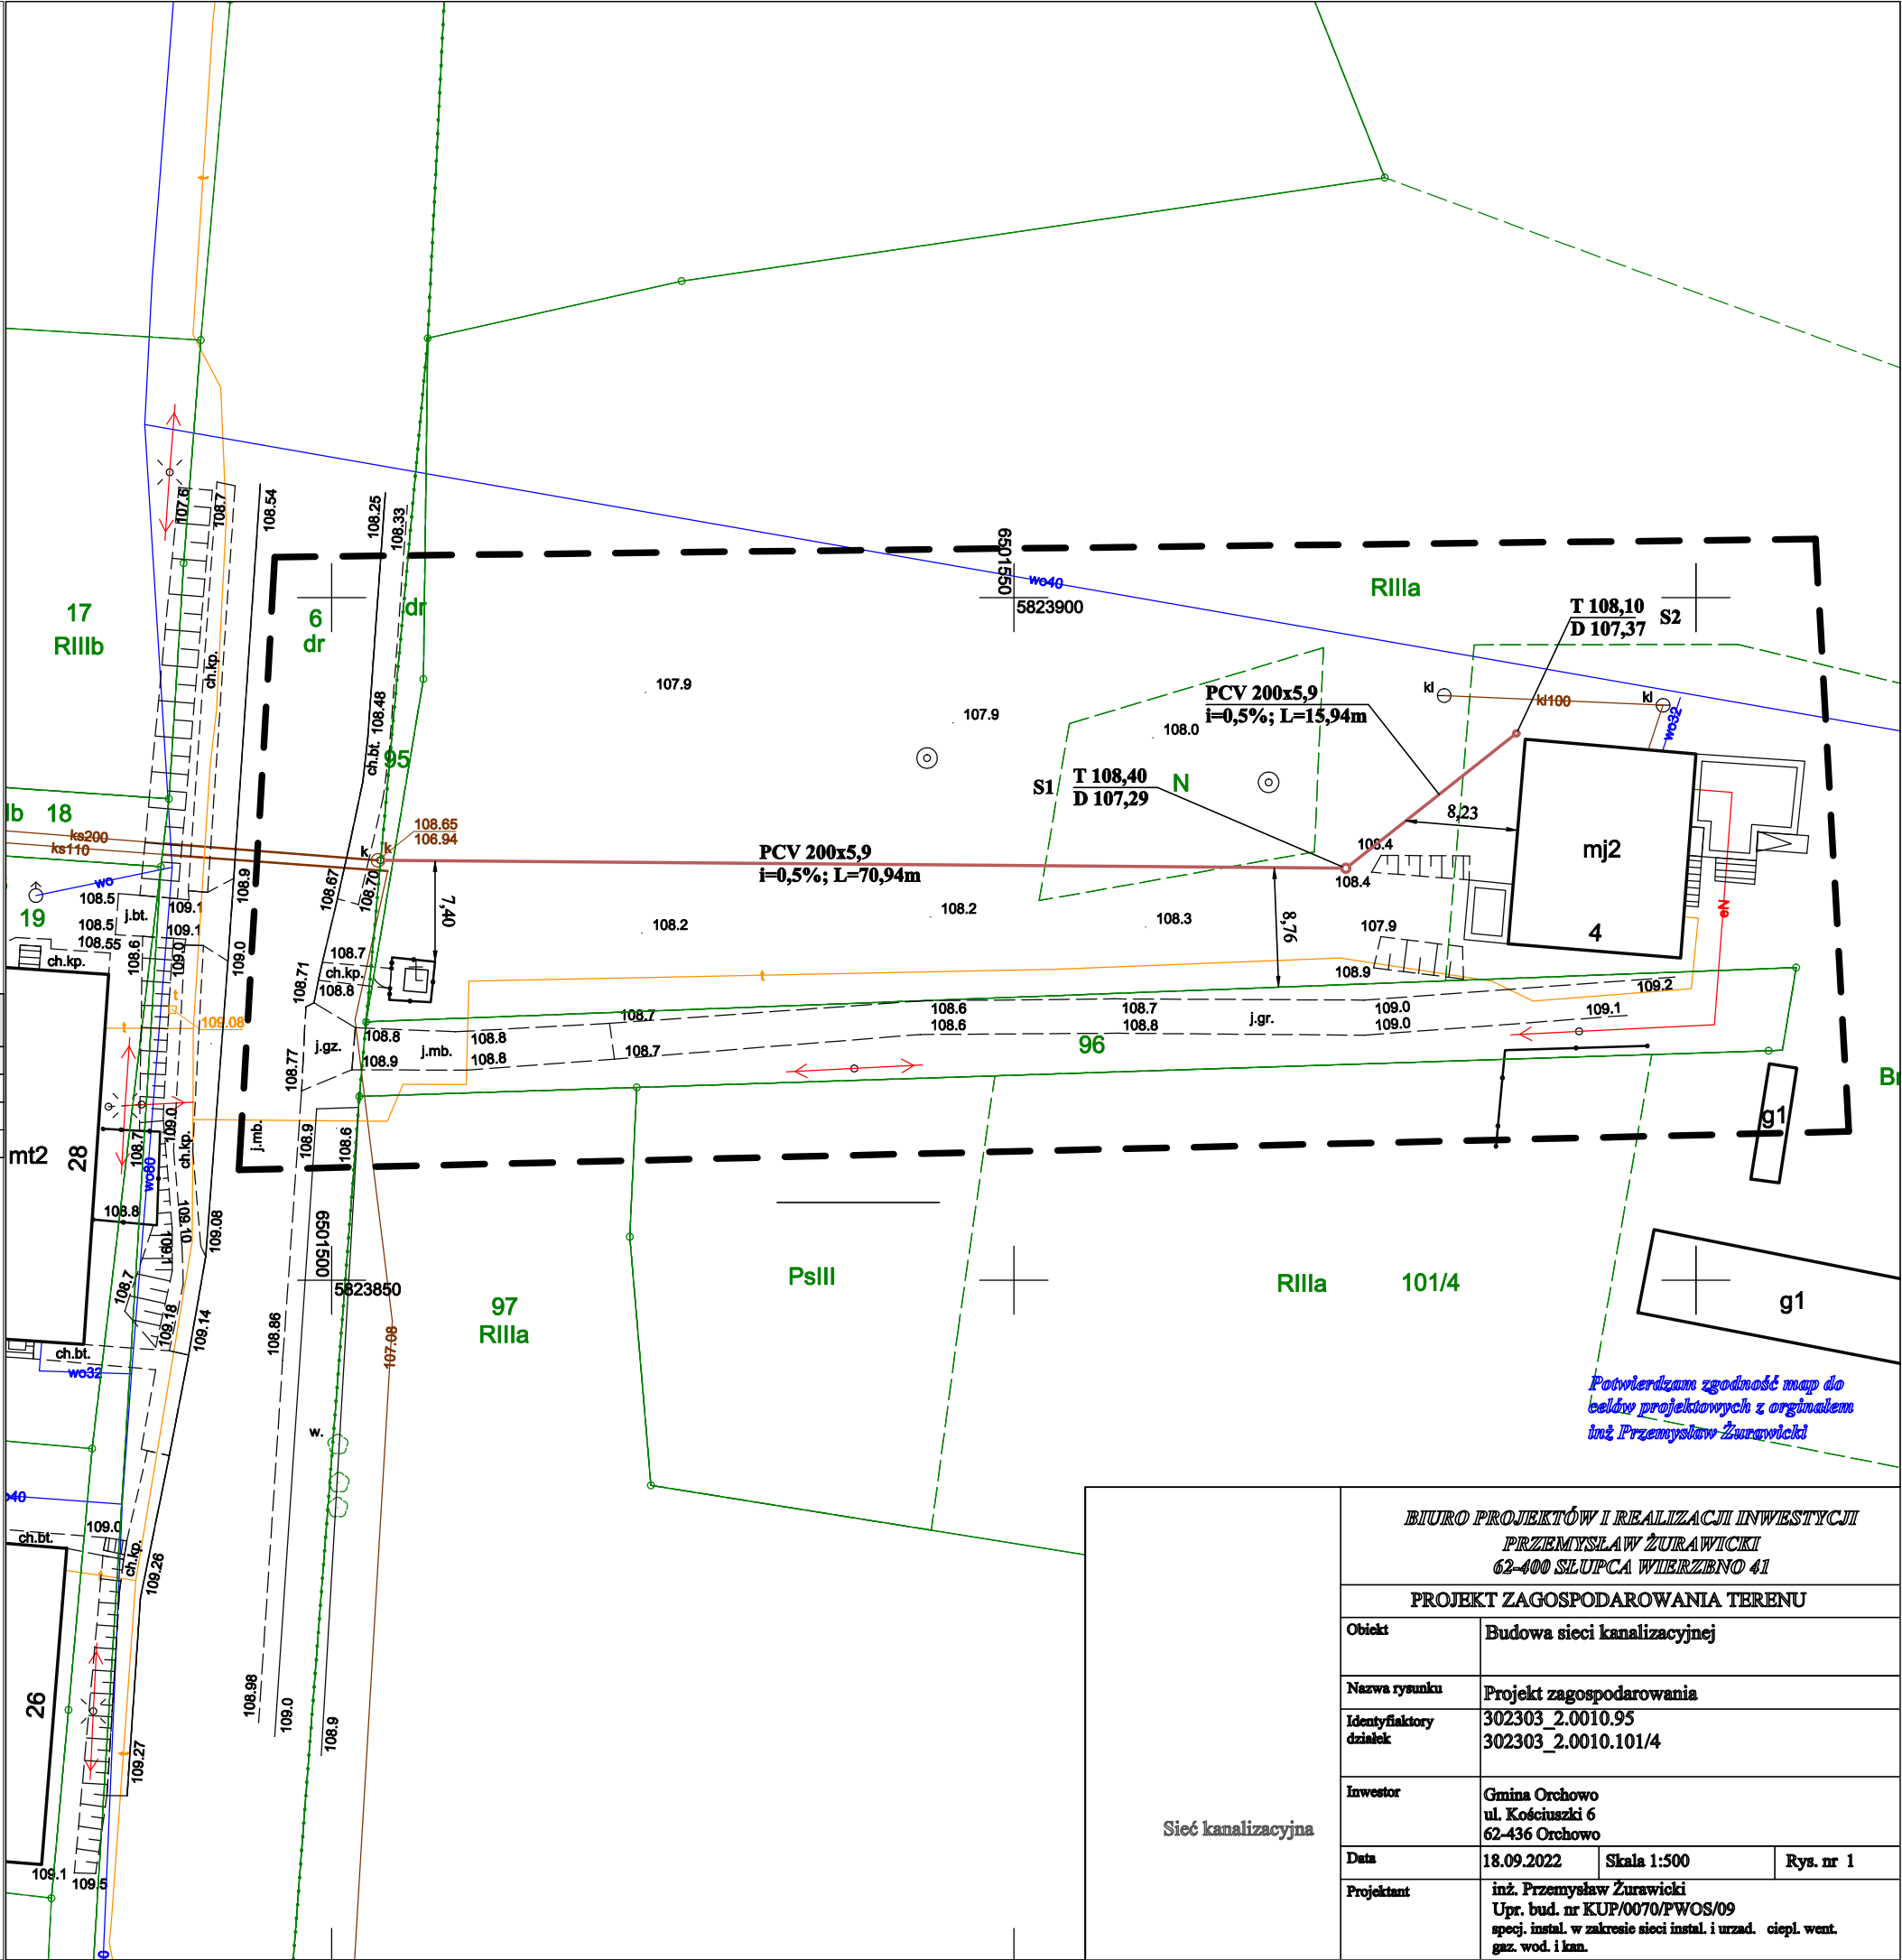

Sieć kanalizacyjna

BIURO PROJEKTÓW I REALIZACJI INWESTYCJI

PRZEMYSŁAW ŻURAWICKI

62-400 SŁUPCA WIERZBNO 41

PROJEKT ZAGOSPODAROWANIA TERENU

Obiekt

Budowa sieci kanalizacyjnej

Nazwa rysunku

Projekt zagospodarowania

Identyfikatory działek

302303_2.0010.95

302303_2.0010.101/4

Inwestor

Gmina Orchowo

ul. Kościuszki 6

62-436 Orchowo

Data

18.09.2022

Skala 1:500

Rys. nr 1

Projektant

inż. Przemysław Żurawicki

Upr. bud. nr KUP/0070/PWOS/09

specj. instal. w zakresie sieci instal. i urzad. ciepł. went. gaz. wod. i kan.