


- - - - - kanalizacja sanitarna PVC SN 8 lita
- o studnia kanalizacji sanitarnej
- . . . wodociąg PE PN 10, SDR 17,6
- ♀ - podziemny hydrant p-poż Dn 90
- zasuwka Dn 90

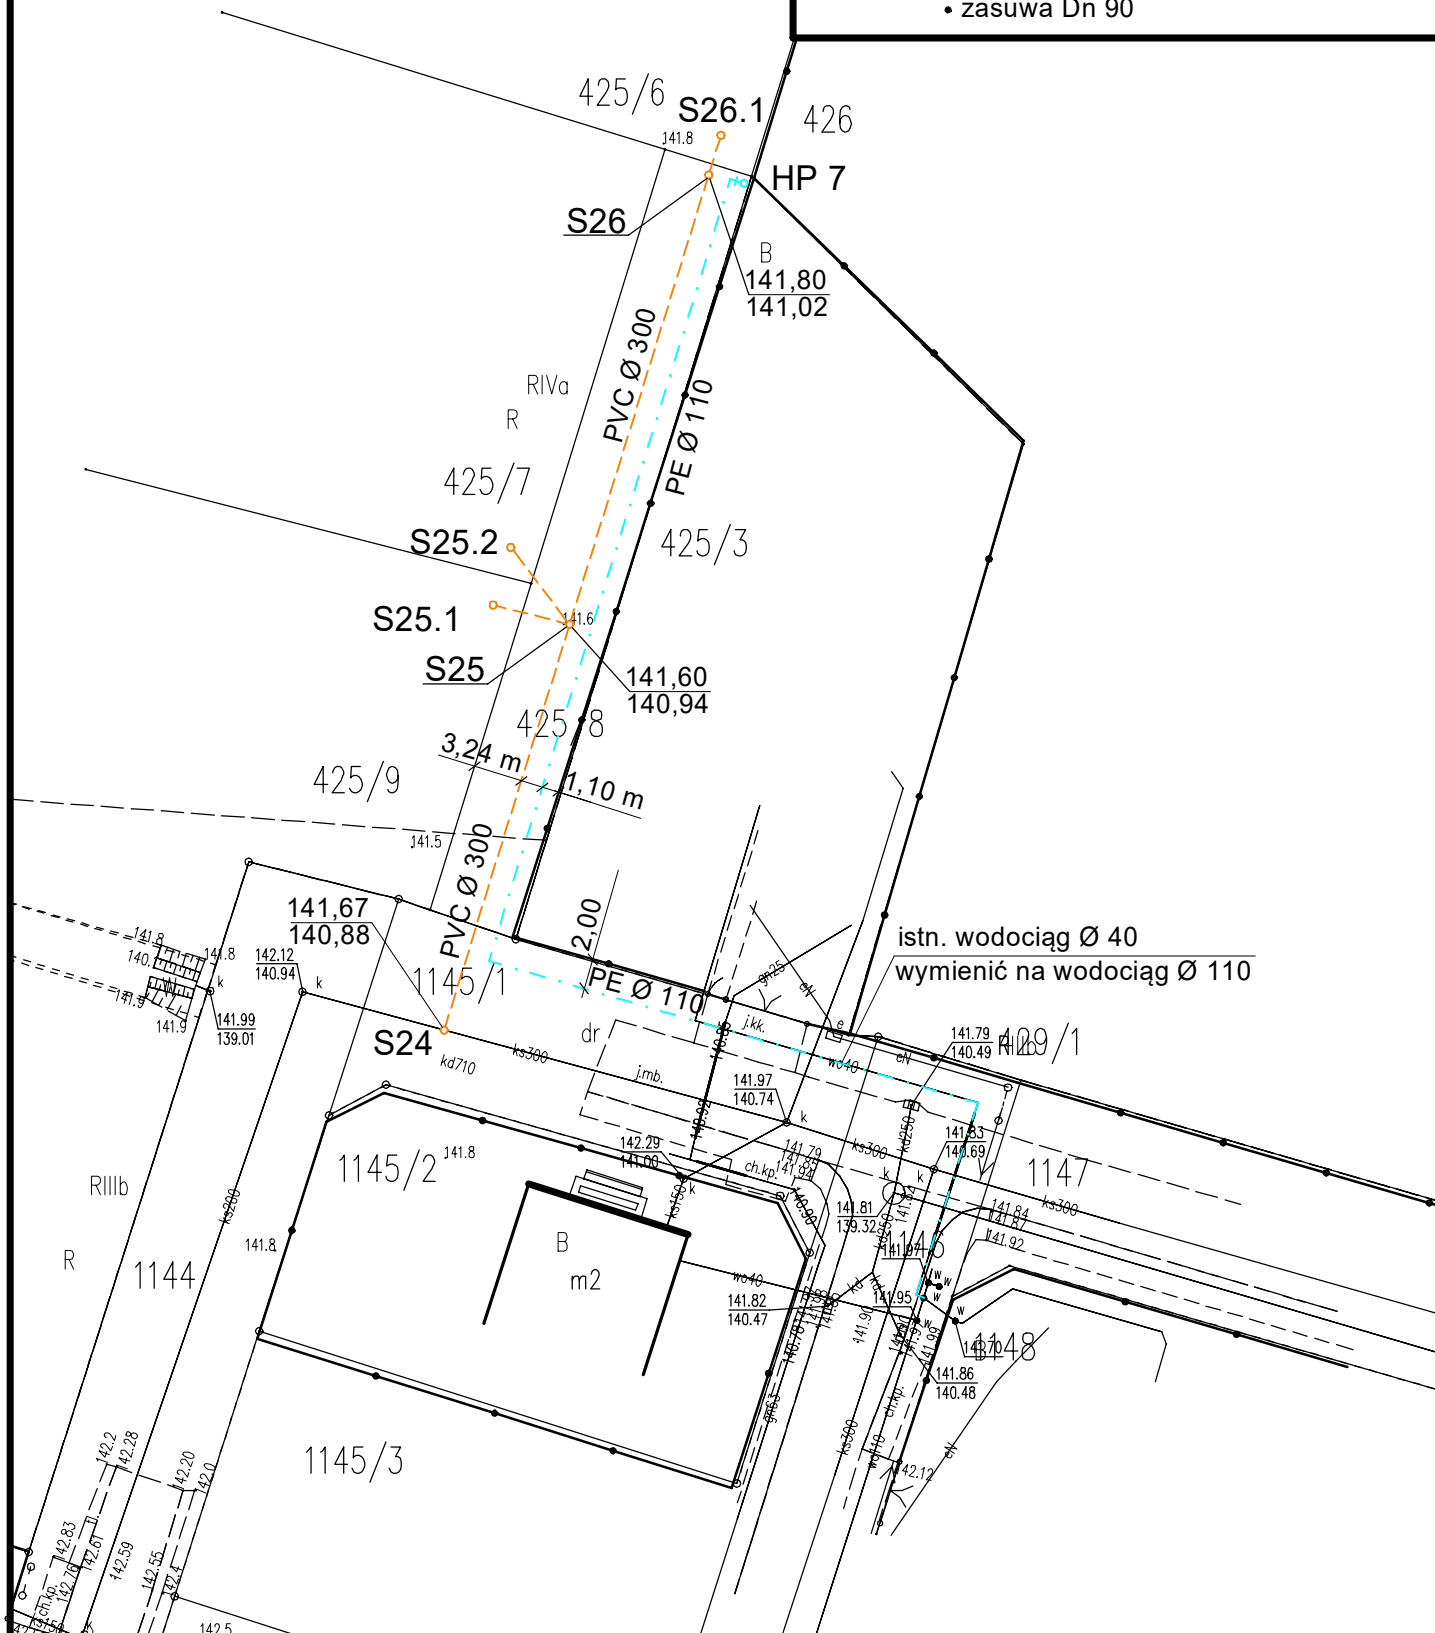

Tytuł rysunku:	Projekt zagospodarowania terenu WK 3				Skala: 1:500
Tytuł projektu:	Budowa sieci kanalizacji sanitarnej i sieci wodociągowej na terenie miejscowości Staroźreby				
Inwestor:	Gmina Staroźreby, ul. Płocka 18, 09-440 Staroźreby				Data: 12.07.2021
Opracowanie:	Nazwisko	Specjalność:	Nr upr.:	Podpis:	
Projektowała:	mgr inż. Marlena Jezierska	instal. sanitarne	MAZ/0015/PWBS/17		Nr rysunku: 3
Sprawdziła:	dr inż. Kazimierz Piasek	instal. sanitarne	6/85		