


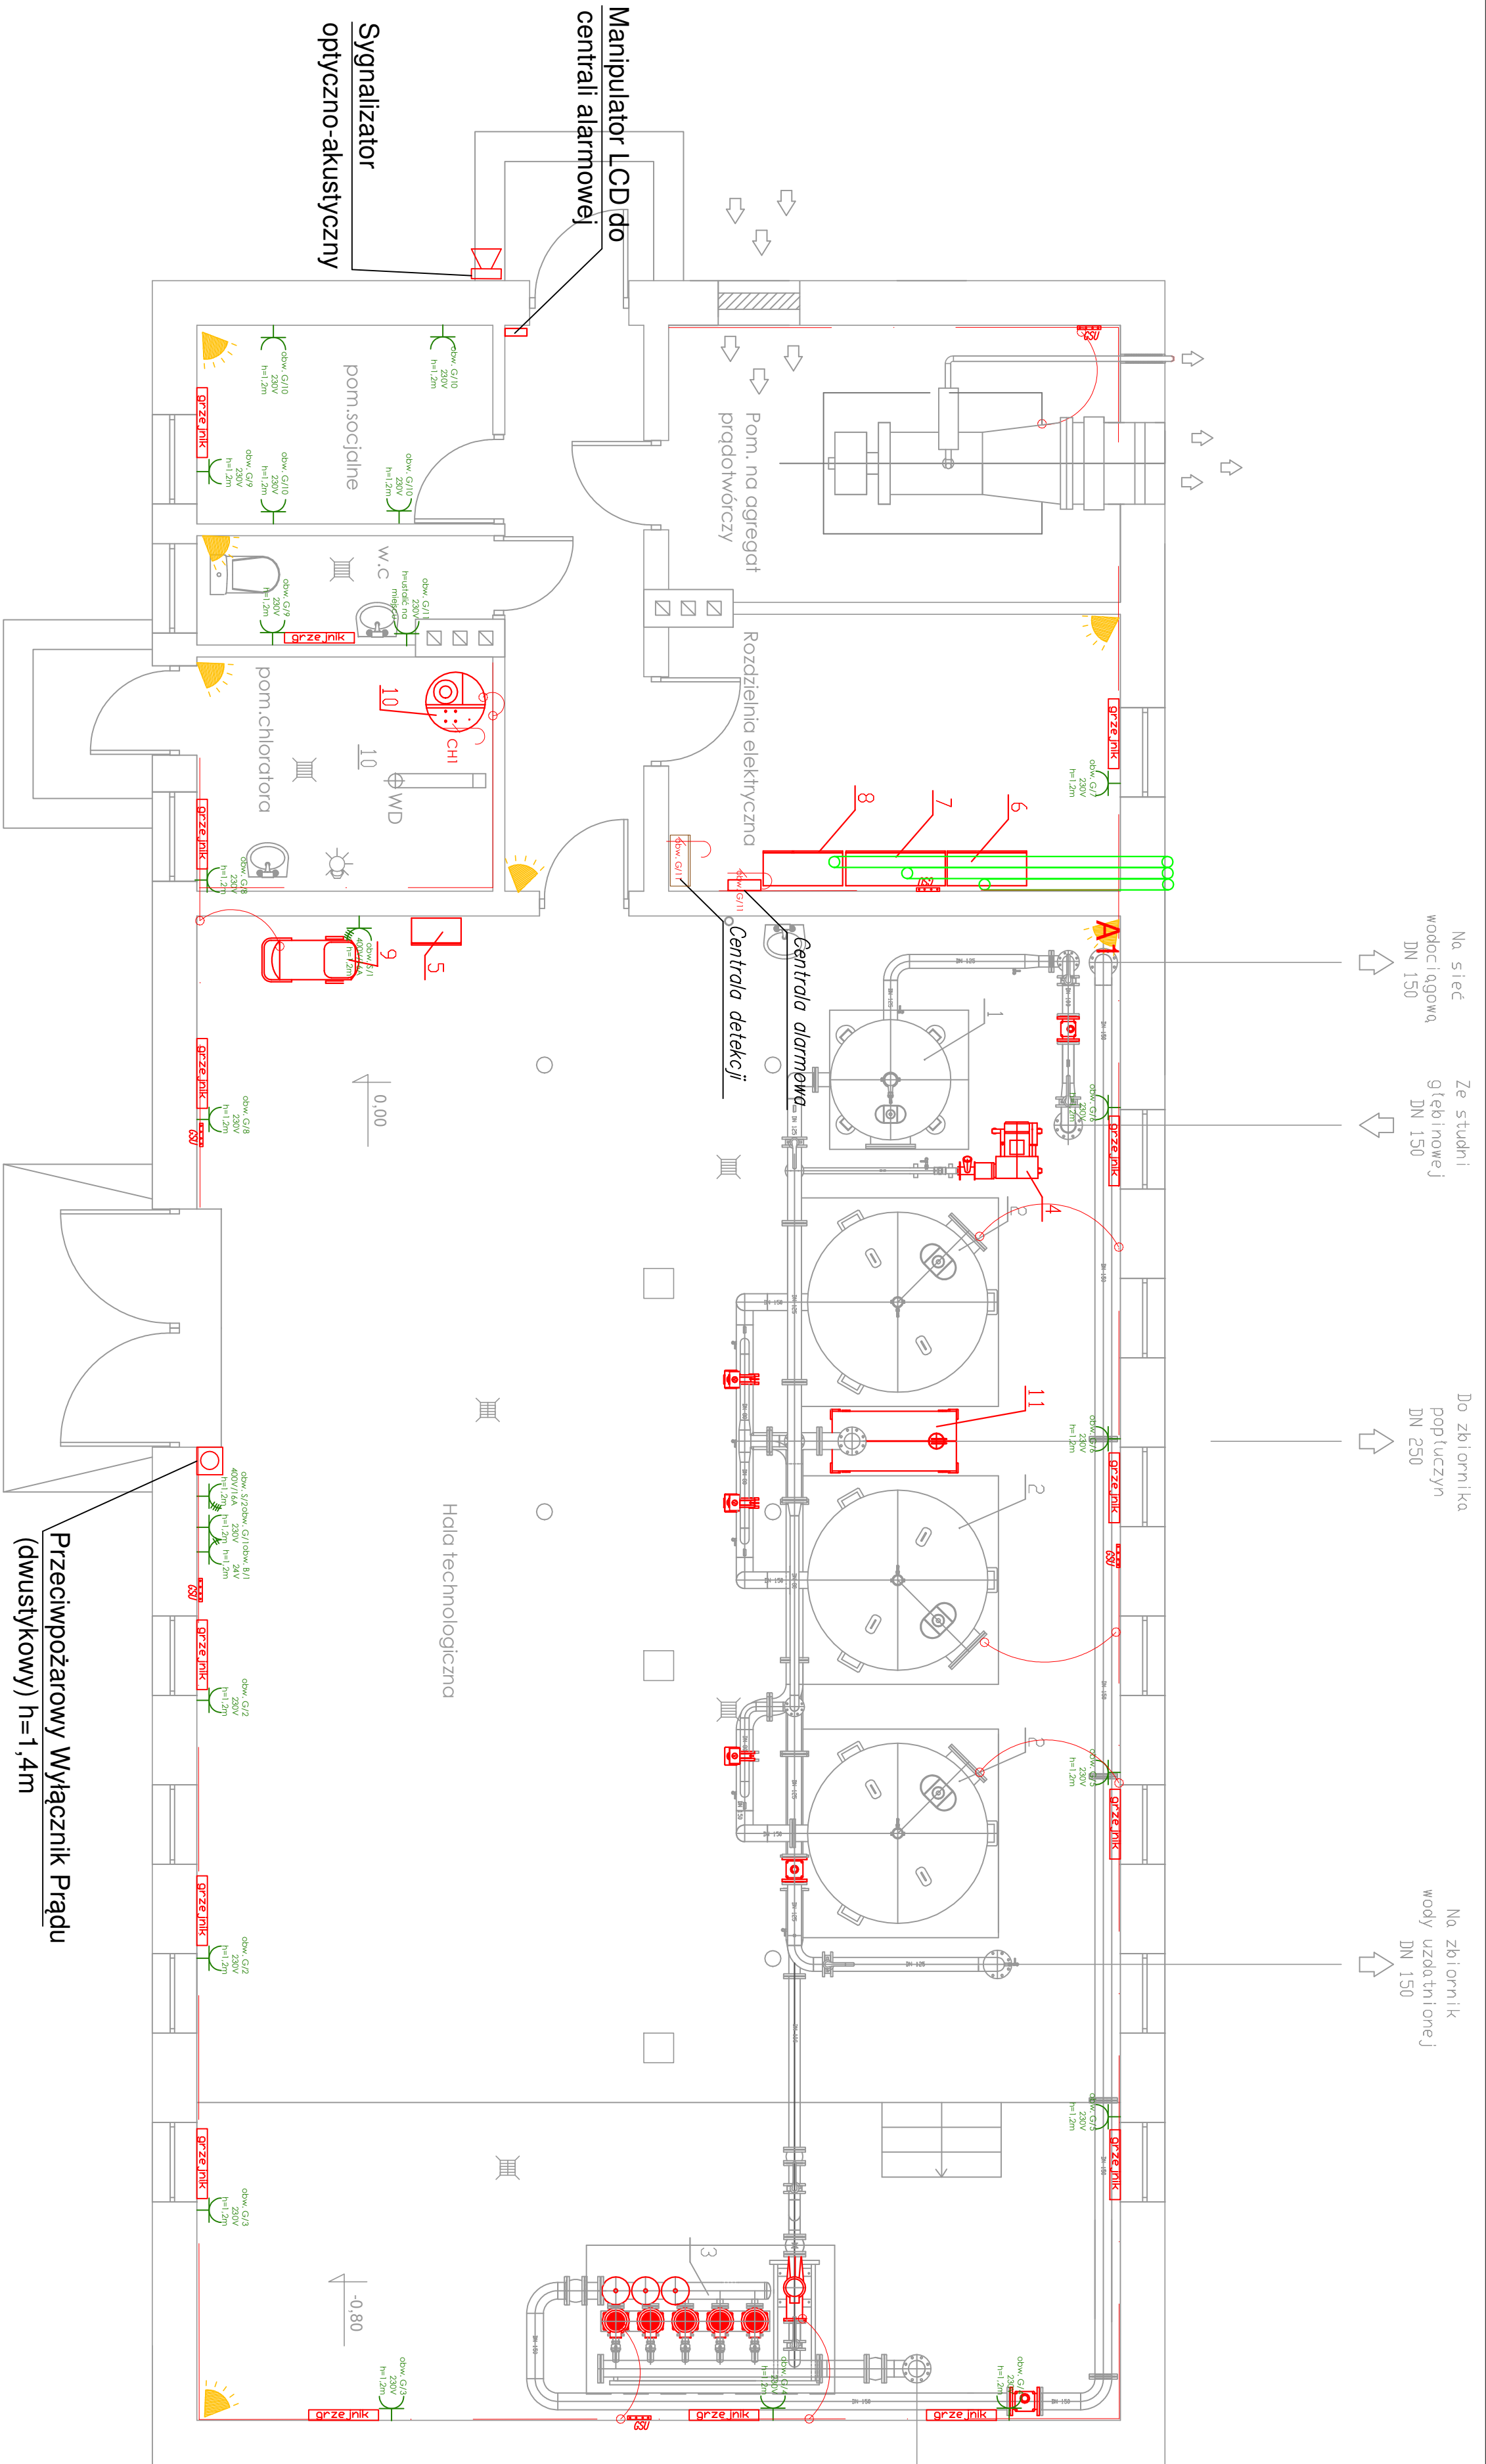

Legenda

- Wypust kablowy
- Czujka alarmowa
- gniazdo natynkowe 2x230V, 16A, IP 44
- gniazdo natynkowe 400V, 16A, IP 44
- gniazdo natynkowe 24V, 16A, IP 44
- Grzejnik elektryczny podłączony przewodem do gniazda 230V
- Główna Szyjna Uziemiająca
- Połączenia wyrównawcze FeZn 25x4mm²
- Bednarka pod płytkami+linka Lgżyzo 16mm²
- Przepust kablowy/rura DVK 110

Przeciwpowozarowy Wyłącznik Prądu (dwustykowy) h=1,4m

Zasilanie grzejników z gniazdek lub puszek (do ustalenia na miejscu)

- Zestaw Napowietrzający ZN 1200
- Zestaw filtracyjny ZF 1800
- Zestaw hydroforowy ZP CRLES, 15-3/40 kW + TP 100-200/2/5,5 kW
- Układ dmuchawy UD
- Szafa pneumatyczna
- Rozdzielnia zestawu hydroforowego
- Rozdzielnia główna
- Rozdzielnia technologiczna
- Sprężarka
- Zestaw chłodziwa
- Zbiornik kontrolno-pomiarowy

Miejscowość : Radzanowo Dębniak, gm Radzanowo			
Nazwa rysunku: Plan instalacji elektrycznych i urządzeń technologicznych Budynek SUW		Usługi Inżynierskie i Projektowe 08-400 Półek ul. Rembielińskiego 17/8 tel.502 530 334	
Temat: Przebudowa i rozbudowa Skąd Uzdaniania Wody w miejscowości Radzanowo Dębniak gm Radzanowo		Skala: 1:50	
Branża : Elektryczna		Podpis	Data wykonania 09.2017
Projektant : mgr inż. Tomasz Malachuk upr. nr WNT02507/PWOE06			
Asystent projektanta: mgr inż. Błażej Makowski			Nr rys. E2
Sprawdzający : mgr inż. Eugeniusz Kosiński m. upr. 108/77/PW			