

Jednostka ewidencyjna: 141910_2 – Radzanowo
Obręb: 0018– Radzanowo Dębniaki
Działka: 141/2, 142/1
6640.1530.2016

Skala 1 : 500 powstała poprzez powiększenie ark. 262.112.092, 094
układ 1965 strefa 2 układ wysokości Kronsztadt 60

Nie badano słuszności gruntowych w zakresie opracowania.


Nie wyklucza się istnienia w terenie urządzeń podziemnych nie pokazanych na niniejszej mapie, które nie zostały odnalezione podczas wykonywania pomiarów lub nie były zgłoszone do inwentaryzacji przed zasypianiem albo dla których brak jest informacji w instytucjach branżowych.

GEODETA UPRAWNIENY

Wiesław Kozłowski
Nr upr. GUGiK 2065

Płock, dn. 23.05.2016r.

	Skrzynki przyłączeniowe Złącza:
ZKP	Złącze kablowo-pomiarowe
SP-O	Skrzynka przyłączeniowa ostońska
SP-Z1	Skrzynka przyłączeniowa zbiornika nr 1
SP-Z2	Skrzynka przyłączeniowa zbiornika nr 2
SP-ZA	Skrzynka przyłączeniowa zasowy studzien
SP-PG1	Skrzynka przyłączeniowa studzienki nr 1
SP-PG2	Skrzynka przyłączeniowa studzienki nr 2

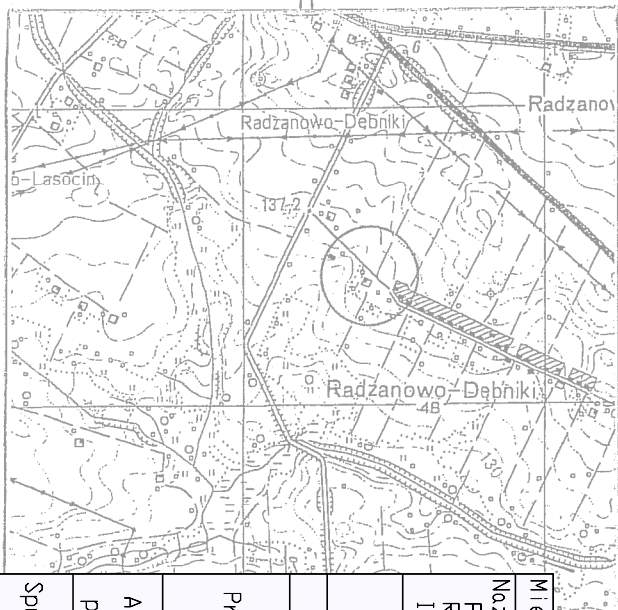

Miejscowość : Radzanowo Dębники, gm. Radzanowo		Ustugi Inwestycyjne i Projektowe Elżbieta Szymańska 09-400 Płock ul. Rembiełłńskiego 1/7B tel. 502 530 334	
Nazwa rysunku: Projekt Zagospodarowania Terenu Rysunek uzupełniający Instalacje elektryczne			
Temat:	Przebudowa i rozbudowa Stacji Uzdatniania Wody w miejscowości Radzanowo Dębники gm. Radzanowo	Skala: 1: 500	
Branża :	Elektryczna		
Projektant :	Nazwisko i Imię	Podpis	Data wykonania 09.2017
	mgr inż. Tomasz Malecha upr. nr WRF/0287/PWDE/06		
Asystent projektanta:	mgr inż. Błażej Makowski		Nr. rys. E 1
Sprawdzający :	mgr inż. Eugeniusz Koska nr. upr. 108/77/PW		

