


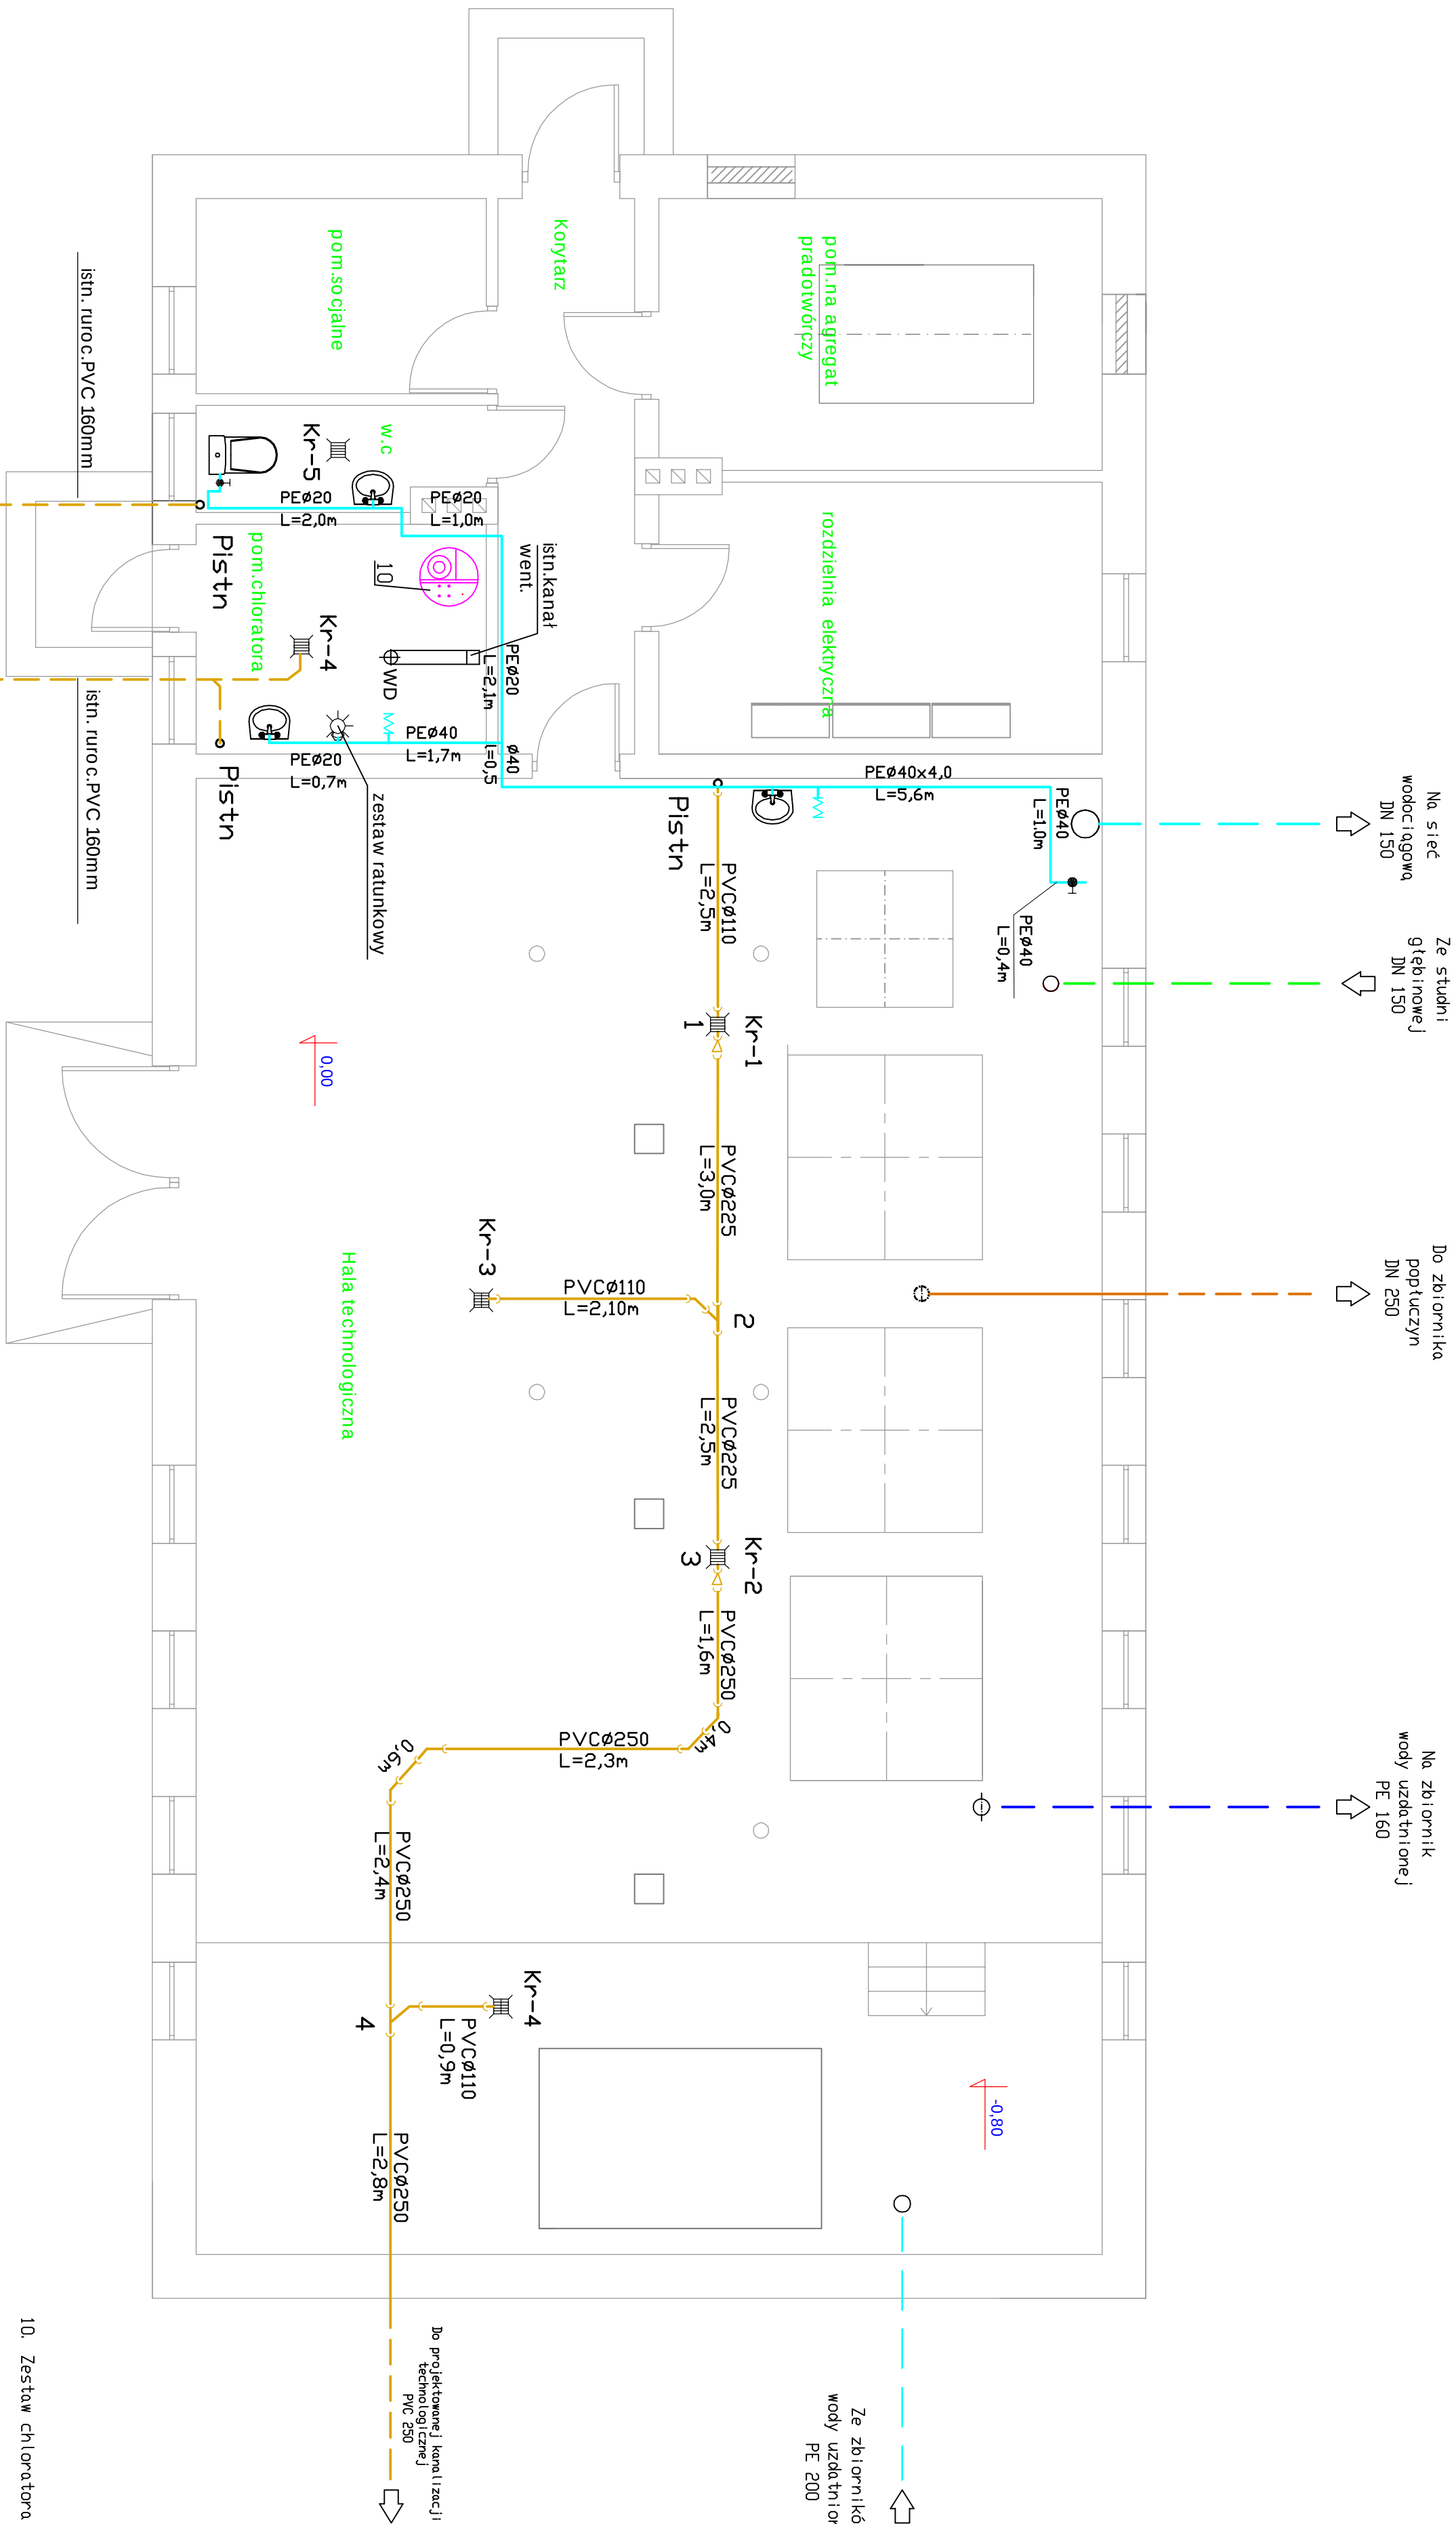

10. Zestaw chloratora

Miejscowość: Radzanowo Dębinki		Usługi Inwestycyjne i Projektowe	
Nazwa rysunku: Instalacja wod-kan, wód pitnych, - rzut -		Elżbieta Szymańska ul. Rembielińskiego 1/78 tel. 502 530 334	
Temat:	Przebudowa i rozbudowa Stacji Uzdatniania Wody w m. Radzanowo Dębinki, gm. Radzanowo		Skala 1 : 50
Brzoza:	Sanitarna		
Projektant:	Nazwisko i Imię	Podpis	Nr. rys. 5
	mjr inż. Danuta Janiszewska nr.dop. 11189 w spec. instalacyjno-ryzykowej		
Dopracował:	tech. Elżbieta Szymańska		Data wykonania 09.2017
Sprawdził:	mjr inż. Andrzej Makowski nr.dop. 2898 w spec. instalacyjnej		