


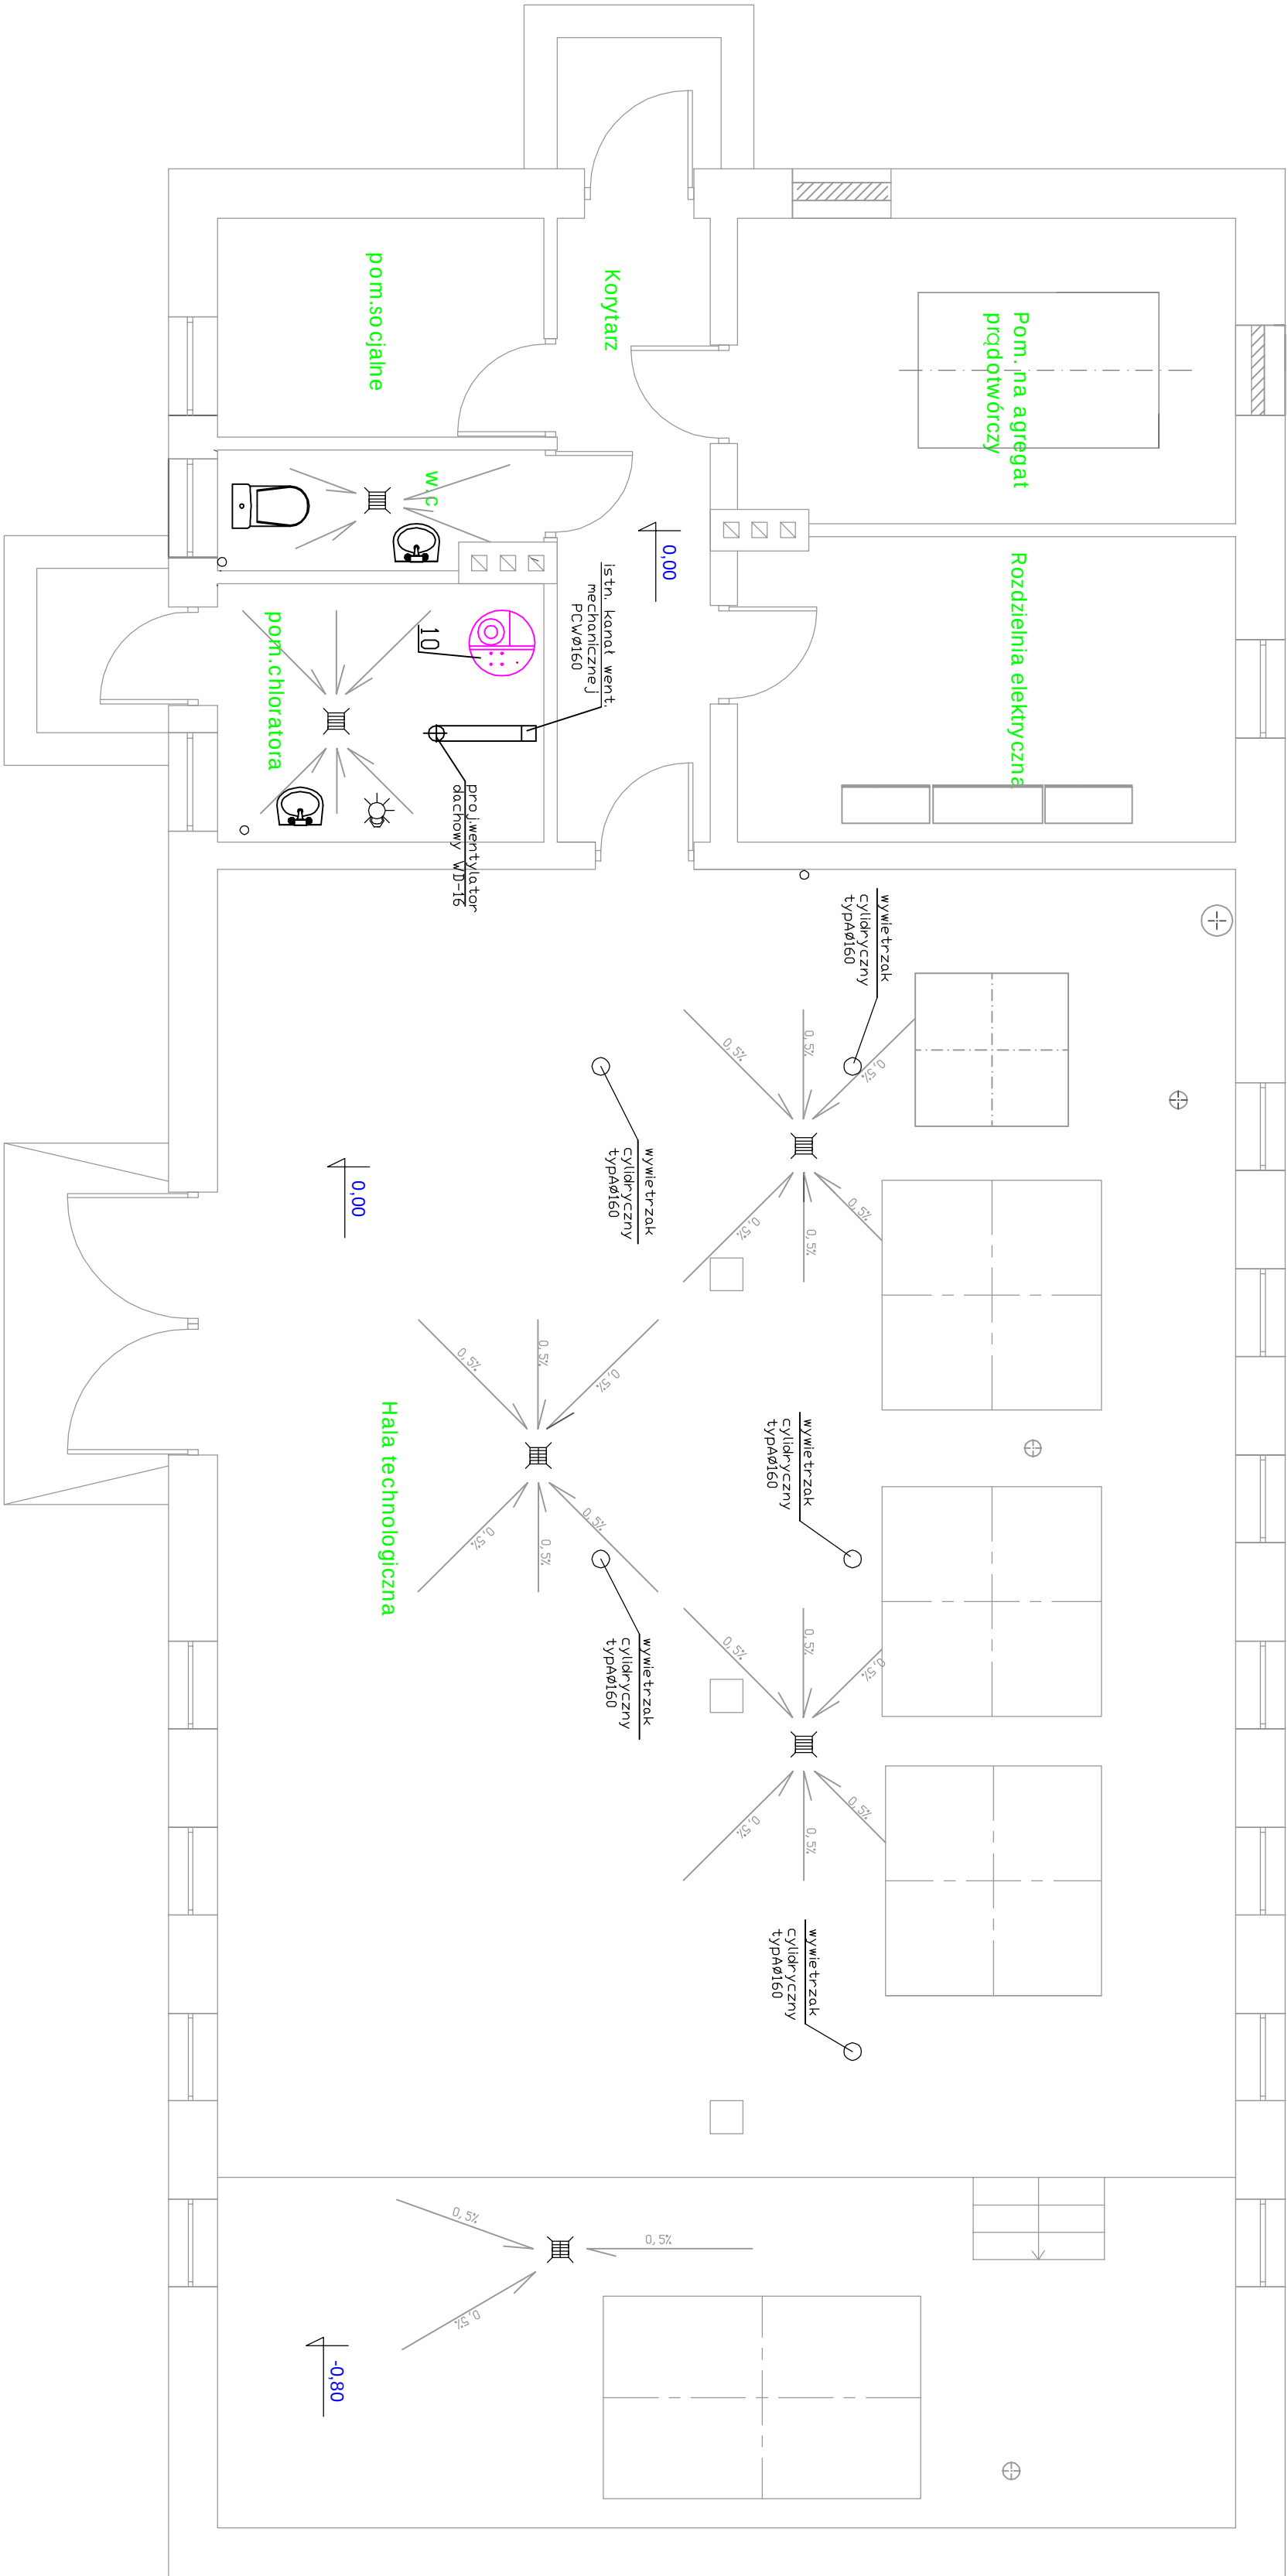

Miejscowość: Radzanowo Dębinki		Usługi Inwestycyjne i Projektowe Elżbieta Szymańska 09-400 Płock, ul. Rembielińskiego 1/78 tel. 502 530 334	
Nazwa rysunku Wentylacja hali technologicznej, pom. chloratora - rzut -	Przebudowa i rozbudowa Stacji Uzdatniania Wody w m. Radzanowo Dębinki, gm. Radzanowo		
Temat			
Brzoza:	Sanitarna		Skala 1 : 50
Projektant:	Nazwisko i Imię	Podpis	Nr. rys. 6
	mjr inż. Dariusz Jankowski spec. instalacji i inżynierii		
Dpracował:	tech. Elżbieta Szymańska		Data wykonania 09. 2016
Sprawił:	mjr inż. Andrzej Makowski inż. inż. 2008 w spec. instalacji		