


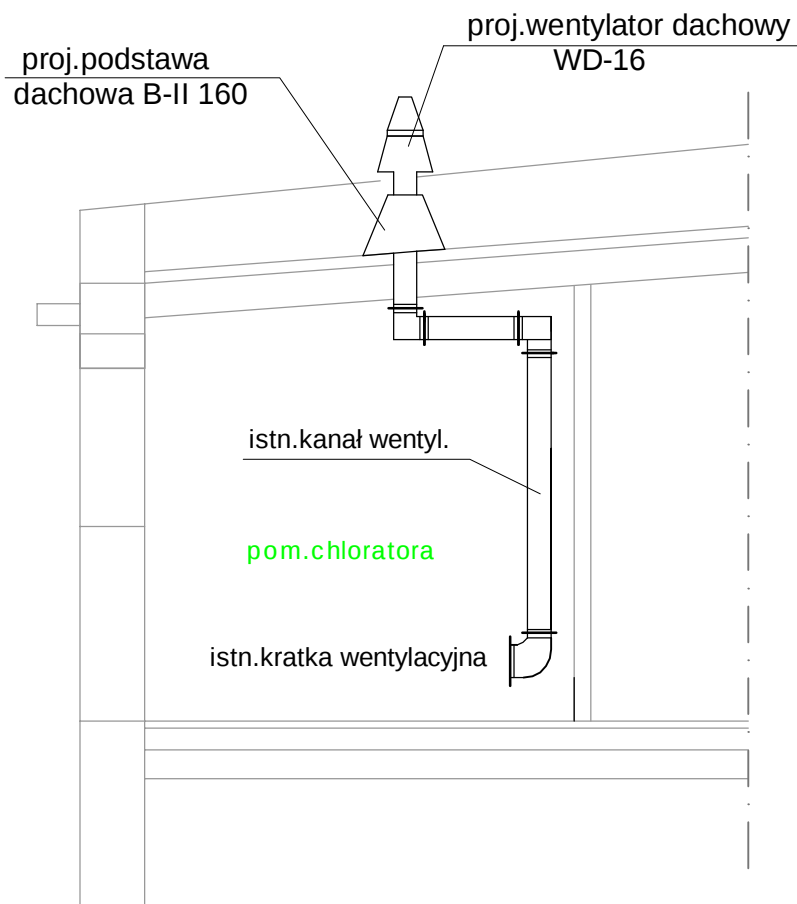

Miejscowość: Radzanowo Dębniaki			
Nazwa rysunku: Wentylacja mechaniczna pom. chloratora - przekrój		Usługi Inwestycyjne i Projektowe Elżbieta Szymańska 09-400 Płock ul. Rembielińskiego 1/78 tel. 502 530 334	
Temat:	Przebudowa i rozbudowa Stacji Uzdatniania Wody w m. Radzanowo Dębniaki		Skala: 1 : 50
Branża :	Sanitarna		
Projektant :	Nazwisko i Imię	Podpis	Nr. rys. 7.
	mgr inż. Danuta Janiszewska nr.upr. 111/89 w spec. instalacyjno-inżynieryjnej		
Opracował :	tech. E.Szymańska		Data wykonania 09. 2017
Sprawdził :	mgr inż. Andrzej Makowski nr.upr. 28/98 w spec. instalacyjnej		