


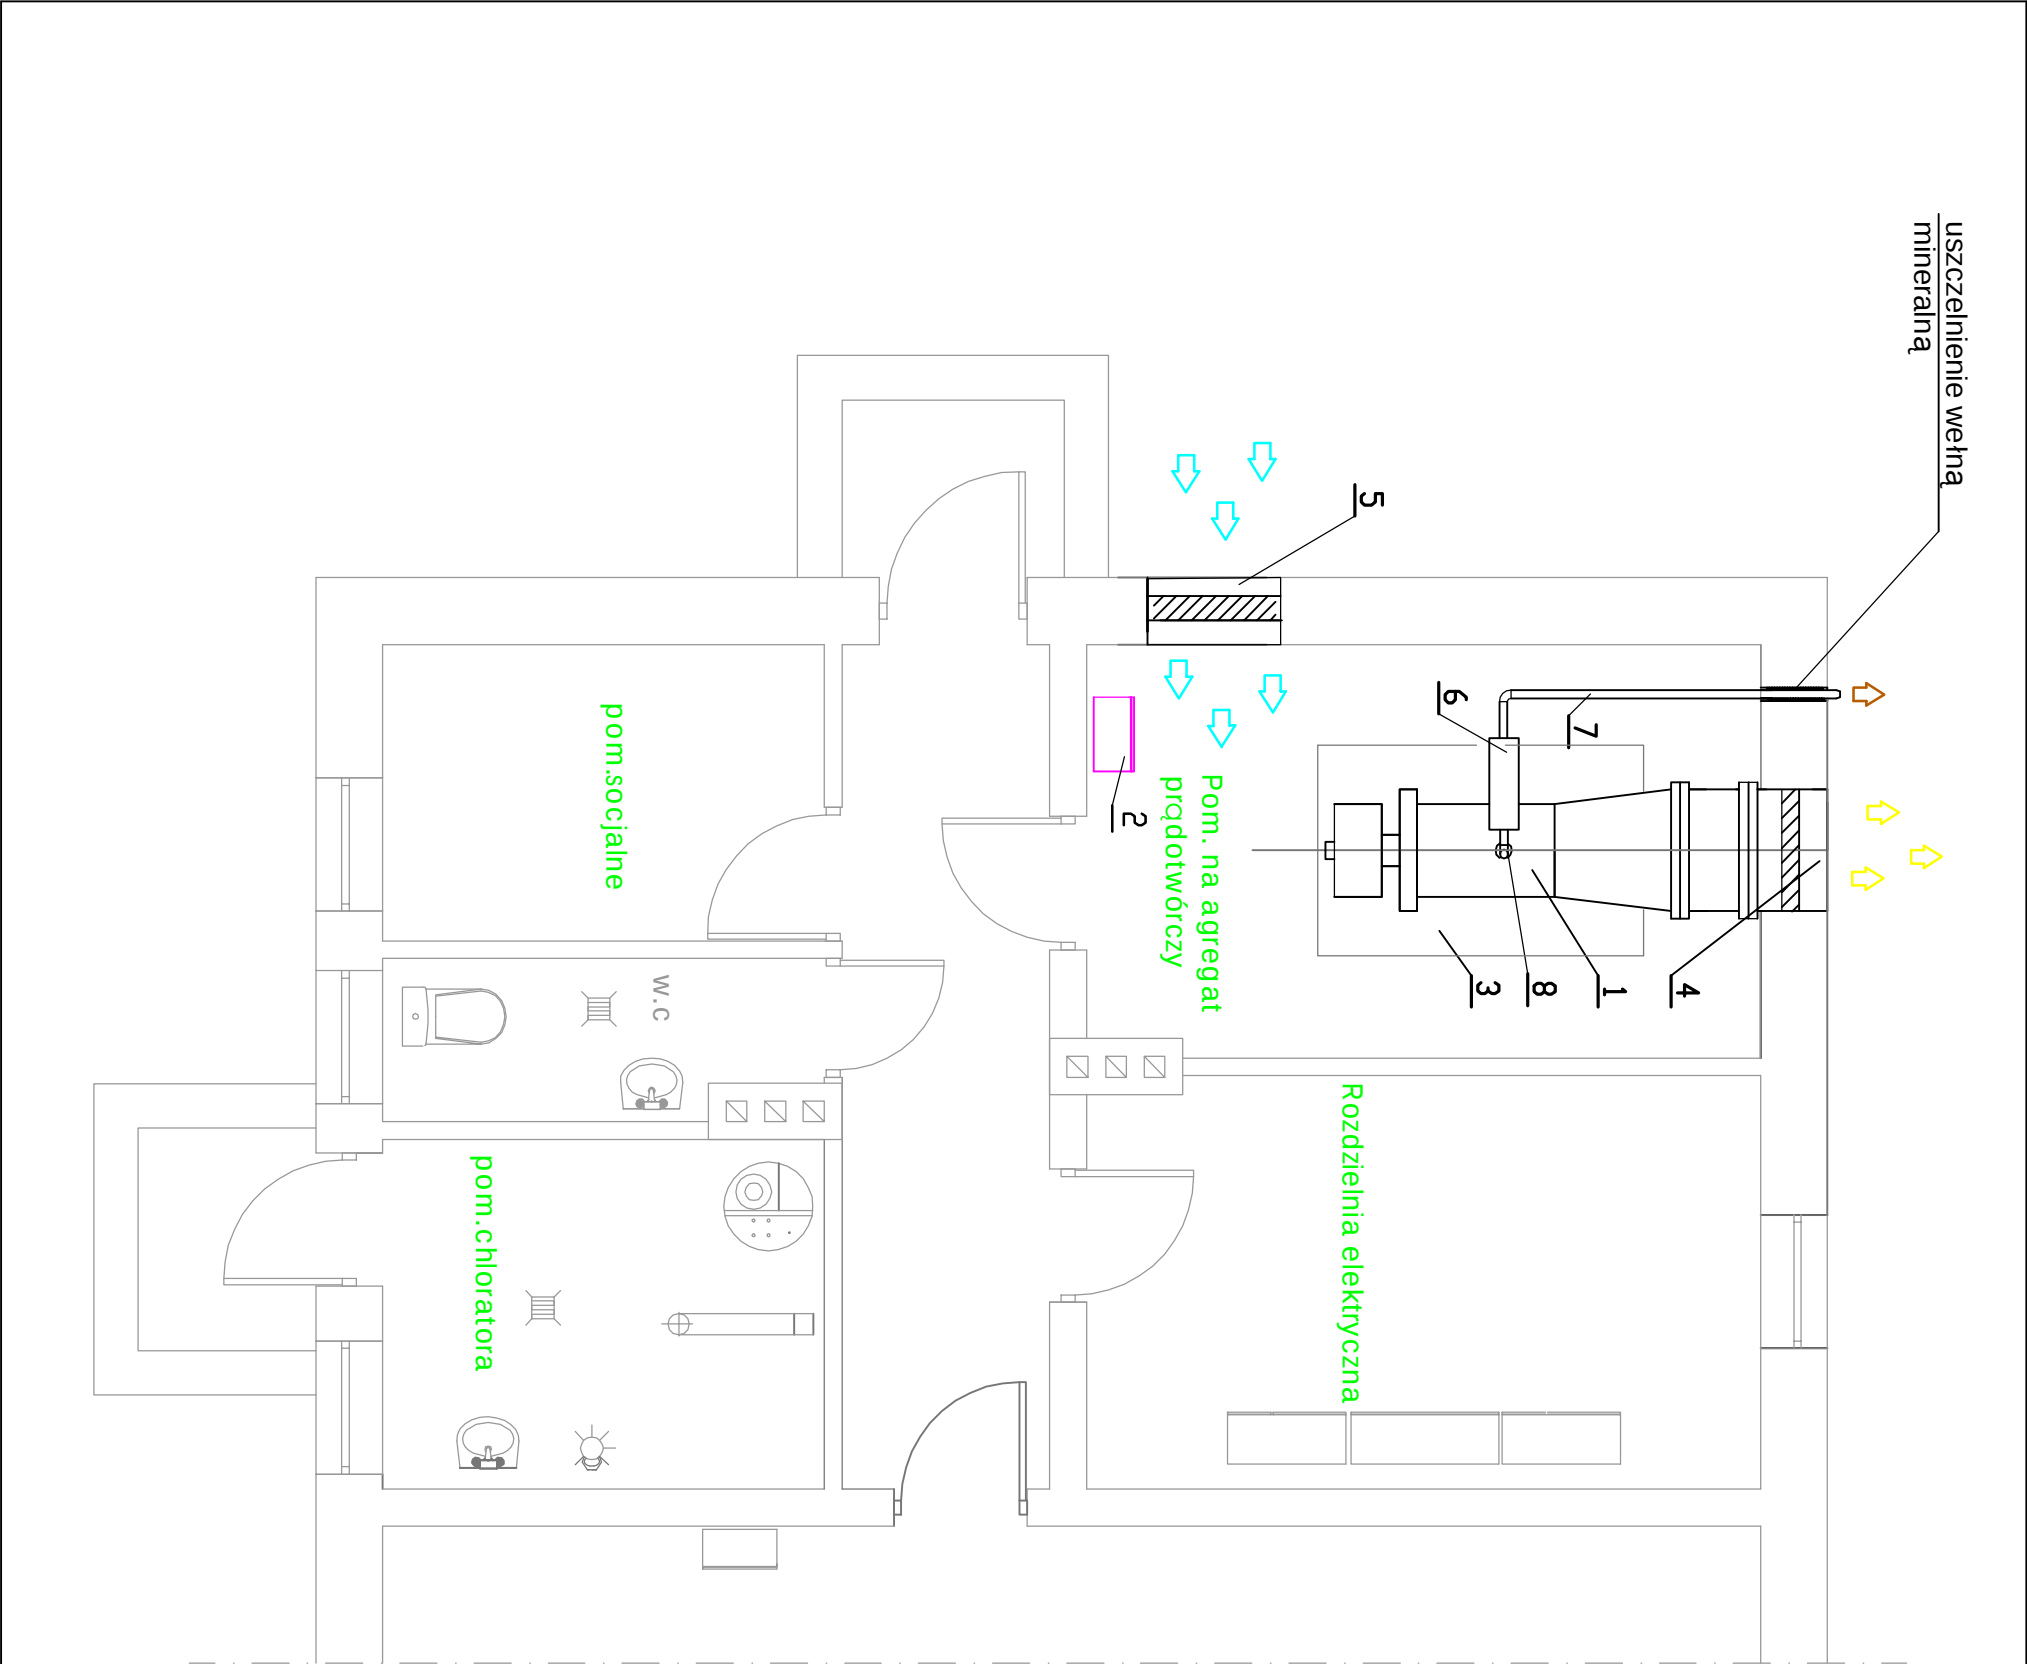

1. Zespół prądotwórczy typu DE88EO wg proj. elektrycznego
2. Panel sterowania (ręczny na agregacie, automatyka SZR oddzielnie)
3. Dylatowanapłyta fundamentowa wg proj. budowlanego
4. Wyrzutnia ścinną o wym. 0,8x0,8m (wyrzutnia ścienna z przepustnicą)
5. Czerpnia powietrza o wym. 0,9x0,9m (czerpnia ścienna, przepustnicaPWP)
6. Tłumik
7. Rura wydechowa
8. Kompensator (złącze elastyczne)

UWAGA
W przypadku zastosowania innego typu agregatu prądotwórczego wentylację wykonać według zaleceń i wytycznych producenta

Miejscowość: Radzanowo Dębniaki				
Nazwa rysunku: Wentylacja mechaniczna pom.agregatu prądotwórczego		Usługi Inwestycyjne i Projektowe Elżbieta Szymańska 09-400 Płock ul. Rembelańskiego 1/78 tel. 502 530 334		
Temat	Przebudowa i rozbudowa Stacji Uzdatniania Wody w m. Radzanowo Dębniaki, gm. Radzanowo			Skala: 1 : 50
Branża :	Sanitarna			
Projektant :	Nazwisko i Imię mgr inż. Danuta Janiszewska nr.dopr. 111/89 w spec. instalacyjno-inżynierijnej	Podpis	Nr. rys. 8	
Dpracował :	tech.Elżbieta Szymańska		Data wykonania 09. 2017	
Sprawdził :	mgr inż. Andrzej Makowski nr.dopr. 28/98 w spec. instalacyjnej			