


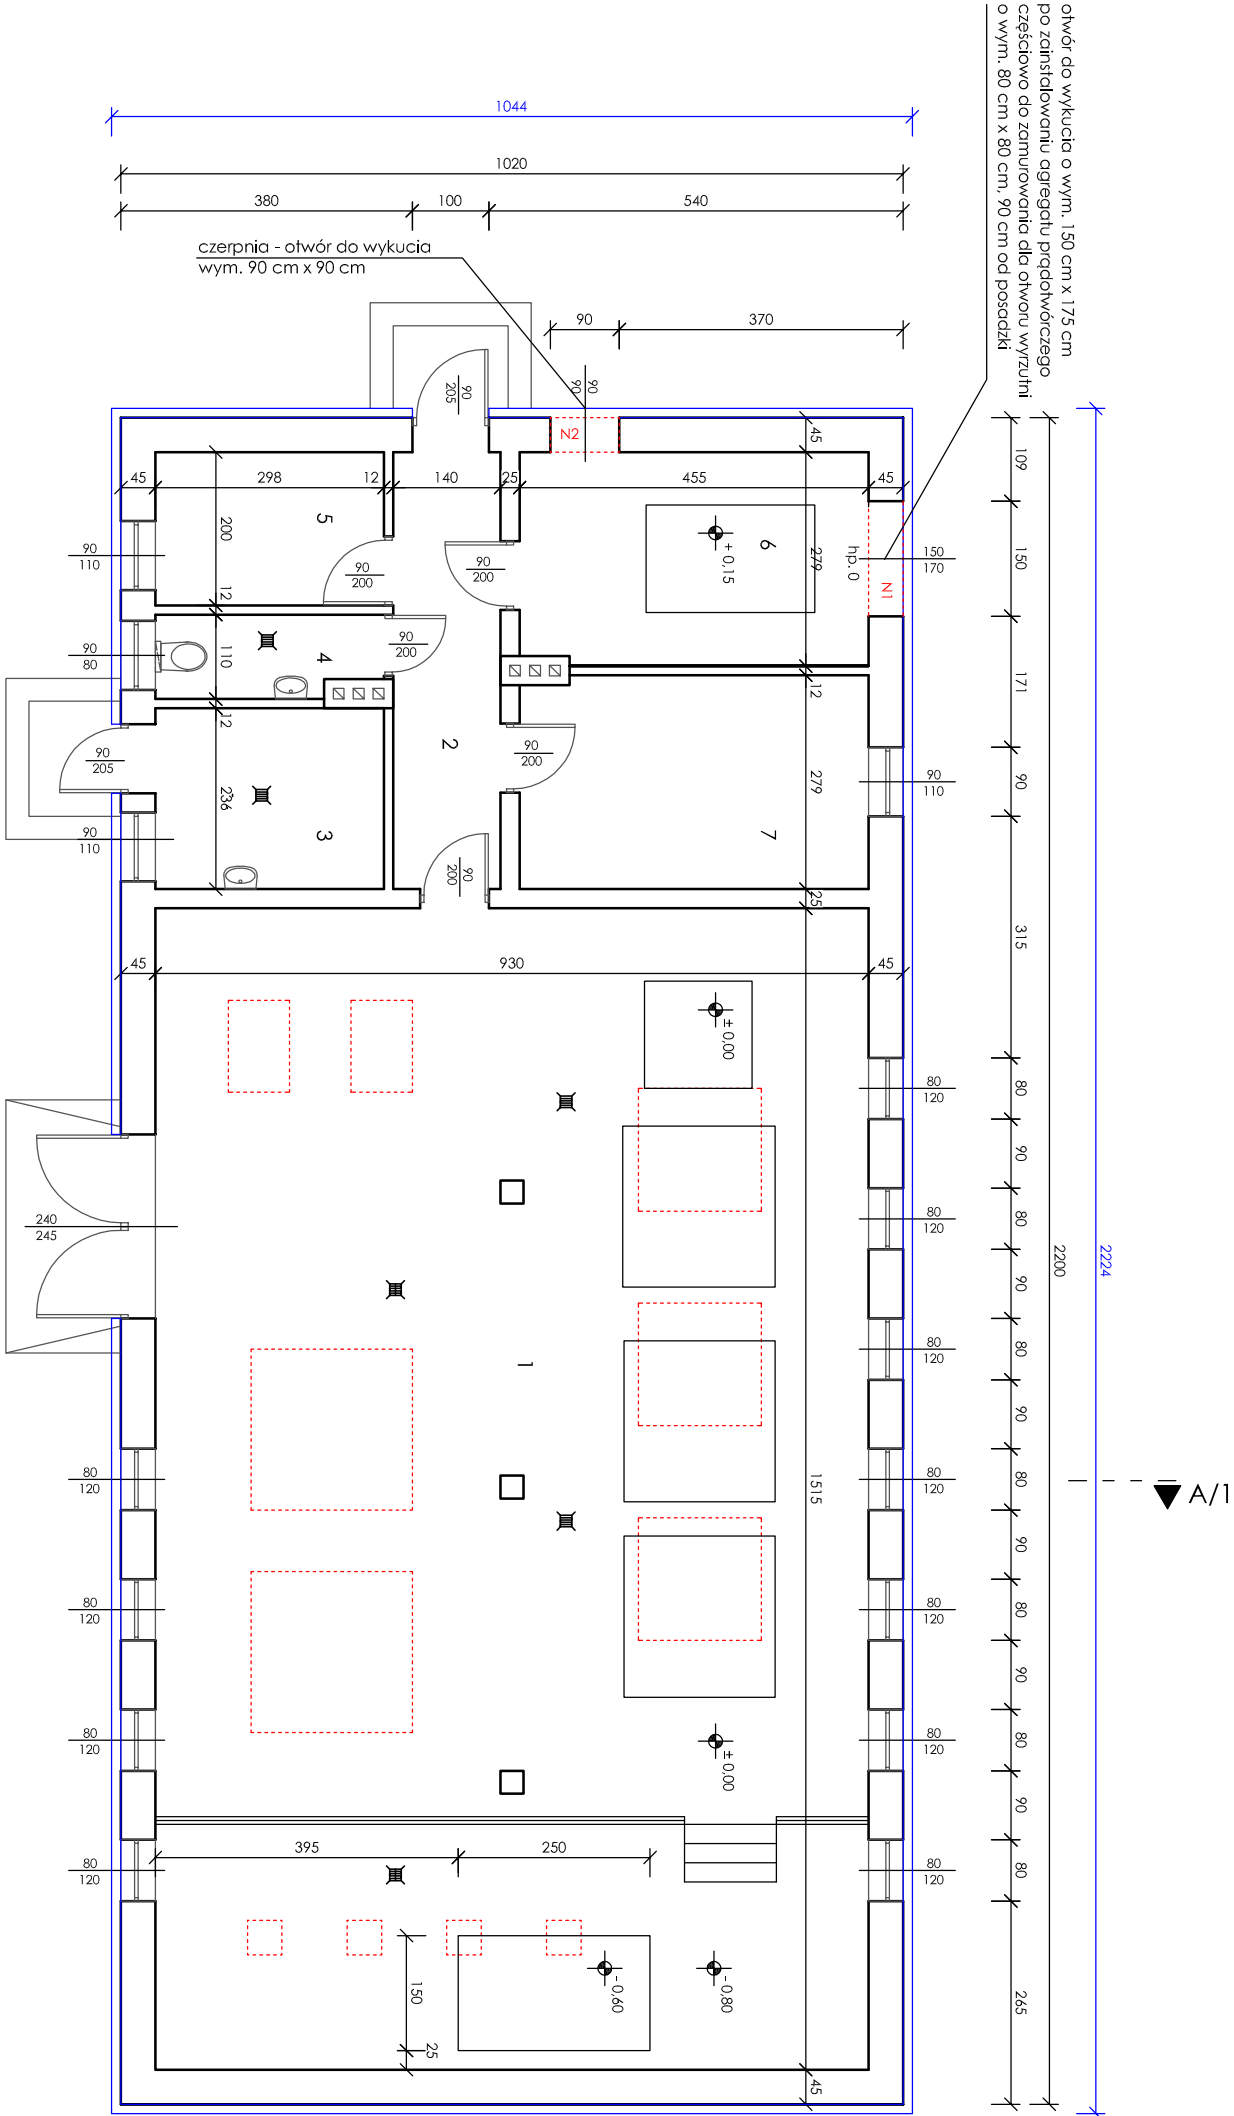

l.p.	pomieszczenie	m ²	posadzka
1	hala technologiczna	140,60	posadzka betonowa
2	komunikacja	7,95	terakota
3	pomieszczenie chloratora	7,00	terakota
4	wc	3,05	terakota
5	pomieszczenie socjalne	5,95	terakota
6	pomieszczenie na agregat prądotwórczy	12,60	terakota
7	rozdzielnia elektryczna	12,60	terakota
razem		189,75 m ²	

LEGENDA	
	ściany istniejące - cegła pełna,
	puścik ceramiczny, gazobeton
	projektowane docieplenie - styroplon gr. 12 cm
	elementy budowlane do rozbioru

UWAGA

Przed rozpoczęciem prac budowlanych należy wykonać sprawdzenie wymiarów z natury

Miejscowość: Rodzanowo Dębniński, gmina Rodzanowo	
Nazwa rysunku: RZUT PARTERU - stan projektowany	USŁUGI INWESTYCYJNE I PROJEKTOWE Ełżbieta Szynorńska ul. Rembelskiego 1/78 09-400 Płock
Temat:	Przebudowa i rozbudowa Stacji Uzdatniania Wody w miejscowości Rodzanowo Dębniński, gm. Rodzanowo, dz. nr ew. 141/2, 142/1
Branża	Architektura
Projektant	mgr inż. Janusz Dołczman upr. nr UAN-KZ-7210/149/88
Asystent projektanta	mgr inż. Piotr Dołczman
Sprawdzający	mgr inż. arch. Grzegorz Wojchizak upr. nr MA/028/09
Skala 1 : 100	
Data wykonania 09.2017 r.	
Nr rys. A - 3	
nr str. 44	