

MAPA DO CELÓW PROJEKTOWYCH



Oznaczenie kancelaryjne zgłoszenia pracy geod.	GGN-III.6640.3503.2021
Miejscowość	Rogozino
Jednostka ewidencyjna	141910_2
Obręb ewidencyjny	Radzanowo
Skala mapy	0020
Nazwa układu	0020
Współrzędnych	Rogozino
Wysokości	2000/21
Oznaczenie granic obszaru, które były przedmiotem aktualizacji	PL-EVRP2007-NH
Oznaczenie i informacje o służebnościach gruntowych mających wpływ na zagospodarowanie gruntów zlokalizowanych w granicach projektowanej inwestycji	Nie badano
Oznaczenie i symbol konturu użytku gruntowego, który nie jest ujawniony w bazie danych ewidencji gruntów i budynków	Brak
Usługi Geodezyjno - Kartograficzne mgr inż. Andrzej Kardasz 09-409 Płock, ul. Żytna 21D m. 79 tel. 602-199-483 Reg. 611048910 NIP 774-148-18-93	Geodeta uprawniony mgr inż. Andrzej Kardasz nr upr. 17510 Płock, dn. 16.07.2021r.

Nie wykluczam istnienia w terenie urządzeń podziemnych nie pokazanych na mapie, które nie zostały odnotowane podczas wykonywania inwentaryzacji geodezyjnej lub nie zostały zgłoszone do inwentaryzacji przed zaspisaniem.

Poświadczam, że niniejszy dokument został opracowany w wyniku prac geodezyjnych i kartograficznych, których rezultaty zawiera operat techniczny pozytywnie zweryfikowany. Jednocześnie informuję, że jestem świadomy odpowiedzialności karnej za złożenie fałszywego oświadczenia.

Identyfikator zgłoszenia prac geodezyjnych	GGN-III.6640.3503.2021
Organ służby geodezyjnej, który otrzymał zgłoszenie	Starosta Płocki
Wykonawca prac geodezyjnych	Usługi Geodezyjne i Kartograficzne mgr inż. Andrzej Kardasz ul. Żytna 21D/79, 09-409 Płock tel. 602-199-483 NIP: 774-148-18-93 Regon: 611048910
Data sporządzenia oraz numer dokumentu zawierającego wynik pozytywnej weryfikacji	Protokół weryfikacji z dn. 28.07.2021r. Nr GGN-III.6640.3503.2021_1
Imię i nazwisko oraz nr uprawnień zawodowych kierownika prac	GEODETA UPRAWNIONY mgr inż. Andrzej Kardasz nr upr. 17510

SKZIC ORIENTACYJNY 1:25000

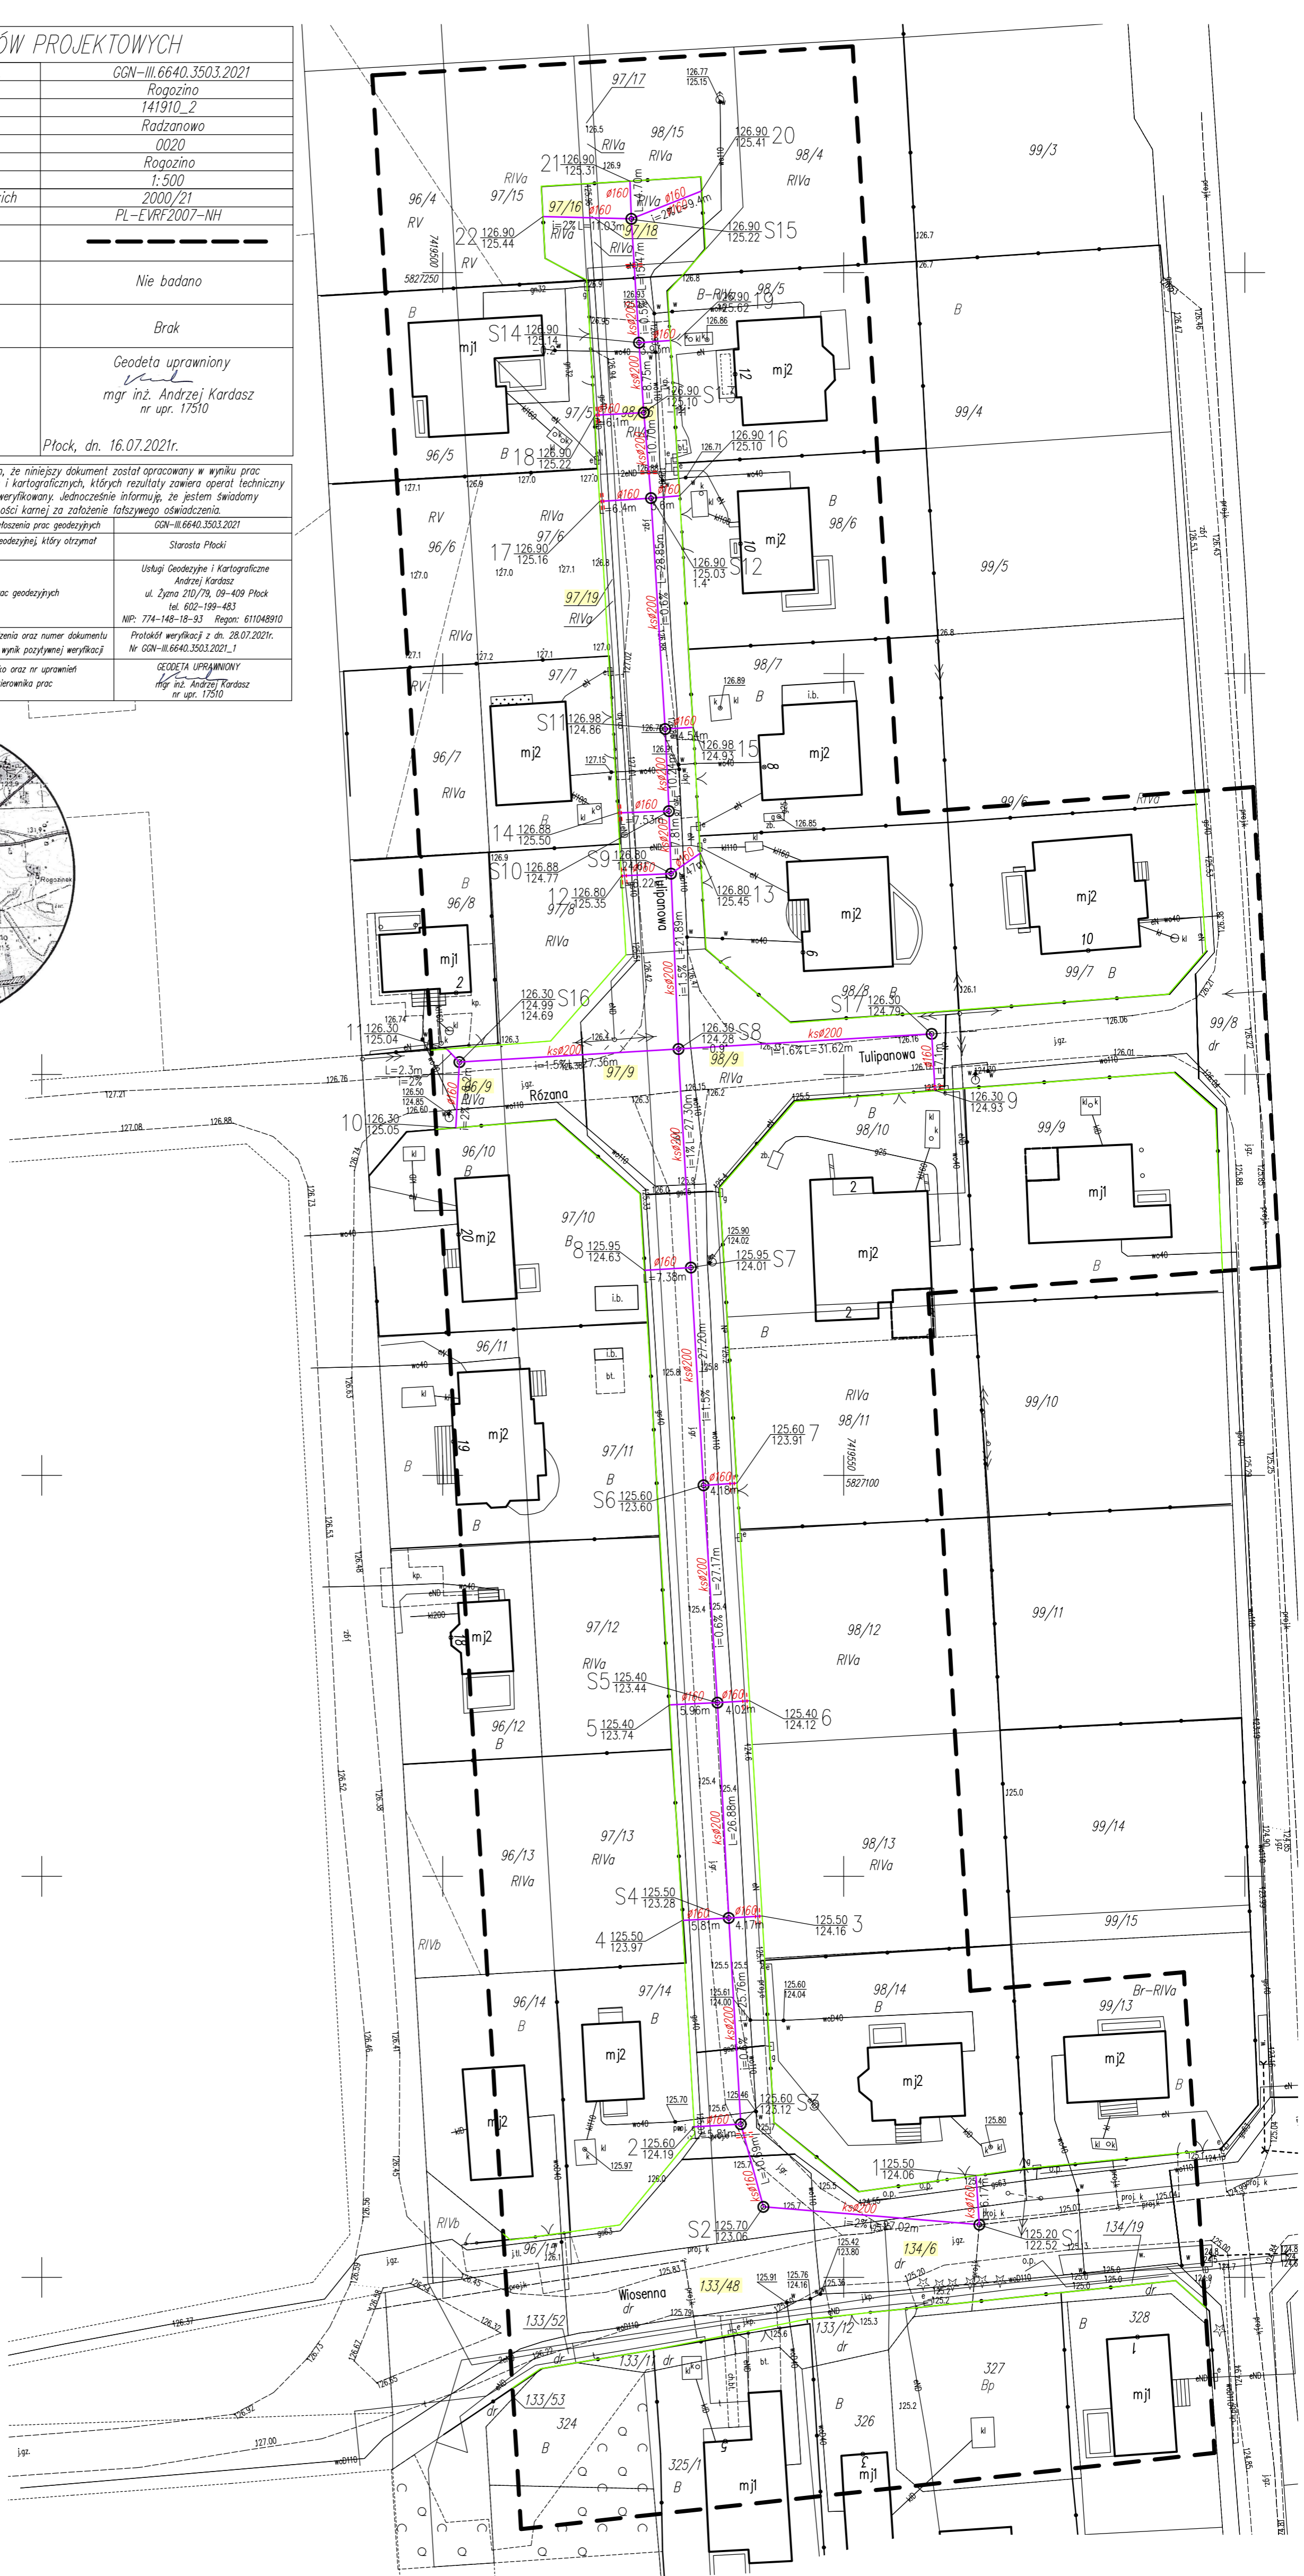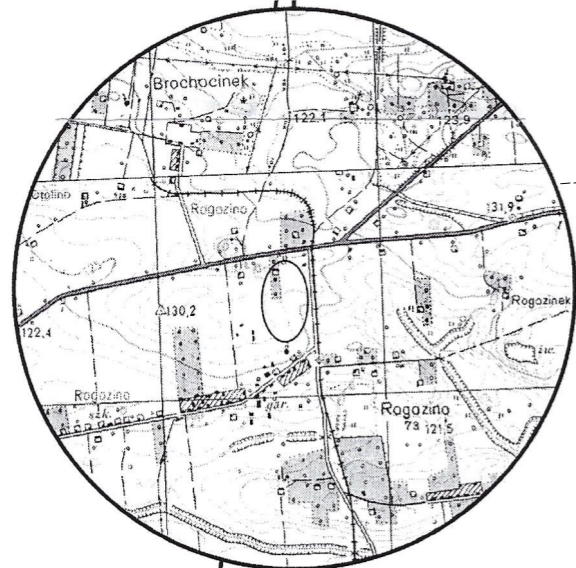

- Oznaczenia:
- 97/19 działka objęta inwestycją
 - linie rozgraniczające drogę
 - proj. kanalizacja sanitarne
 - proj. rura osłonowa

KAT PROJEKT	USŁUGI PROJEKTOWE KAT-PROJEKT Katarzyna Matyja-Rozeł Nowe Boryszewo 48/20, 09-410 Płock, tel. 501679290 kat_projekt@op.pl; NIP: 774 229 59 68, REGON: 146077050
NAZWA ZAMIERZENIA BUDOWLANEGO:	BUDOWA SIECI KANALIZACJI SANITARNEJ W MIEJSCOWOŚCI ROGOZINO
ADRES, KATEGORIA OBIEKTU BUDOWLANEGO:	JEDN. EMD: 141910_2 RADZANOWO OBRĘB: 0020 ROGOZINO, III. TULIPANOWA dz. nr 133/48, 134/6, 96/9, 97/9, 98/9, 97/19, 98/16, 97/18, 97/16 KATEGORIA OBIEKTU BUDOWLANEGO: XXVI
INWESTOR:	GMNA RADZANOWO, UL. PŁOCKA 32, 09-541 RADZANOWO RYS. NR: 1
RYSUJEK:	PROJEKT ZAGOSPODAROWANIA TERENU STADIUM: PB/PZT
PROJEKTANT:	IMIĘ I NAZWISKO, NR UPRAWNIENI PODPIS DATA: 11.2021
BR. SANITARNIA	mgr inż. KATARZYNA MATYJA-ROZEŁ SKALA 1:500 UPR. MAZ/0421/POOS/09