


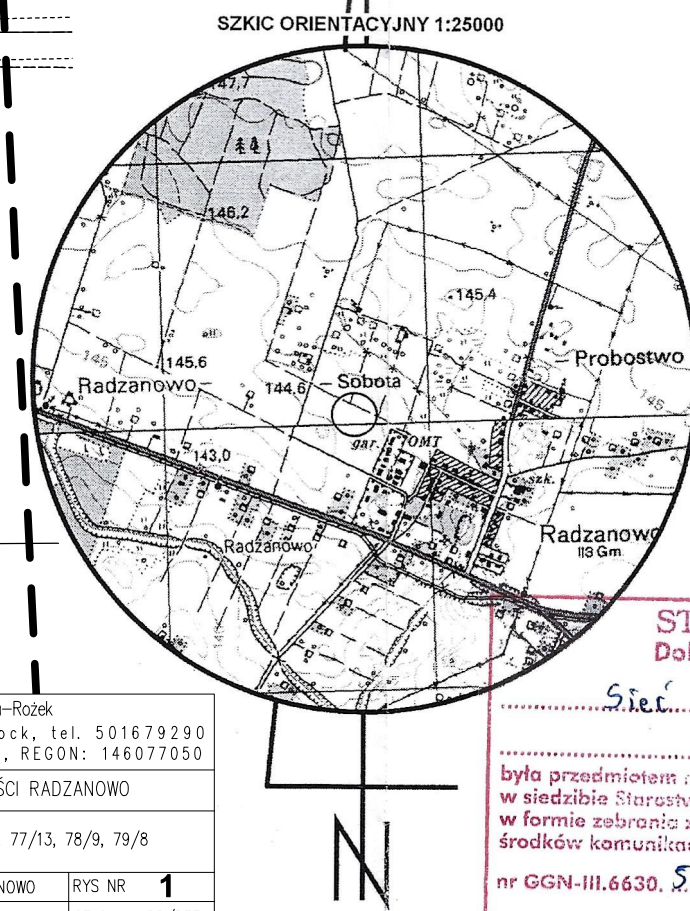

Poswiadczam, że niniejszy dokument został opracowany w wyniku prac geodezyjnych i kartograficznych, których rezultaty zawiera opartą technicznie pozytywnie zweryfikowany. Jednocześnie informuję, że jestem świadomy odpowiedzialności karnej za założenie fałszywego oświadczenia.	
Identyfikator zgłoszenia prac geodezyjnych	GGN-III.6640.3502.2021
Organ służby geodezyjnej, który otrzymał zgłoszenie	Starosta Płocki
Wykonawca prac geodezyjnych	Usługi Geodezyjne i Kartograficzne Andrzej Kardasz ul. Żyzna 210/79, 09-409 Płock tel. 602-199-483 NIP: 774-148-18-93 Regon: 611048910
Data sporządzenia oraz numer dokumentu zawierającego wynik pozytywnej weryfikacji	Protokół weryfikacji z dn. 03.08.2021r. Nr GGN-III.6640.3502.2021_1
Imię i nazwisko oraz nr uprawnień zawodowych kierownika prac	GEODETA UPRAWNIOWY mgr inż. Andrzej Kardasz nr upr. 17510


 Za zgodność
 z oryginałem

Płock dn. 03.09.2021r
 Oznaczenia:

78/9	działka objęta inwestycją
	linie rozgraniczające drogę
	proj. wodociąg
	proj. hydrant DN80
	proj. rury osłonowe na istn. kablach

mgr inż. Katarzyna Matyja - Rożek
Matyja
upr. do projektowania bez ograniczeń w
specjalności instalacji i sieci sanitarnych
Nr ewid: MAZ/0421/POOS/09

STAROSTA PŁOCKI
Dokumentacja projektowa

Sieć wodociągowa

była przedmiotem porady koordynacyjnej przeprowadzonej w siedzibie Starostwa Powiatowego w Płocku, ul. Sielska 59 w formie zebrania zainteresowanych podmiotów / za pomocą środków komunikacji elektronicznej i uzgodniono projektom

nr GGN-III.6630, 535.2021 z dnia 15.09.2021 r.

mgr Leszek Męchowski
Dyrektor Wydziału Gospodarki
i Gospodarką Komunikacyjną
pierzchnię podjęto przewodniczącego
porady koordynacyjnej

	USŁUGI PROJEKTOWE KAT-PROJEKT Katarzyna Matyja-Rózek Nowe Borszysza 48/20, 09 – 410 Płock, tel. 501679290 kat_projekt@op.pl; NIP: 774 229 59 68, REGON: 146077050		
	NAWA ZAMIERZENIA BUDOWA SIECI WODOCĄGOWEJ W MIEJSCOWOŚCI RADZANOWO		
NAZWA, KATEGORIA OBIEKTU BUDOWLANEGO	JEDN. EWID. 141910_2 RADZANOWO OGBE: 0017 RADZANOWO dz. nr 78/2, 78/4, 79/4, 77/13, 78/9, 79/8 KATEGORIA OBIEKTU BUDOWLANEGO: XXVI		RYS NR 1
INWESTOR:	GMINA RADZANOWO, UL. PŁOCKA 32, 09–541 RADZANOWO		STADIUM: PB/PZT
RYSUNEK:	PROJEKT ZAGOSPODAROWANIA TERENU		DATA: 09.2021
PROJEKTANT:	IMIĘ I NAZWISKO, NR UPRAWNIEN	PODPIS	SKALA: 1:500
BR. SANITARNIA	mgr inż. KATARZYNA MATYJA-RÓZEK UP. MAZ/0421/POCS/09		