


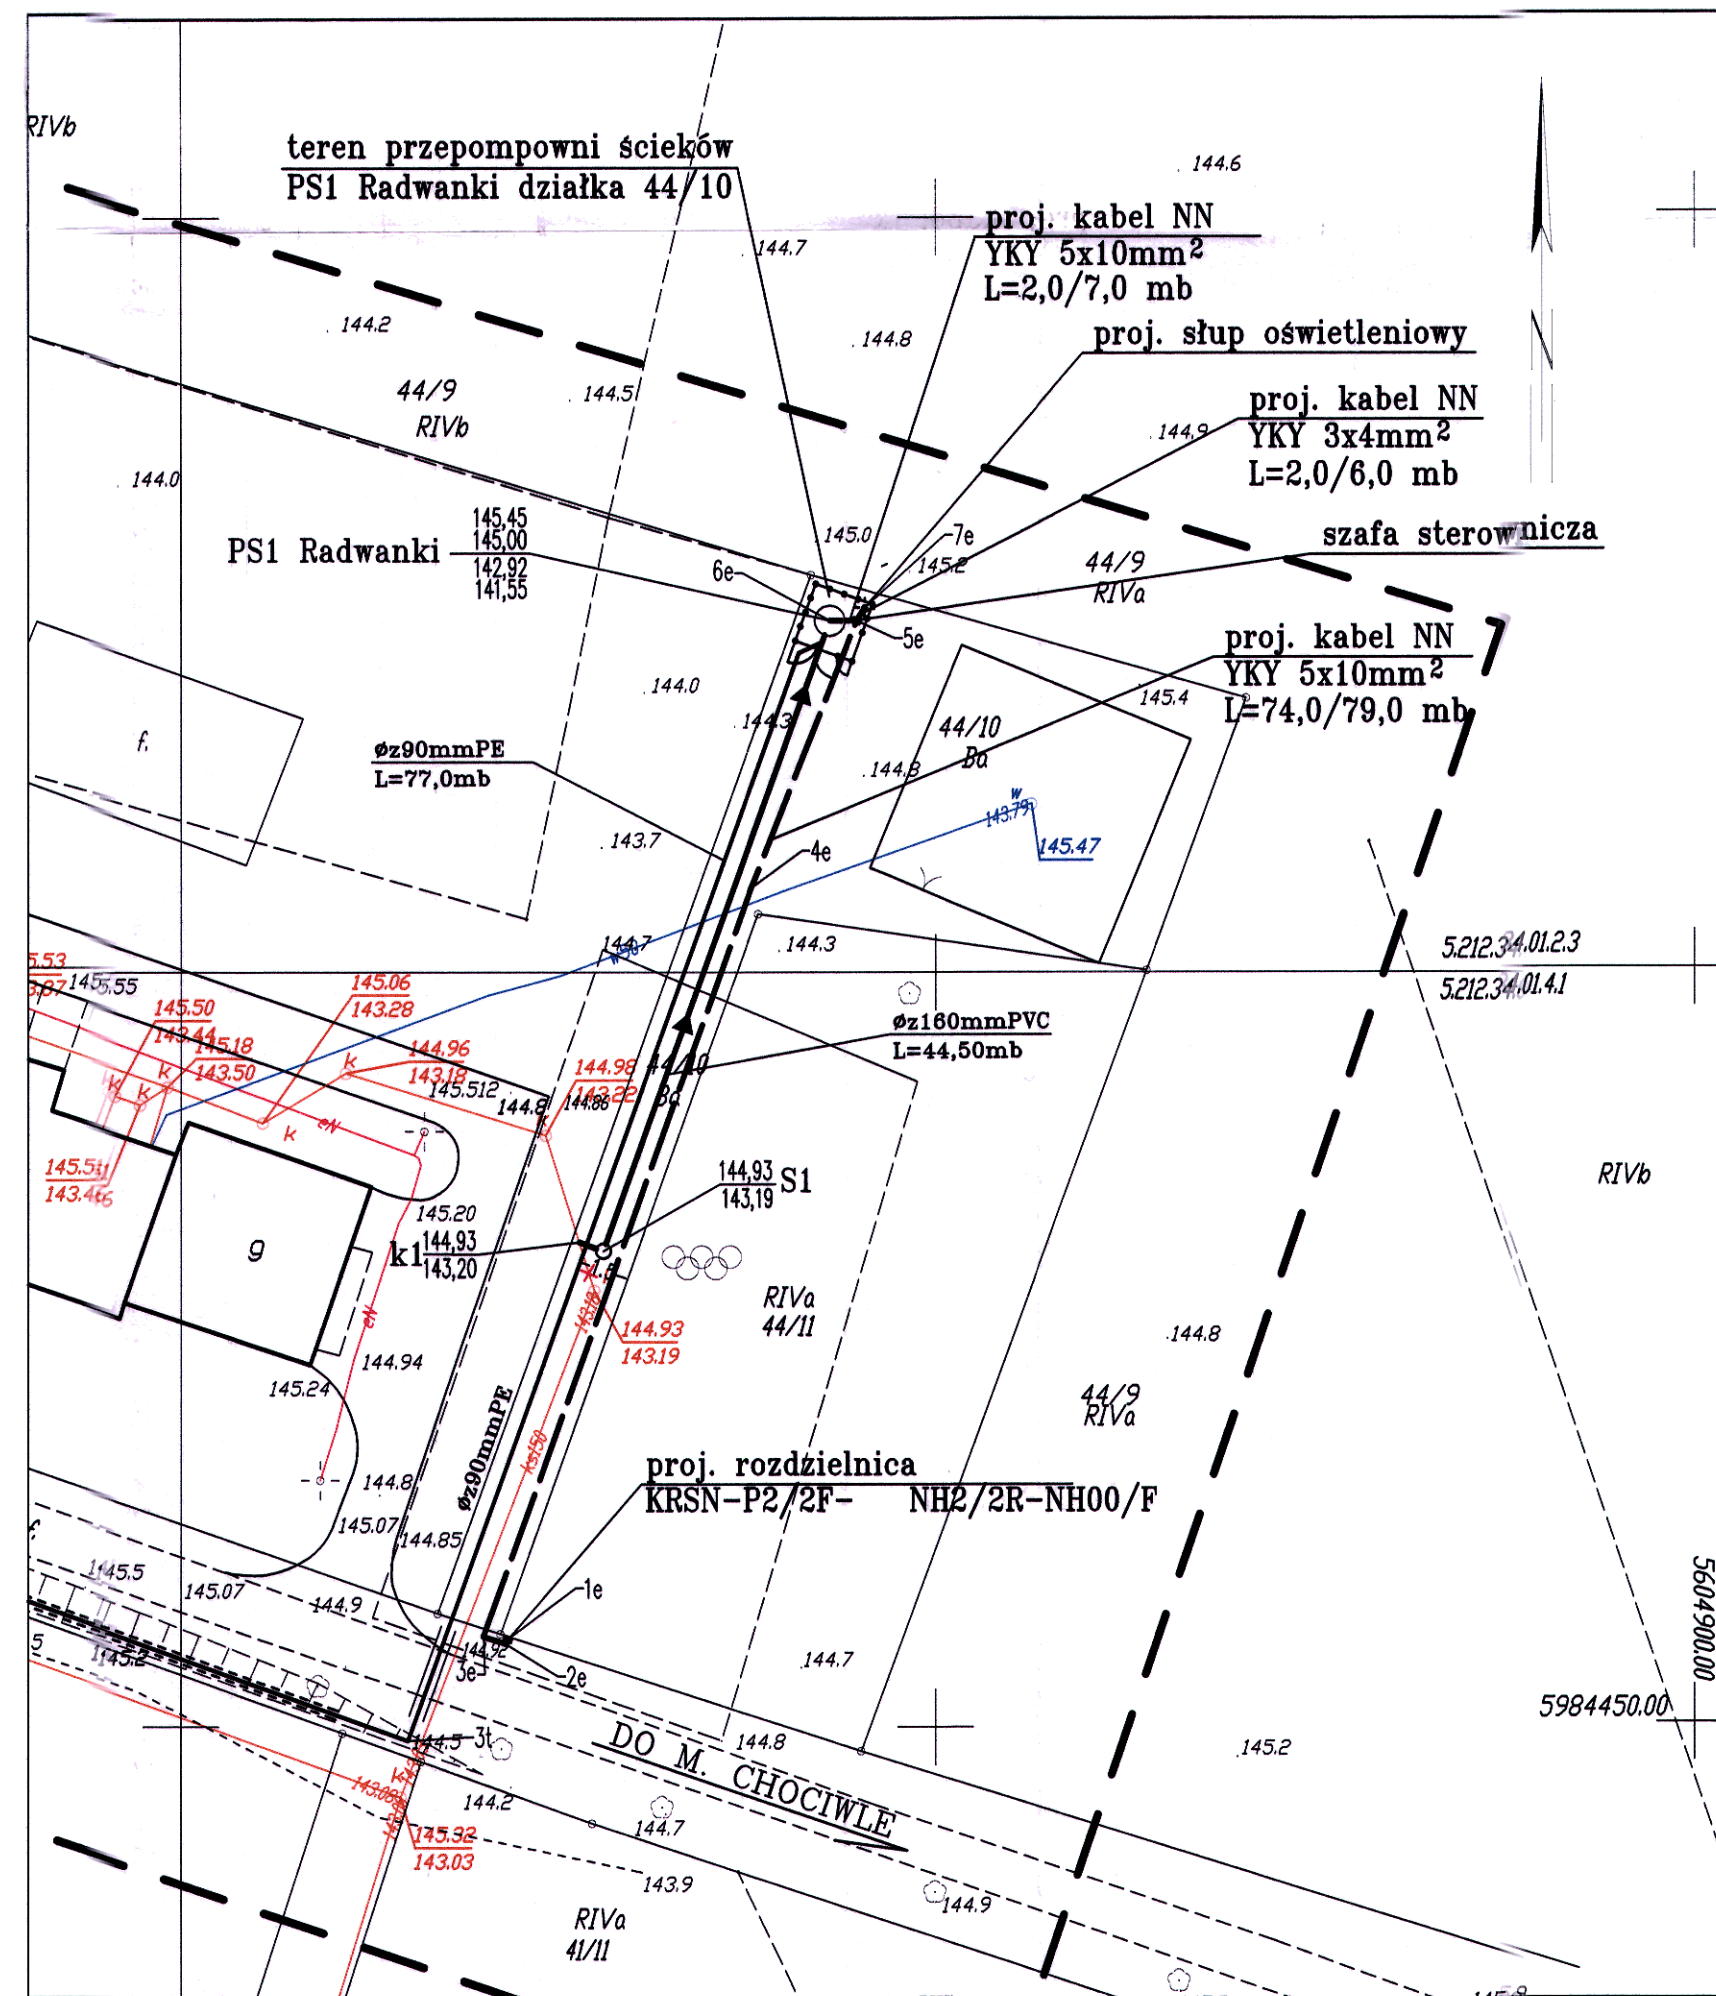

LEGENDA:

- ϕ z160mmPVC — proj. kanalizacja sanitarna grawitacyjna wg. opracowania branży sanitarnej
- ϕ z90mmPE — proj. kanalizacja sanitarna tłoczna wg. opracowania branży sanitarnej
- — — — — proj. linia kablowa zalicznikowa
- PS1 Radwanki — proj. przepompownia ścieków
- — — — — ogrodzenie terenu przepompowni ścieków 4m x 4m

KARTA REJESTRACYJNA MAPY DO CELÓW PROJEKTOWYCH

OBIEKT: pomorzany dz. 44/5, 44/10
Gmina: BOBOLICE
powiat koszaliński
województwo zachodniopomorskie

nazwa jednostki wykonawstwa geodezyjnego
USŁUGI GEODEZYJNE I KARTOGRAFICZNE
"MIERNICZY" Marcin Sadowski
ul. Wańkowicza 30/2, 75-446 Koszalin
tel. 604 850 735
NIP 499-033-07-37 REGON 320971760

SKALA: 1:500
Układ współrzędnych: "2000"
Poziom odniesienia wysokości: Kronsztad '86

Wykonano w ramach roboty geodezyjnej
KERG nr 525-80/2013

STRONA NR 18

Mapa do celów projektowych sporządzona przy wykorzystaniu:
1. napy zasadniczej w skali 1:500
Sekcje: 5212.34.01.2.3, 01.4.1
2. danych branżowych części uzbrojenia podziemnego
3. pomiaru zieleni wysokiej i pomników przyrody oraz pomiaru innych obiektów wskazanych przez projektanta
4. opracowanych geodezyjnie elementów planu zagospodarowania przestrzennego (linie rozgraniczające, linie regulujące, osie ulic)
5. Mapa do celów projektowych została wykonana bez ustalenia obciążenia służebności gruntowych ujętymi w księgach wieczystych.

Kierownik roboty: Marcin Sadowski, nr upraw. 20582, 1,2

mgr inż. Marcin Sadowski (nie, nazwisko, nr i zakres upraw.)

V zakresie opracowania znajduje się punkt osnowy geodezyjnej nr -323.343-1024

podlegające ochronie na podst. art. 15, art. 48 ust. 1 pkt 3 ustawy Prawo geodezyjne i kartograficzne

Na mapie do celów projektowych wykazano następujące uzgodnione przez ZUP projekty sieci uzbrojenia terenu:
- brak
-

Granice i nr działek ewidencyjnych według danych PDRK w Koszalinie z dnia 18.09.2013 r.

Dane dotyczące granic spełniają obowiązujące standardy techniczne/
Dane dotyczące granic nie spełniają obowiązujących standardów technicznych.
Stwierdzone

Metoda sporządzenia mapy: cyfrowa

Identyfikator:

Informacje dotyczące typu nośnika oraz zawartości nośnika z danymi cyfrowymi

Nazwa pliku	Wielkość	Data utworzenia
pomorzany-trasa.dxf	1,97MB	18.09.2013 r.

Informacje dodatkowe:

- Zakres pomiaru: —————
- Redakcja znaków zgodna z instrukcją techniczną K-1 (1979) / K-1 (Podstawowa Mapa Kraju z 1998r.)
- Mapa nadaje się do celów projektowych w zakresie pomiaru.
- Stopień kartometryczności mapy do celów projektowych jest zgodny z przepisami instrukcji technicznej K-1 (1979) / K-1 (Podstawowa Mapa Kraju z 1998r.)
- Wszystkie trwałe obiekty budowlane podlegają wytyczeniu przez jednostkę wykonawstwa geodezyjnego.
- Nie wyklucza się istnienia w terenie również uzbrojenia, o którym brak było informacji branżowych i nie zostało odnotowane w czasie inwentaryzacji geodezyjnej.

Rejestracja:

Uzbrojenie opracowano na podstawie:

- danych branżowych - z literką B
 - pośredniego ustalenia przebiegu aparaturą elektromagnetyczną - z literką A
 - bezpośrednich pomiarów powykonawczych - bez litery
- W związku z tym w częściach 1 i 2 nie gwarantuje się kompletności, a dokładność położenia uzbrojenia na mapie może być niższa od dokładności kartometrycznej mapy.

Aktualność mapy do celów projektowych na dzień:

5.09.2013 r.

GEODETA UPRAWNIONY

mgr inż. Marcin Sadowski, wykonawstwo geodezyjne, nr uprawnień z aw. 20582

INWESTOR	Regionalne Wodociągi i Kanalizacja Spółka z o.o. w Białogardzie ul. Ustronie Miejskie 1, 78-200 Białogard		
TREŚĆ RYSUNKU	PROJEKT ZAGOSPODAROWANIA TERENU ZASILANIA ENERGETYCZNEGO PRZEPOMPOWNI ŚCIEKÓW PS1 RADWANKI		STADIUM PROJEKT BUDOWLANY
PROJEKTOWAŁ OPRACOWAŁ	inż. Ryszard Grzelazka	nr uprawnień upr. A/PNB/8300/272/81 por.5 ust.2.1 par.13 ust.1 pkt4 III.d ZAP/IE/01/00/04	SKALA 1:500
SPRAWDZIŁ	mgr inż. Jan Dudziński	nr uprawnień upr. A/NB/8300/48/78 por.2 ust.1 par.13 ust.1 pkt4 III.d ZAP/IE/2515/01	DATA 09.2013
PROJEKT	Sieć kanalizacji sanitarnej grawitacyjnej i tłocznej wraz z przepompownią ścieków oraz zasilaniem energetycznym do przepompowni. Włączenie miejscowości Radwanki do kan. sanit. na trasie Gozd-Bobolice.		NR RYSUNKU 1